


IMPLANTACIÓN PLANTA BAJA

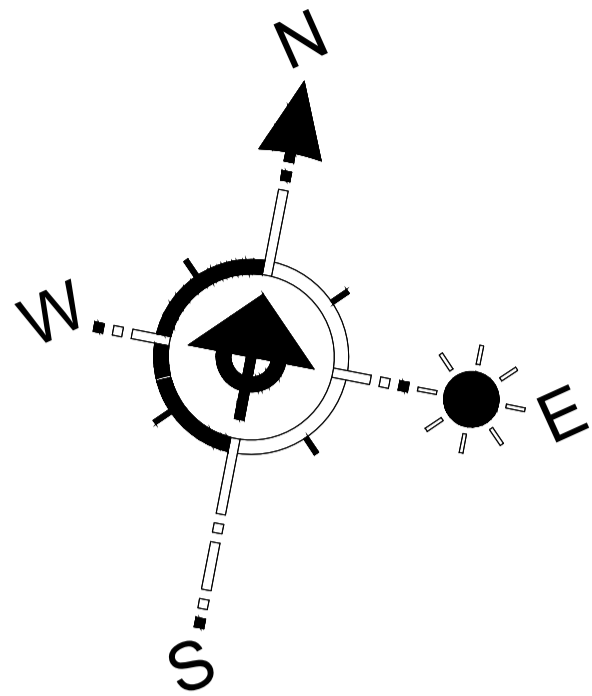

ESCALA 1:350

ENUMERACIÓN DE BLOQUES

- B1- GARITA DE ACCESO
- B2- ADMINISTRACIÓN
- B3- SALÓN DE USOS MÚLTIPLES/COMEDOR
- B4- BIBLIOTECA
- B5- EDUCACIÓN INICIAL BLOQUE A
- B6- EDUCACIÓN INICIAL BLOQUE B
- B7- EDUCACIÓN INICIAL BLOQUE C
- B8- CUARTO DE BOMBAS Y CISTERNA
- B9- CUARTO DE TRANSFORMACIÓN
- B10- BODEGAS Y VESTIDORES
- B11- CANCHA DE FÚTBOL
- B12- CANCHA DE USOS MÚLTIPLES
- B13- LABORATORIO DE INFORMÁTICA Y LENGUAS
- B14- LABORATORIO DE FÍSICA Y QUÍMICA
- B15- BAR
- B16- BLOQUE DE 12 AULAS BLOQUE A
- B17- SALA DE PROFESORES
- B18- PLANTA DE TRATAMIENTO DE AGUAS RESIDUALES
- B19- BLOQUE DE 12 AULAS BLOQUE B
- B20- PATIO CÍVICO

SIMBOLOGÍA

- CAMINERÍAS EXTERIORES
- ÁREAS VERDES
- RAMPAS Y ESCALERAS
- MURO DE MAMPOSTERÍA
- PARQUEADERO
- PATIO CÍVICO



Ministerio
de Transporte
y Obras Públicas



Ministerio
de Educación

ING. JULIO CÉSAR ZAMBRANO ZAMBRANO
DIRECTOR SUBROGANTE DE TRANSPORTE Y OBRAS PÚBLICAS
DISTRITAL DE MANABÍ

ARQ. JUAN PABLO VILLAFUERTE
DIRECTOR NACIONAL DE INFRAESTRUCTURA FÍSICA

ESQUEMA REFERENCIAL DEL PROYECTO:



PROYECTO:

"UNIDAD EDUCATIVA ESTANDARIZADA DEL MILENIO " CAMPOZANO

UBICACIÓN:

MANABÍ PROVINCIA	PAJAN CANTÓN	CAMPOZANO PARROQUIA
---------------------	-----------------	------------------------

TIPOLOGÍA:

MAYOR

CONTIENE:

IMPLANTACIÓN PLANTA BAJA

ESCALA:	FECHA:	LÁMINA N.º
INDICADAS	DICIEMBRE 2022	AR-01

DIBUJADO POR:		ELABORADO POR:	
ING. ALEJANDRA CRUZ	ING. KENIN MERCHANT	ARQ. DIEGO AVILÉS	ARQ. JACOB MERO
ING. KENNY PINTO	ARQ. JEFFERSON ZAMBRANO	ARQ. KAMILA RODRÍGUEZ	ARQ. AMBAR SOLÓRZANO

SELLOS MUNICIPALES: