



SALA DE PROFESORES

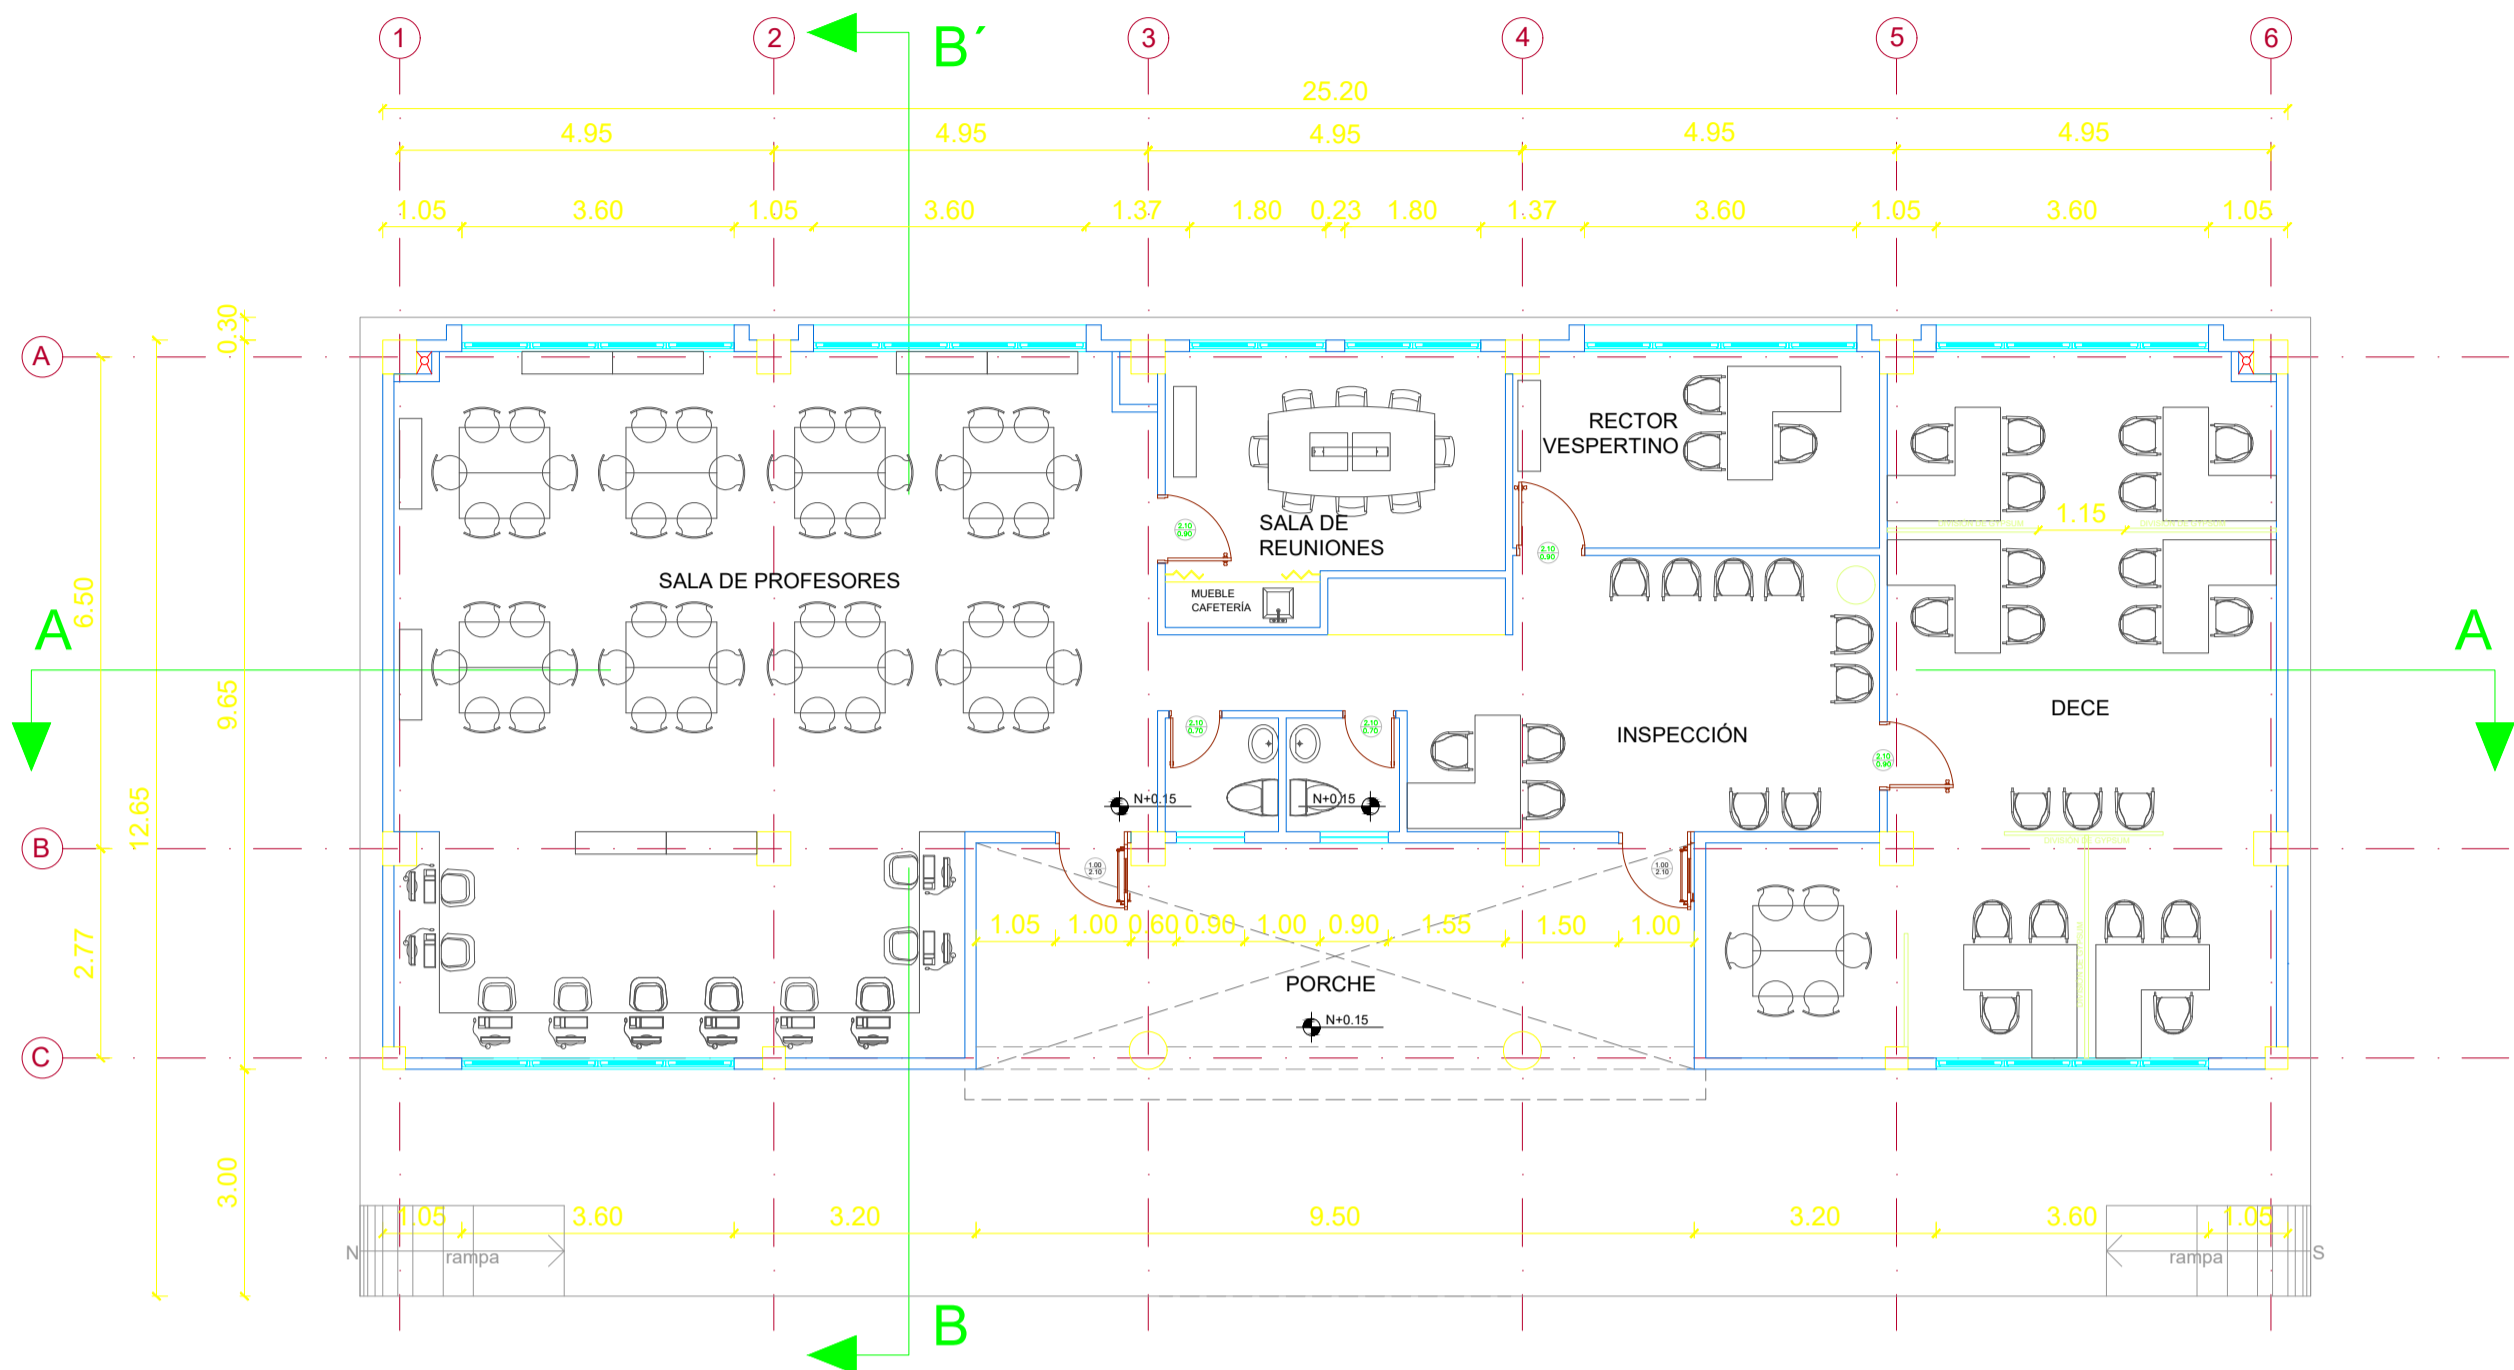

PLANTA BAJA

ESCALA 1:100

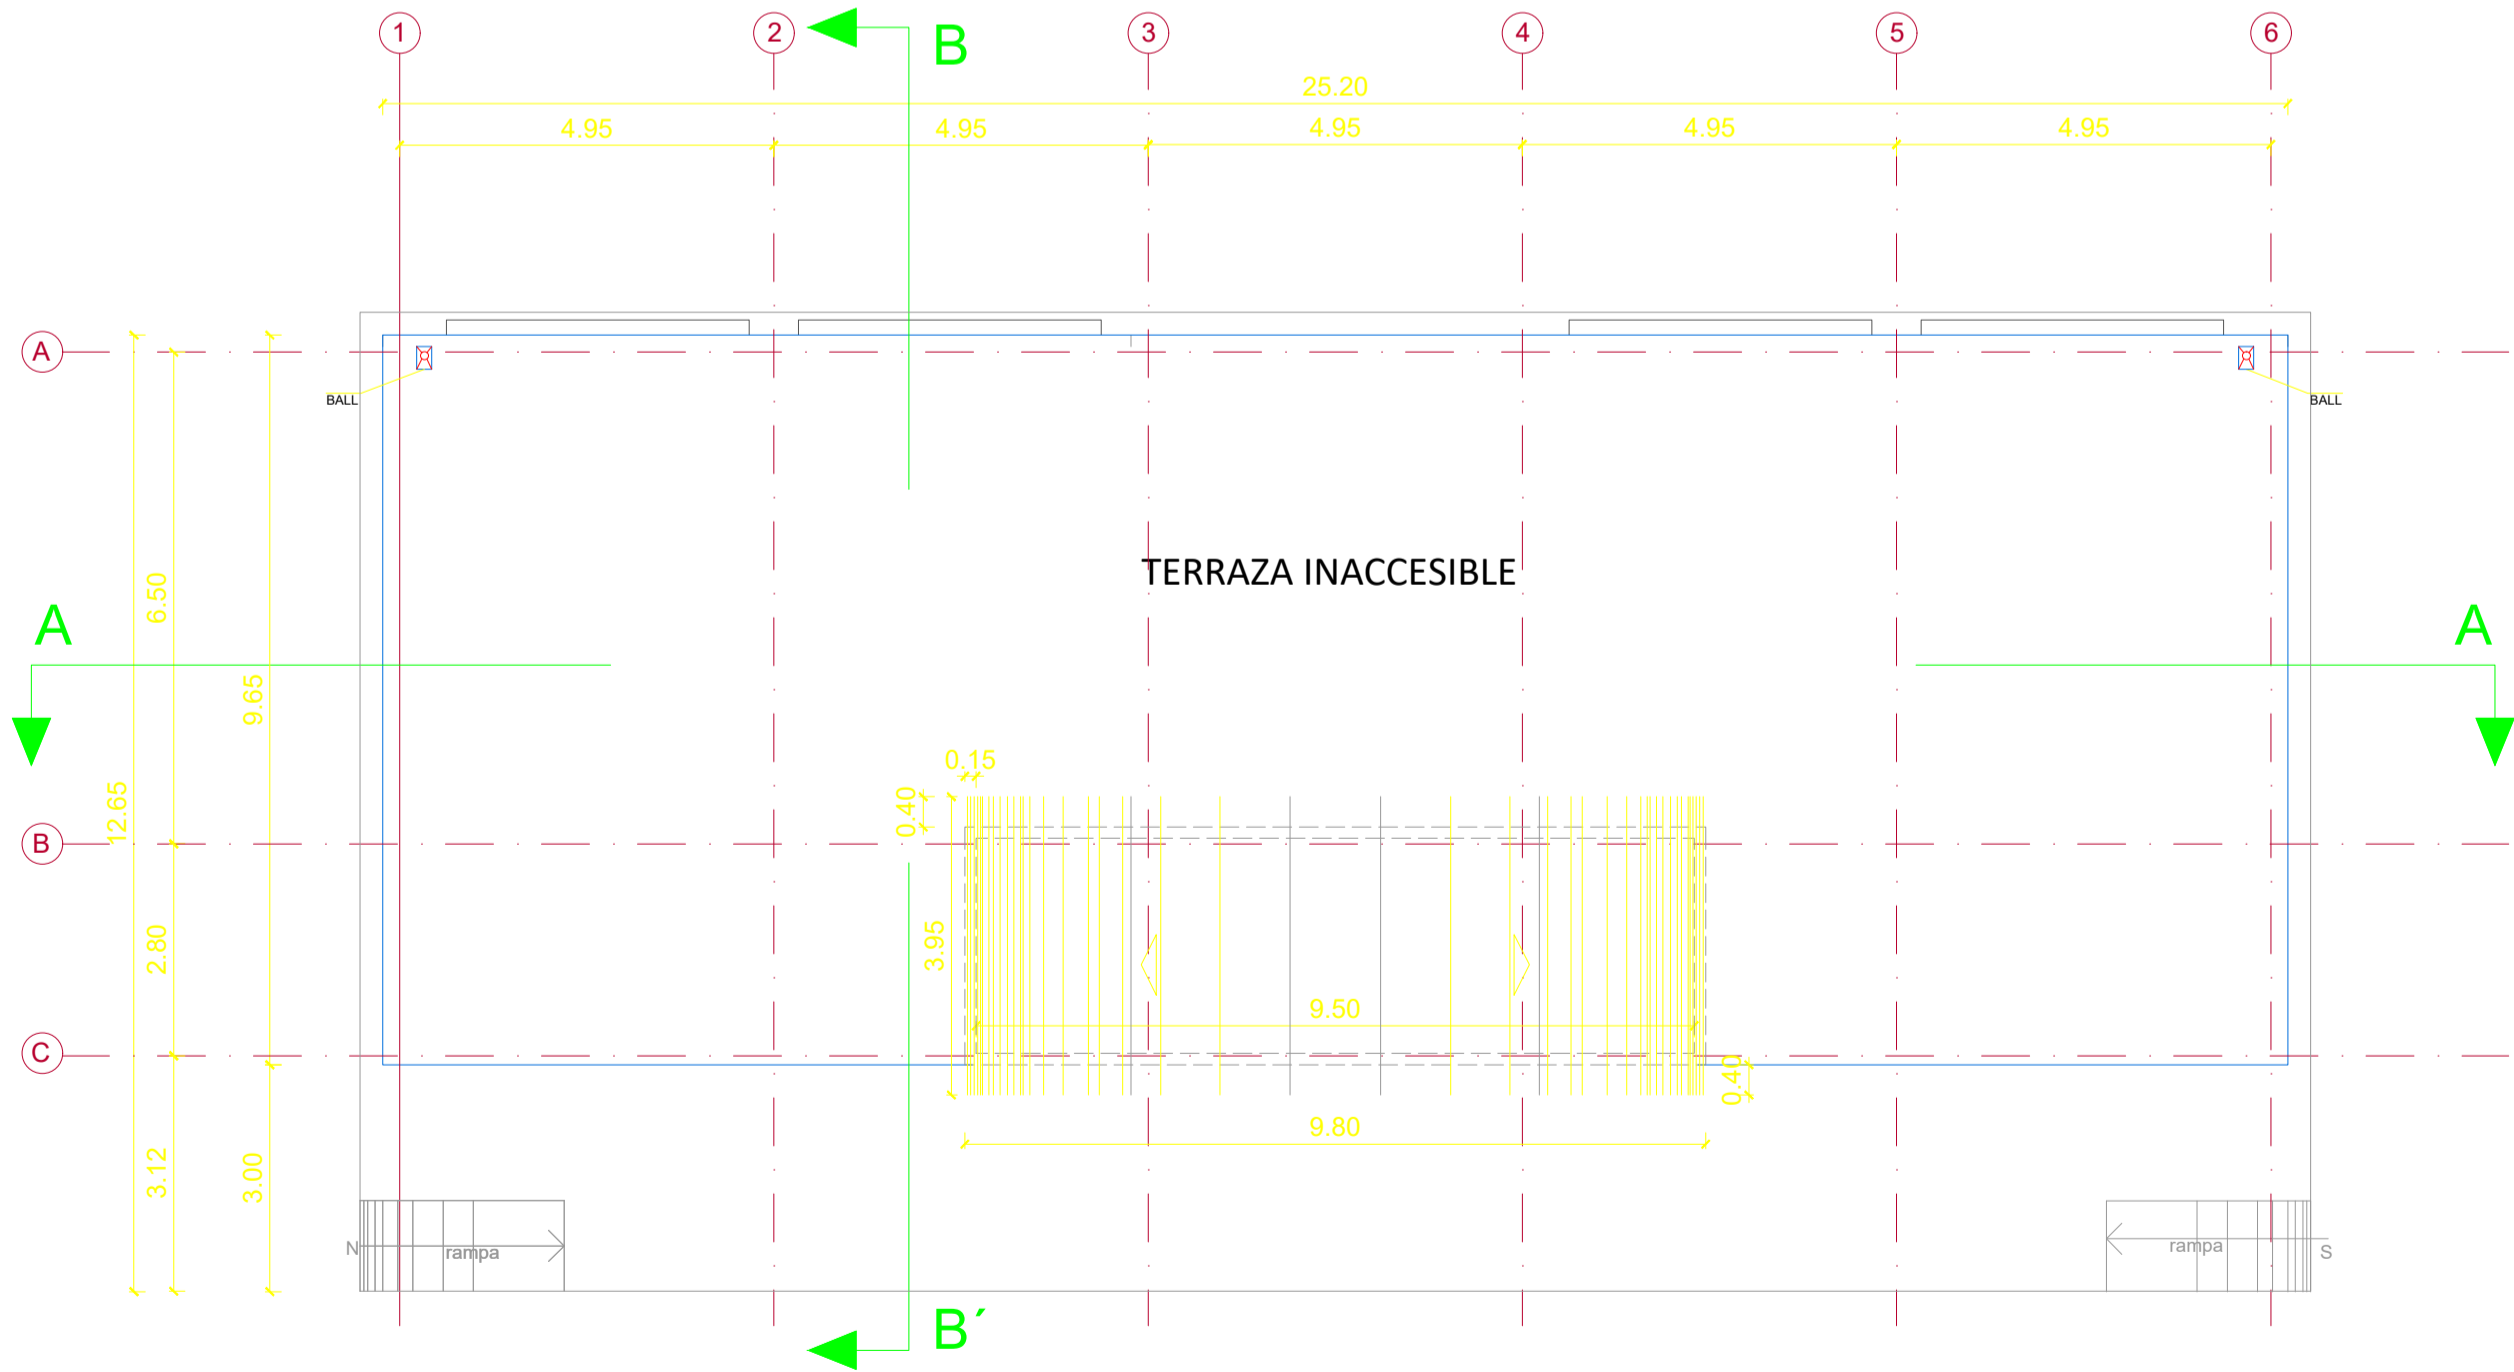


PLANTA DE CUBIERTA

ESCALA 1:100



ING. JULIO CÉSAR ZAMBRANO ZAMBRANO
DIRECTOR SUBROGANTE DE TRANSPORTE Y OBRAS PÚBLICAS
DISTRITAL DE MANABÍ

ARQ. JUAN PABLO VILLAFUERTE
DIRECTOR NACIONAL DE INFRAESTRUCTURA FÍSICA

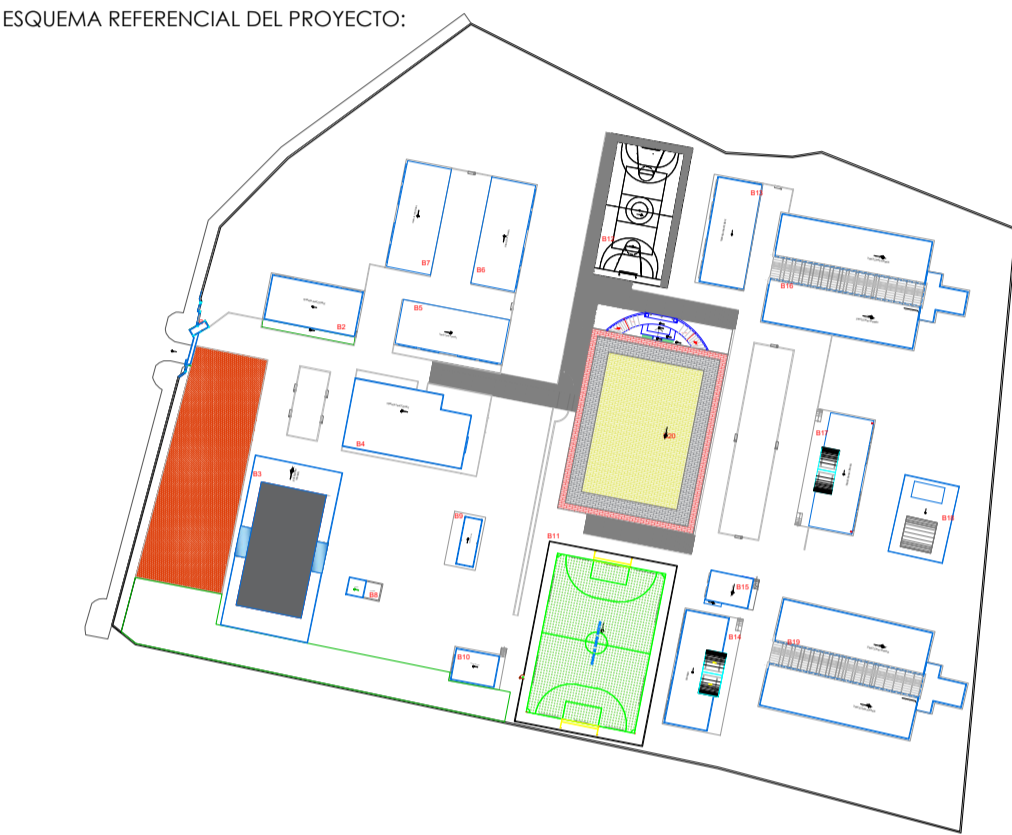

PROYECTO:
"UNIDAD EDUCATIVA ESTANDARIZADA DEL MILENIO "
CAMPUZANO

UBICACIÓN:

MANABÍ PROVINCIA	PAJAN CANTÓN	CAMPUZANO PARROQUIA
---------------------	-----------------	------------------------

TIPOLOGÍA:
MAYOR

CONTIENE:
SALA DE PROFESORES
PLANTAS

ESCALA: INDICADAS	FECHA: DICIEMBRE 2022	LÁMINA N.º AR-30
----------------------	--------------------------	---------------------

DIBUJADO POR: ING. KENNY PINTO	ELABORADO POR: ARQ. AMBAR SOLÓRZANO
-----------------------------------	--

SELLOS MUNICIPALES: