



ADMINISTRACIÓN  
PLANTA BAJA

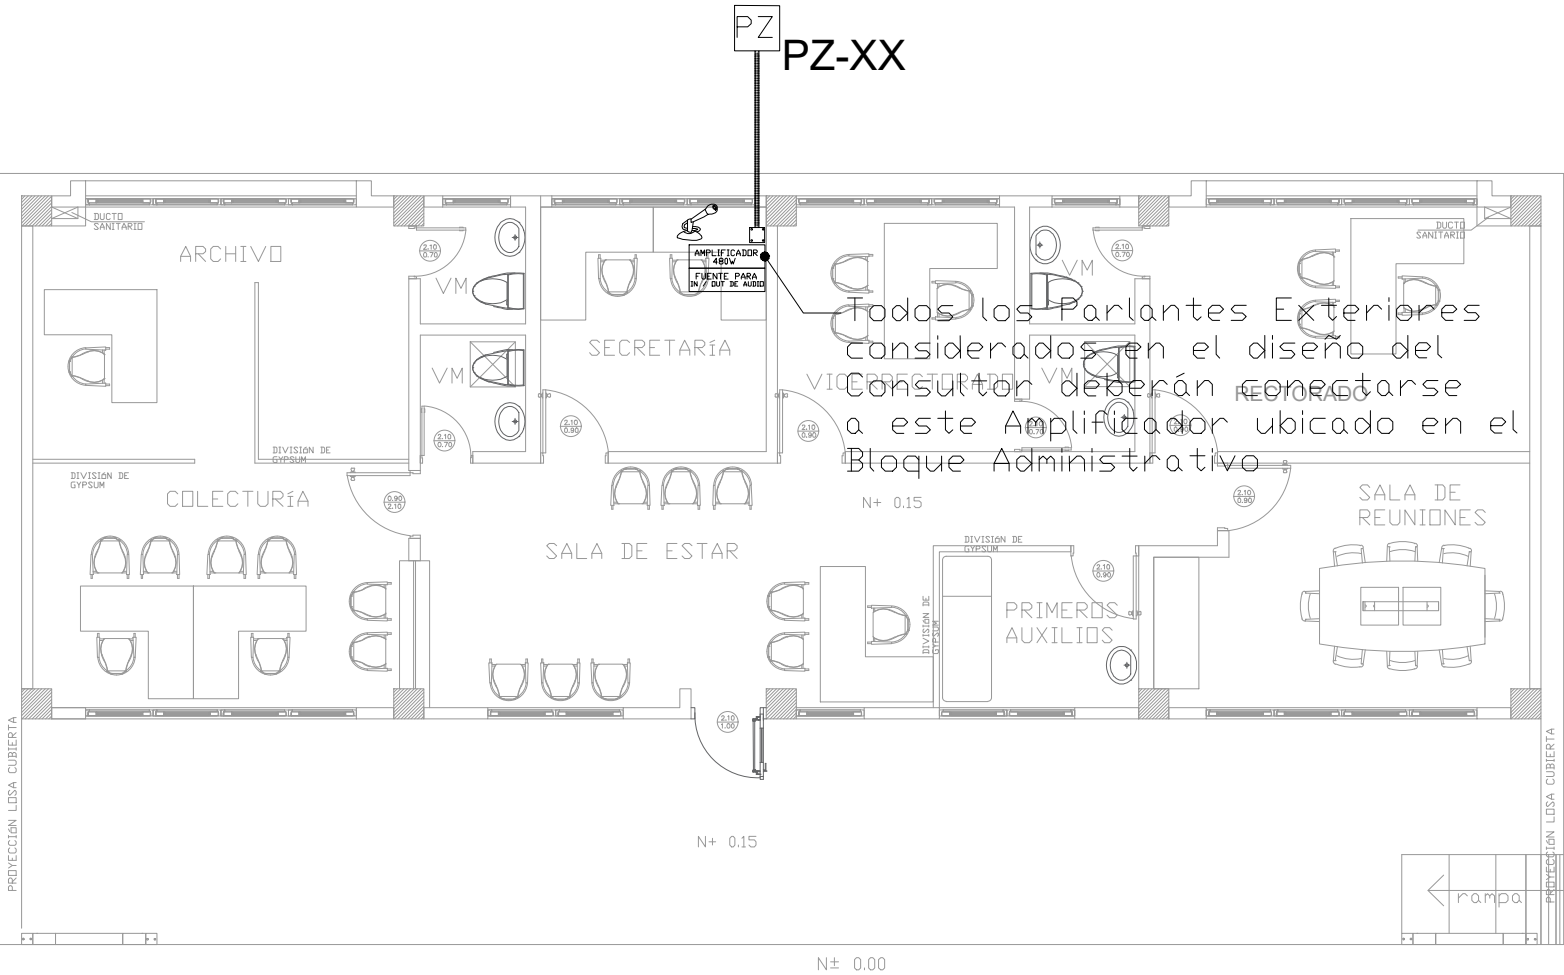


ESCALA 1:50

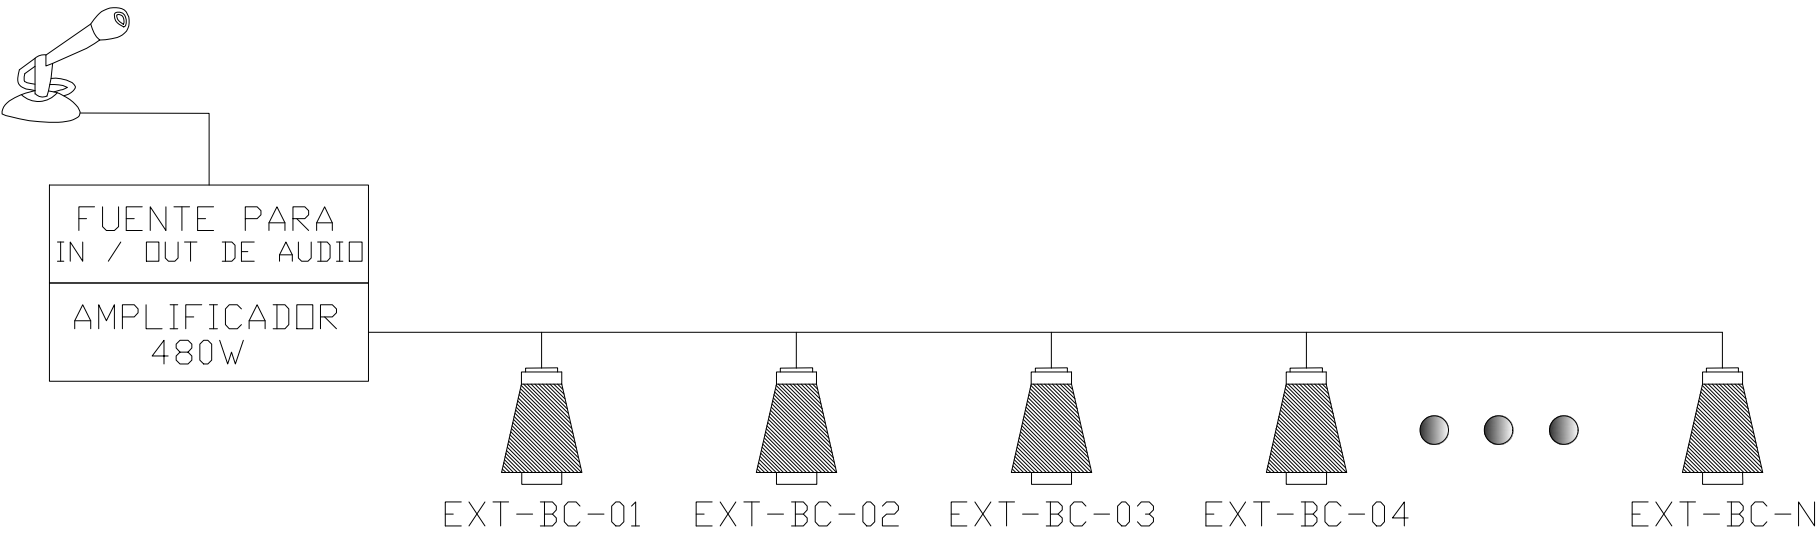


CANTIDAD	SIMBOLOGIA	
--		Parlante 10W en Techo
--		Parlante 30W tipo Bocina
--		Amplificador 120W
01		Amplificador 480W
01		Microfono Analógico
54.06m Cable 52.62m Tubería		Cable 2 x 14 AWG de Audio en Tubería de 1/2"
01		Fuente para Entradas / Salidas de Audio

BIB-PT-01	Número de Equipo dentro del Bloque
	Tipo de Equipo
	Nombre del Bloque

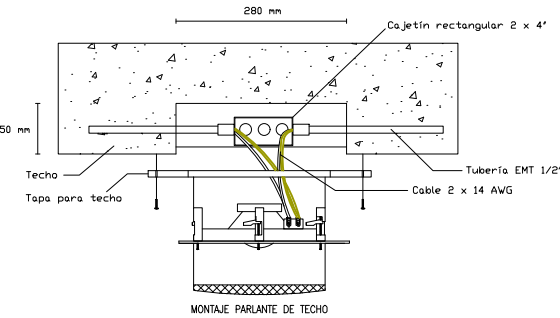

ARQ. SANTIAGO ANDRES GAVELA RIVAS  
DIRECTOR DISTRITAL DE TRANSPORTE Y OBRAS PUBLICAS DE MANABI

ARQ. JUAN PABLO VILLAFUERTE  
DIRECTOR NACIONAL DE INFRAESTRUCTURA FISICA

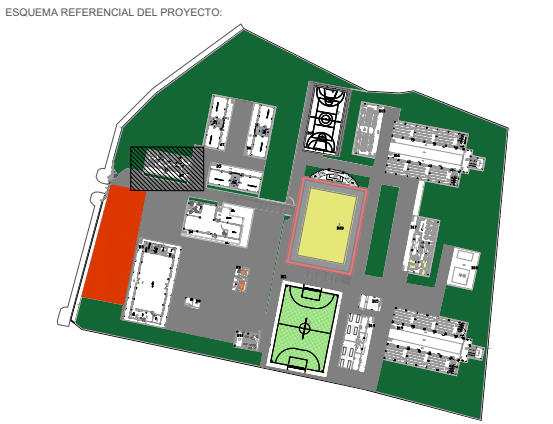

PROYECTO:  
"UNIDAD EDUCATIVA ESTANDARIZADA DEL MILENIO "  
CAMPOZANO

UBICACIÓN:  
MANABI PROVINCIA PAJAN CANTÓN CAMPOZANO PARROQUIA

TIPOLOGÍA:  
MAYOR

CONTIENE:  
ADMINISTRACIÓN  
PLANTA BAJA  
SISTEMA DE AUDIO

ESCALA: INDICADAS  
FECHA: NOVIEMBRE 2022  
LÁMINA N.º ELE-36

ELABORADO:  
ING. WILSON SALAZAR ULLOA  
ANALISTA TÉCNICO DE PROYECTO

SELLOS MUNICIPALES: