




ADMINISTRACIÓN
PLANTA BAJA

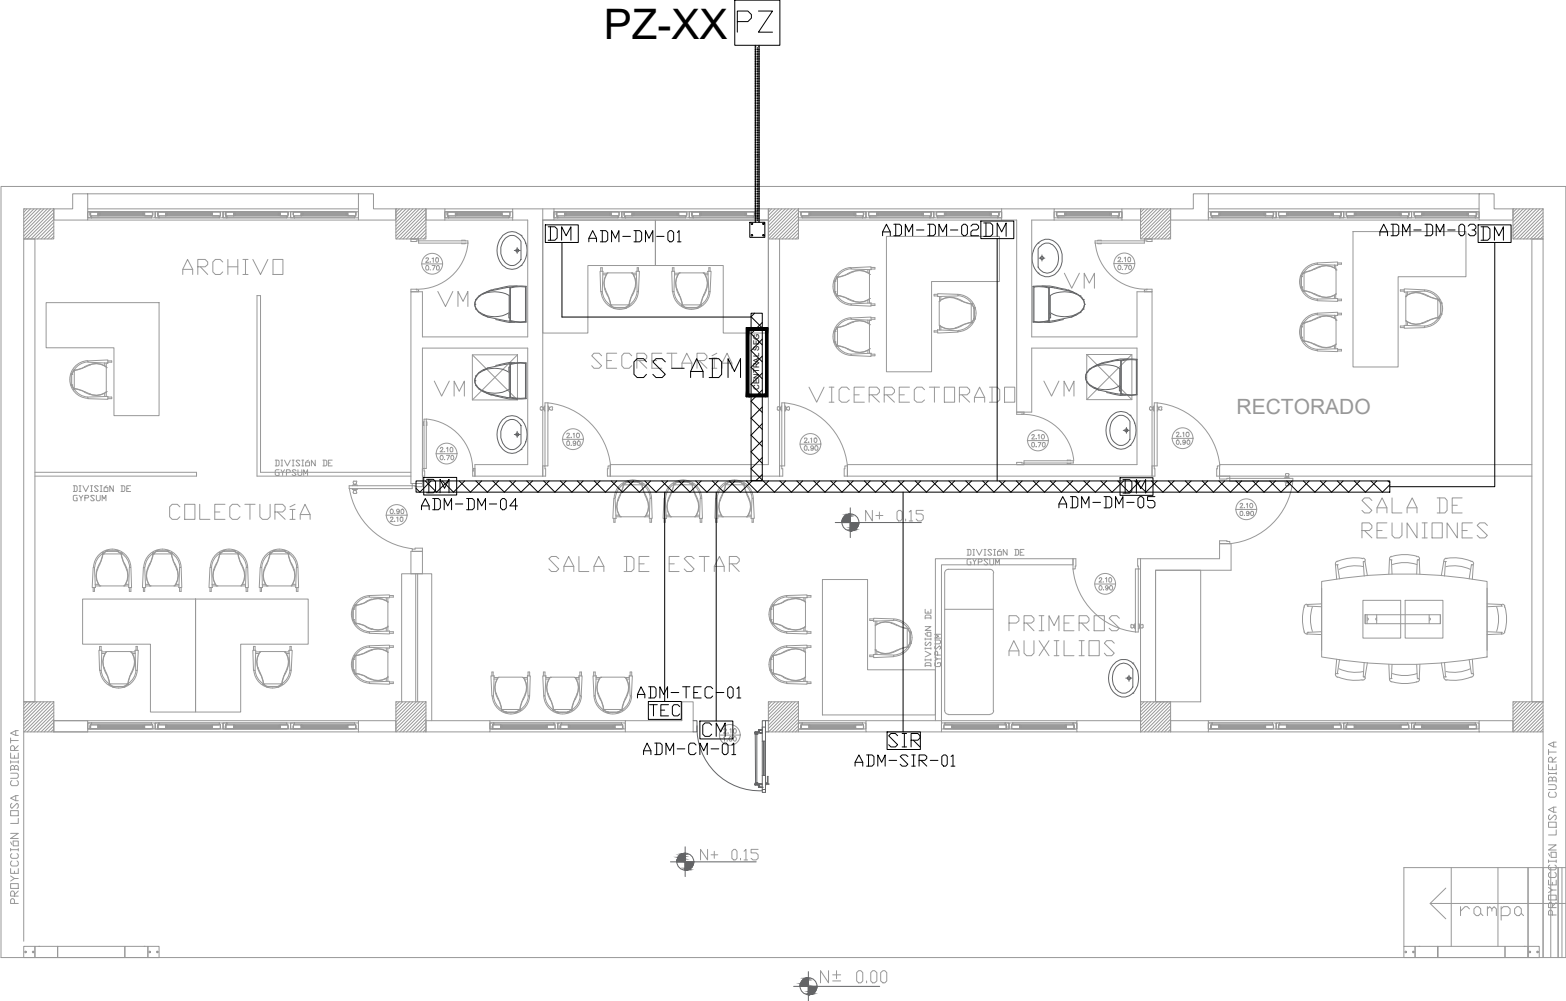


ESCALA 1:50

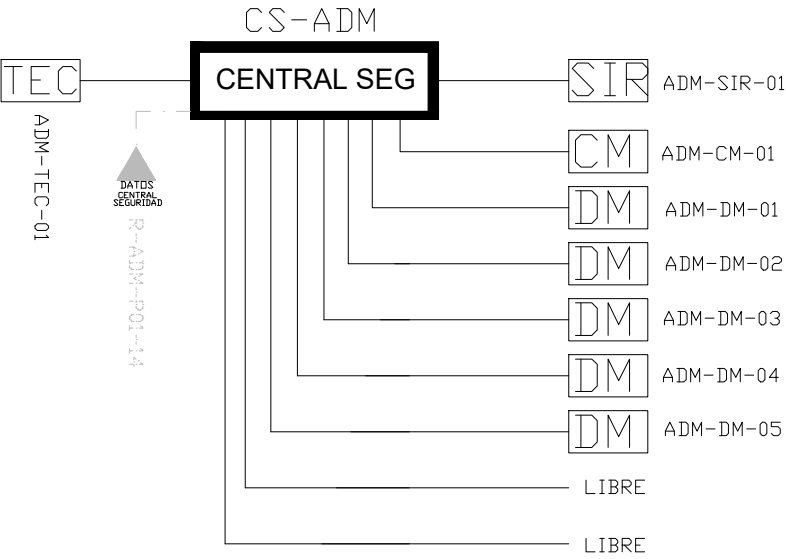


CANTIDAD	SIMBOLOGIA	
01	CM	Contacto Magnético
07	DM	Detector de Movimiento
01	TEC	Teclado Alfanumérico
01	SIR	Sirena con tamper
01	CENTRAL SEG	Central de Seguridad
01	PZ	Pozo de mano
00		Bandeja metálica por piso
46		Bandeja metálica por tumbado
72		Cable UTP CAT 5 para conexión Equipos con la Central
10		Cable 2 x 16 AWG para conexión de Sirenas con la Central

 


INSTALACION DE CONTACTO MAGNETICO

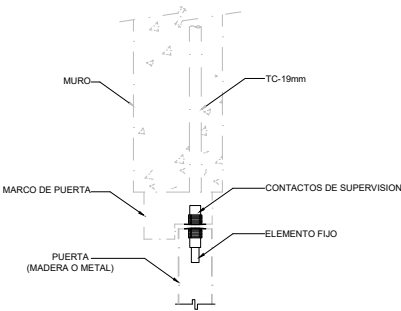

INSTALACION DE DETECTOR DE INTRUSION

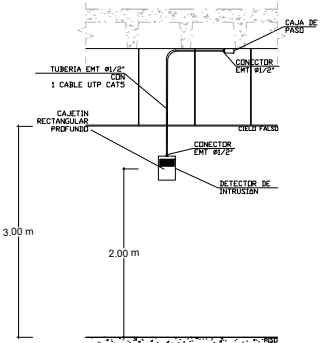

INSTALACION DE TECLADO DE ALARMA DE INTRUSION

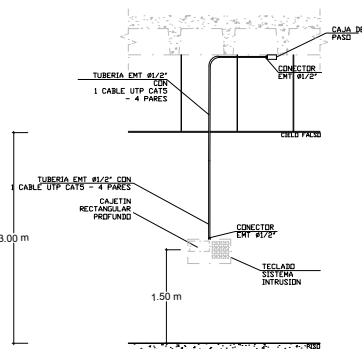

ARQ. SANTIAGO ANDRES GAVELA RIVAS
DIRECTOR DISTRITAL DE TRANSPORTE Y OBRAS PUBLICAS DE MANABI

ARQ. JUAN PABLO VILLAFUERTE
DIRECTOR NACIONAL DE INFRAESTRUCTURA FISICA

ESQUEMA REFERENCIAL DEL PROYECTO:



PROYECTO:

"UNIDAD EDUCATIVA ESTANDARIZADA DEL MILENIO"
CAMPOZANO

UBICACIÓN:

MANABI
PROVINCIA

PAJAN
CANTON

CAMPOZANO
PARROQUIA

TIPOLOGIA:

MAYOR

CONTIENE:

ADMINISTRACIÓN
PLANTA BAJA
SISTEMA DE SEGURIDAD

ESCALA:

INDICADAS

FECHA:

NOVIEMBRE 2022

LÁMINA N.º

ELE-38

ELABORADO:

ING. WILSON SALAZAR ULLOA
ANALISTA TECNICO DE PROYECTO

SELLOS MUNICIPALES: