


UBICACIÓN DE TUBERIAS DE AGUAS SERVIDAS

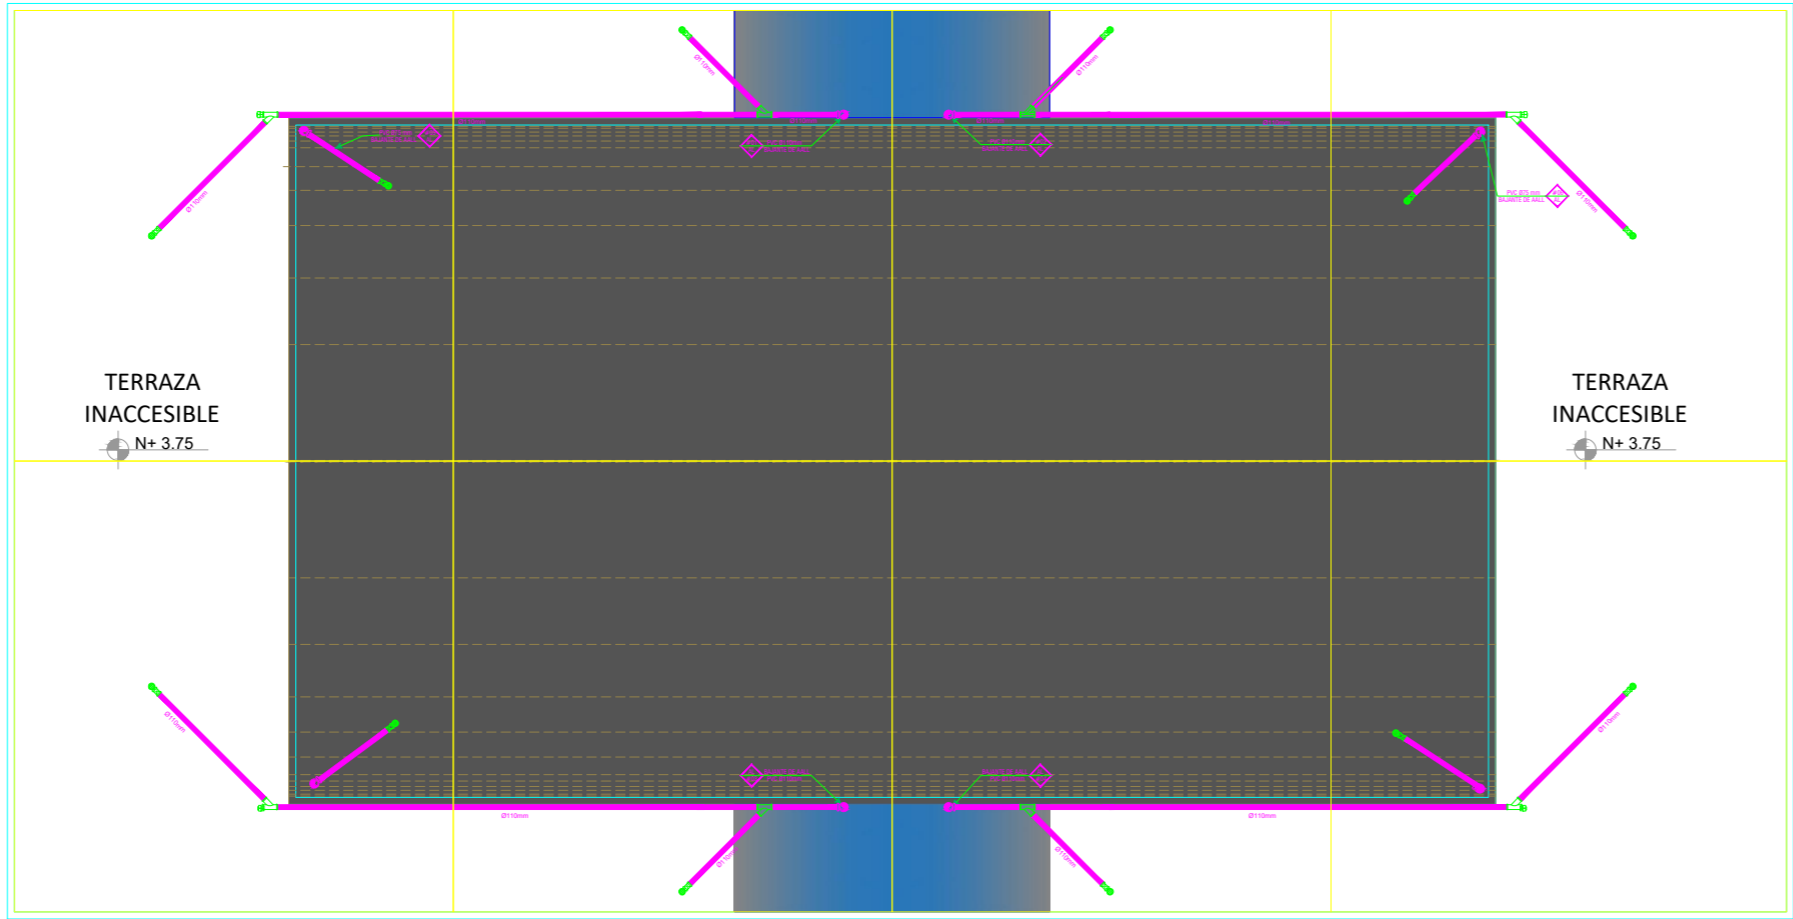

UBICACIÓN DE DESAGÜES DE CUBIERTA

ESCALA 1:100

SIMBOLOGÍA

AGUAS LLUVIAS Y SERVIDAS

- TUBERIA DE PVC DIN DRENAJE DE AASS
- TUBERIA DE PVC DIN DRENAJE DE AALL
- TUBERIA DE PVC DIN VENTILACIÓN
- BAIANTE DE AASS DE PVC DIN
- BAIANTE DE AALL DE PVC DIN
- VENTILACIÓN
- SUMIDERO DE AALL Y TRAMPA DE PISO
- YEE REDUCTORA
- YEE
- CODO 45°
- TAPON DE REGISTRO
- NO. DE COLUMNA DE DESAGUE DE AASS
- NO. DE COLUMNA DE DESAGUE DE AALL
- CAJA DE REGISTRO DE AASS
- CAJA DE REGISTRO DE AALL



ING. JULIO CESAR ZAMBRANO ZAMBRANO
DIRECTOR SUBROGANTE MANABI

ARG. JUAN PABLO VILLAFUERTE
DIRECTOR NACIONAL DE INFRAESTRUCTURA FÍSICA



PROYECTO:
"UNIDAD EDUCATIVA ESTANDARIZADA DEL MILENIO "
CAMPOZANO

UBICACIÓN:
MANABI PROVINCIA
PAJAN CANTÓN
CAMPOZANO PARROQUIA

TIPOLOGÍA:
MAYOR

CONTIENE:
INSTALACIONES HIDROSANITARIAS
COMEDOR

ESCALA: INDICADAS
FECHA: DICIEMBRE 2022
LÁMINA N°: HS-010

ELABORADO:
ING. TEDDY CEDEÑO GUILLEN
ING. EDDER SALDARIAGA

SELLOS MUNICIPALES: