


UBICACIÓN DE TUBERIAS DE AGUAS LLUVIAS

ESCALA 1:50

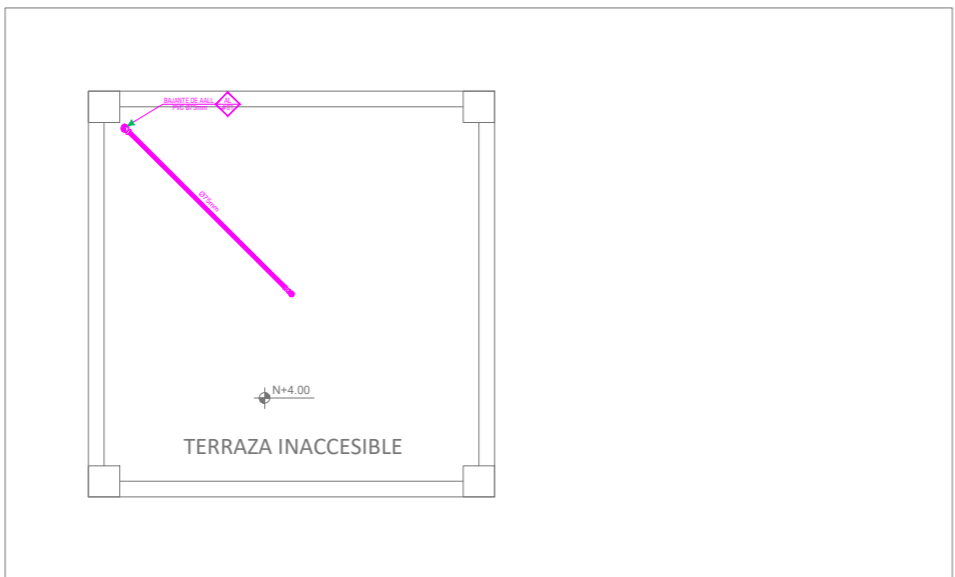

UBICACIÓN DE DESAGÜES DE CUBIERTA

ESCALA 1:50

### SIMBOLOGÍA

#### AGUAS LLUVIAS Y SERVIDAS

- TUBERIA DE PVC DIN DRENAJE DE AASS
- TUBERIA DE PVC DIN DRENAJE DE AALL
- BAIANTE DE AASS DE PVC DIN
- BAIANTE DE AALL DE PVC DIN
- VENTILACIÓN
- SUMIDERO DE AALL Y TRAMPA DE PISO
- YEE REDUCTORA
- YEE
- CODO 45°
- TAPON DE REGISTRO
- NO. DE COLUMNA DE DESAGUE DE AASS
- NO. DE COLUMNA DE DESAGUE DE AALL
- CAJA DE REGISTRO DE AA.SS.
- CAJA DE REGISTRO DE AA.LL.



ING. JULIO CESAR ZAMBRANO ZAMBRANO  
DIRECTOR SUBROGANTE MANABI

ARQ. JUAN PABLO VILLAFUERTE  
DIRECTOR NACIONAL DE INFRAESTRUCTURA FÍSICA

ESQUEMA REFERENCIAL DEL PROYECTO:



PROYECTO:

"UNIDAD EDUCATIVA ESTANDARIZADA DEL MILENIO "  
CAMPOZANO

UBICACIÓN:

MANABI  
PROVINCIA

PAJAN  
CANTÓN

CAMPOZANO  
PARROQUIA

TIPOLOGÍA:

MAYOR

CONTIENE:

INSTALACIONES HIDROSANITARIAS  
CUARTO DE MAQUINAS

ESCALA:

INDICADAS

FECHA:

DICIEMBRE 2022

LÁMINA N.º

HS-011

ELABORADO:

ING. TEDDY CEDEÑO GUILLEN

ING. EDDER SÁLDARIAGA

SELLOS MUNICIPALES: