


ESQUEMA REFERENCIAL DEL PROYECTO:

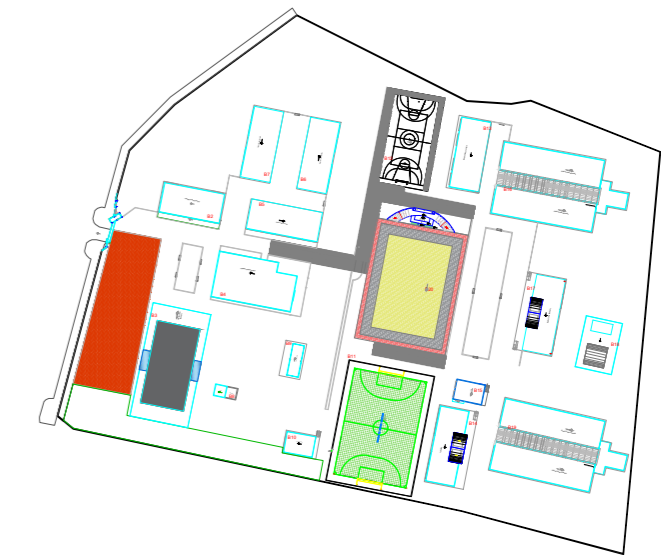

PROYECTO:
"UNIDAD EDUCATIVA ESTANDARIZADA DEL MILENIO "
CAMPOZANO

UBICACIÓN:
MANABI PAJAN CAMPOZANO
PROVINCIA CANTÓN PARROQUIA


TIPOLOGÍA:
MAYOR

CONTIENE:
INSTALACIONES HIDROSANITARIAS
SALA DE PROFESORES

ESCALA: INDICADAS
FECHA: DICIEMBRE 2022
LÁMINA N.º HS-017


ELABORADO:
ING. TEDDY CEDERO GUILLEN
ING. EDDER SILDARIAGA

SELLOS MUNICIPALES:

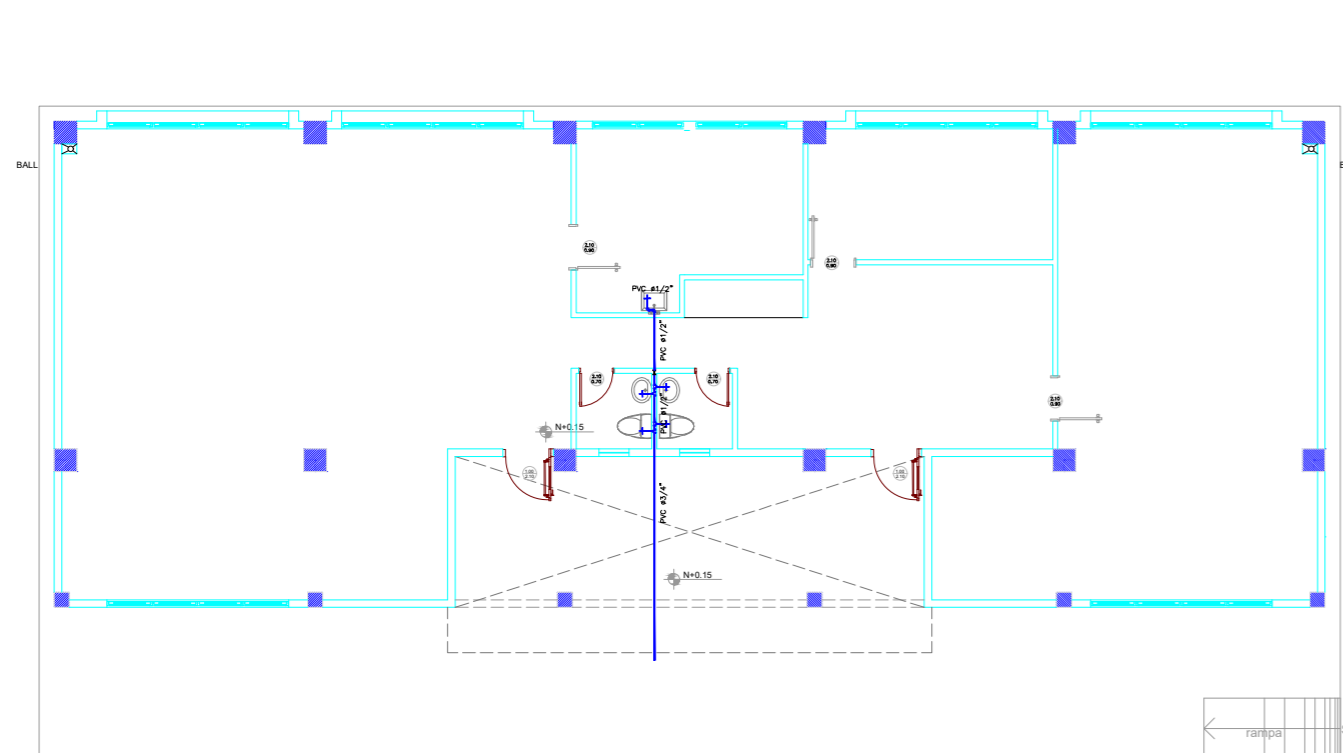

UBICACION DE TUBERIAS DE AGUA POTABLE


ESCALA 1:100

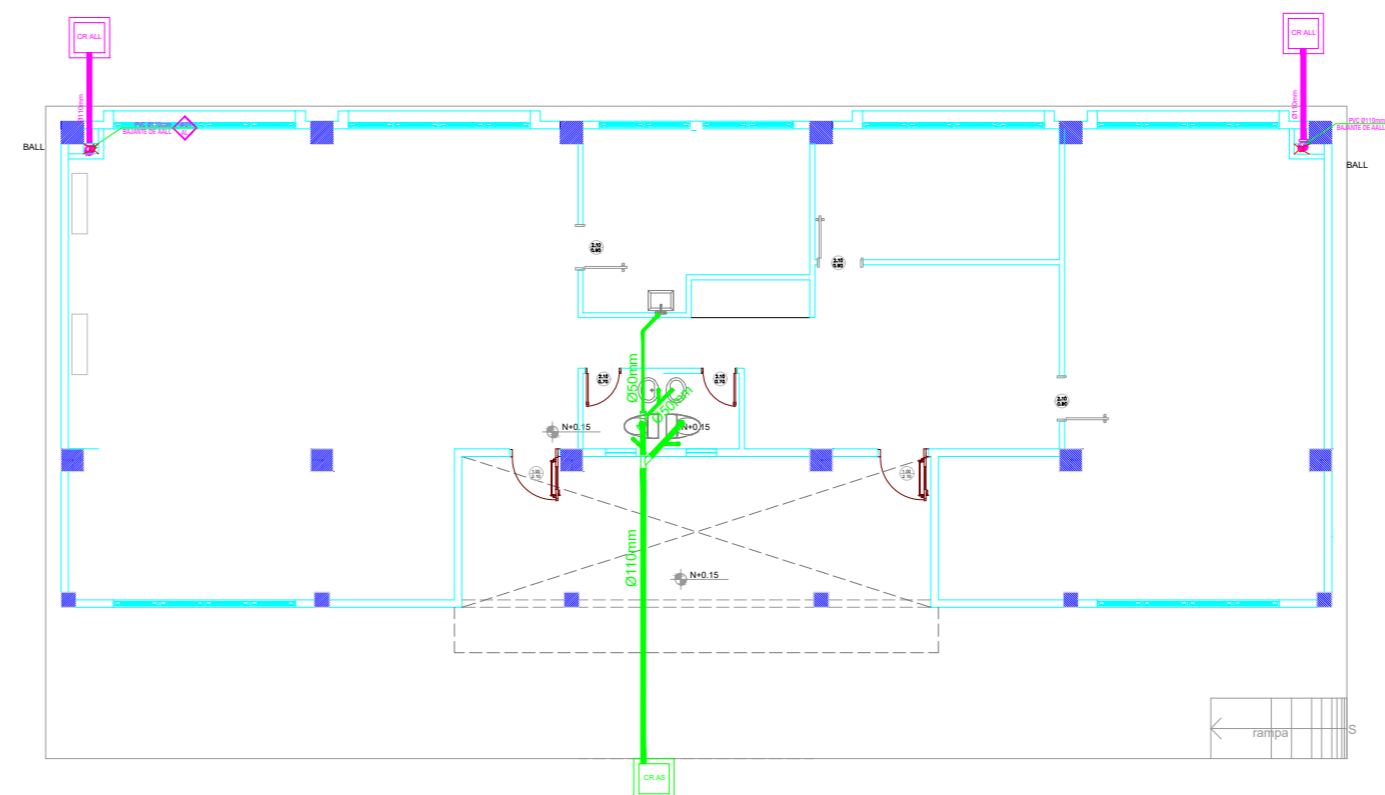

UBICACION DE TUBERIA DE AGUAS SERVIDAS

ESCALA 1:100

ESCALA 1:100

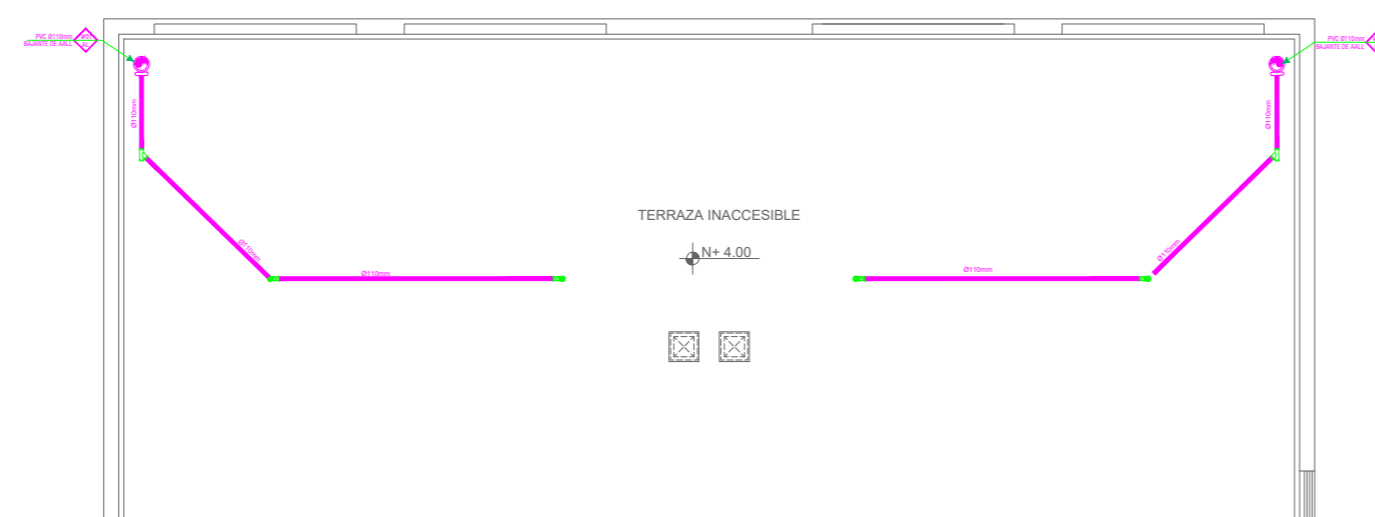

PLANTA DE CUBIERTA

ESCALA 1:100

SIMBOLOGÍA

AGUA POTABLE

- TUBERIA PVC EXTREMO ROSCABLE
- TEE
- CODO 90°
- VALVULA DE COMPUERTA
- CODO 45°
- UNION UNIVERSAL
- VALVULA CHECK
- SALIDA DE AGUA
- REDUCCION
- MONTANTE
- TANQUE HIDRONEUMATICO
- LLAVE DE MANGUERA
- BOMBA CENTRIFUGA
- CAJA DE MEDIDOR DE AA-PP

SIMBOLOGÍA

AGUAS LLUVIAS Y SERVIDAS

- TUBERIA DE PVC D/N DRENAJE DE AASS
- TUBERIA DE PVC D/N DRENAJE DE AALL
- TUBERIA DE PVC D/N VENTILACIÓN
- BAJANTE DE AASS DE PVC D/N
- BAJANTE DE AALL DE PVC D/N
- VENTILACIÓN
- SUMIDERO DE AALL Y TRAMPA DE PISO
- YEE REDUCTORA
- YEE
- CODO 45°
- TAPON DE REGISTRO
- NO. DE COLUMNA DE DESAGUE DE AASS
- NO. DE COLUMNA DE DESAGUE DE AALL
- CAJA DE REGISTRO DE AA.SS.
- CAJA DE REGISTRO DE AALL.