



BLOQUE LAB. FISICA Y QUIMICA

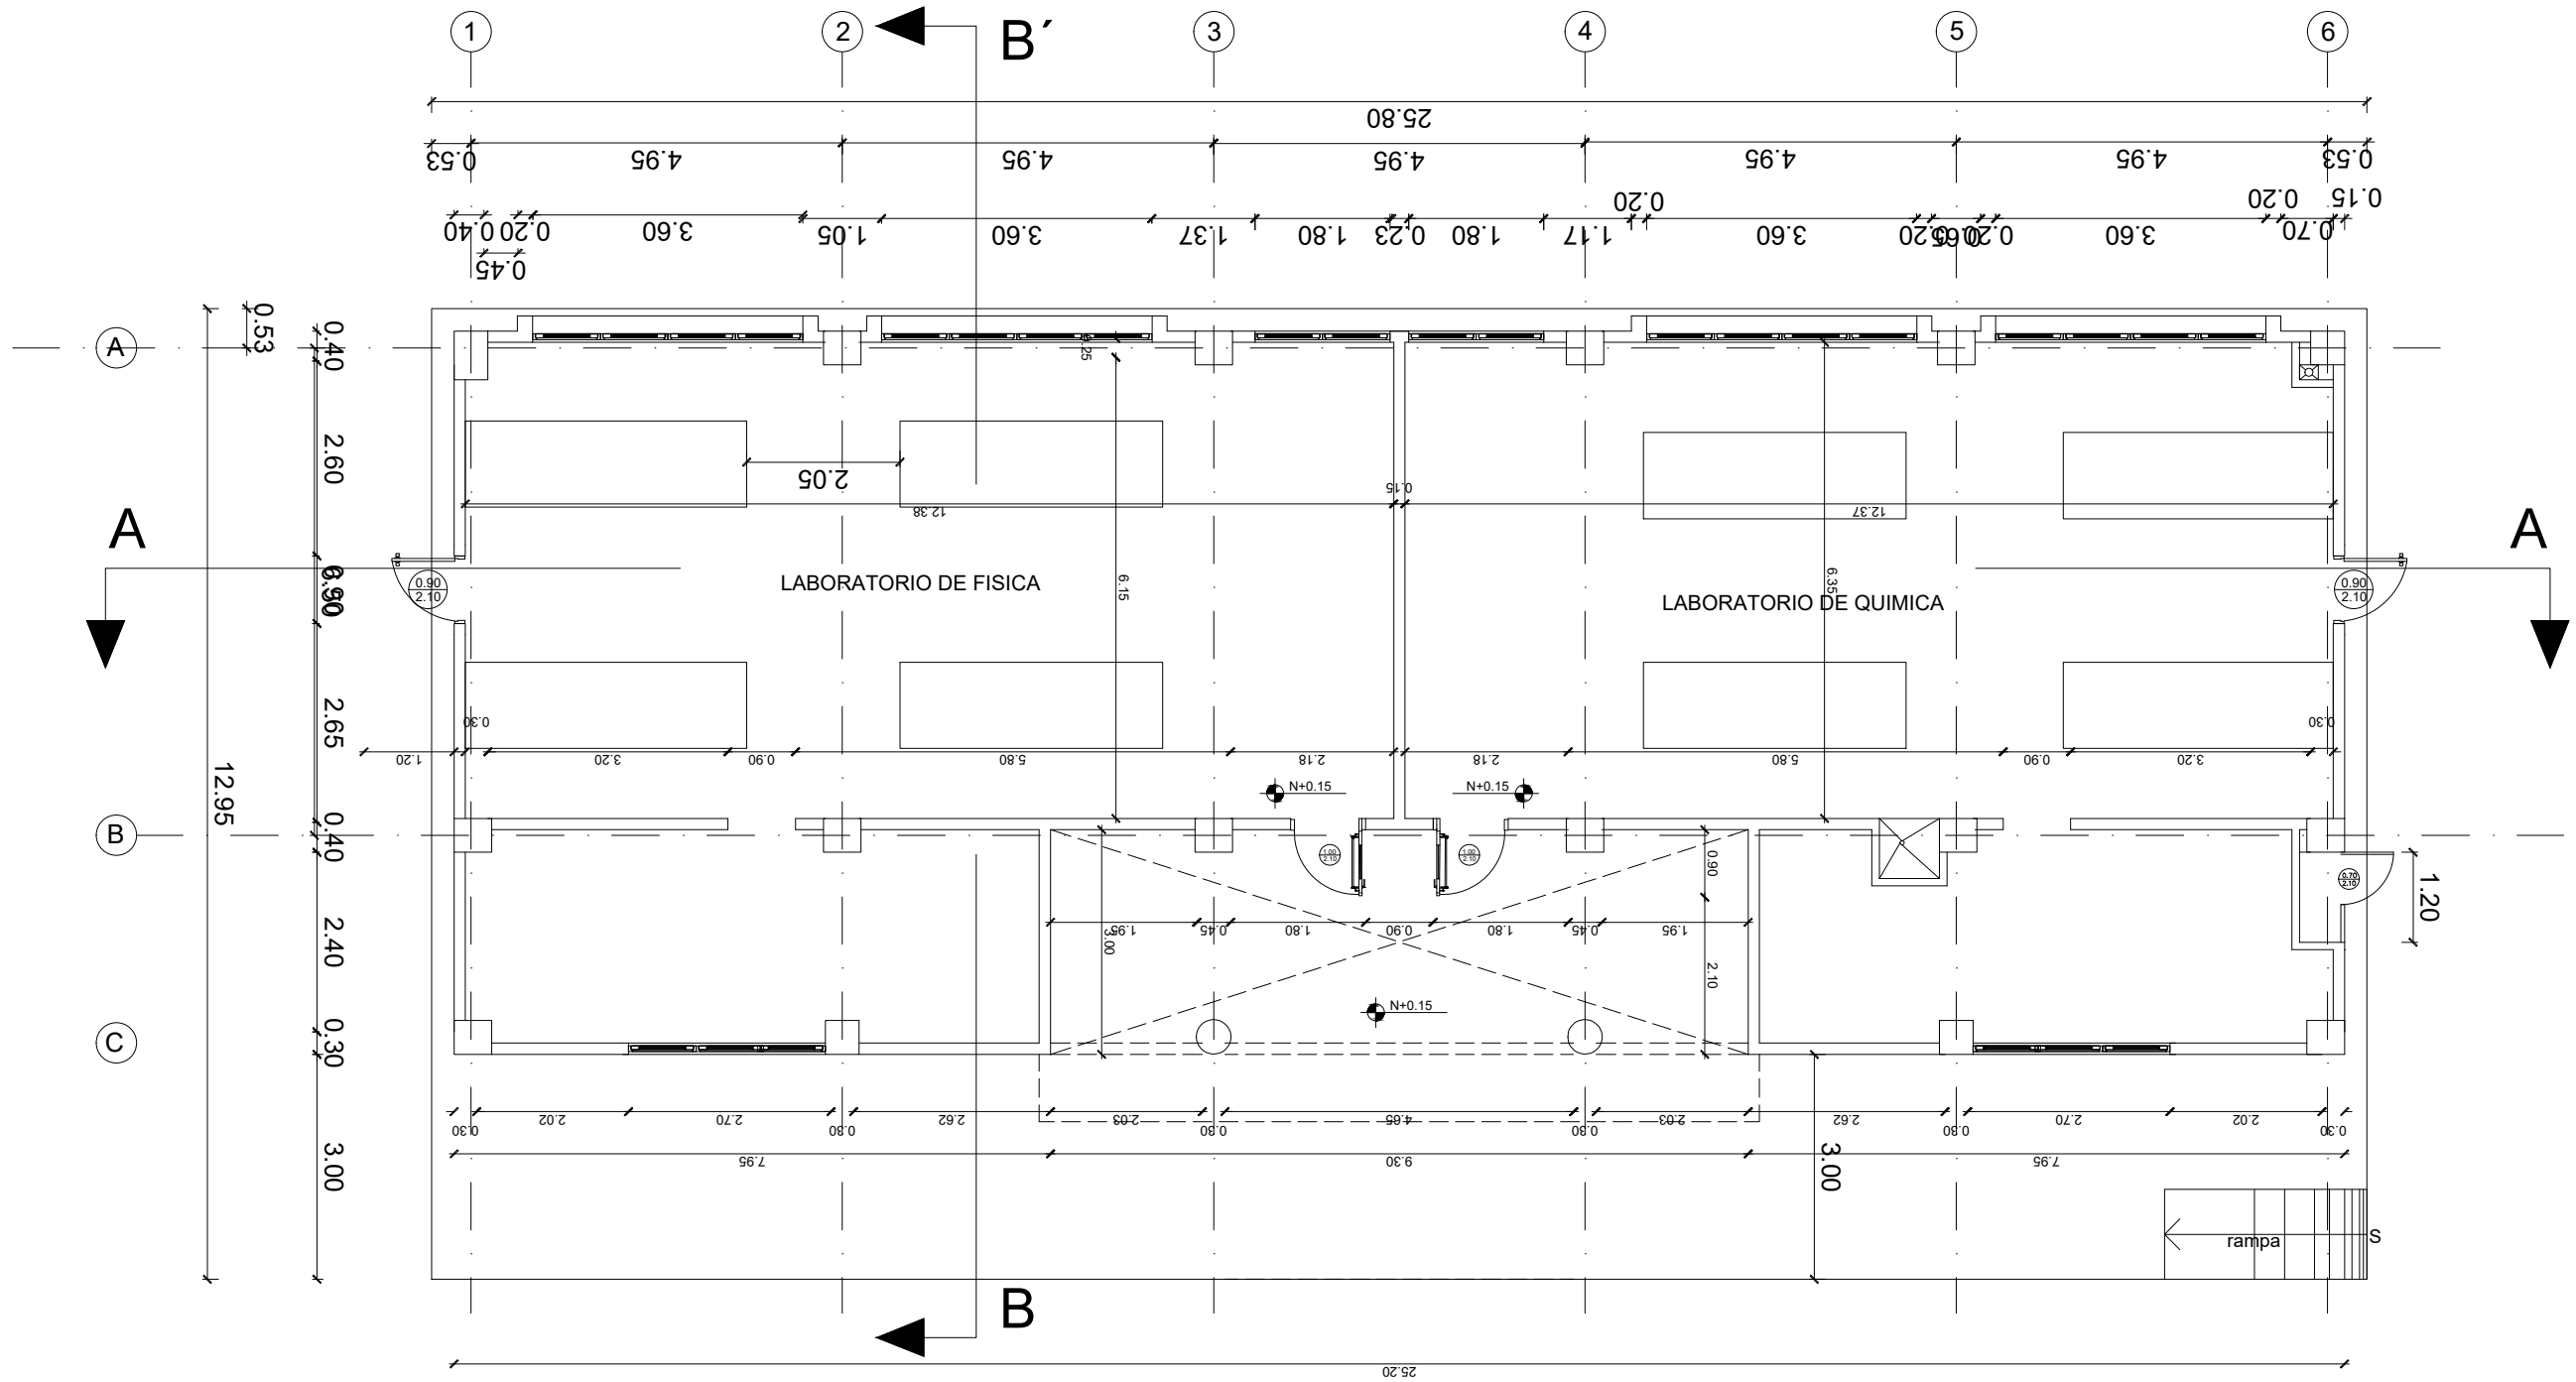

PLANTA BAJA

ESCALA 1:100

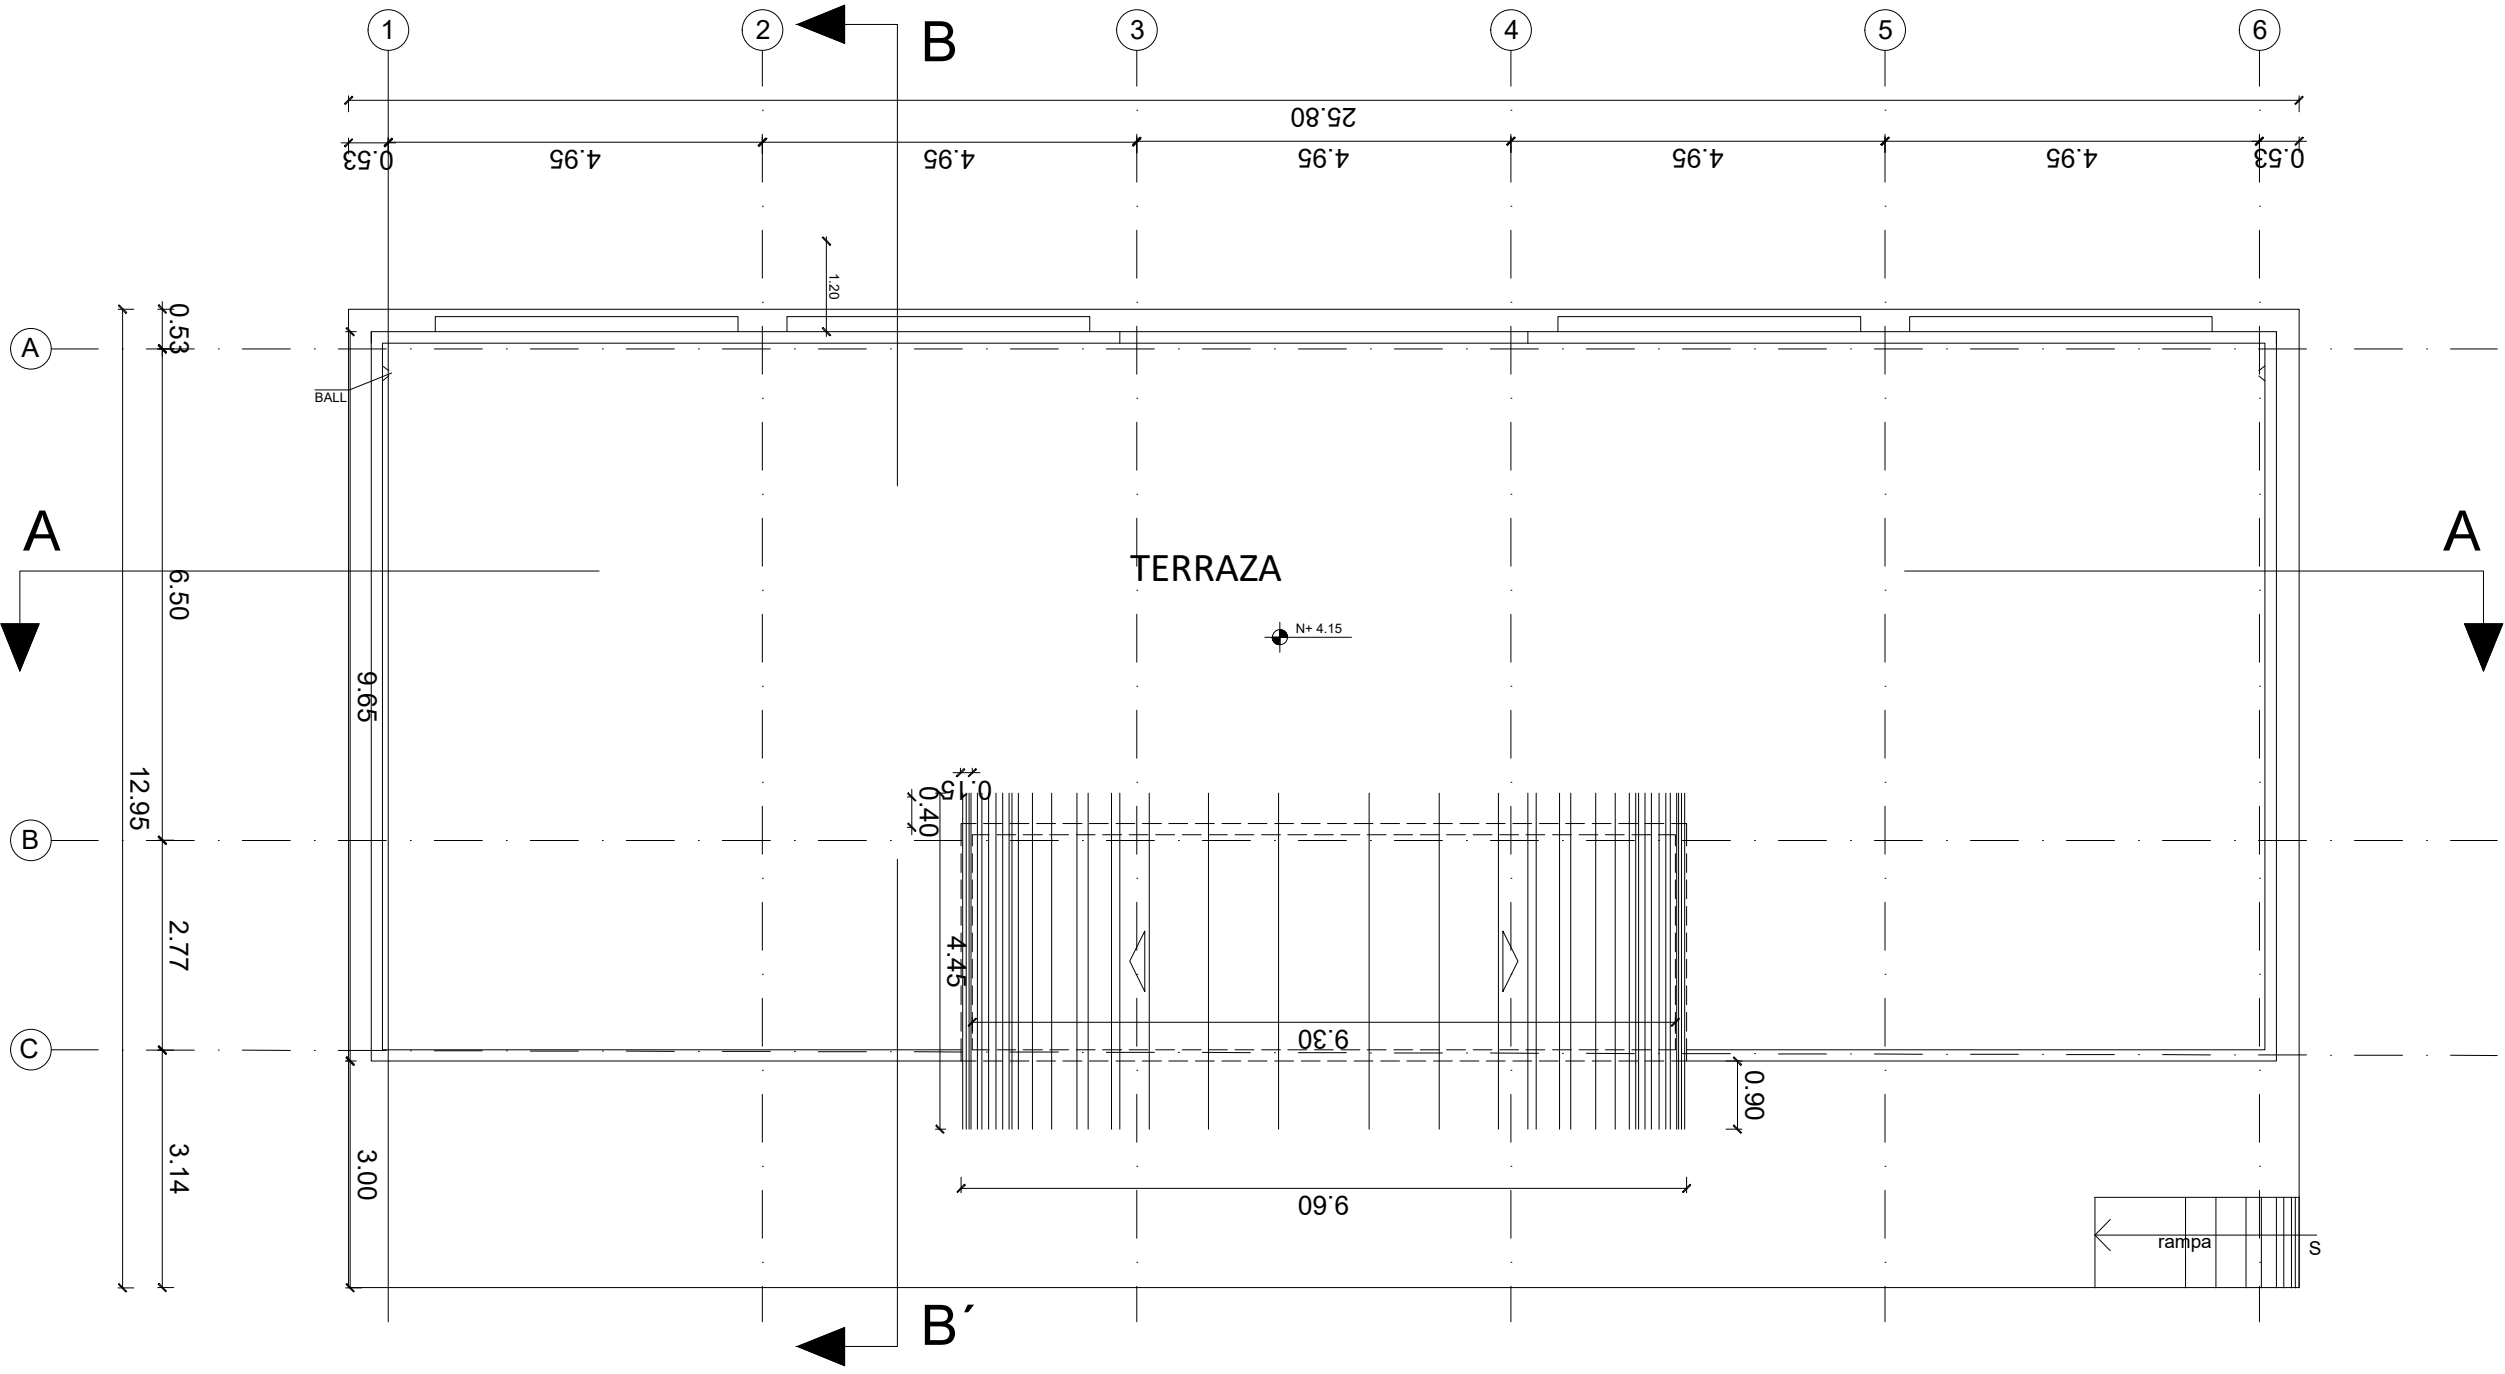


PLANTA DE CUBIERTA

ESCALA 1:100



ING. JULIO CESAR ZAMBRANO ZAMBRANO
DIRECTOR DE TRANSPORTE Y OBRAS PUBLICAS DISTITAL DE MANABÍ

ARQ. JUAN PABLO VILLAFUERTE
DIRECTOR NACIONAL DE INFRAESTRUCTURA FÍSICA

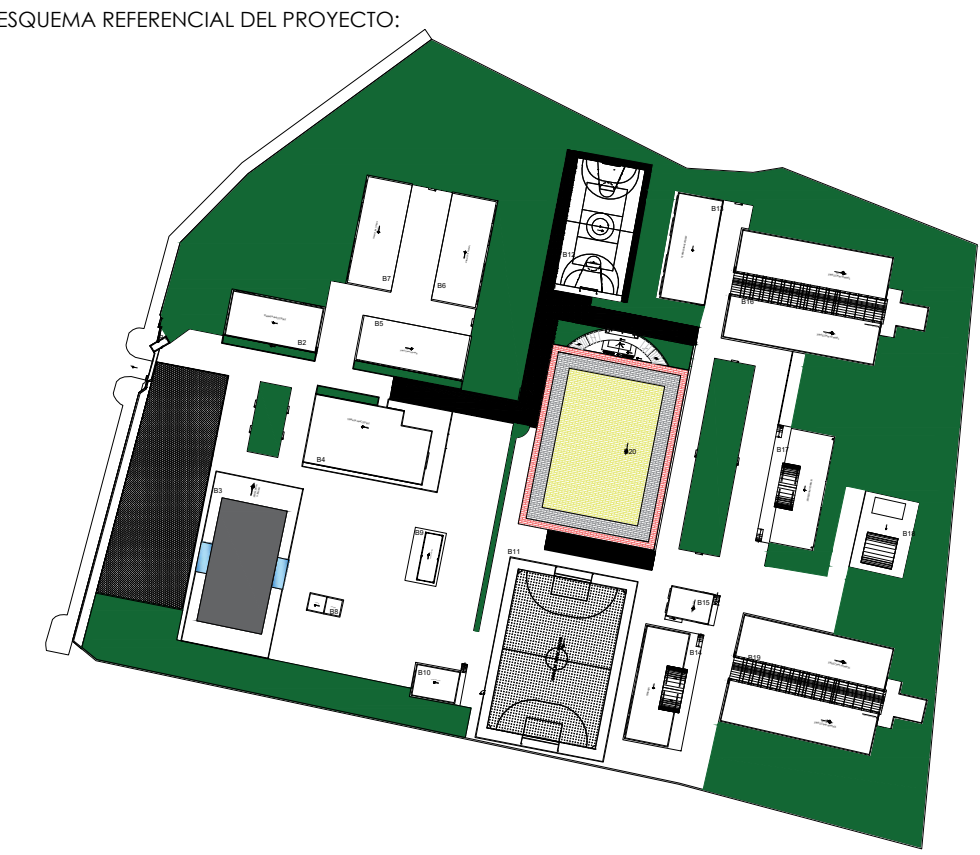

PROYECTO:
"UNIDAD EDUCATIVA ESTANDARIZADA DEL MILENIO "
CAMPOZANO

UBICACIÓN:

MANABÍ PROVINCIA	PAJAN CANTÓN	CAMPUZANO PARROQUIA
---------------------	-----------------	------------------------

TIPOLOGÍA:

MAYOR

CONTIENE:

LAB. FISICA Y QUIMICA
PLANTAS, FACHADAS Y CORTES

ESCALA:	FECHA:	LÁMINA N.º
INDICADAS	NOVIEMBRE 2022	AR-18

DIBUJADO POR:	ELABORADO POR:
ING. KENIN MERCHAN	ARQ. DIEGO AVILES

SELLOS MUNICIPALES: