



COMEDOR - SALÓN DE USO MÚLTIPLE
PLANTA BAJA

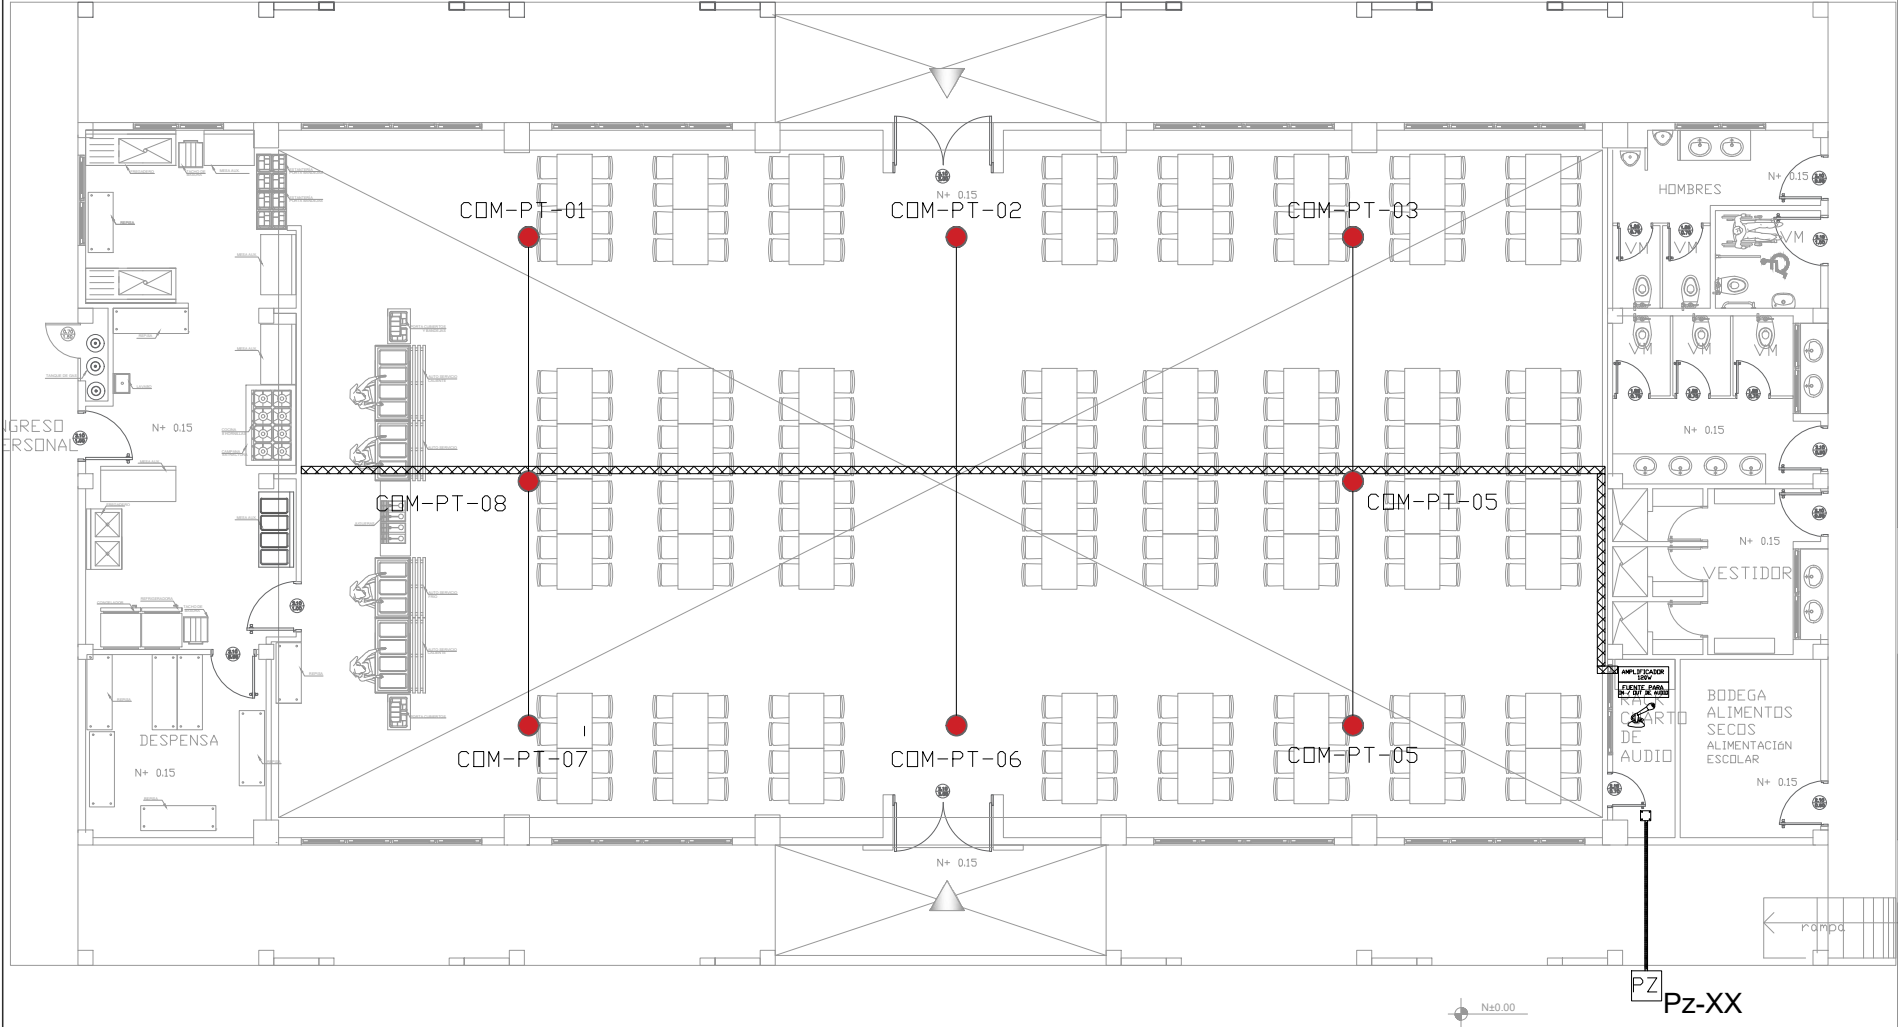

ESCALA 1:75




FUENTE PARA
IN / OUT DE AUDIO
AMPLIFICADOR
120W

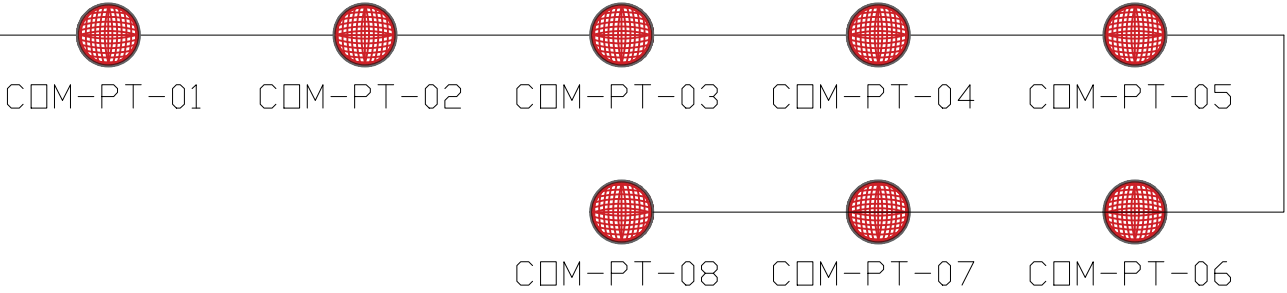


CANTIDAD	SIMBOLOGIA	
08		Parlante 10W en Techo
--		Parlante 30W tipo Bocina
01		Amplificador 120W
--		Amplificador 480W
01		Micrófono Analógico
90.04m Cable 38.00m Tubería		Cable 2 x 14 AWG de Audio en Tubería de 1/2"
01		Fuente para Entradas / Salidas de Audio

BIB-PT-01	Número de Equipo dentro del Bloque
	Tipo de Equipo
	Nombre del Bloque

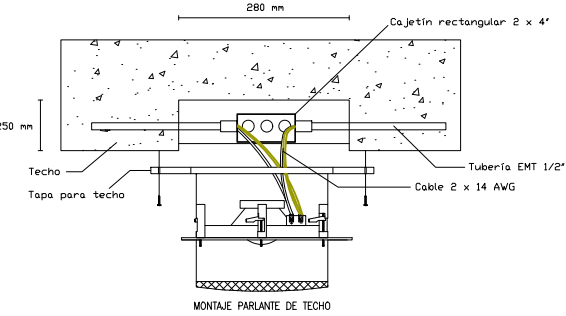

ARQ. SANTIAGO ANDRES GAVELA RIVAS
DIRECTOR DISTRITAL DE TRANSPORTE Y OBRAS PUBLICAS DE MANABI

ARQ. JUAN PABLO VILLAFUERTE
DIRECTOR NACIONAL DE INFRAESTRUCTURA FISICA

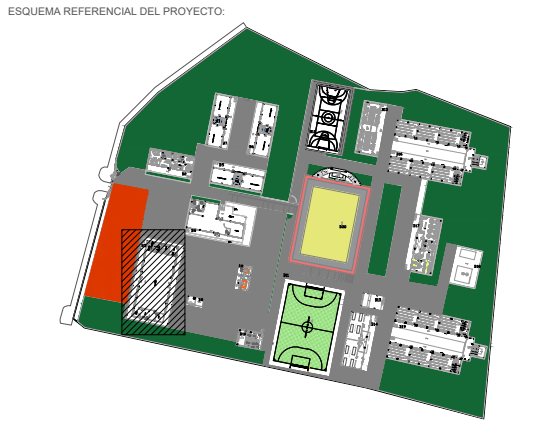

PROYECTO:
"UNIDAD EDUCATIVA ESTANDARIZADA DEL MILENIO"
CAMPOZANO

UBICACIÓN:
MANABI PROVINCIA PAJAN CANTÓN CAMPOZANO PARROQUIA

TIPOLOGÍA:
MAYOR

CONTIENE:
COMEDOR - SALON DE USO MULTIPLE
PLANTA BAJA
SISTEMA DE AUDIO

ESCALA: INDICADAS FECHA: NOVIEMBRE 2022 LÁMINA N.º ELE-37

ELABORADO:
ING. WILSON SALAZAR ULLOA
ANALISTA TÉCNICO DE PROYECTO

SELLOS MUNICIPALES: