

UBICACIÓN DE TUBERIAS DE AGUA POTABLE

ESCALA 1:50




UBICACIÓN DE DESAGÜES DE CUBIERTA

ESCALA 1:50

SIMBOLOGÍA

AGUA POTABLE	
	TUBERIA PVC EXTREMO ROSCADO
	TEE
	CODO 90°
	VALVULA DE COMPUERTA
	CODO 45°
	UNION UNIVERSAL
	VALVULA CHECK
	SALIDA DE AGUA
	REDUCCION
	MONTANTE
	TANQUE HIDRONEUMATICO
	LLAVE DE MANGUERA
	BOMBA CENTRIFUGA
	CAJA DE MEDIDOR DE AA-PP

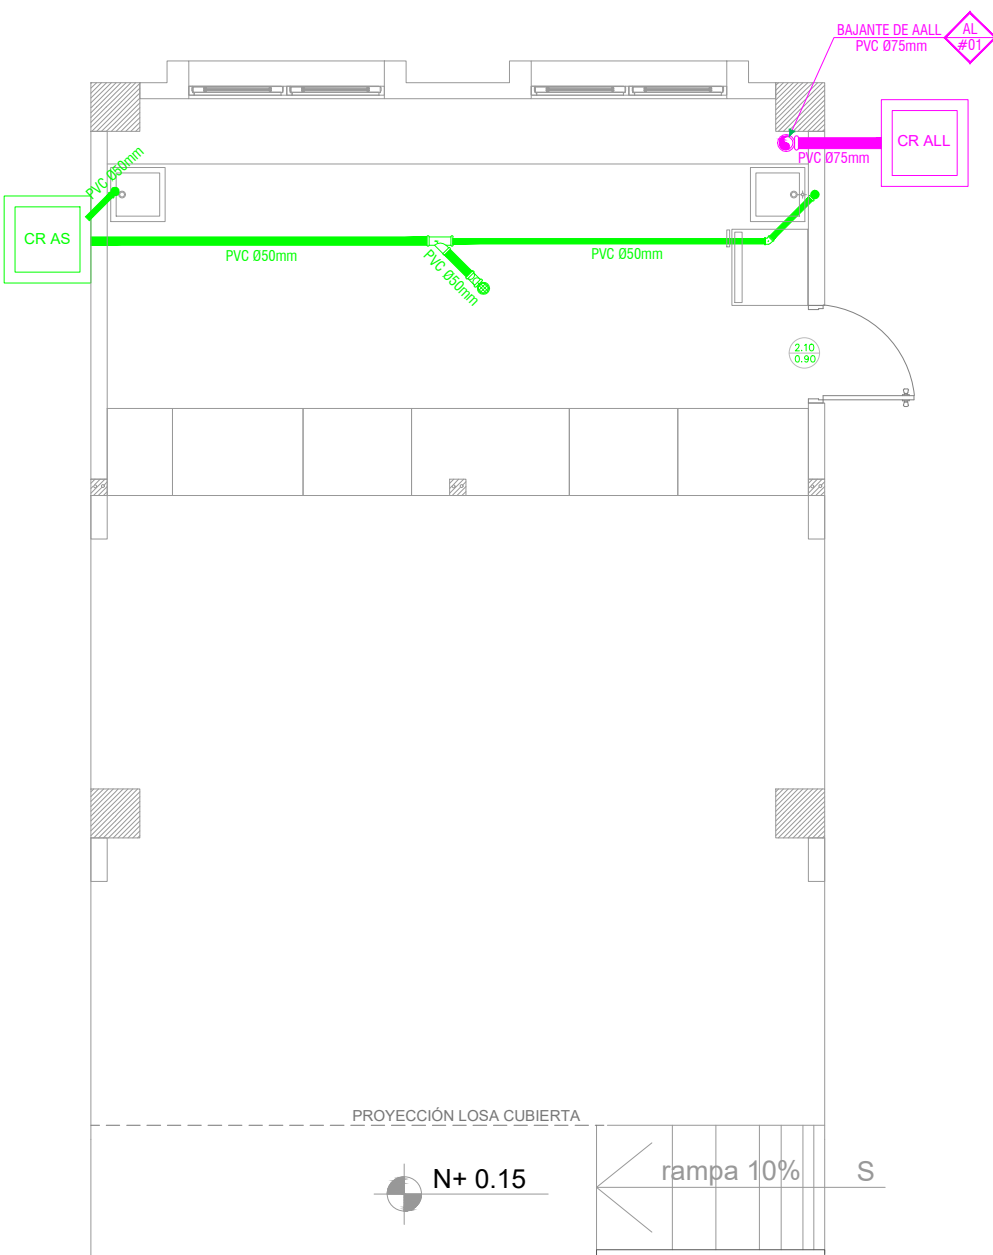

UBICACIÓN DE TUBERIAS DE AGUAS SERVIDAS

ESCALA 1:50

SIMBOLOGÍA

AGUAS LLUVIAS Y SERVIDAS	
	TUBERIA DE PVC DIN DRENAJE DE AASS
	TUBERIA DE PVC DIN DRENAJE DE AALL
	BAJANTE DE AASS DE PVC DIN
	BAJANTE DE AALL DE PVC DIN
	VENTILACIÓN
	SUMIDERO DE AALL Y TRAMPA DE PISO
	YEE REDUCTORA
	YEE
	CODO 45°
	TAPON DE REGISTRO
	NO. DE COLUMNA DE DESAGUE DE AASS
	NO. DE COLUMNA DE DESAGUE DE AALL
	CAJA DE REGISTRO DE AA.SS.
	CAJA DE REGISTRO DE AA.LL.

ESQUEMA REFERENCIAL DEL PROYECTO:



PROYECTO:

"UNIDAD EDUCATIVA ESTANDARIZADA DEL MILENIO "  
CAMPOZANO

UBICACIÓN:  
MANABI  
PROVINCIA

PAJAN  
CANTÓN

CAMPOZANO  
PARROQUIA

TIPOLOGÍA:

MAYOR

CONTIENE:

INSTALACIONES HIDROSANITARIAS  
BAR

ESCALA:

INDICADAS

FECHA:

DICIEMBRE 2022

LÁMINA N.º

HS-001

ELABORADO:

ING. TEDDY CEDEÑO GUILLEN

ING. EDDER SALDARIAGA

SELLOS MUNICIPALES: