

ING. JULIO CESAR ZAMBRANO ZAMBRANO
DIRECTOR SUBROGANTE MANABI

ARQ. JUAN PABLO VILLAFUERTE
DIRECTOR NACIONAL DE INFRAESTRUCTURA FISICA

ESQUEMA REFERENCIAL DEL PROYECTO:



PROYECTO:
"UNIDAD EDUCATIVA ESTANDARIZADA DEL MILENIO "
CAMPOZANO

UBICACIÓN:	MANABI	PAJAN	CAMPOZANO
	PROVINCIA	CANTÓN	PARROQUIA

TIPOLOGÍA:
MAYOR


CONTIENE:
INSTALACIONES HIDROSANITARIAS
BLOQUE DE 12 AULAS

ESCALA:	FECHA:	LÁMINA N.º
INDICADAS	DICIEMBRE 2022	HS-004

ELABORADO:

ING. TEDDY CEDEÑO GUILLÉN	ING. EDDER SALDARIAGA
---------------------------	-----------------------

SELLOS MUNICIPALES:

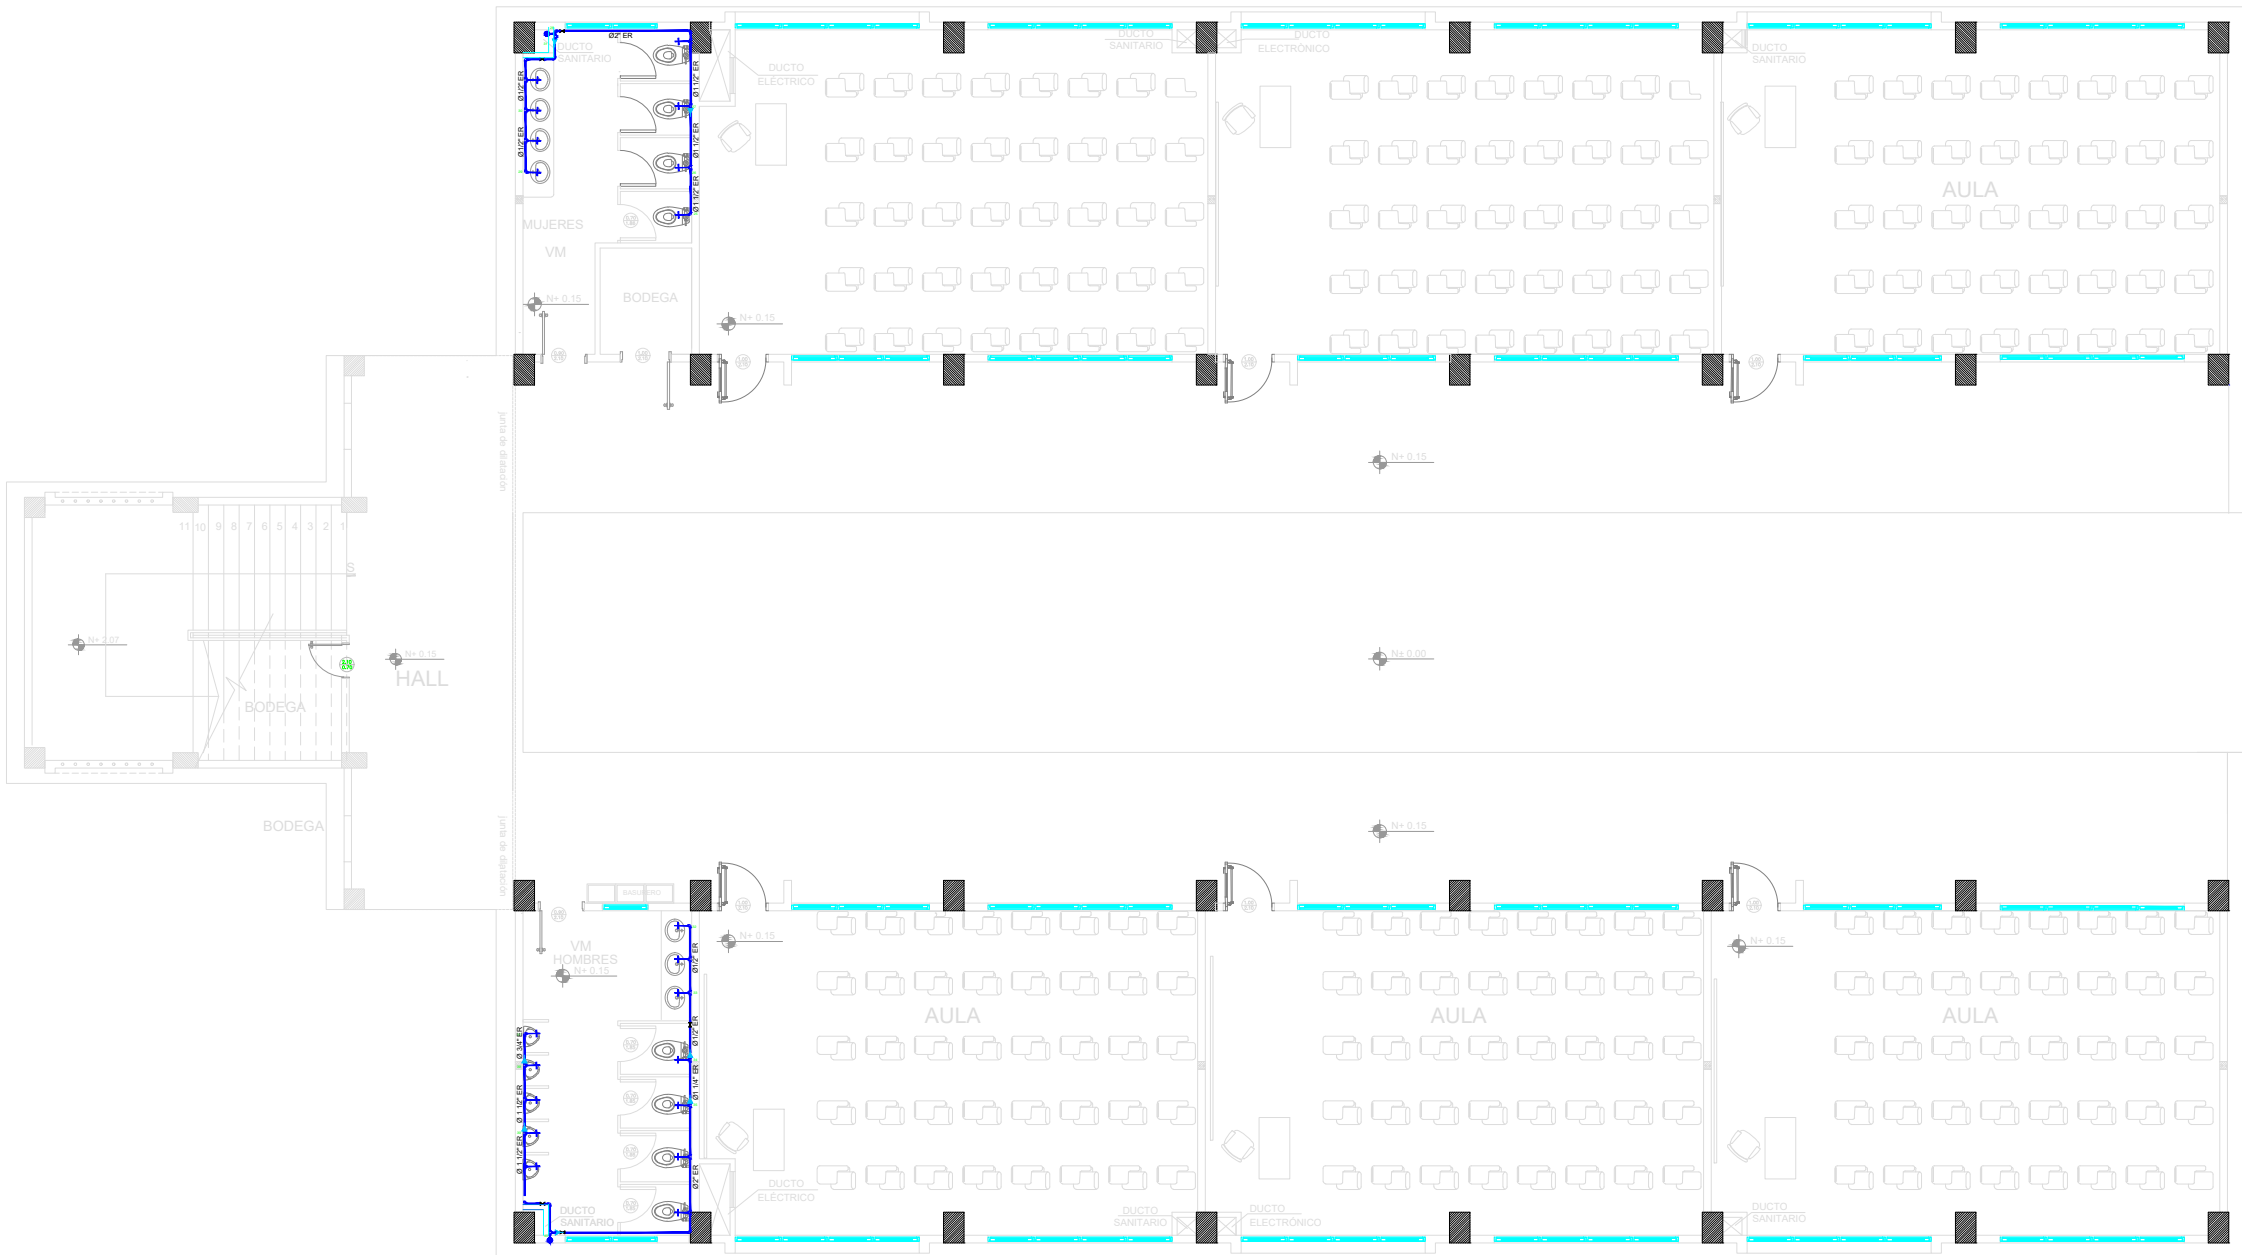

SIMBOLOGÍA

AGUA POTABLE

- TUBERIA PVC EXTREMO ROSCADO
- TEE
- CODO 90°
- VALVULA DE COMPUERTA
- CODO 45°
- UNION UNIVERSAL
- VALVULA CHECK
- SALIDA DE AGUA
- REDUCCION
- MONTANTE
- TANQUE HIDRONEUMATICO
- LLAVE DE MANGUERA
- BOMBA CENTRIFUGA
- CAJA DE MEDIDOR DE AA-PP

UBICACIÓN DE TUBERIAS DE AGUA POTABLE
PLANTA ALTA

ESCALA 1:100