


PLANTA BAJA

ESCALA 1:50

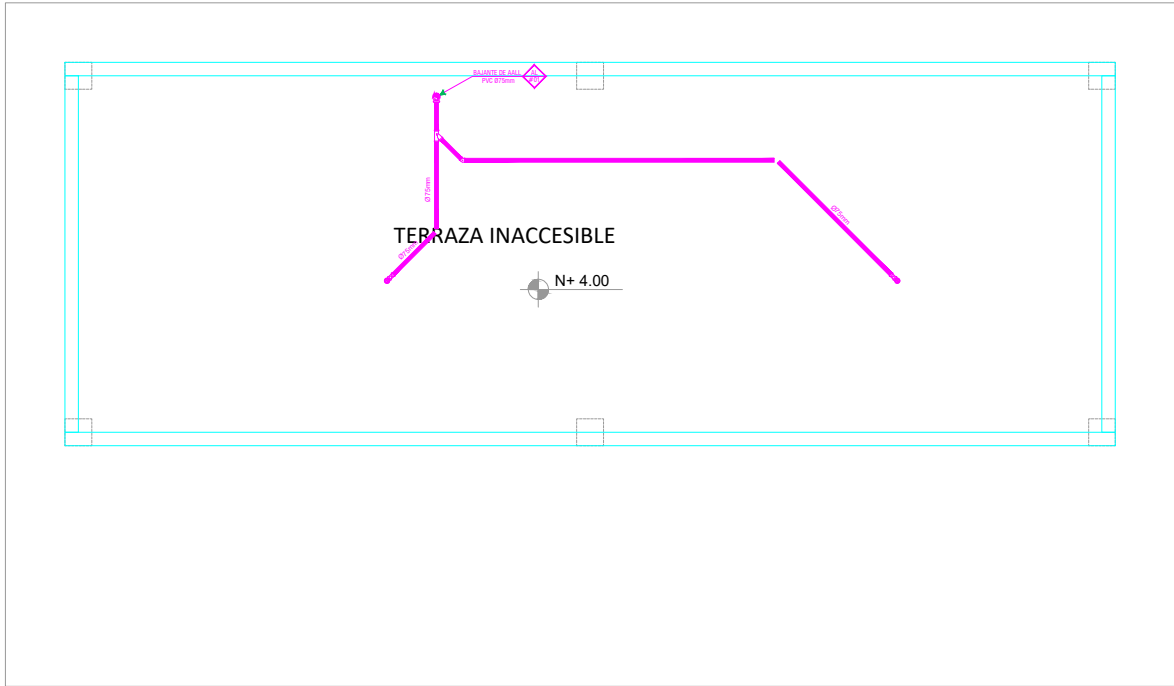

PLANTA DE CUBIERTA

ESCALA 1:50

SIMBOLOGÍA	
AGUAS LLUVIAS Y SERVIDAS	
	TUBERIA DE PVC DIN DRENAJE DE AASS
	TUBERIA DE PVC DIN DRENAJE DE AALL
	BAJANTE DE AASS DE PVC DIN
	BAJANTE DE AALL DE PVC DIN
	VENTILACIÓN
	SUMIDERO DE AALL Y TRAMPA DE PISO
	YEE REDUCTORA
	YEE
	CODO 45°
	TAPON DE REGISTRO
	NO. DE COLUMNA DE DESAGUE DE AASS
	NO. DE COLUMNA DE DESAGUE DE AALL
	CAJA DE REGISTRO DE AA.SS.
	CAJA DE REGISTRO DE AALL



ING. JULIO CESAR ZAMBRANO ZAMBRANO
DIRECTOR SUBROGANTE MANABI

ARQ. JUAN PABLO VILLAFUERTE
DIRECTOR NACIONAL DE INFRAESTRUCTURA FISICA



PROYECTO:
"UNIDAD EDUCATIVA ESTANDARIZADA DEL MILENIO "

CAMPOZANO

UBICACIÓN:

MANABI	PAJAN	CAMPOZANO
PROVINCIA	CANTÓN	PARROQUIA

TIPOLOGÍA:

MAYOR

CONTIENE:

INSTALACIONES HIDROSANITARIAS

CUARTO DE MAQUINAS

ESCALA:	FECHA:	LÁMINA N.º
INDICADAS	DICIEMBRE 2022	HS-012

ELABORADO:

ING. TEDDY CEDEÑO GUILLEN

ING. EDDER SILDARIAGA

SELLOS MUNICIPALES: