


UBICACIÓN DE TUBERIAS DE AGUAS LLUVIAS

ESCALA 1:100

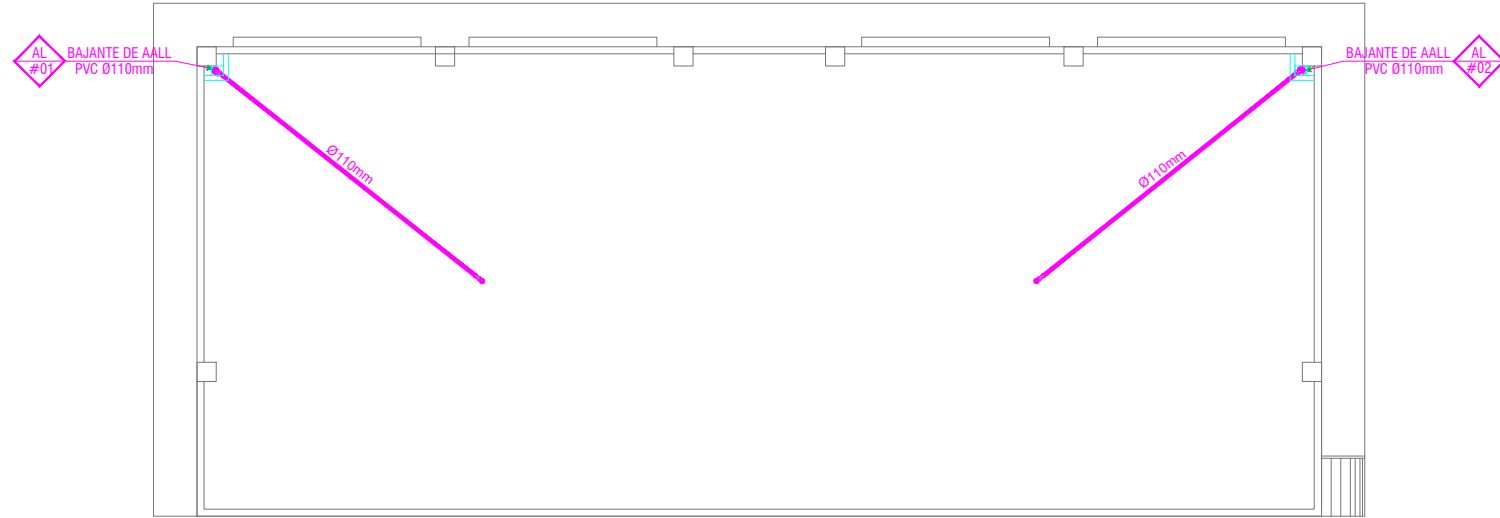

UBICACIÓN DE DESAGÜES DE CUBIERTA

ESCALA 1:100

SIMBOLOGÍA

AGUAS LLUVIAS Y SERVIDAS

	TUBERIA DE PVC DIN DRENAJE DE AASS
	TUBERIA DE PVC DIN DRENAJE DE AALL
	BAIANTE DE AASS DE PVC DIN
	BAIANTE DE AALL DE PVC DIN
	VENTILACIÓN
	SUMIDERO DE AALL Y TRAMPA DE PISO
	YEE REDUCTORA
	YEE
	CODO 45°
	TAPON DE REGISTRO
	NO. DE COLUMNA DE DESAGUE DE AASS
	NO. DE COLUMNA DE DESAGUE DE AALL
	CAJA DE REGISTRO DE AA.SS.
	CAJA DE REGISTRO DE AALL



ING. JULIO CESAR ZAMBRANO ZAMBRANO
DIRECTOR SUBROGANTE MANABI

ARO. JUAN PABLO VILLAFUERTE
DIRECTOR NACIONAL DE INFRAESTRUCTURA FÍSICA

ESQUEMA REFERENCIAL DEL PROYECTO:



PROYECTO:

"UNIDAD EDUCATIVA ESTANDARIZADA DEL MILENIO "
CAMPOZANO

UBICACIÓN:
MANABI PAJAN CAMPOZANO
PROVINCIA CANTÓN PARROQUIA

TIPOLOGÍA:
MAYOR

CONTIENE:
INSTALACIONES HIDROSANITARIAS
LABORATORIO DE TECNOLOGÍA E IDIOMAS

ESCALA: INDICADAS
FECHA: DICIEMBRE 2022
LÁMINA N.º HS-016

ELABORADO:
ING. TEDDY CEDEÑO GUILLEN
ING. EDDER SILDARIAGA

SELLOS MUNICIPALES: