



UBICACIÓN DE TUBERIAS DE AGUA POTABLE
ESCALA 1:50

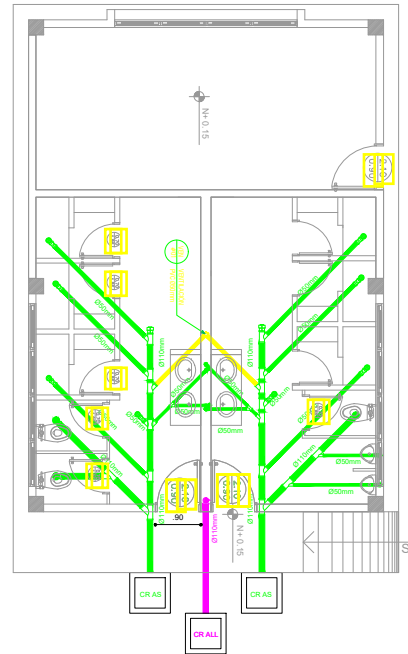

UBICACIÓN DE TUBERIAS DE AGUAS SERVIDAS
ESCALA 1:50

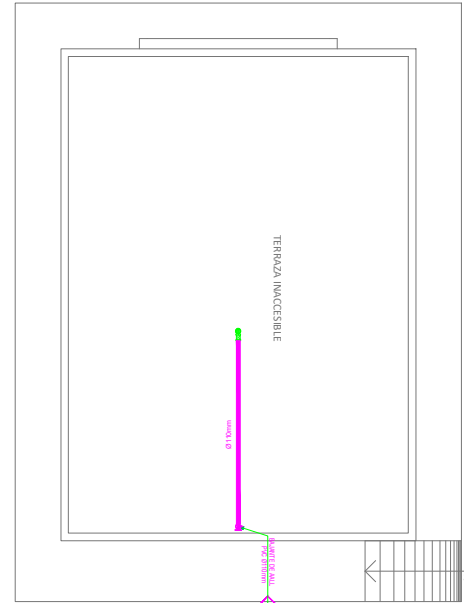

UBICACIÓN DE DESAGÜES DE CUBIERTA
ESCALA 1:50

SIMBOLOGÍA

AGUA POTABLE

	TUBERIA PVC EXTREMO ROSCADO
	TIEE
	CODO 90°
	VALVULA DE COMPUERTA
	CODO 45°
	UNION UNIVERSAL
	VALVULA CHECK
	SALIDA DE AGUA
	REDUCCION
	MONTANTE
	TANQUE HIDRONEUMATICO
	LLAVE DE MANGUERA
	BOMBA CENTRIFUGA
	CAJA DE MEDIDOR DE AA-PP

SIMBOLOGÍA

AGUAS LLUVIAS Y SERVIDAS

	TUBERIA DE PVC DIN DRENAJE DE AASS
	TUBERIA DE PVC DIN DRENAJE DE AALL
	TUBERIA DE PVC DIN VENTILACION
	BAIANTE DE AASS DE PVC DIN
	BAIANTE DE AALL DE PVC DIN
	VENTILACION
	SUMIDERO DE AALL Y TRAMPA DE PISO
	YEE REDUCTORA
	YEE
	CODO 45°
	TAPON DE REGISTRO
	NO. DE COLUMNA DE DESAGUE DE AASS
	NO. DE COLUMNA DE DESAGUE DE AALL
	CAJA DE REGISTRO DE AA.SS.
	CAJA DE REGISTRO DE AALL

ESQUEMA REFERENCIAL DEL PROYECTO:



PROYECTO:

"UNIDAD EDUCATIVA ESTANDARIZADA DEL MILENIO "

CAMPOZANO

UBICACIÓN:

MANABI

PAJAN

CAMPOZANO

PROVINCIA

CANTÓN

PARRÓGUA

TIPOLOGÍA:

MAYOR

CONTIENE:

INSTALACIONES HIDROSANITARIAS
VESTIDOR - BODEGA

ESCALA:

INDICADAS

FECHA:

DICIEMBRE 2022

LÁMINA: N.º

HS-018

ELABORADO:

ING. TEDDY CEDEÑO GUILLEN

ING. EDDER SALDARIAGA

SELLOS MUNICIPALES: