


ESQUEMA REFERENCIAL DEL PROYECTO:

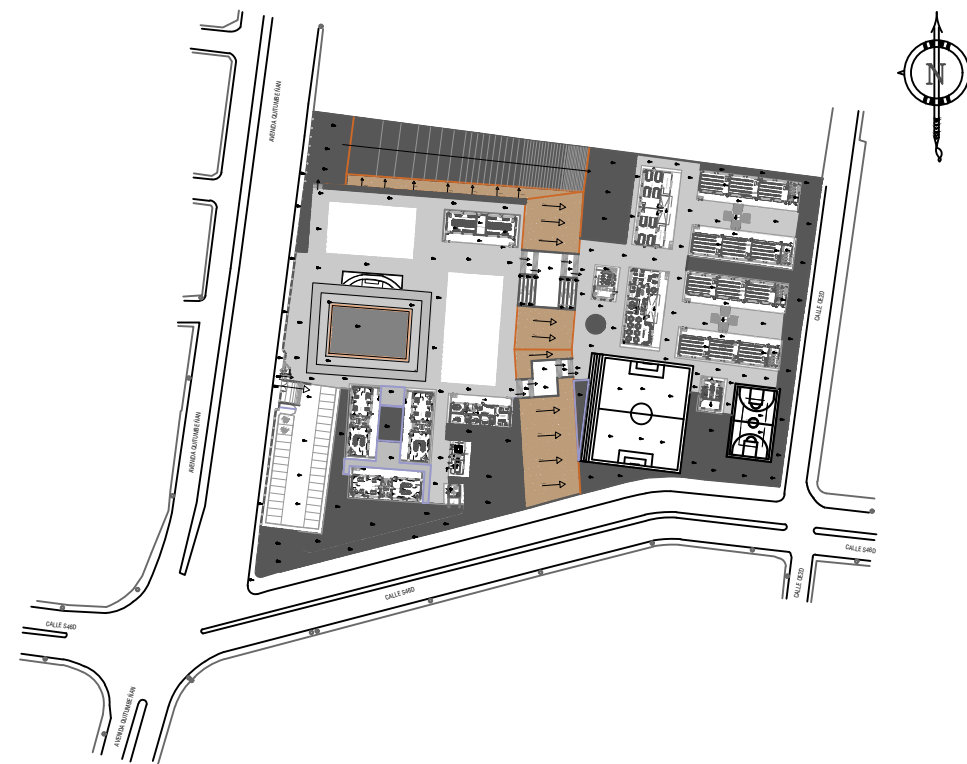

PROYECTO:
UNIDAD EDUCATIVA ESTANDARIZADA DEL MILENIO
"RÉPLICA CENTRAL TÉCNICO"

UBICACIÓN:

PICHINCHA PROVINCIA	QUITO CANTÓN	QUITUMBE PARROQUIA
------------------------	-----------------	-----------------------

TIPOLOGÍA:
MAYOR (1110 ALUMNOS)

CONTIENE:
BAR
PLANOS


ESCALA: INDICADAS	FECHA: ENERO 2023	LÁMINA N.º AR-10
----------------------	----------------------	---------------------

ELABORADO:

ARQ. ANDREA CAÑAS
ANALISTA DE CONSERVACIÓN


SELLOS MUNICIPALES:

BLOQUE DE BAR

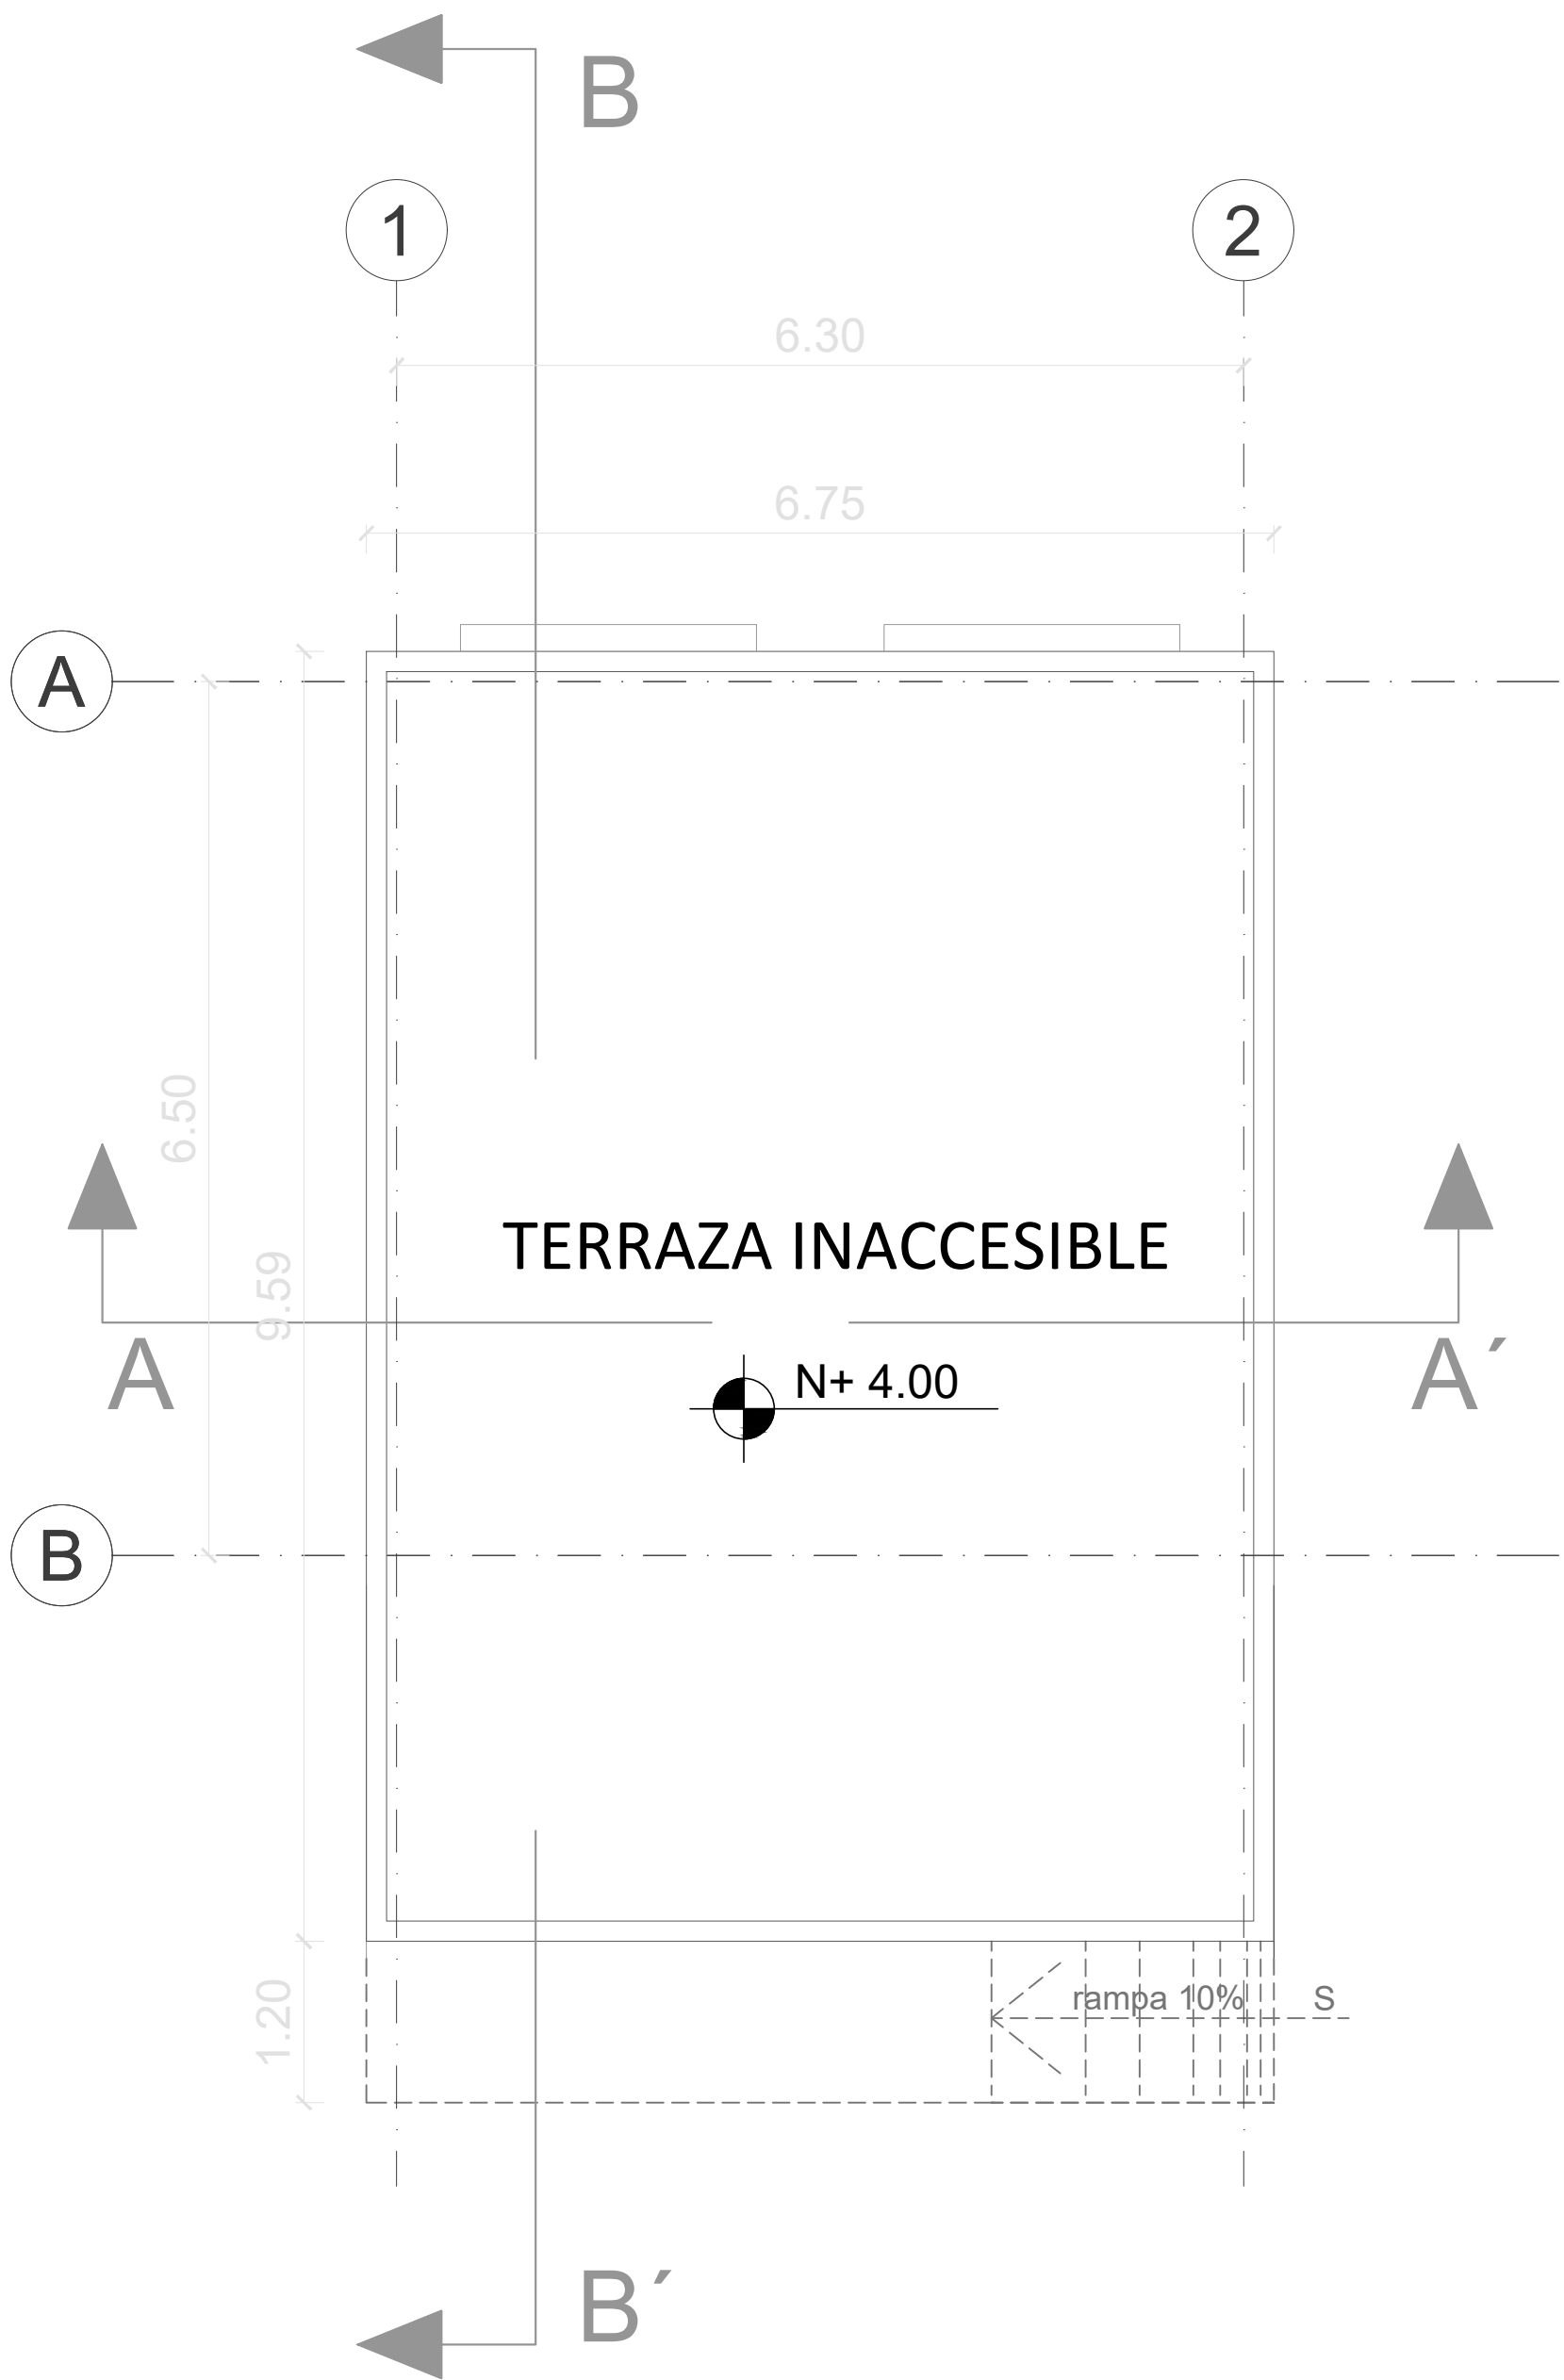

PLANTA DE CUBIERTA

ESCALA 1:50

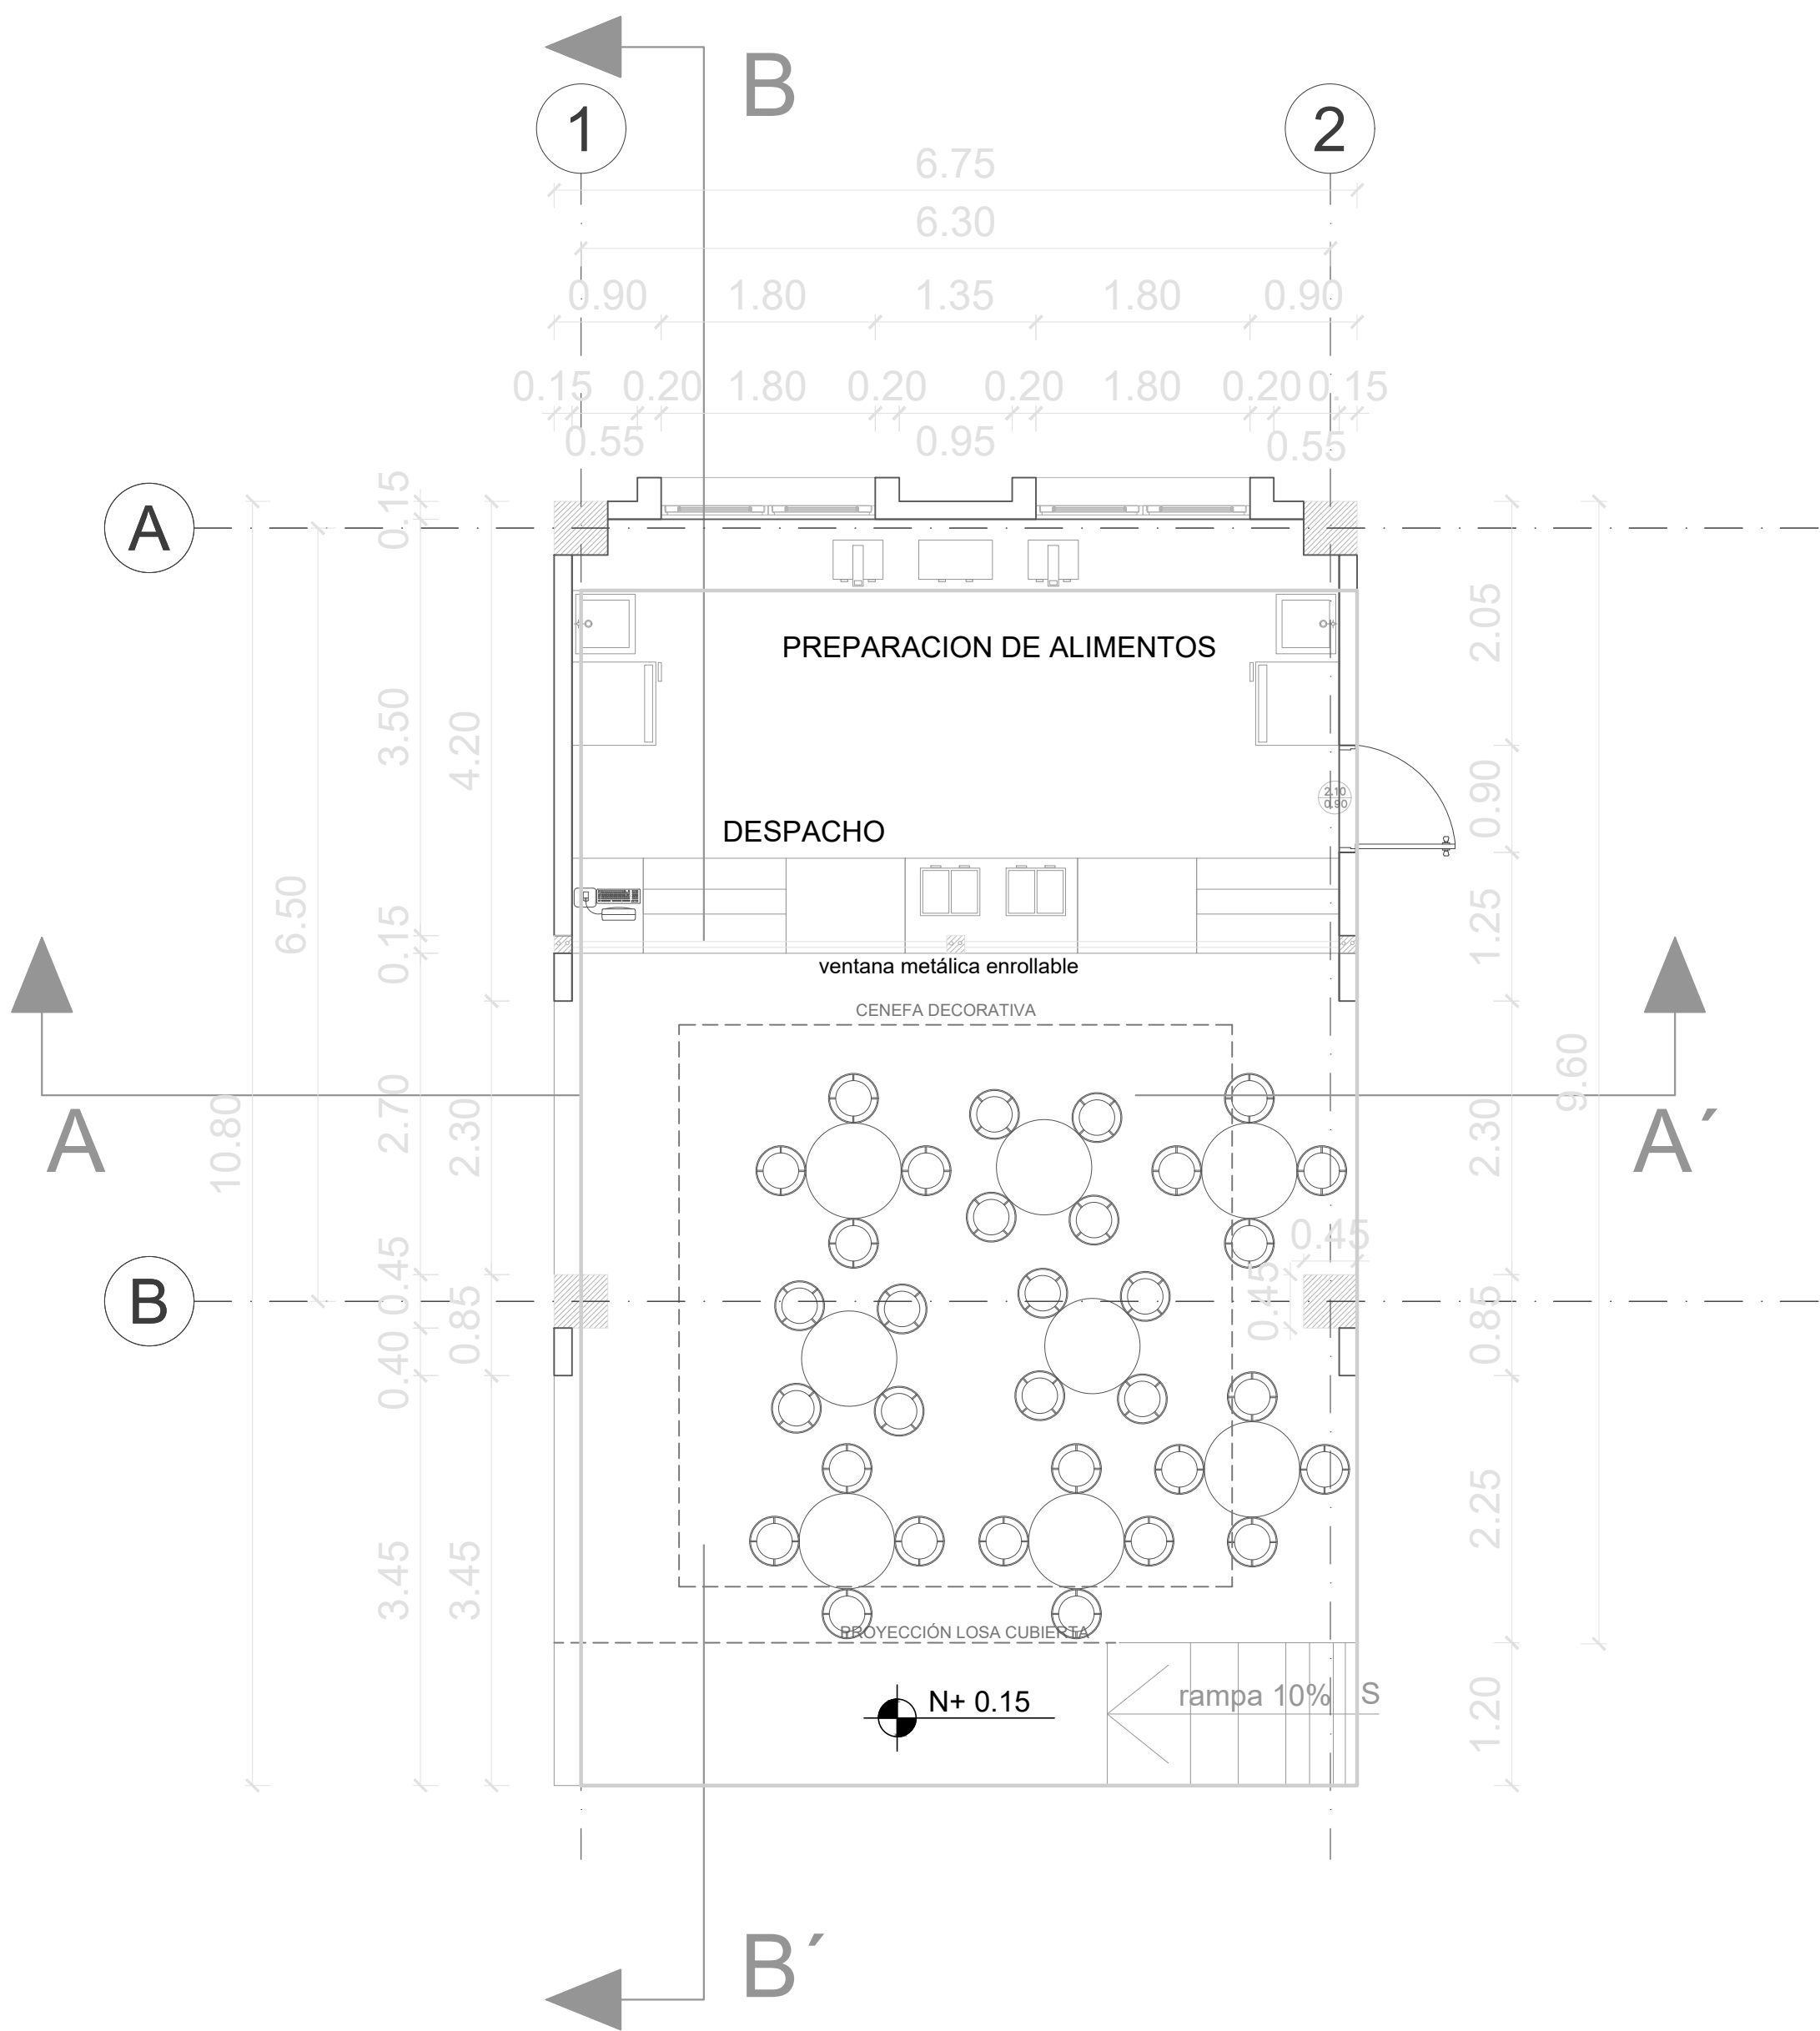

PLANTA BAJA

ESCALA 1:50