

MINISTERIO DE
TRANSPORTE Y
OBRAS PÚBLICAS

MINISTERIO
DE EDUCACIÓN

ING. ANTONINA ROMERO
DIRECTORA NACIONAL DE ESTUDIOS DE OBRAS PÚBLICAS

ARQ. JUAN PABLO VILLAFUERTE
DIRECTOR NACIONAL DE INFRAESTRUCTURA FÍSICA



PROYECTO:
UNIDAD EDUCATIVA ESTANDARIZADA DEL MILENIO
"RÉPLICA CENTRAL TÉCNICO"

UBICACIÓN:
PICHINCHA QUITO QUITUMBE
PROVINCIA CANTÓN PARROQUIA

UBICACIÓN:
TIPOLOGÍA:
MAYOR (1140 ALUMNOS)

CONTIENE:
SALA DE PROFESORES
PLANTAS


ESCALA: INDICADAS	FECHA: ENERO 2023	LÁMINA N.º AR-12
----------------------	----------------------	---------------------

RESPONSABLES:

REVISADO:


ARQ. DIEGO MERA
ANALISTA TÉCNICO DE PROYECTO

SELLOS MUNICIPALES:

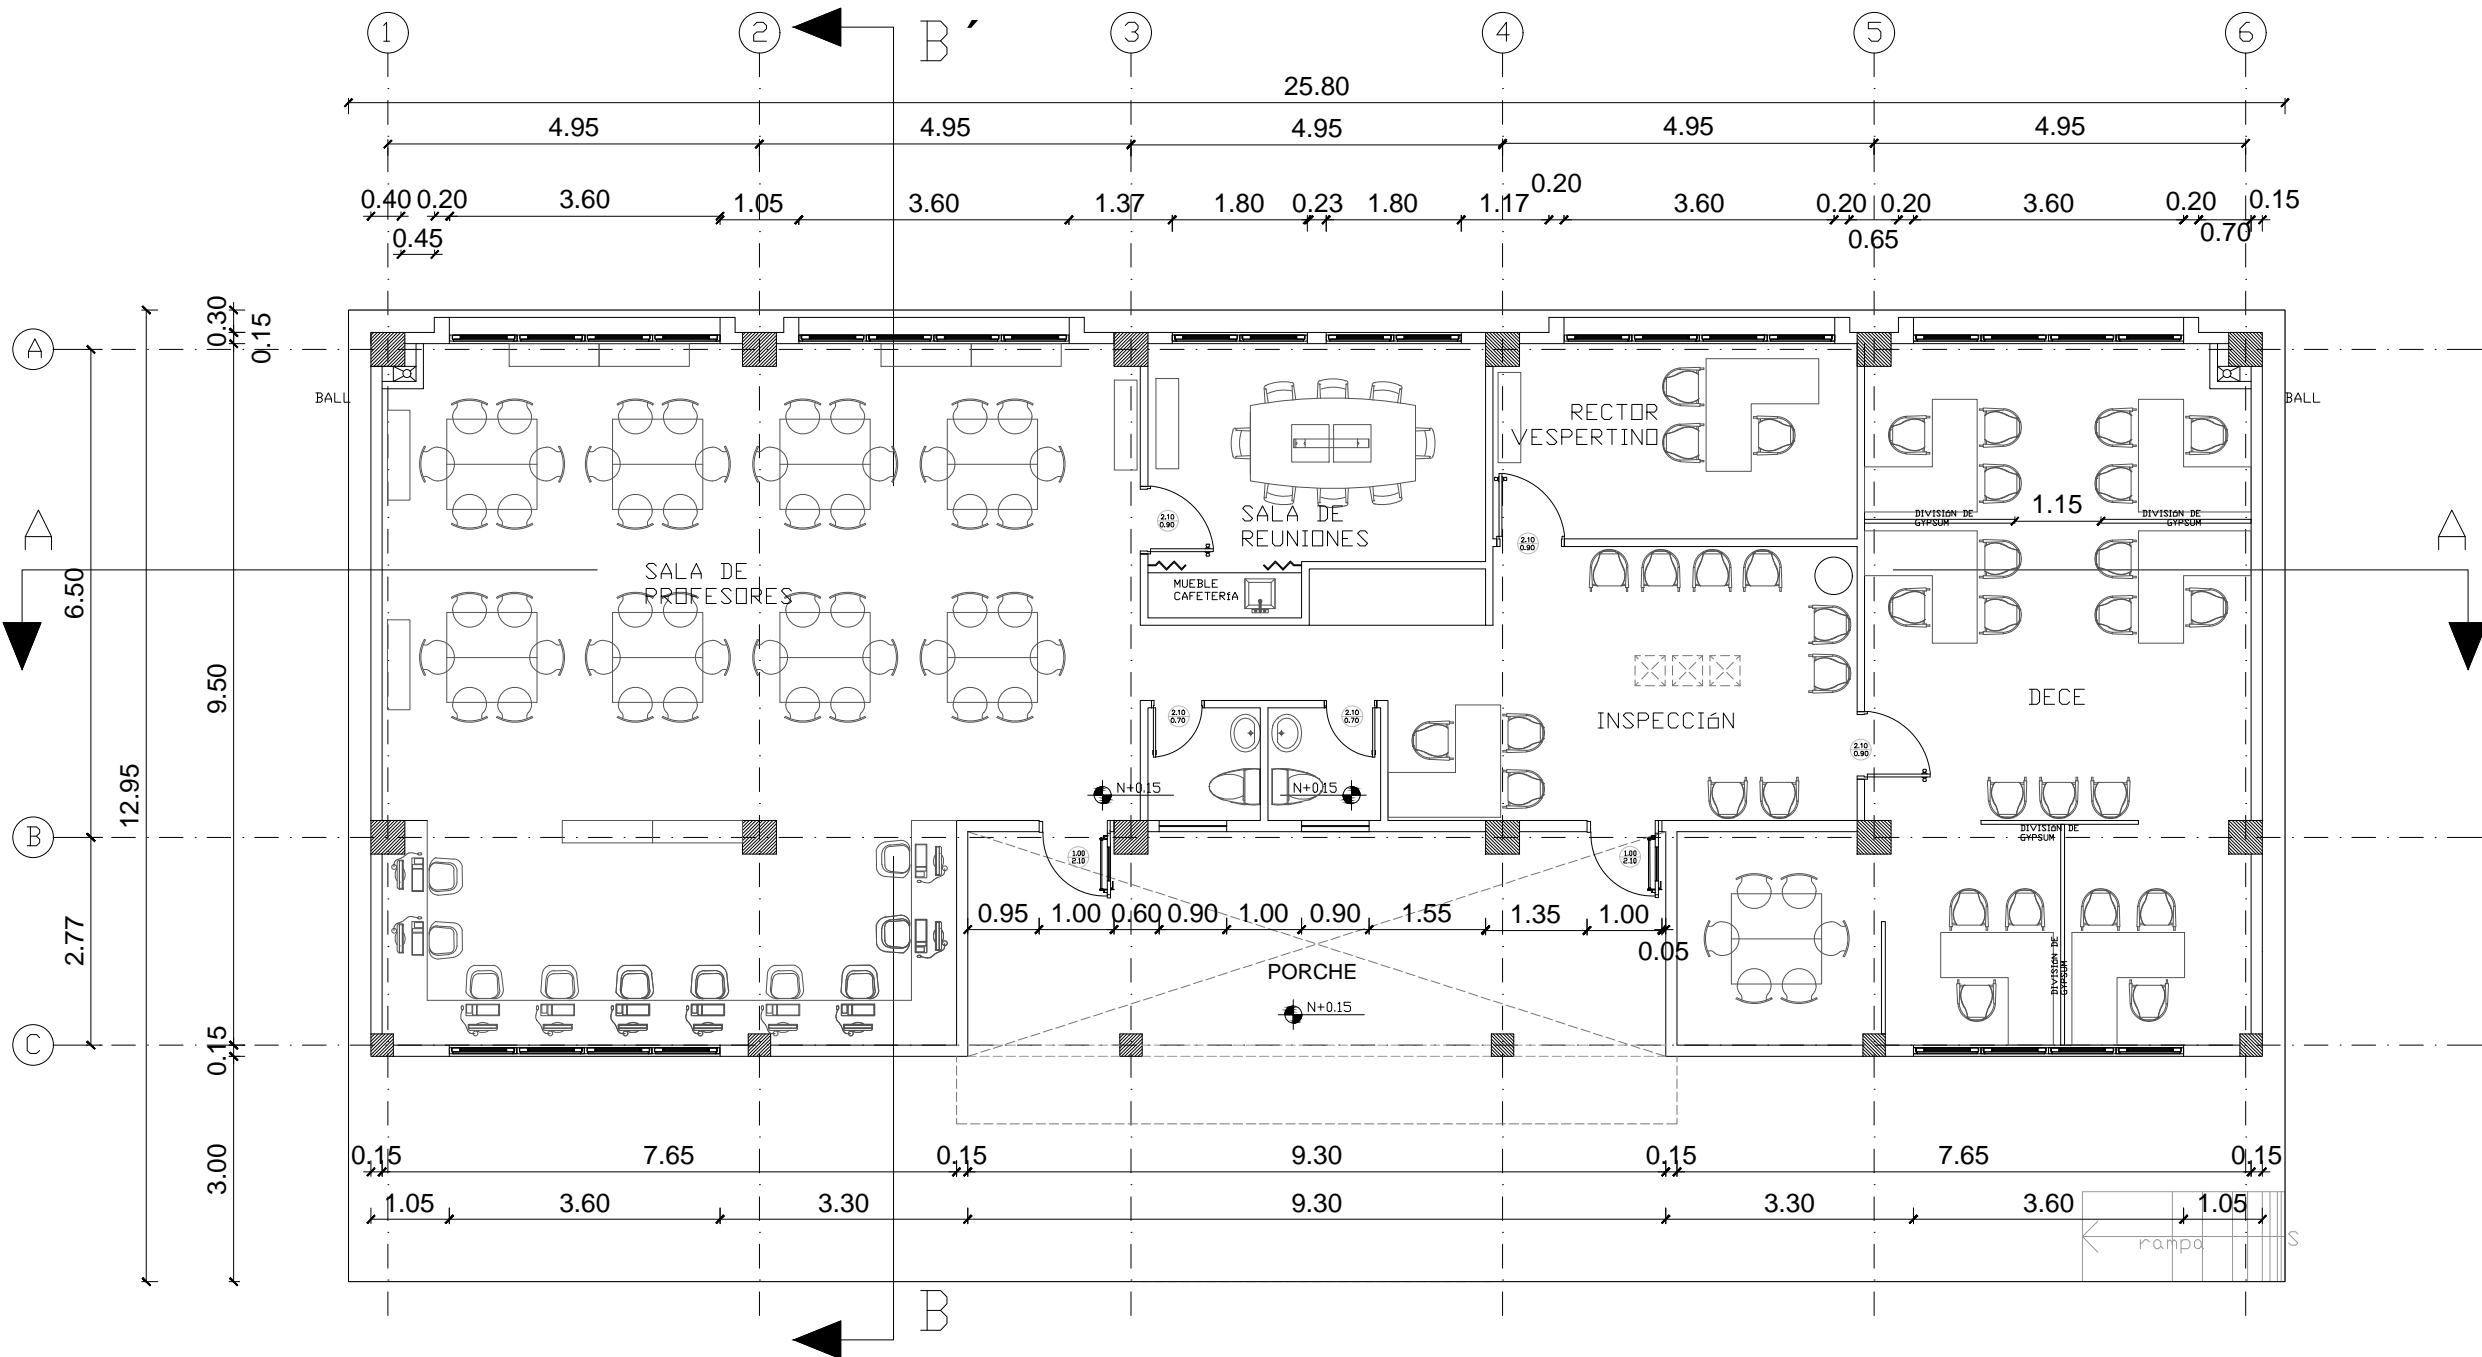

PLANTA BAJA

ESCALA 1:100

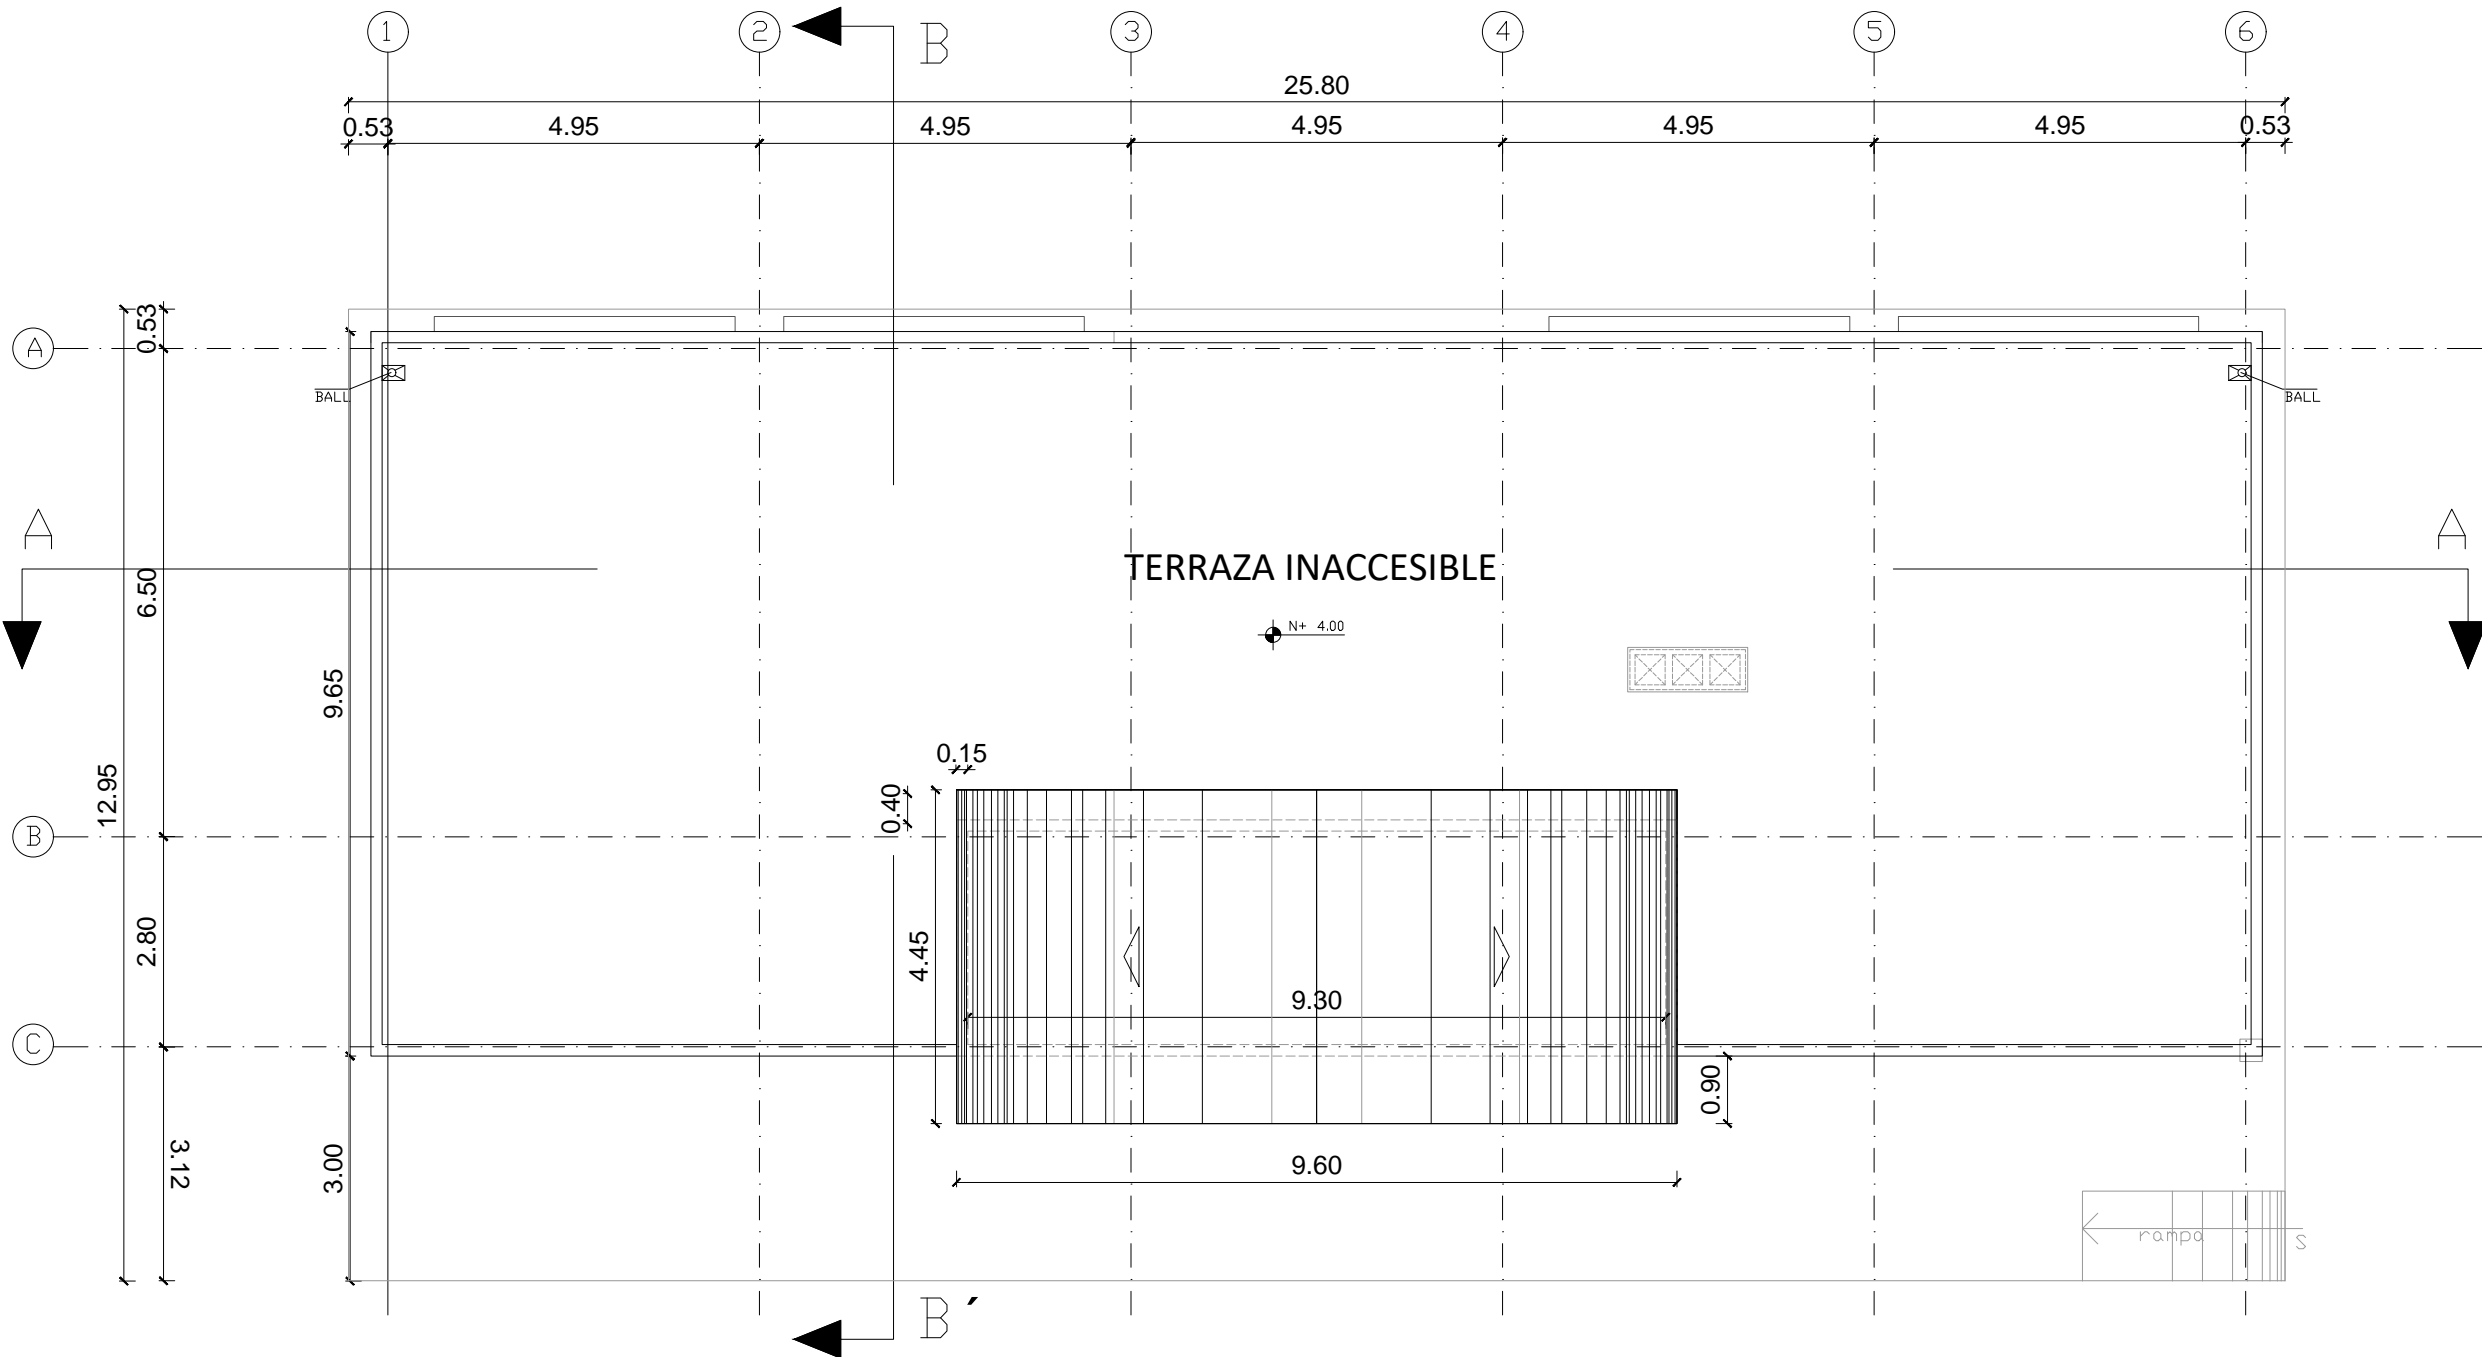

PLANTA DE CUBIERTA

ESCALA 1:100