


MINISTERIO DE
TRANSPORTE Y
OBRAS PÚBLICAS

MINISTERIO
DE EDUCACIÓN

ING. ANTONINA ROMERO
DIRECTORA NACIONAL DE ESTUDIOS DE OBRAS PÚBLICAS

ARQ. JUAN PABLO VILLAFUERTE
DIRECTOR NACIONAL DE INFRAESTRUCTURA FÍSICA

ESQUEMA REFERENCIAL DEL PROYECTO:

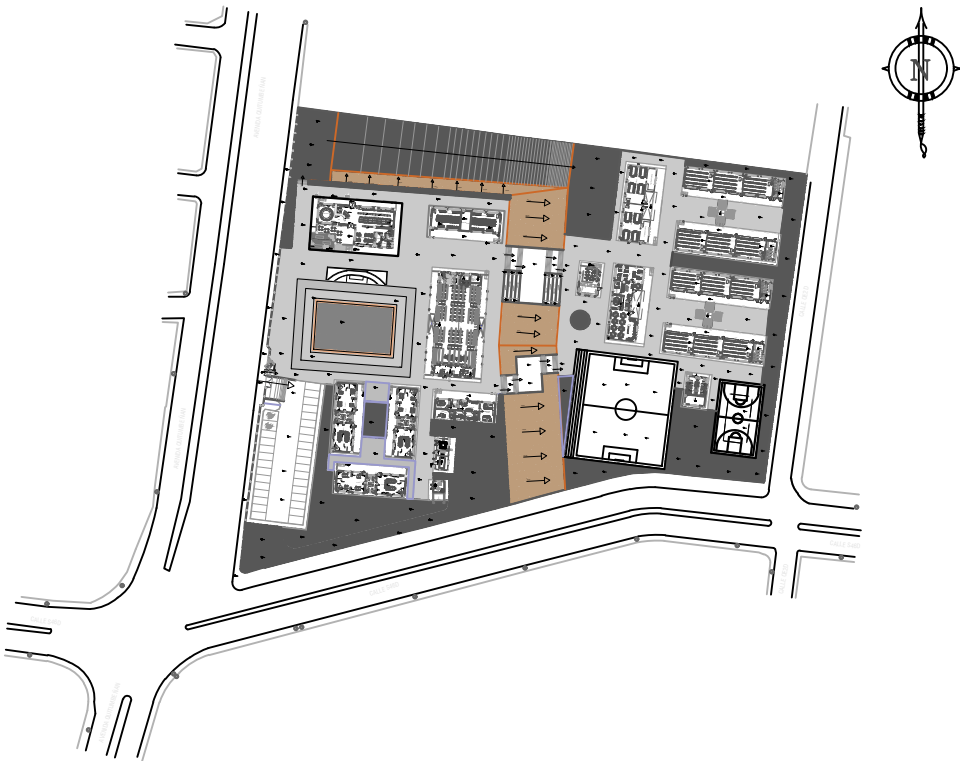

PROYECTO:

UNIDAD EDUCATIVA ESTANDARIZADA DEL MILENIO
"RÉPLICA CENTRAL TÉCNICO"

UBICACIÓN:

PICHINCHA
PROVINCIA

QUITO
CANTÓN

QUITUMBE
PARROQUIA

TIPOLOGÍA:

MAYOR (1140 ALUMNOS)

CONTIENE:

BLOQUE 1 Y 2 DE 12 MÓDULOS
PLANTA BAJA

ESCALA:

INDICADAS

FECHA:

ENERO 2023

LÁMINA N.º


AR-19

RESPONSABLES:

ARQ. CRISTIAN MIÑO
ANALISTA TÉCNICO DE PROYECTO

ARQ. ANDREA CAÑAS
ANALISTA TÉCNICO DE PROYECTO

SELLOS MUNICIPALES:

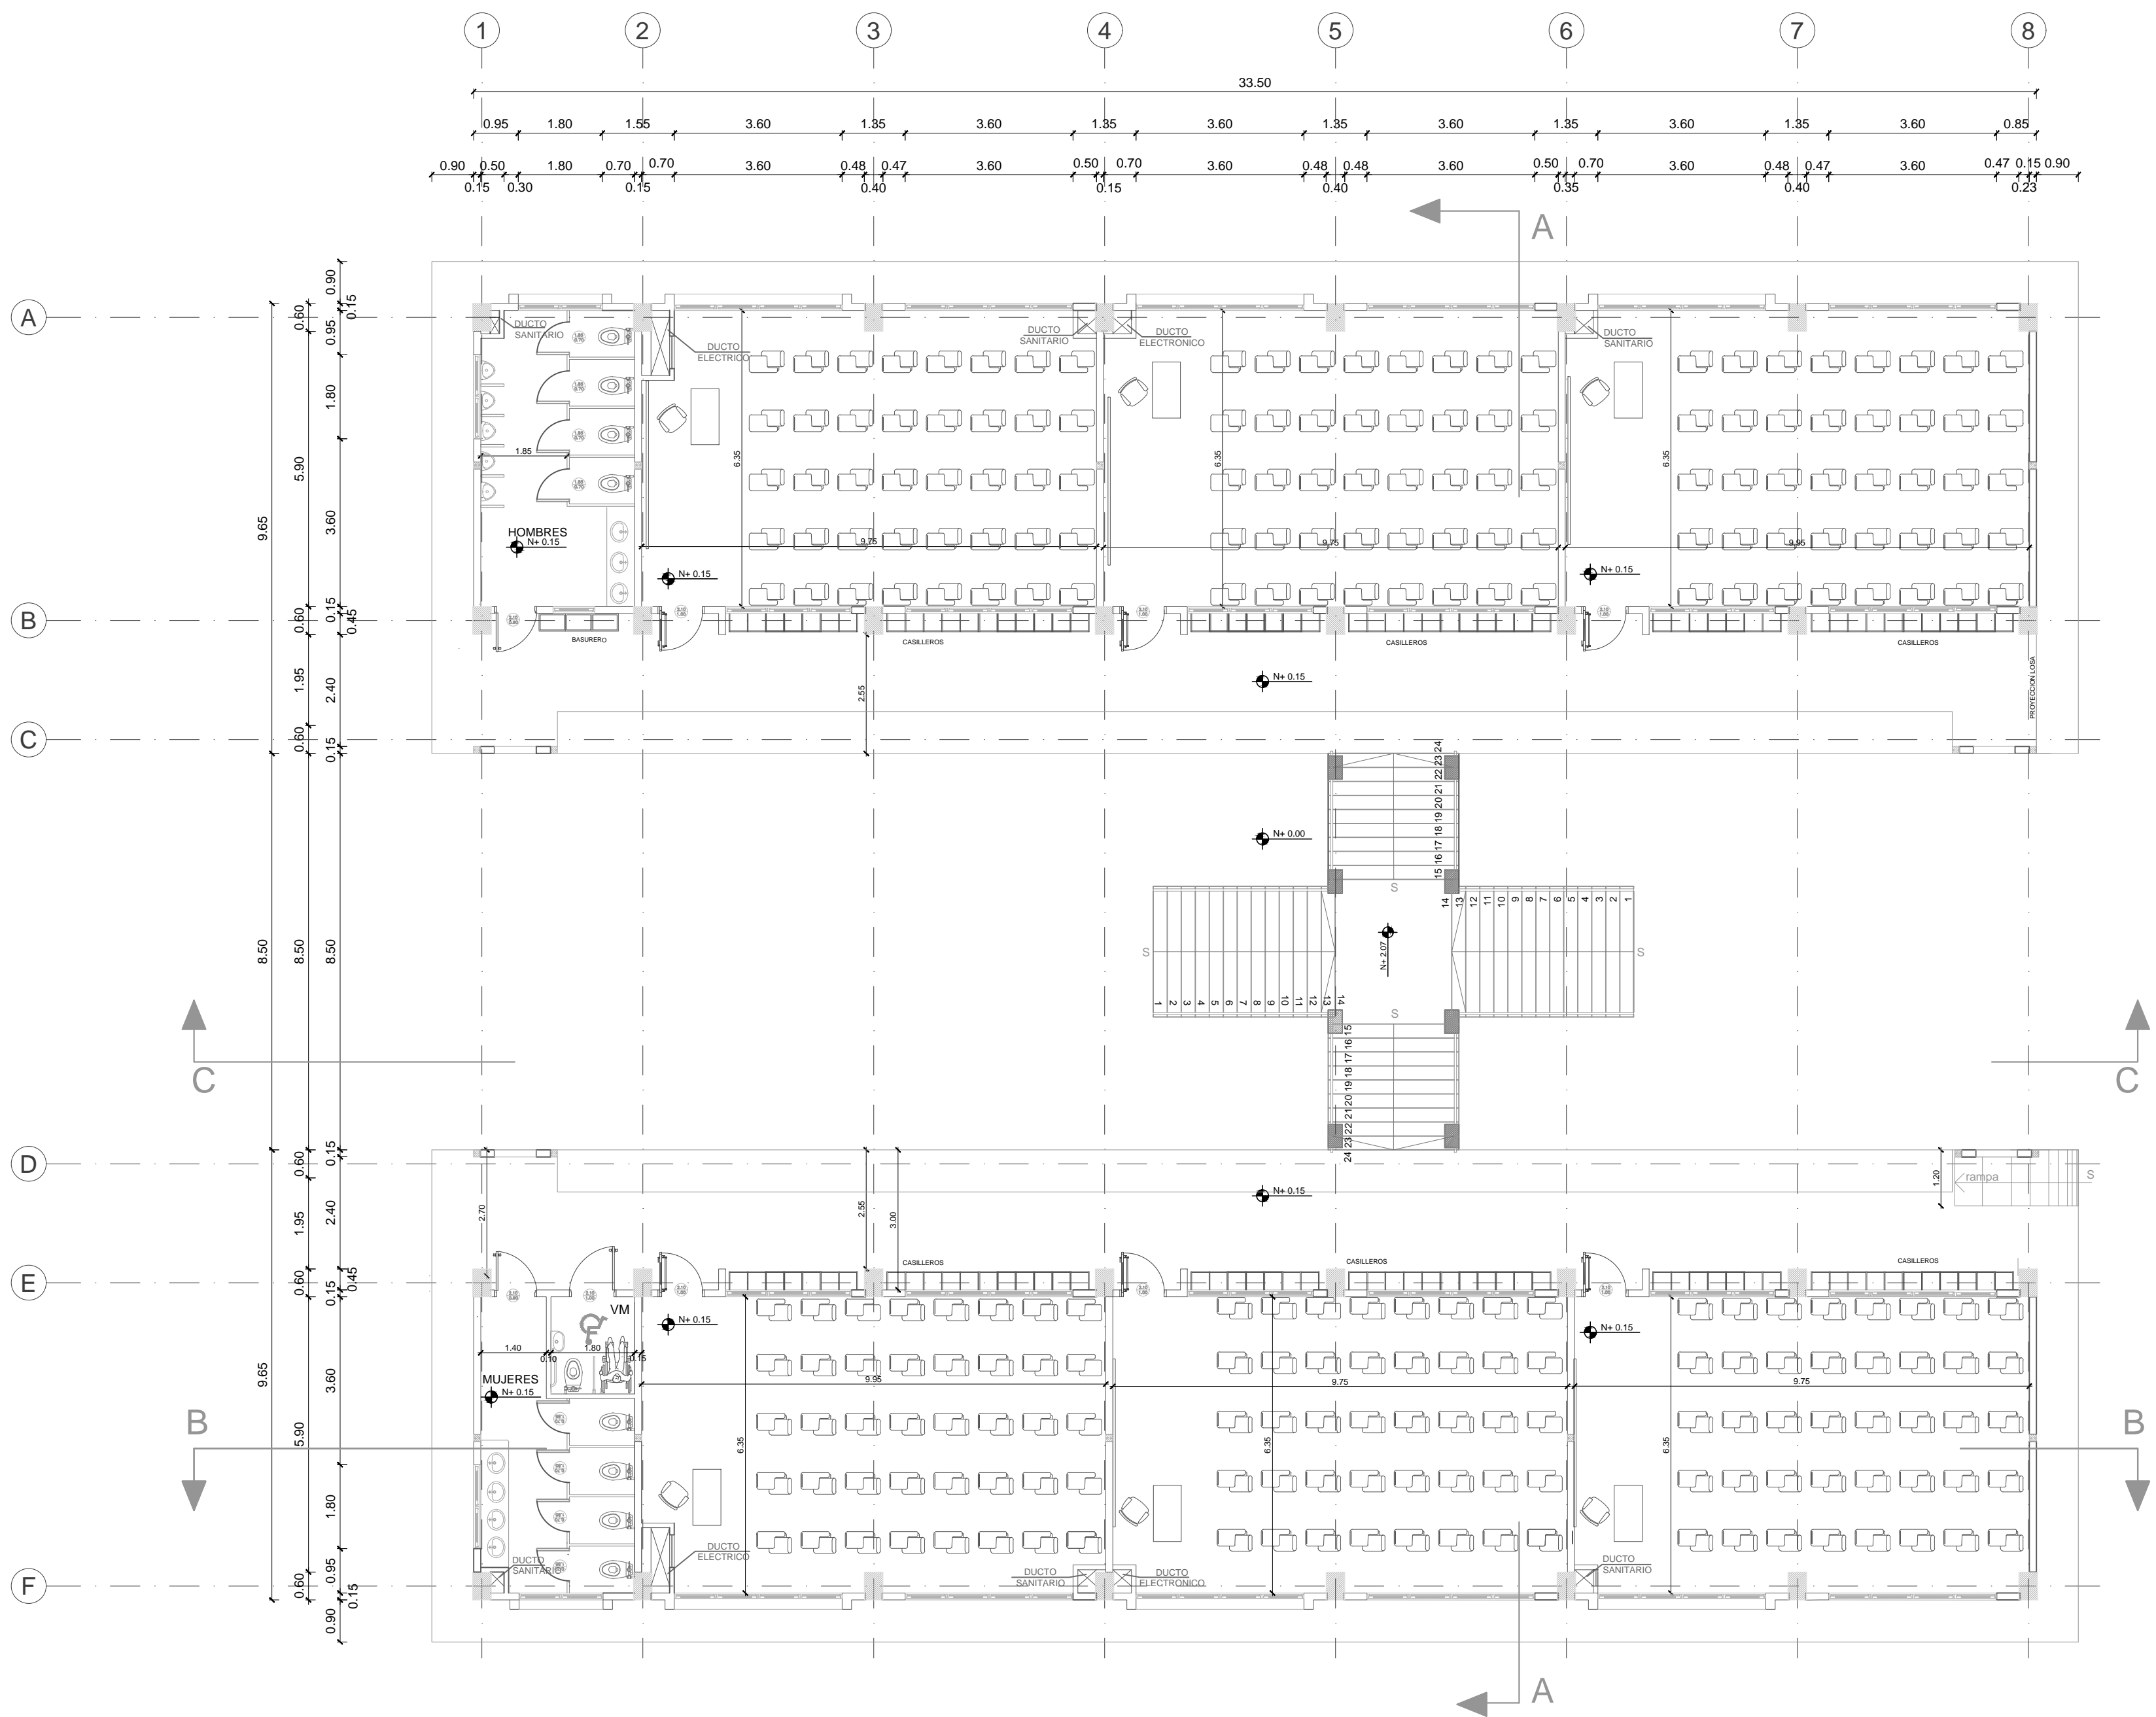

PLANTA BAJA

ESCALA 1:100