


MINISTERIO DE
TRANSPORTE Y
OBRAS PÚBLICAS

MINISTERIO
DE EDUCACIÓN

ING. ANTONINA ROMERO
DIRECTORA NACIONAL DE ESTUDIOS DE OBRAS PÚBLICAS

ARQ. JUAN PABLO VILLAFUERTE
DIRECTOR NACIONAL DE INFRAESTRUCTURA FÍSICA

ESQUEMA REFERENCIAL DEL PROYECTO:

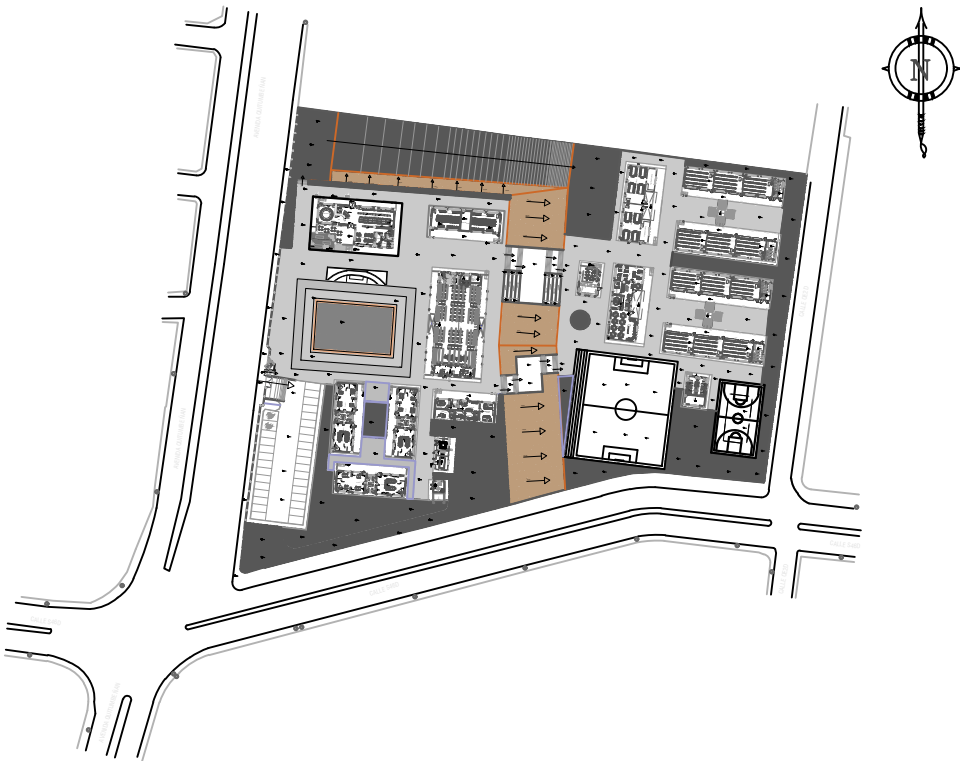

PROYECTO:
UNIDAD EDUCATIVA ESTANDARIZADA DEL MILENIO
"RÉPLICA CENTRAL TÉCNICO"

UBICACIÓN:
PICHINCHA QUITO QUITUMBE
PROVINCIA CANTÓN PARROQUIA

TIPOLOGÍA:
MAYOR (1140 ALUMNOS)

CONTIENE:
BLOQUE 1 Y 2 DE 12 MÓDULOS
PLANTA ALTA

ESCALA: INDICADAS

FECHA: ENERO 2023


LÁMINA N.º AR-20

RESPONSABLES:

ARQ. CRISTIAN MIÑO
ANALISTA TÉCNICO DE PROYECTO

ARQ. ANDREA CAÑAS
ANALISTA TÉCNICO DE PROYECTO

SELLOS MUNICIPALES:

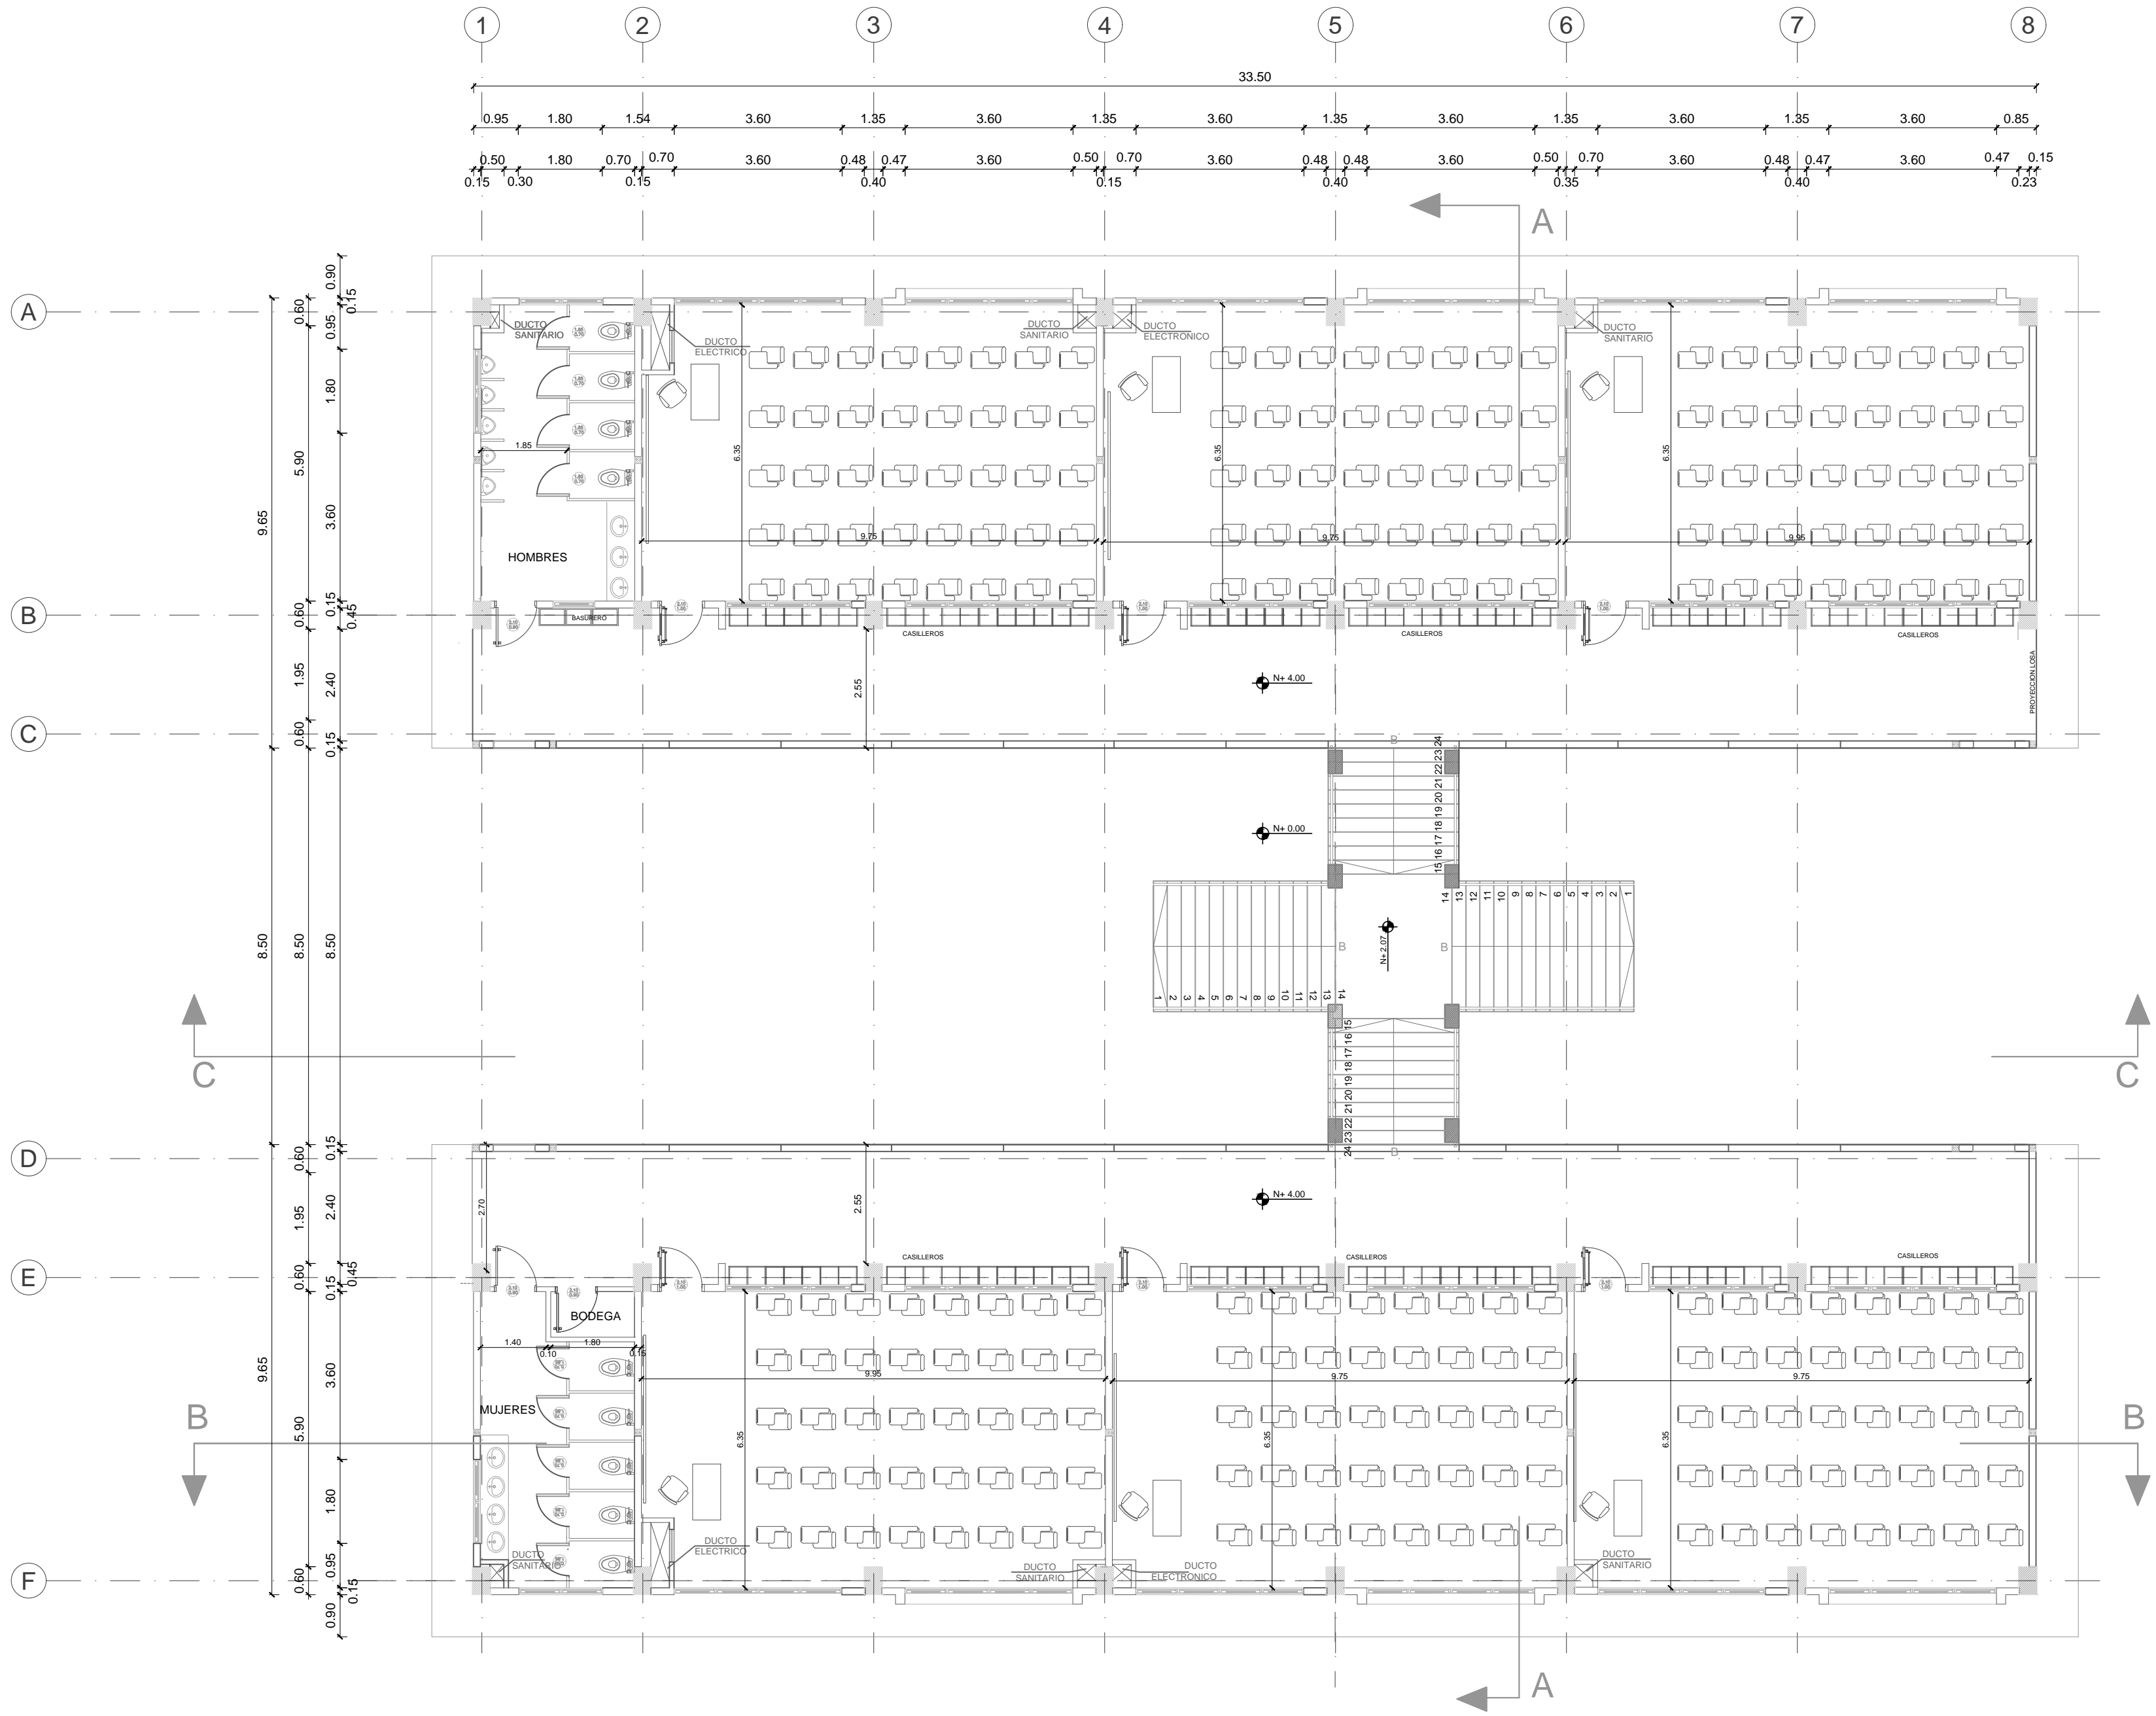

PLANTA ALTA

ESCALA 1:100