



BLOQUE VESTIDOR-BODEGA

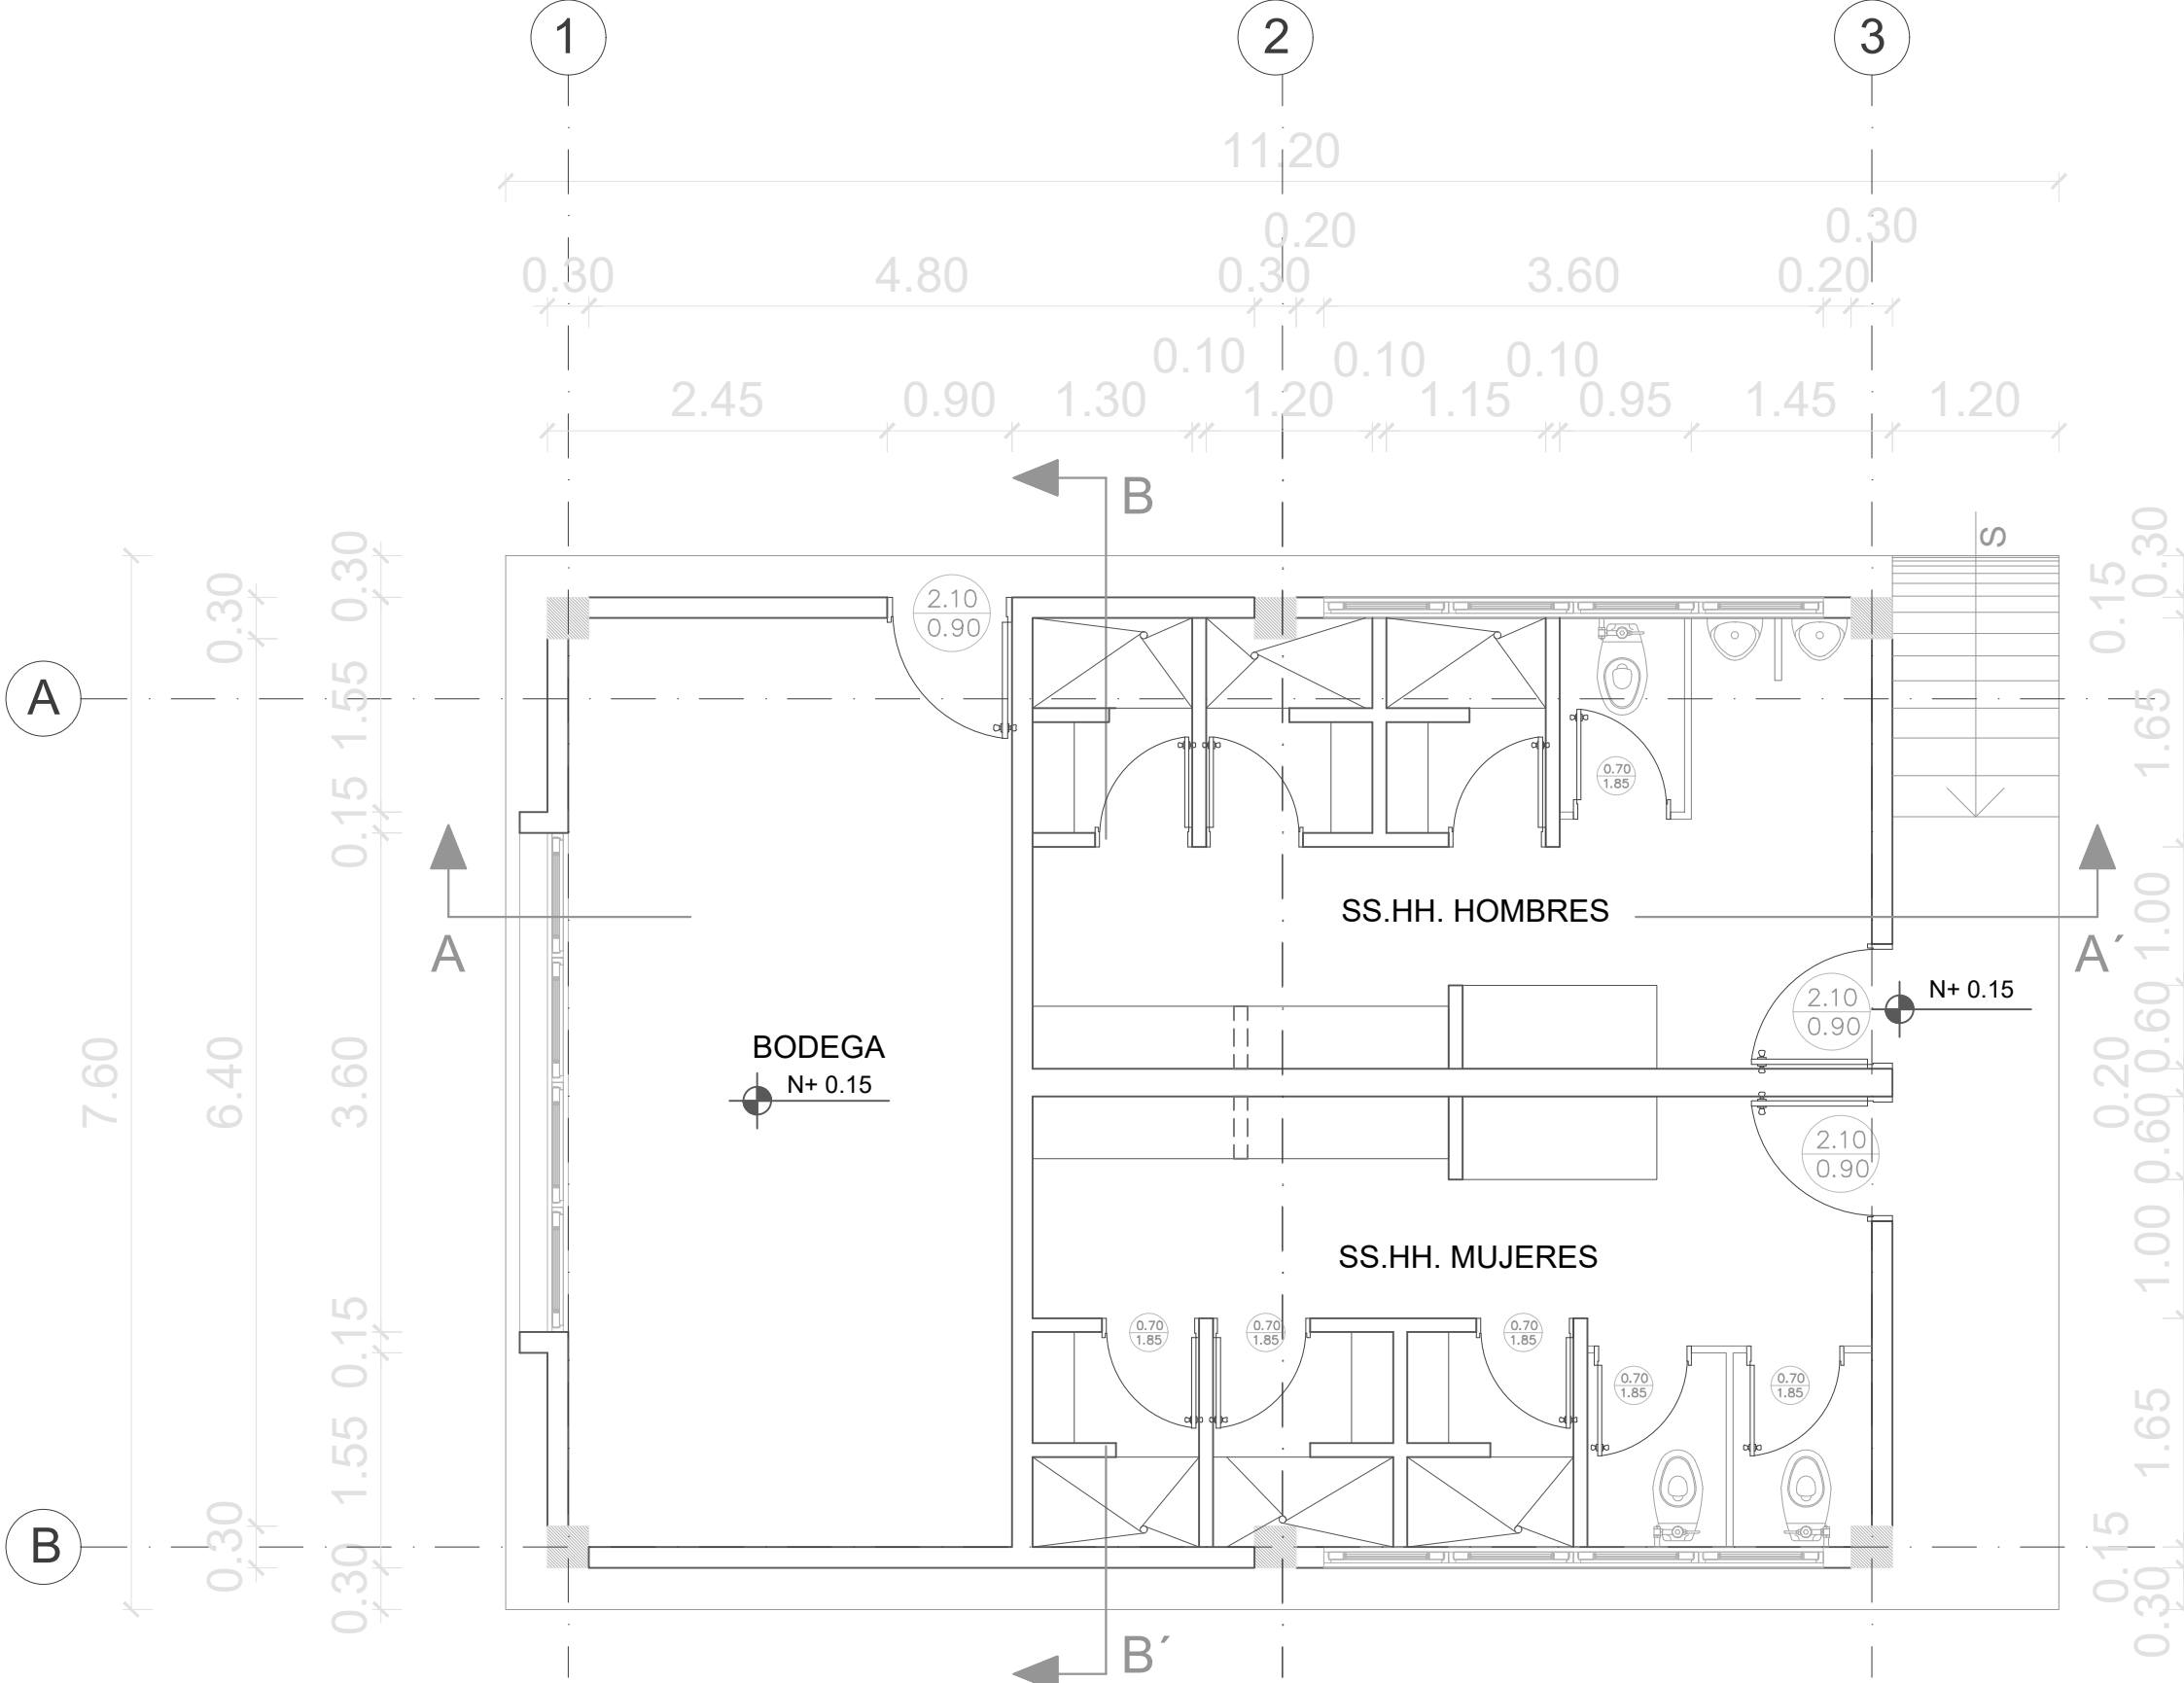


PLANTA BAJA

ESCALA 1:50

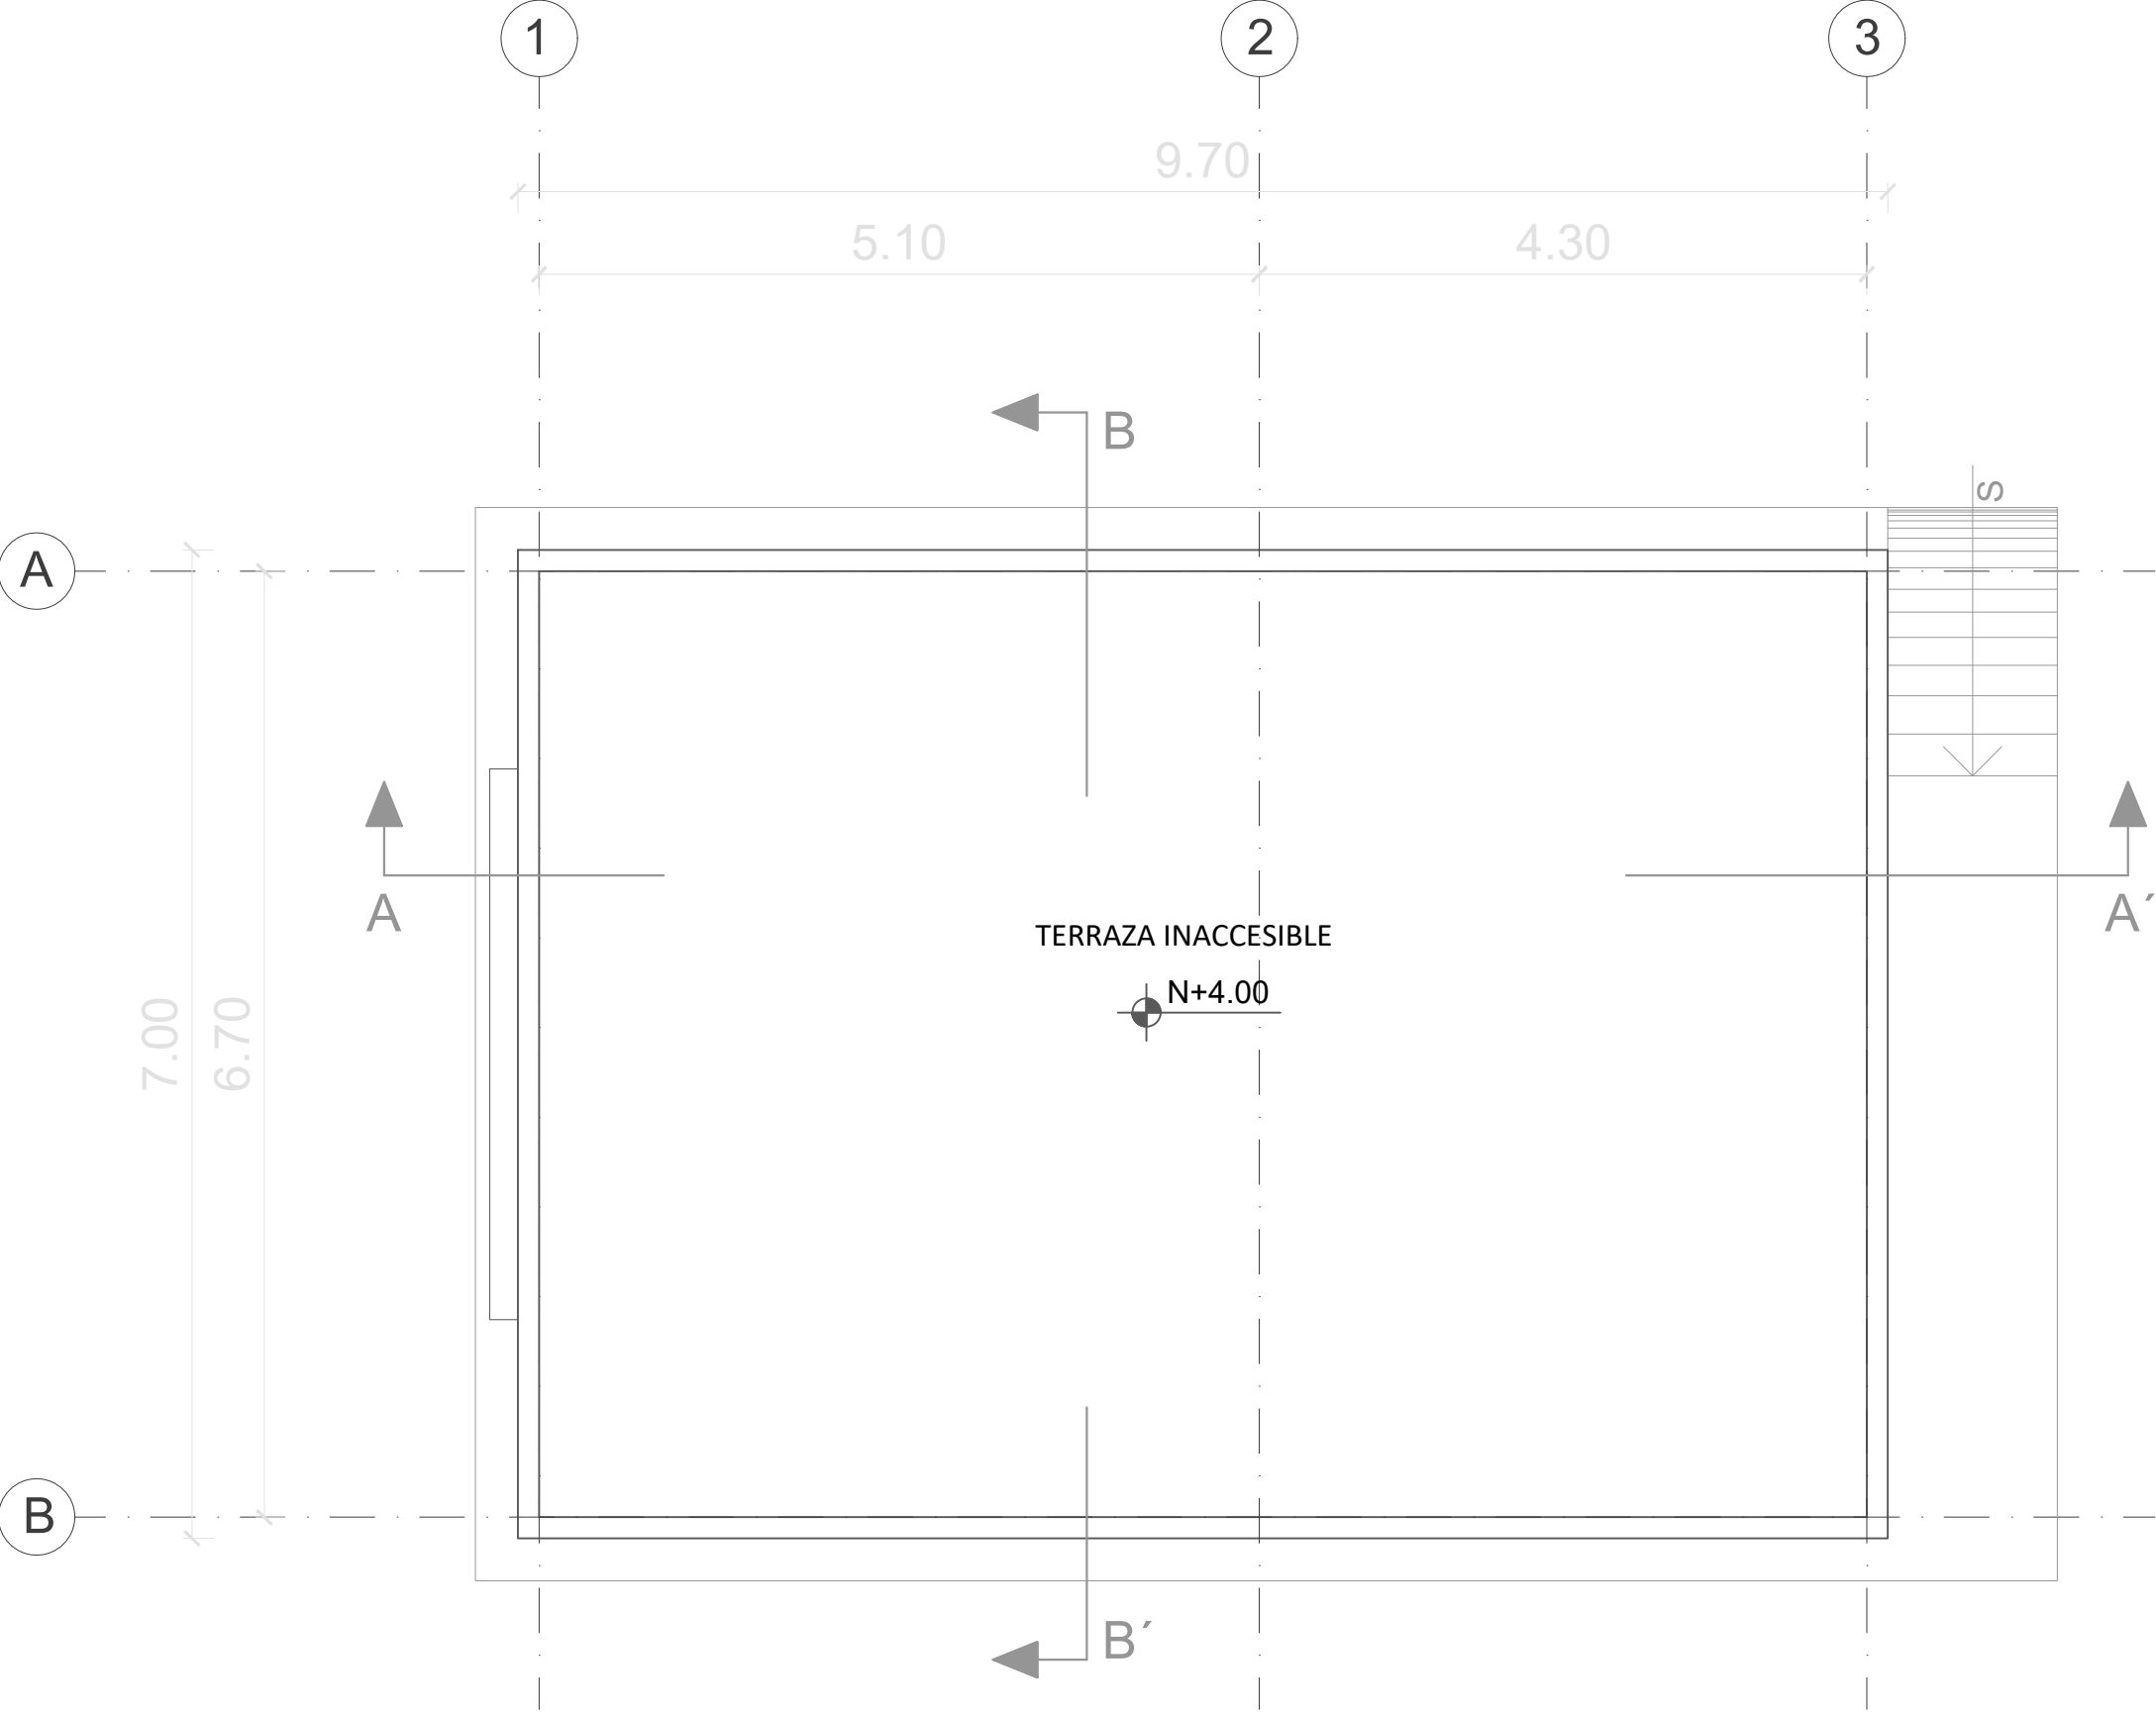


PLANTA DE CUBIERTA

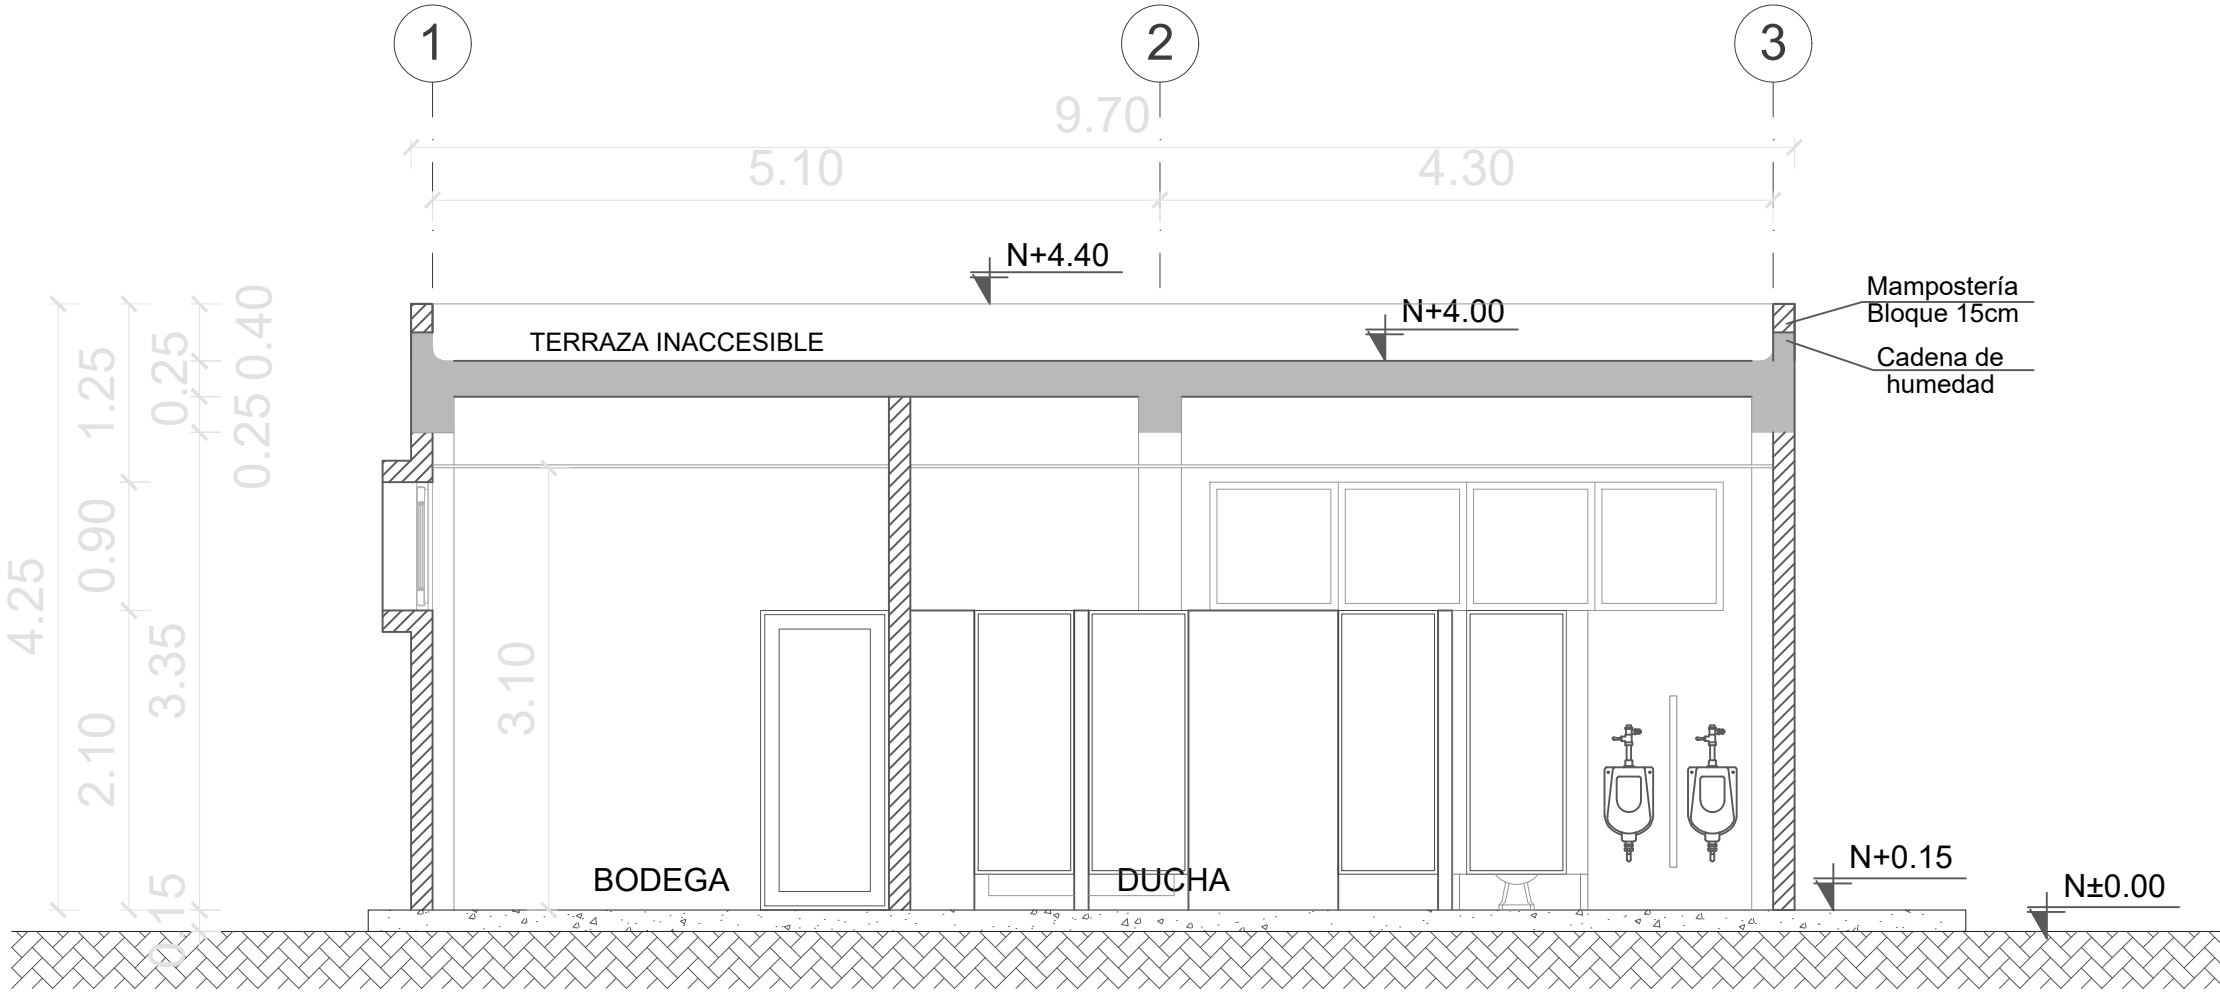

CORTE A-A"

ESCALA 1:50

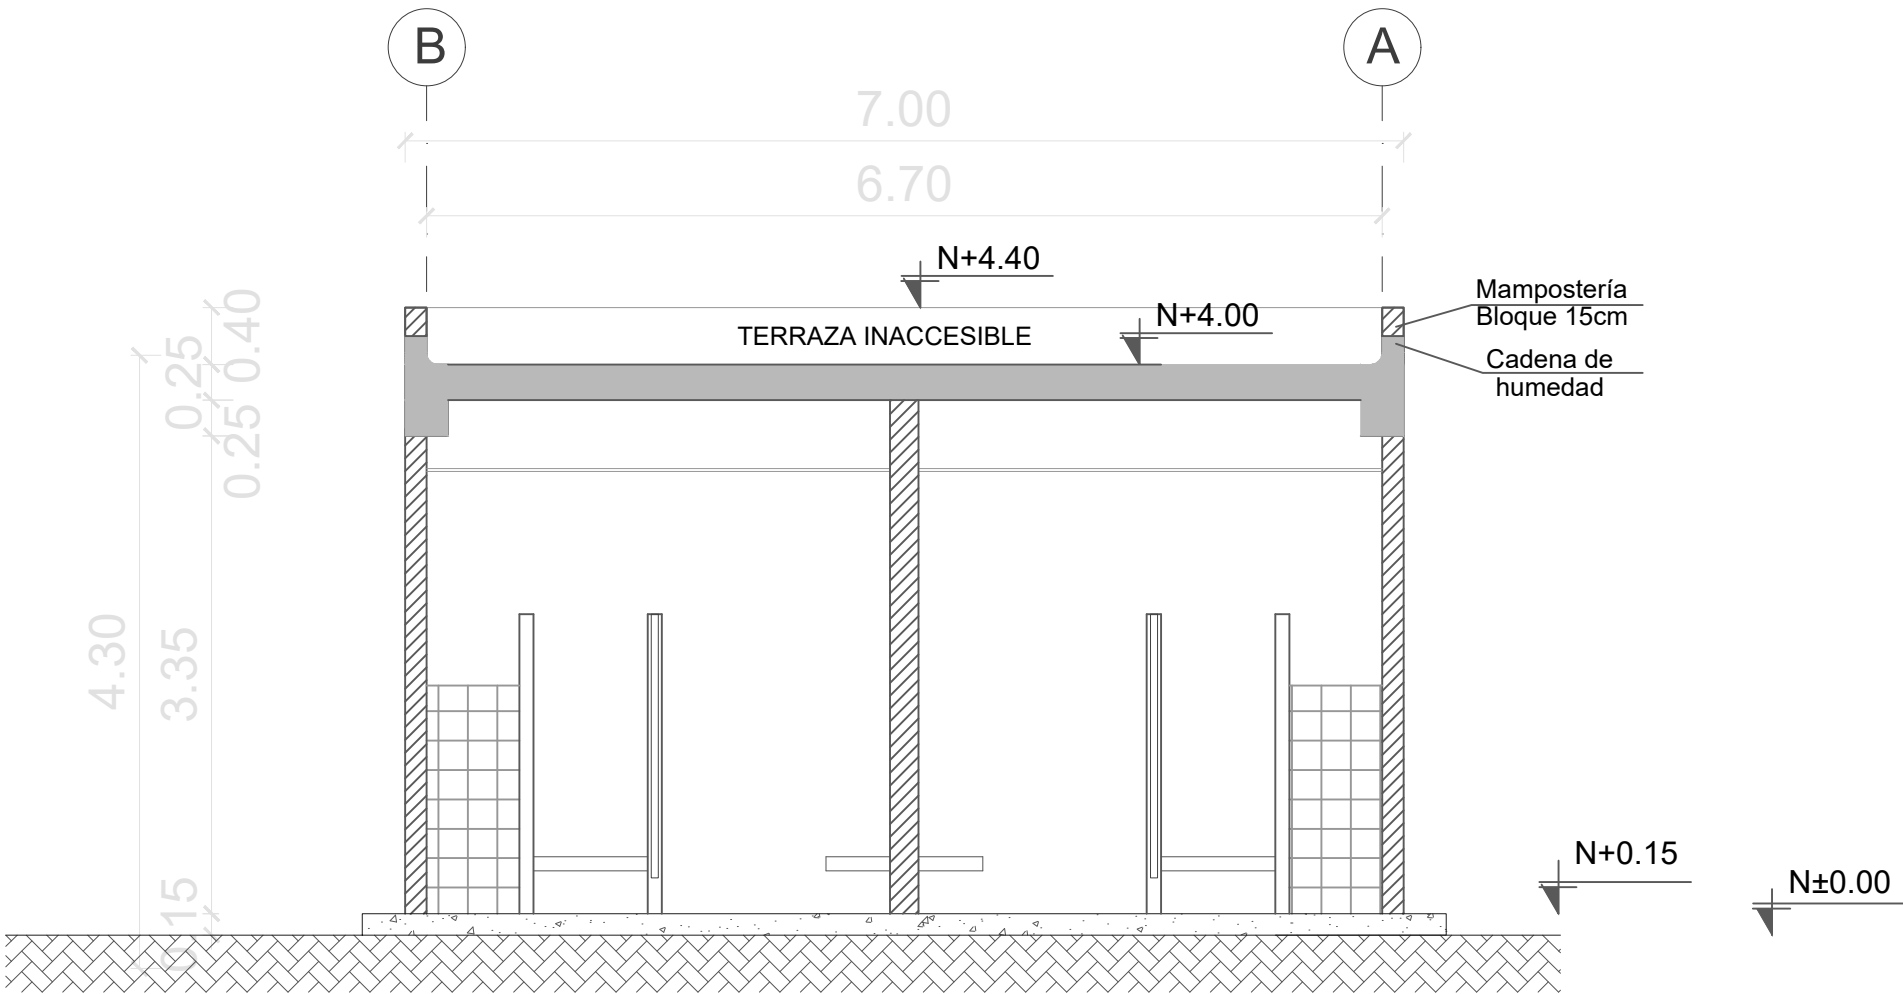

CORTE B-B"

ESCALA 1:50


MINISTERIO DE  
TRANSPORTE Y  
OBRAS PÚBLICAS

MINISTERIO  
DE EDUCACIÓN

ING. ANTONINA ROMERO  
DIRECTORA NACIONAL DE ESTUDIOS DE OBRAS PÚBLICAS

ARQ. JUAN PABLO VILLAFUERTE  
DIRECTOR NACIONAL DE INFRAESTRUCTURA FÍSICA

ESQUEMA REFERENCIAL DEL PROYECTO:

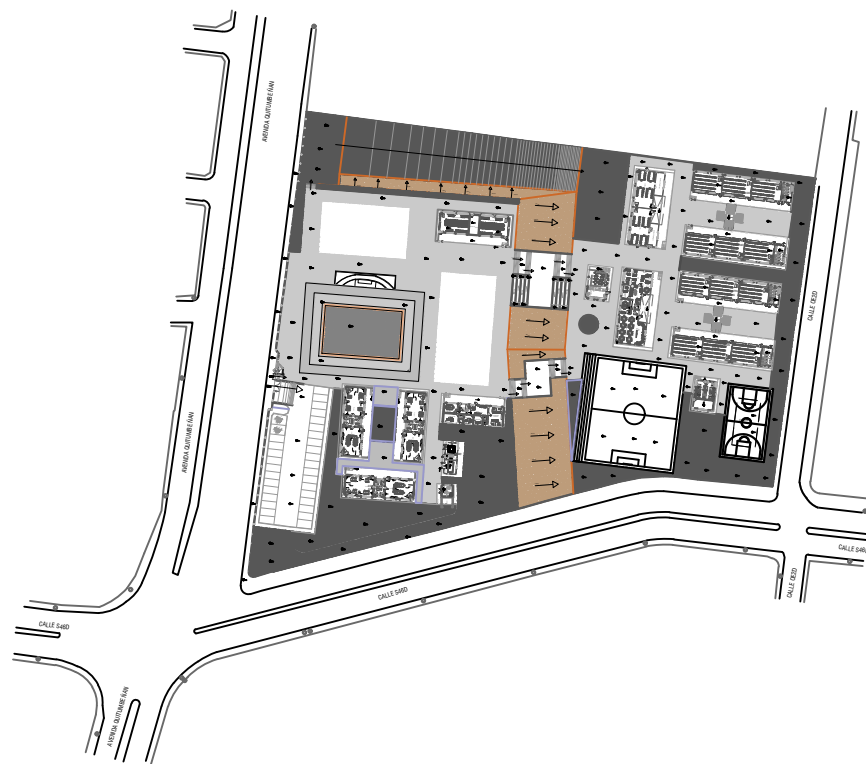

PROYECTO:  
UNIDAD EDUCATIVA ESTANDARIZADA DEL MILENIO  
"RÉPLICA CENTRAL TÉCNICO"

UBICACIÓN:  
PICHINCHA  
PROVINCIA

QUITO  
CANTÓN

QUITUMBE  
PARROQUIA

TIPOLOGÍA:  
MAYOR (1110 ALUMNOS)

CONTIENE:  
VESTIDORES BODEGA  
PLANOS Y CORTES

ESCALA:  
INDICADAS

FECHA:  
ENERO 2023

LÁMINA N.º  
AR-24

ELABORADO:  
ARQ. ANDREA CAÑAS  
ANALISTA DE CONSERVACIÓN

SELLOS MUNICIPALES: