




A (STD) EMT 1/2" 3x12F+1x12N+1x14T AWG THHN  
B (STD) EMT 1/2" 3x12F+1x12N+1x14T AWG THHN  
C (STD) EMT 1/2" 3x12F+1x12N+1x14T AWG THHN  
D (STD) EMT 1/2" 3x12F+1x12N+1x14T AWG THHN  
E (STD) EMT 1/2" 3x12F+1x12N+1x14T AWG THHN  
F (STD) EMT 1/2" 3x12F+1x12N+1x14T AWG THHN

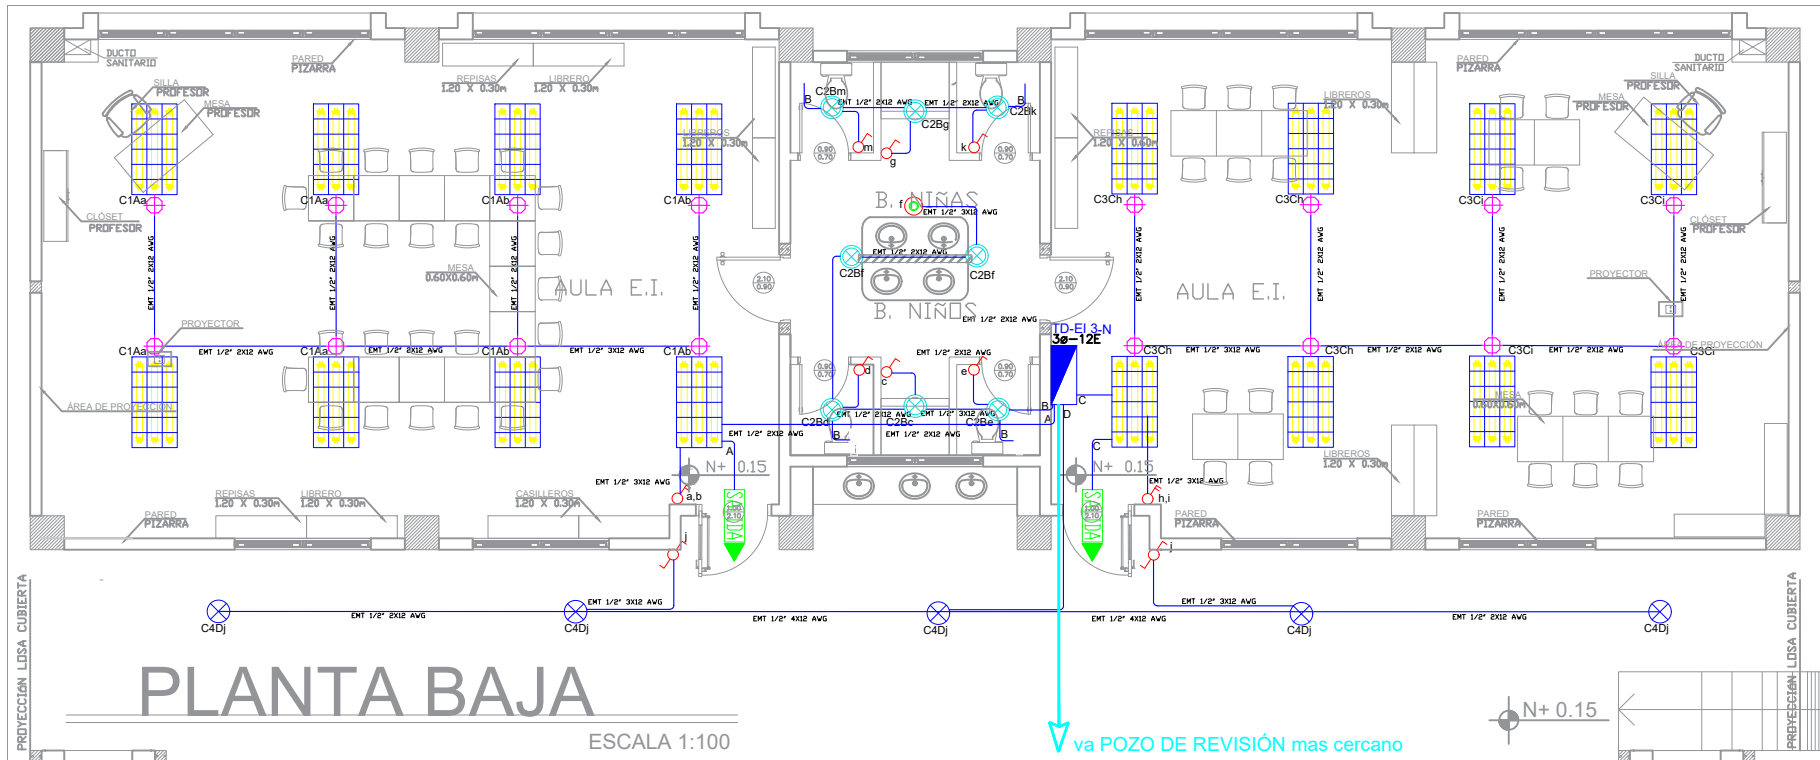

SIMBOLOGÍA ILUMINACIÓN	
ELEMENTO	DESCRIPCIÓN
	Interruptor Simple
	Interruptor Doble
	Commutador Simple
	Tablero centro de carga xp-xxe - #Espaces - #Espaces
	Luminaria Fluorescente 2x32W 120V, empotrado.
	Luminaria Fluorescente 3x32W 120V, empotrado.
	Luminaria Tipo Plafón 2x26W/120V.
	Luminaria Tipo Ojo de Buey 1x26W/120V.
	Aplique de pared 1x26W
	Sensor de movimiento 360° - PIR
	Sensor de movimiento 180°-PIR
	Tubería EMT 1x12F+1x12N
	Caja de paso 10x10cm
	Extractor de baño
	Apique de pared 1x26W interior
	Caja de octogonal
	Lámpara de Emergencia
	Letrero de Salida

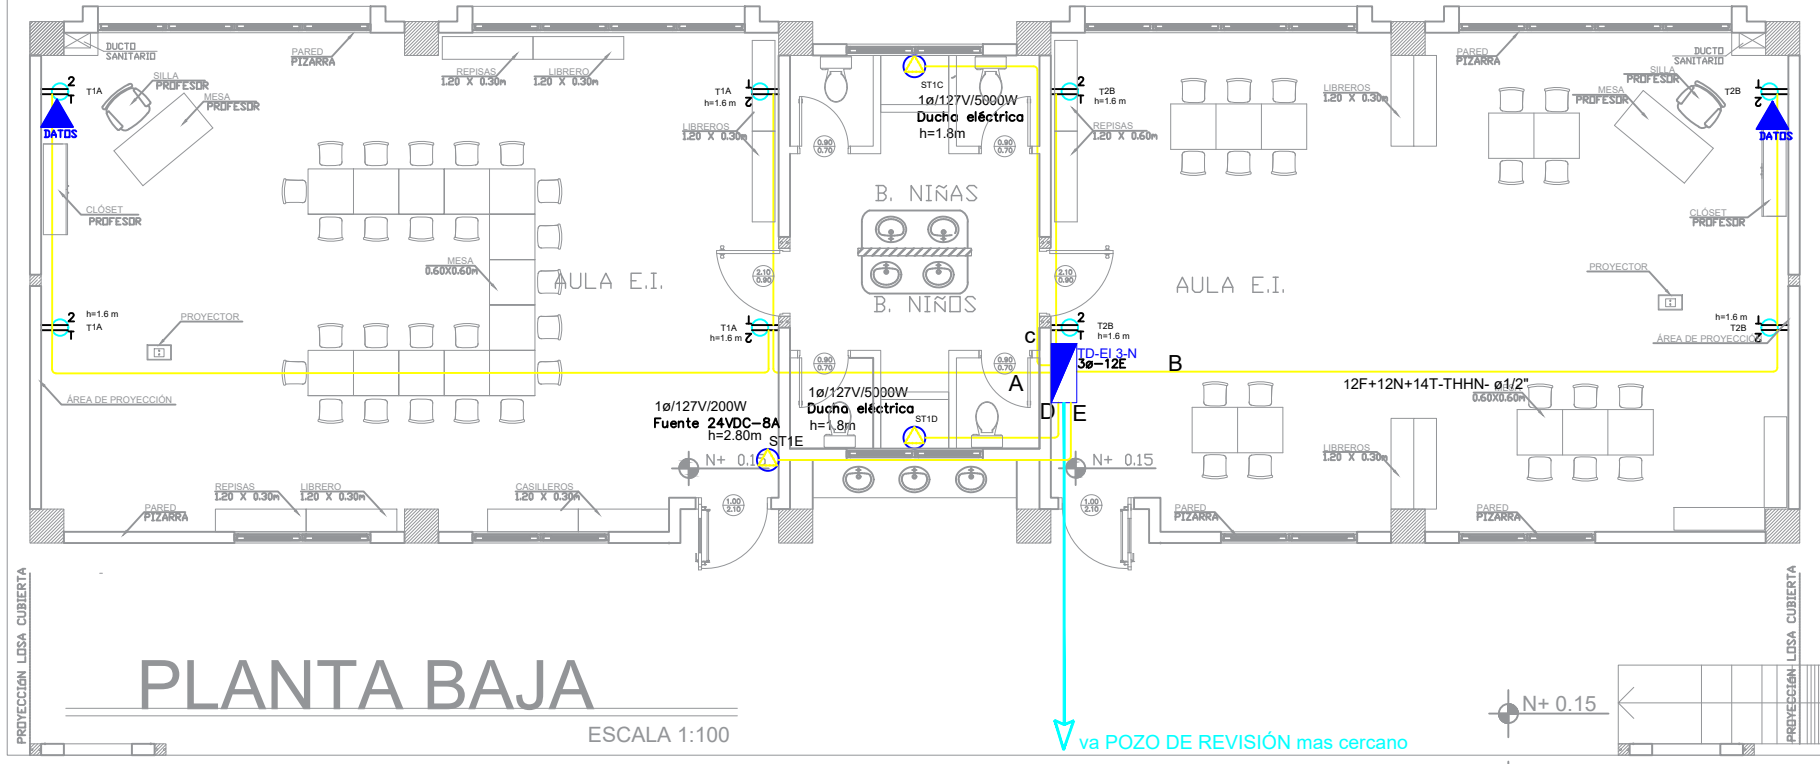

SIMBOLOGÍA SISTEMA FUERZA NORMAL	
ELEMENTO	DESCRIPCIÓN
	Tomacorriente doble polarizado con tierra
	Tomacorriente doble polarizado con tierra de piso
	Tomacorriente doble polarizado con tierra para techo
	Tomacorriente doble polarizado con tierra sobre mesón
	Tablero centro de carga - Sistema normal xp-xxe - #Espaces - #Espaces
	Tubería 1/2" Conduit EMT o Manguera negra 1/2" por techo o pared
	Tubería 1/2" Conduit EMT o manguera negra 1/2" por piso.
	Caja de paso 10x10cm
	Salida especial, características indicadas en planos.

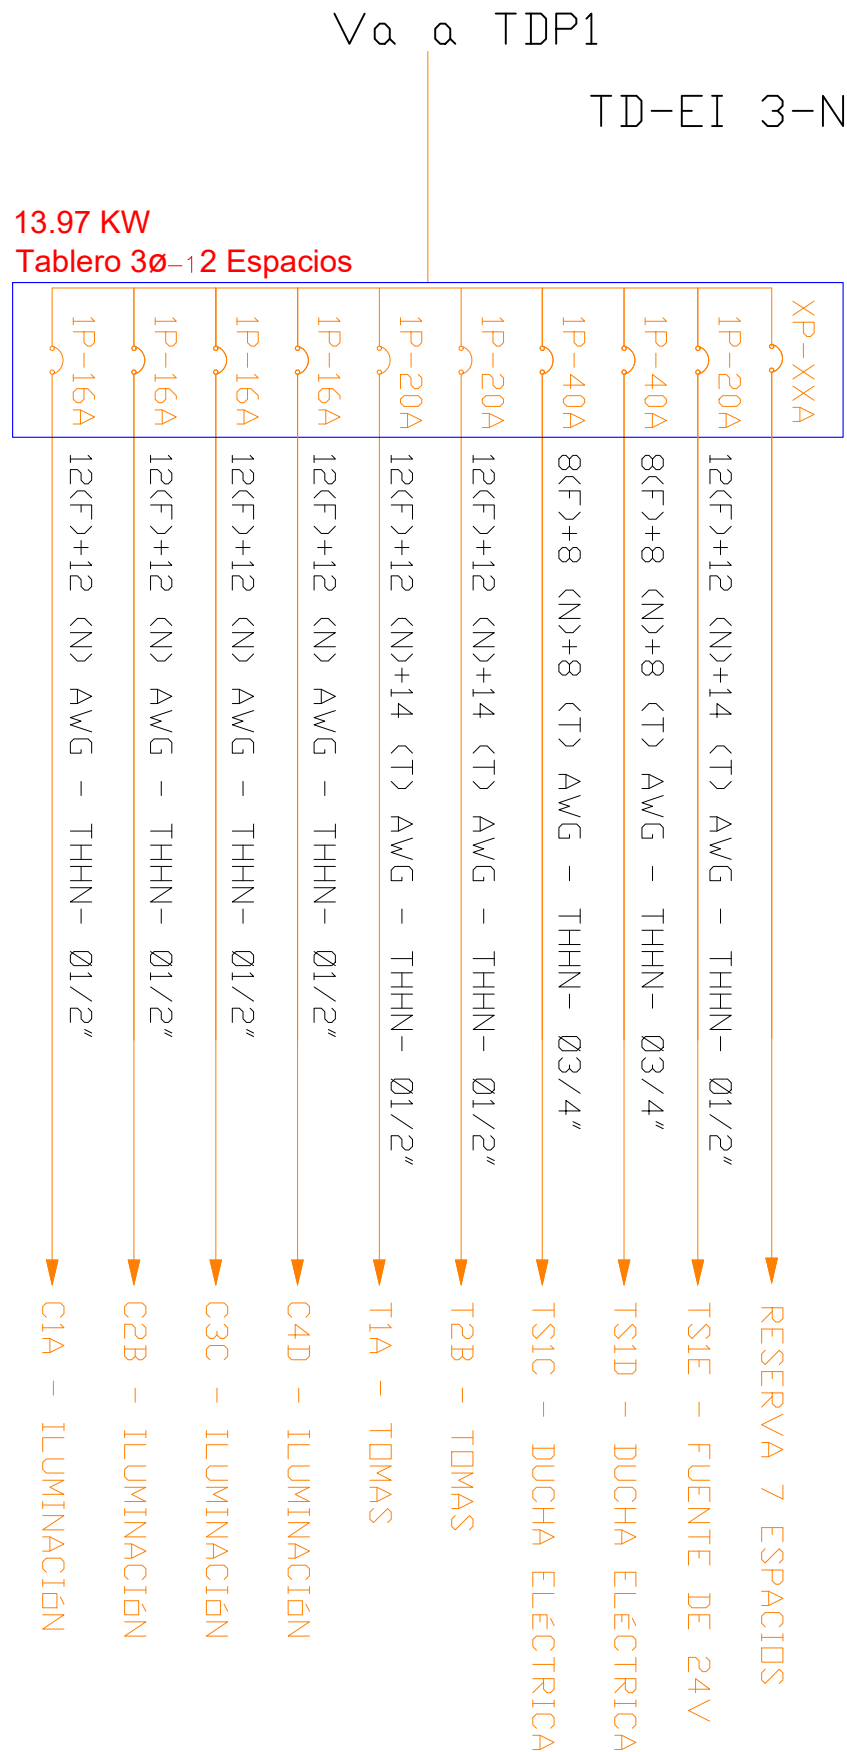

MINISTERIO DE  
TRANSPORTE Y  
OBRAS PÚBLICAS

MINISTERIO  
DE EDUCACIÓN

ING. ANTONINA ROMERO  
DIRECTORA NACIONAL DE ESTUDIOS DE OBRAS PÚBLICAS

ARQ. JUAN PABLO VILLAFUERTE  
DIRECTOR NACIONAL DE INFRAESTRUCTURA FÍSICA



PROYECTO:

"UNIDAD EDUCATIVA ESTANDARIZADA DEL MILENIO " CENTRAL TÉCNICO

UBICACIÓN:

PICHINCHA QUITO QUITUMBE  
PROVINCIA CANTÓN PARROQUIA

TIPOLOGÍA:

MAYOR (1110 ALUMNOS)

CONTIENE:

**EDUCACIÓN INICIAL "C"**  
PLANTA BAJA  
SISTEMA ILUMINACIÓN  
FUERZA NORMAL

ESCALA:

INDICADAS

FECHA:

FEBRERO 2023

LÁMINA N.º

EL - 11

ELABORADO:

ING. EDISON PILLAJO  
ANALISTA DE ESTUDIOS DE OBRAS PÚBLICAS

SELLOS MUNICIPALES:

ESCALA: 1:100

NOTA: LAS MEDIDAS INDICADAS PREDOMINAN SOBRE LA ESCALA DEL DIBUJO