





BLOQUE 1 DE 12 AULAS
PLANTA ALTA

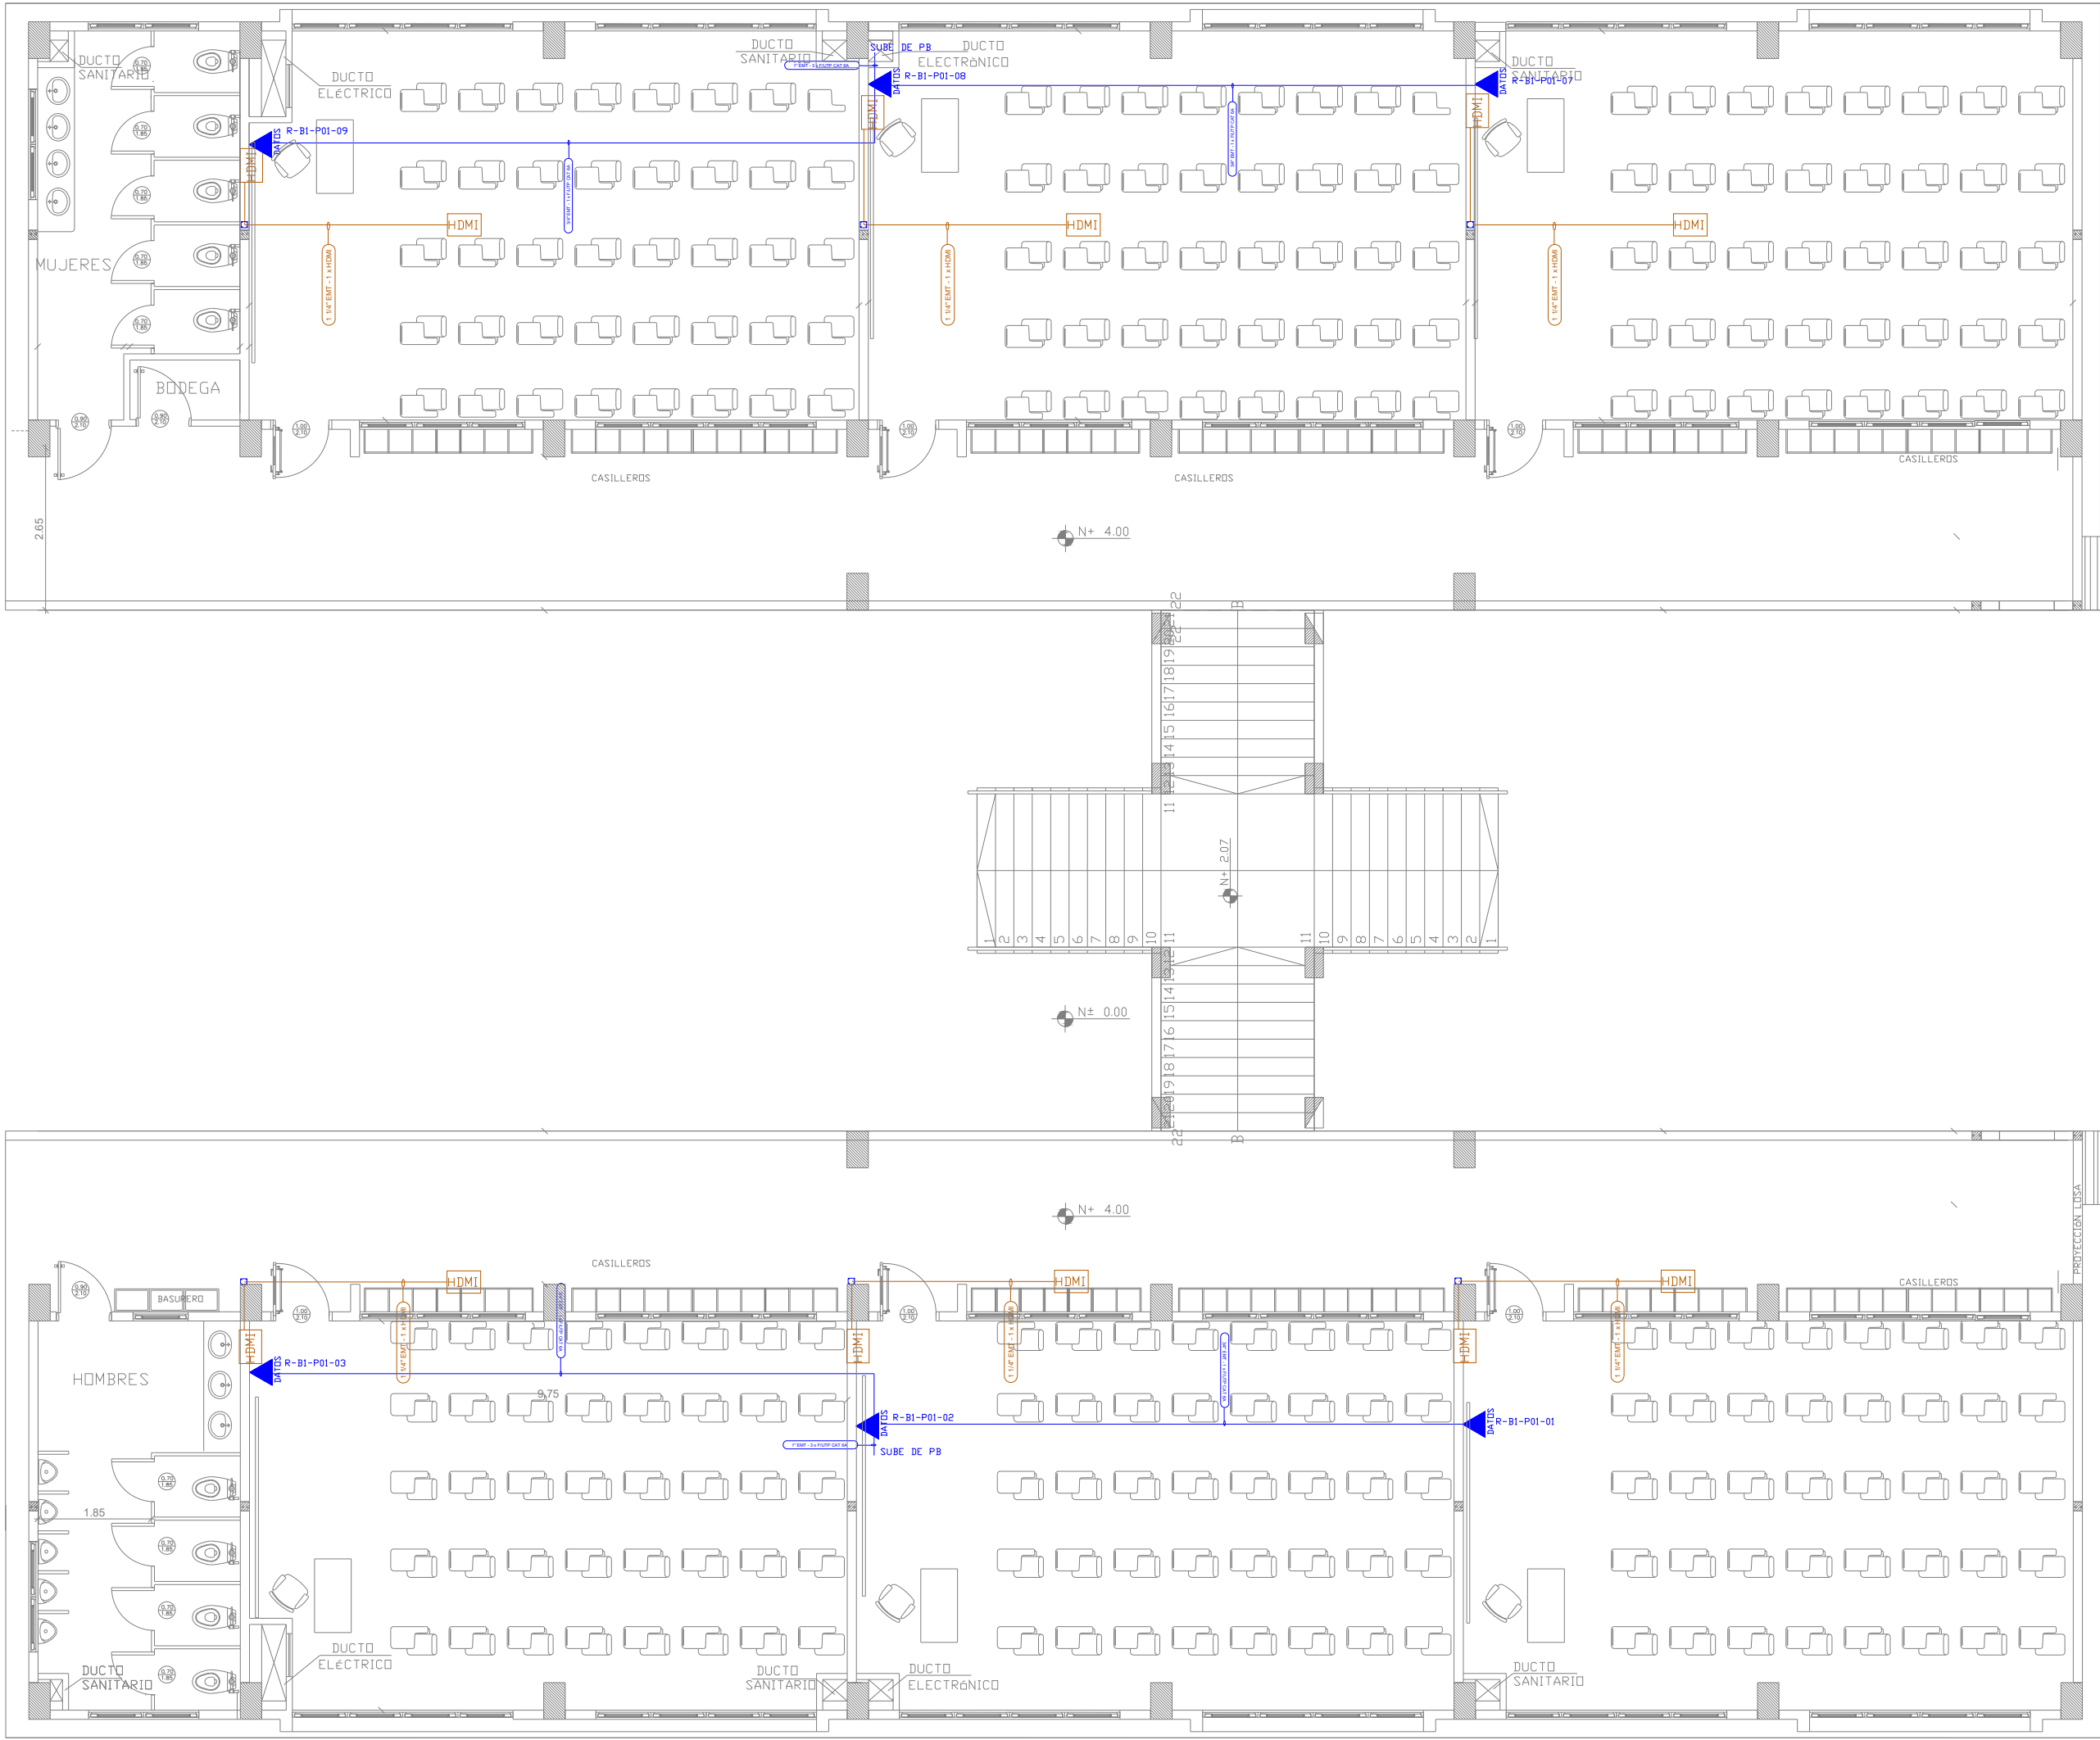

ESCALA 1:100

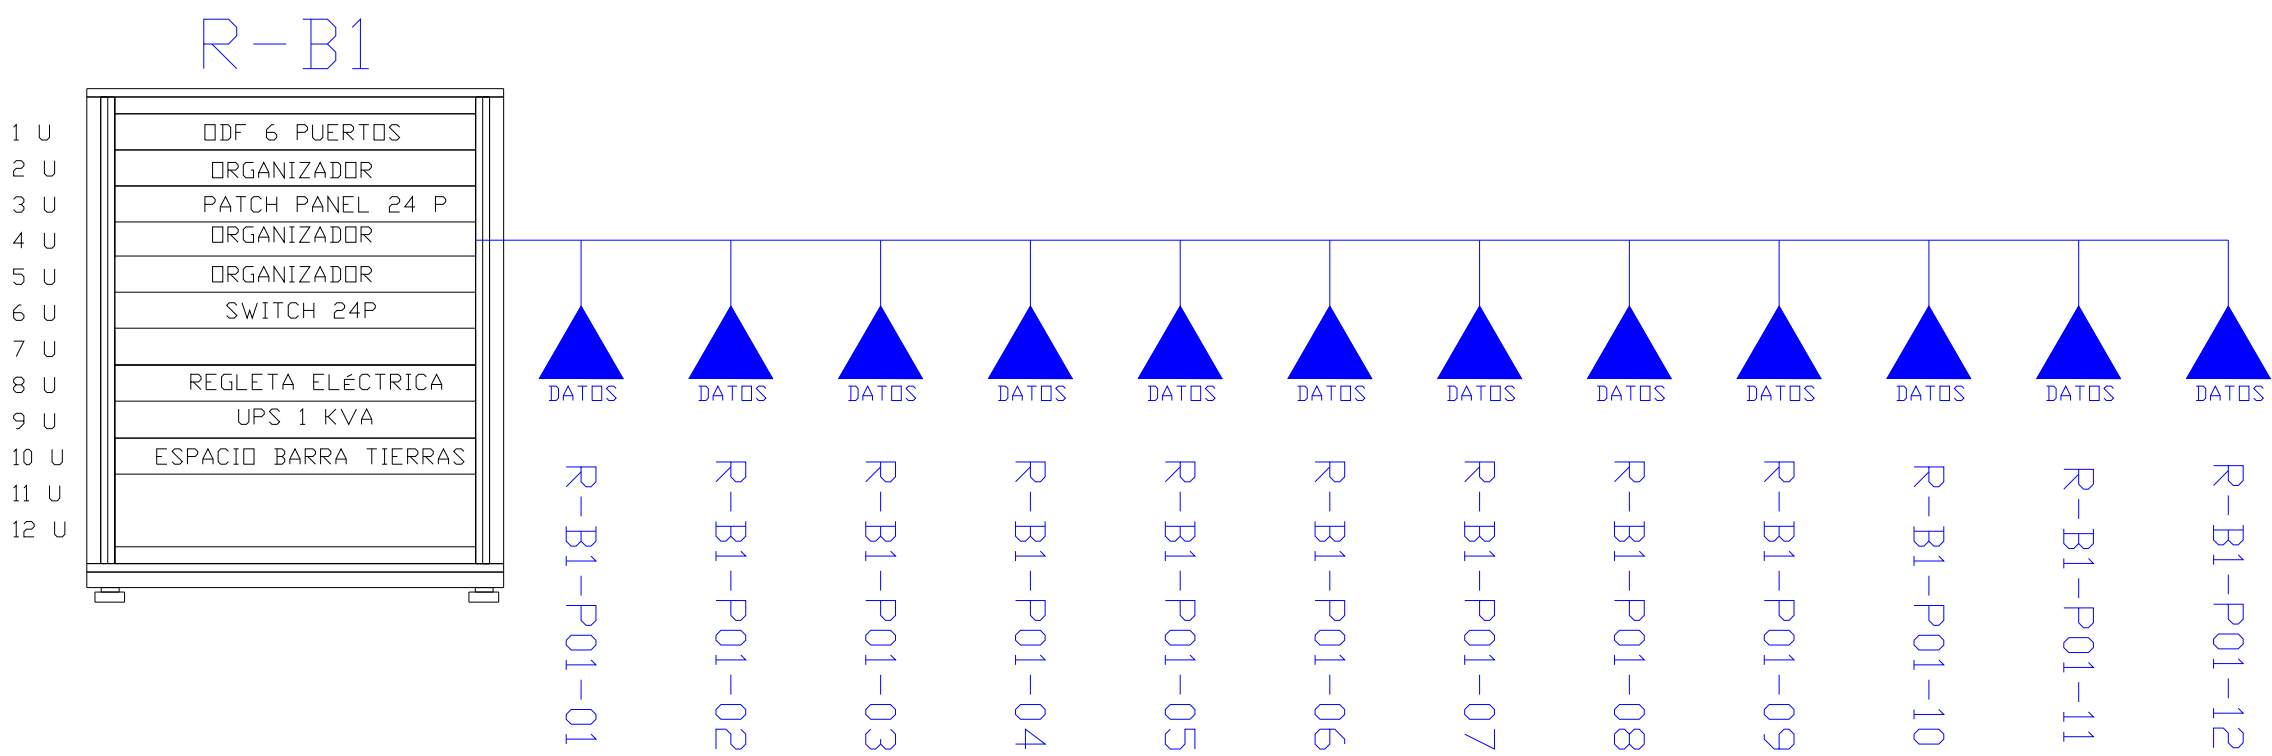

CANTIDAD	SIMBOLOGIA	
06		Salida simple datos pared
00		Salida simple datos piso
00		Teléfono IP
00		Salida simple access point pared
00		Salida simple CCTV pared
00		Salida simple CCTV Monitor
00		Pozo de revisión
06		Salida HDMI
00		Bandeja metálica por piso
00		Bandeja metálica por tumbado
00		Rack Comunicaciones
00		Tubería PVC 4"
00		Caja metálica de paso 15x15cm

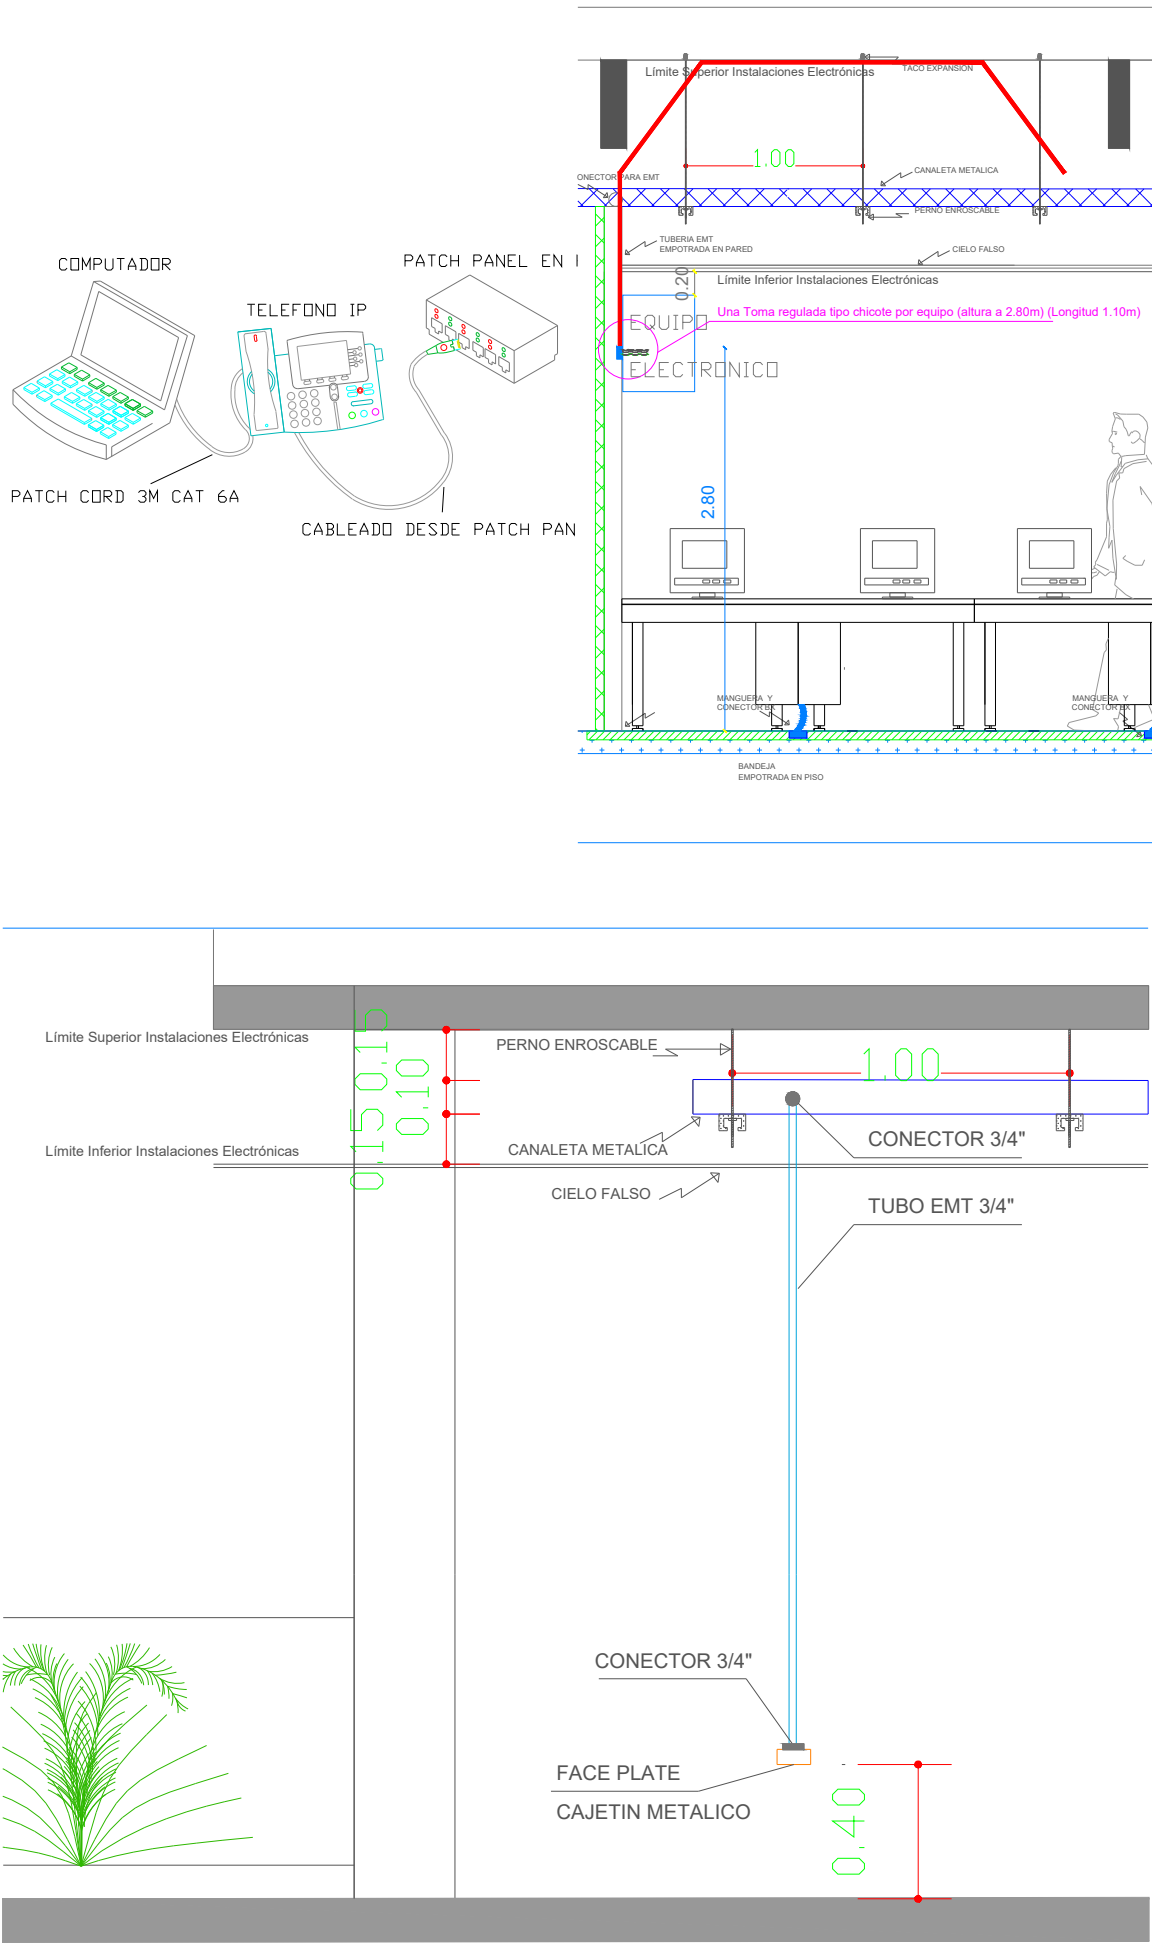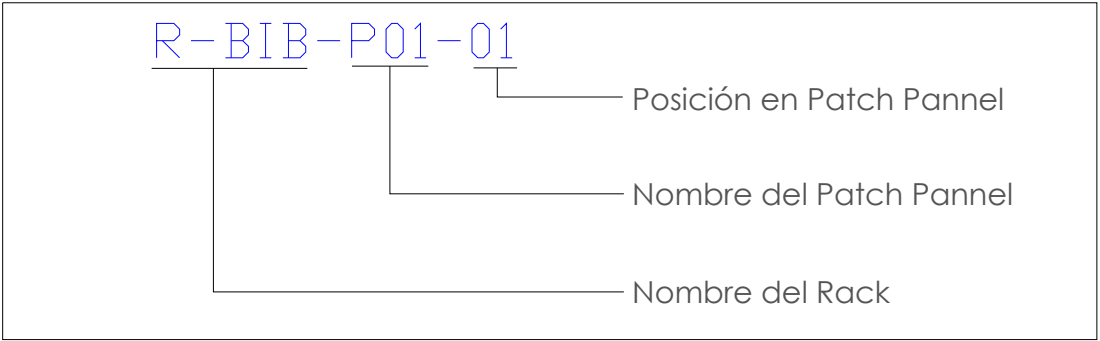

MINISTERIO DE
TRANSPORTE Y
OBRAS PÚBLICAS

MINISTERIO
DE EDUCACIÓN

ING. ANTONINA ROMERO ARQ. JUAN PABLO VILLAFUERTE
DIRECTORA NACIONAL DE ESTUDIOS DE OBRAS PÚBLICAS DIRECTOR NACIONAL DE INFRAESTRUCTURA FÍSICA



PROYECTO:
"UNIDAD EDUCATIVA ESTANDARIZADA DEL MILENIO "
REPLICA CENTRAL TECNICO

UBICACIÓN:

PICHINCHA PROVINCIA	QUITO CANTÓN	QUITUMBE PARROQUIA
------------------------	-----------------	-----------------------

TIPOLOGÍA:

MAYOR (1110 ALUMNOS)

CONTIENE:

BLOQUE 1 DE 12 AULAS
PLANTA ALTA
CABLEADO ESTRUCTURADO

ESCALA: INDICADAS

FECHA: ENERO 2023

LÁMINA N.º ELE-04

RESPONSABLES:

ING. LENIN VELASQUEZ
ANALISTA TÉCNICO DE PROYECTO

SELLOS MUNICIPALES: