



COMEDOR - SALÓN DE USO MÚLTIPLE
PLANTA BAJA



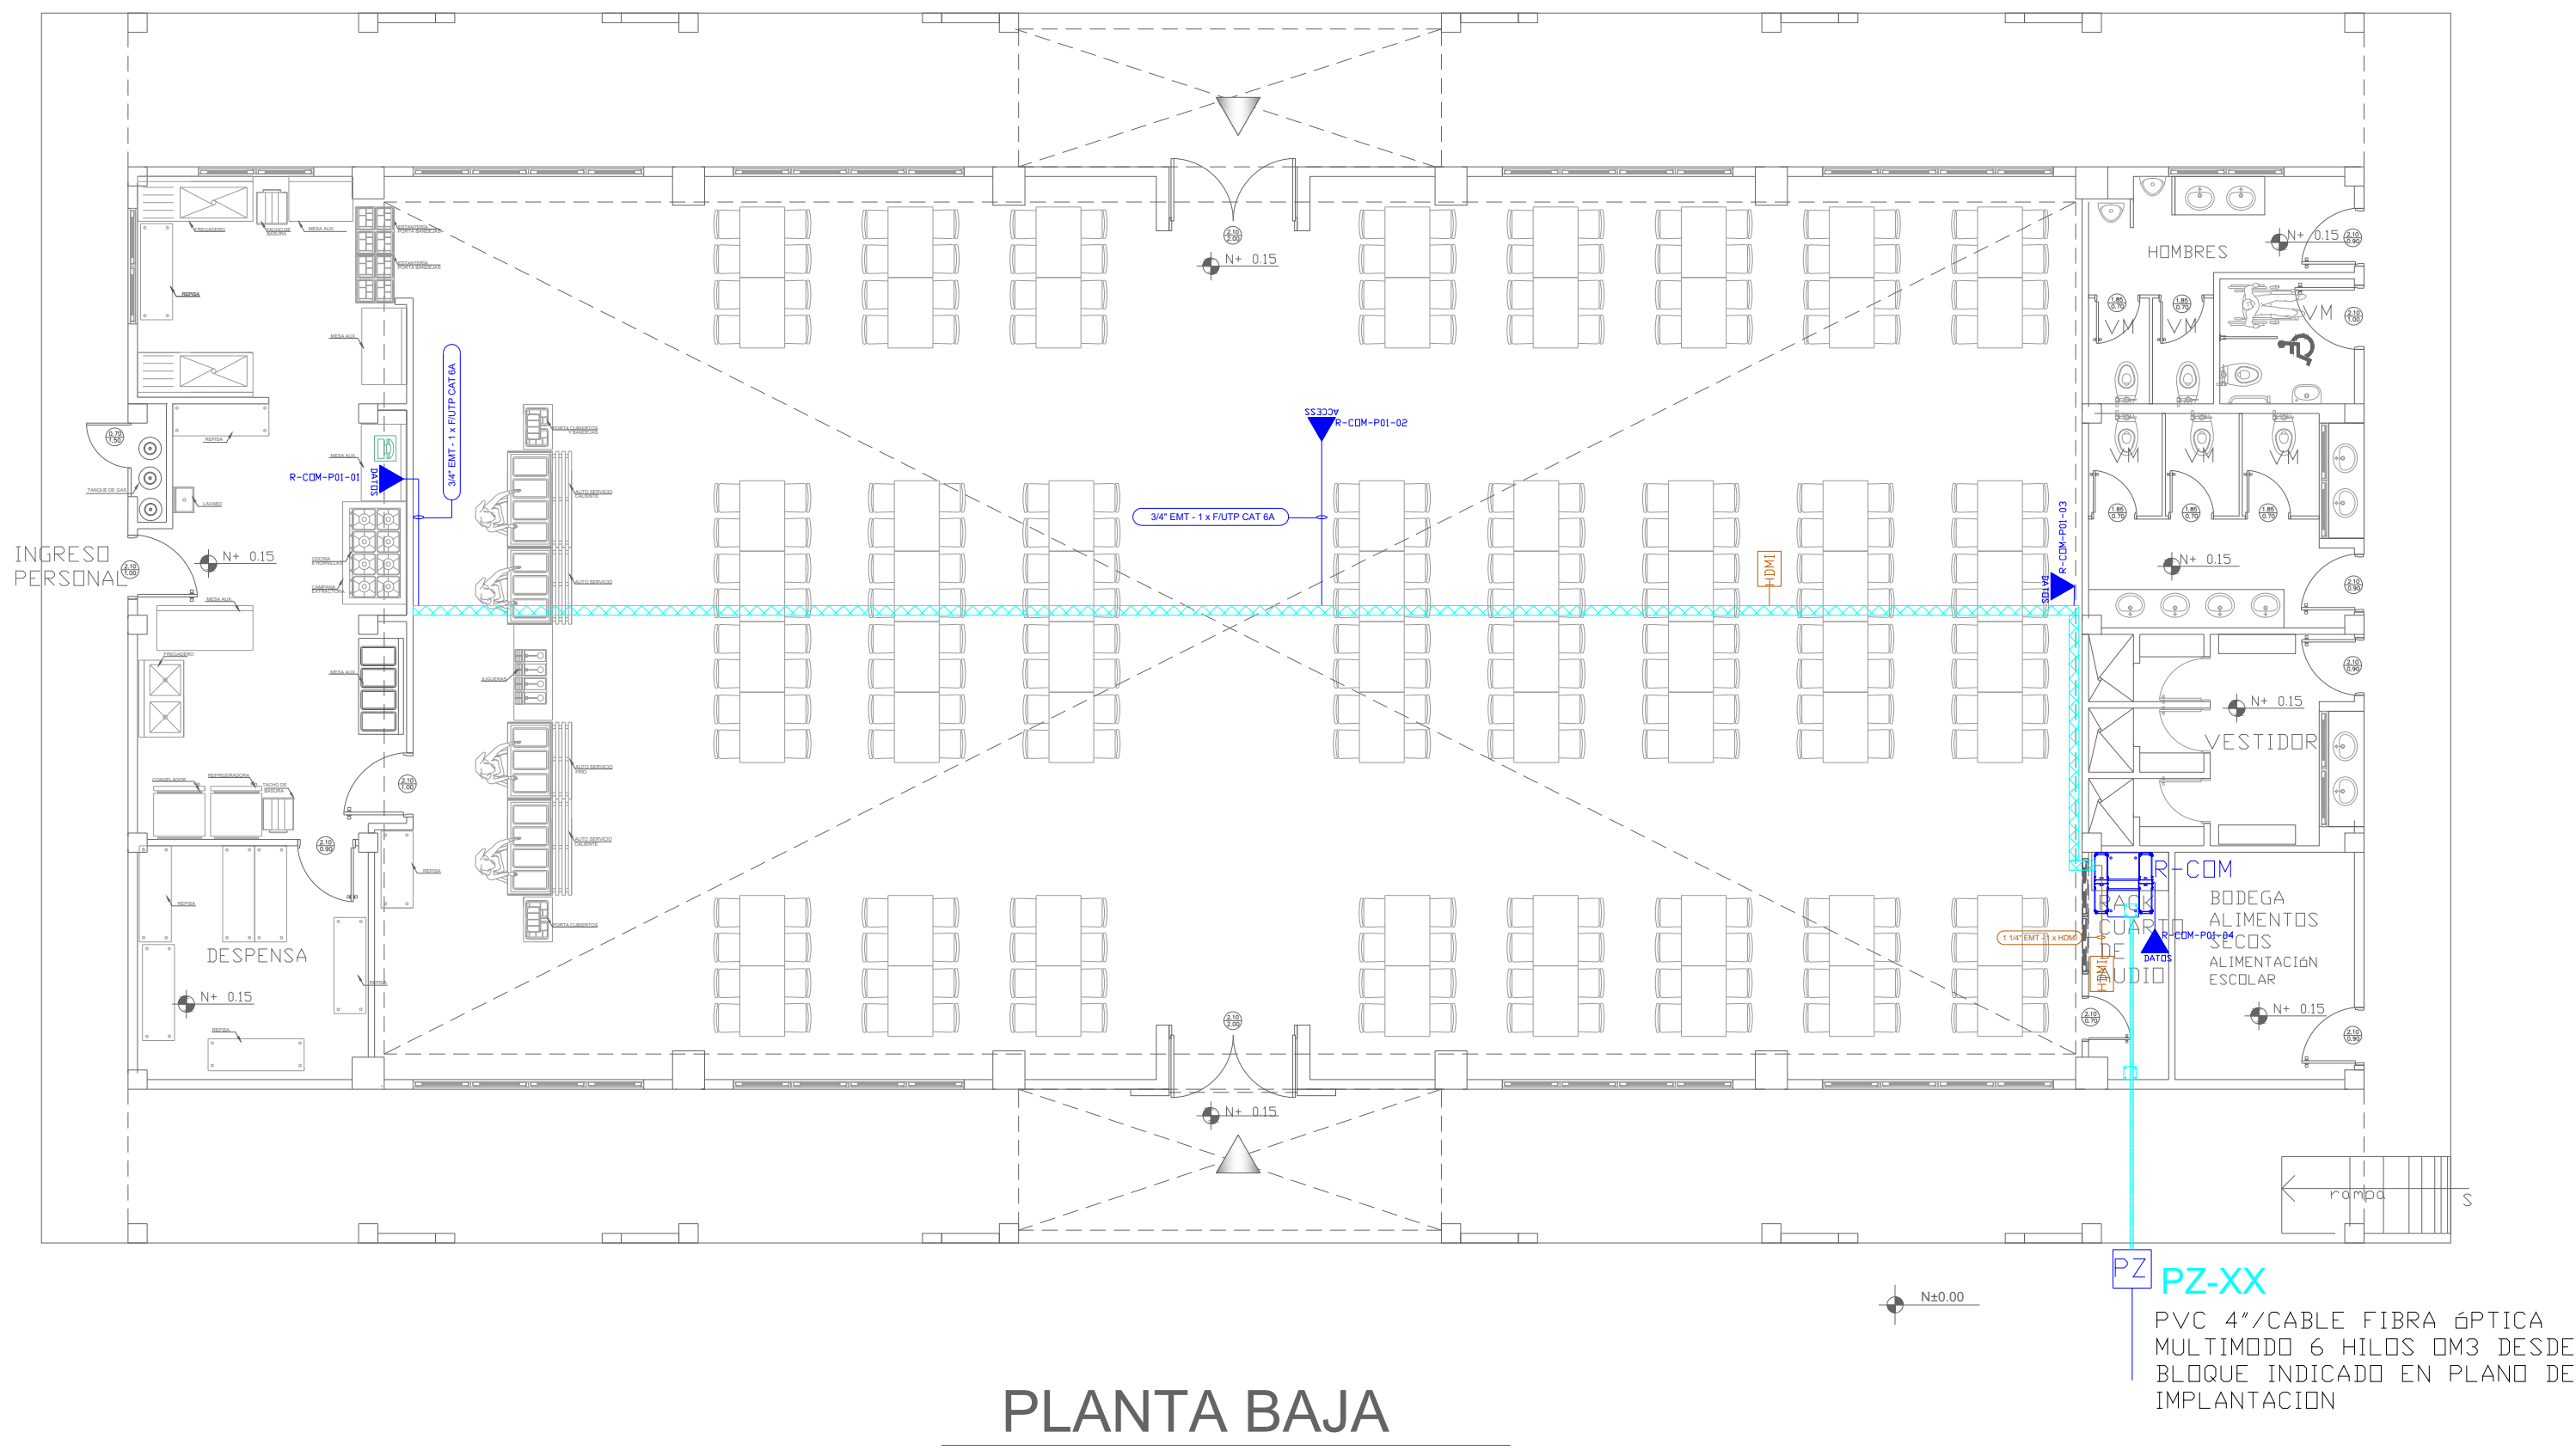


PLANTA BAJA

ESCALA 1:100

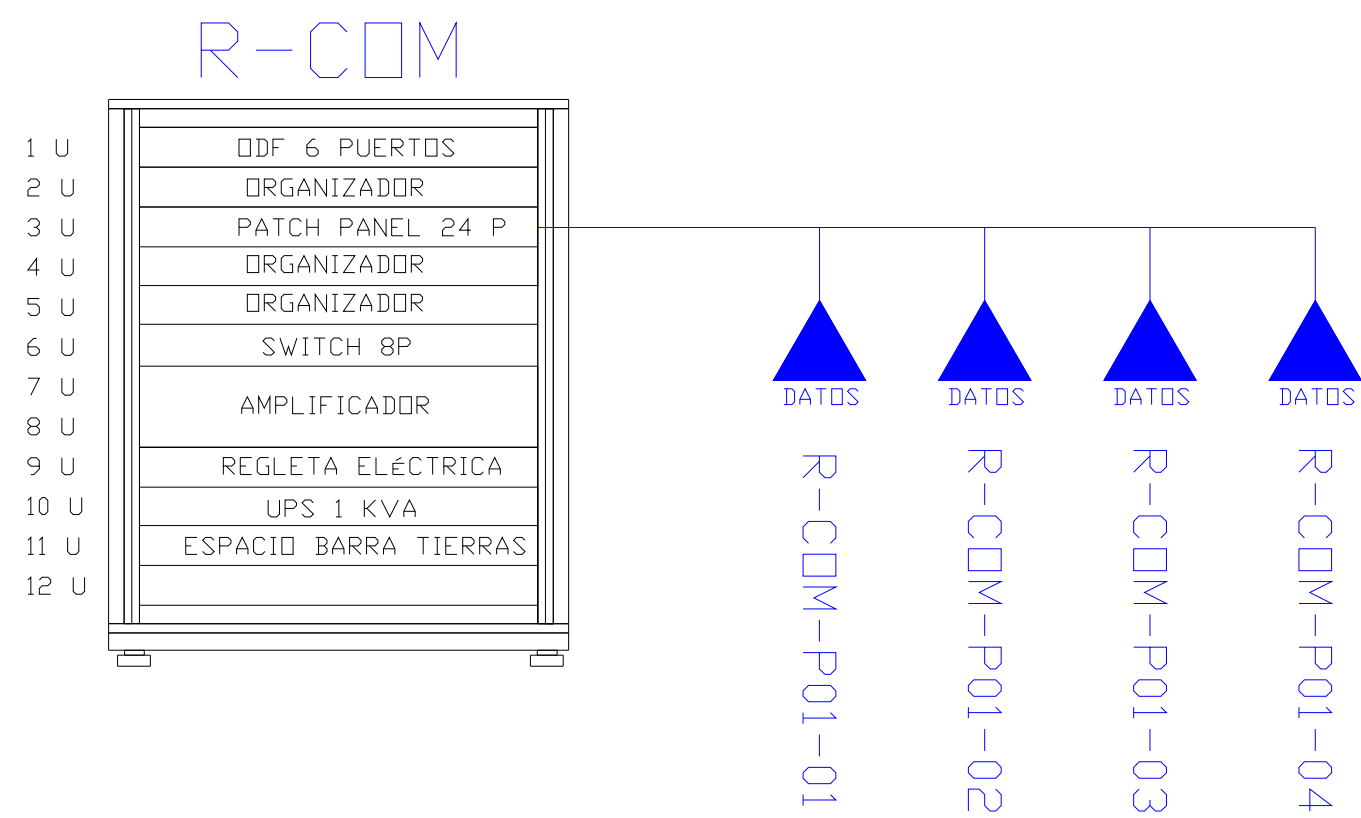

CANTIDAD	SIMBOLOGIA	
03		Salida simple datos pared
00		Salida simple datos piso
01		Teléfono IP
01		Salida simple access point pared
00		Salida simple CCTV pared
00		Salida simple CCTV Monitor
01		Pozo de revisión
01		Salida HDMI
00		Bandeja metálica por piso
34		Bandeja metálica por tumbado
01		Rack Comunicaciones
10		Tubería PVC 4"
01		Caja metálica de paso 15x15cm

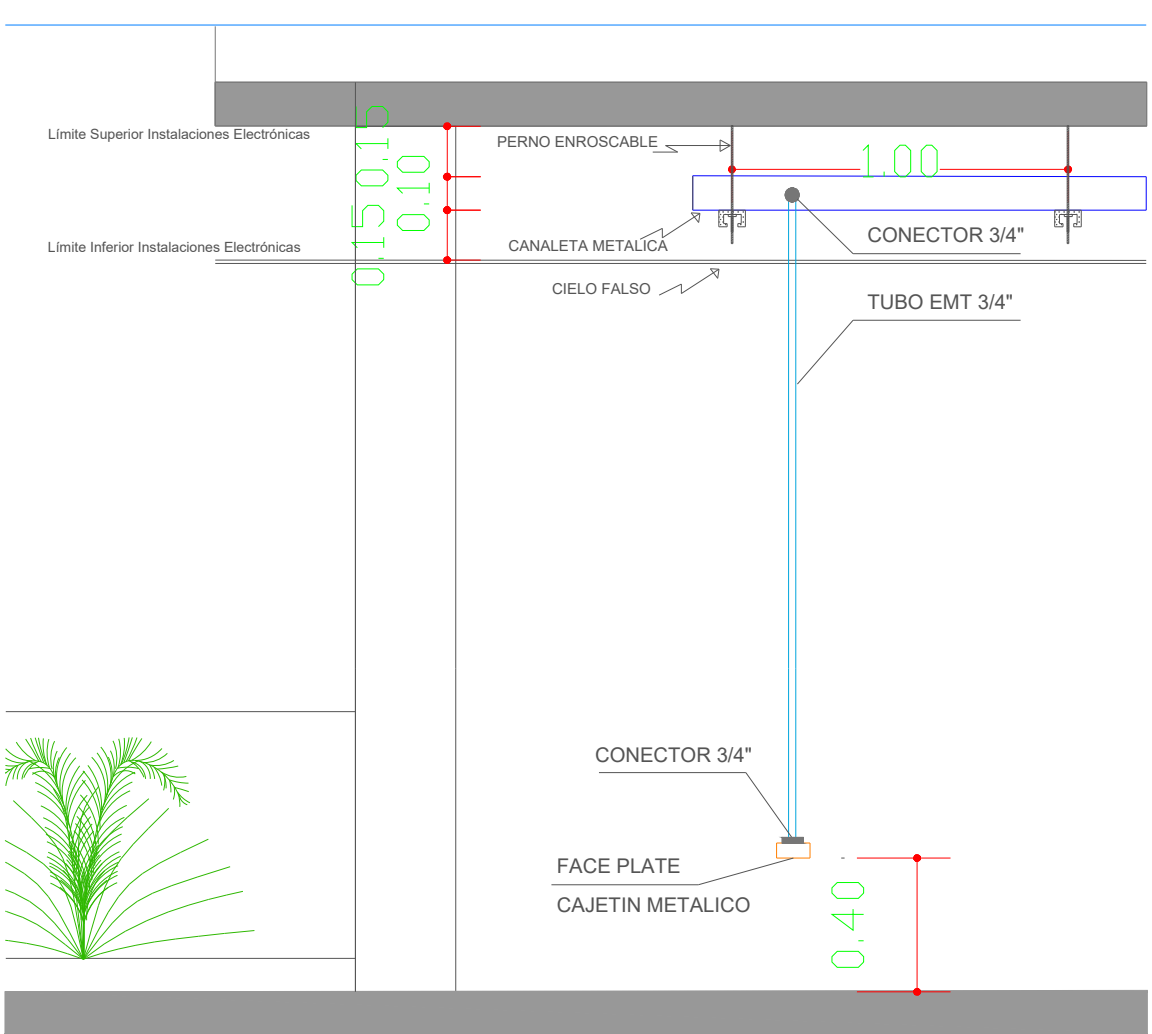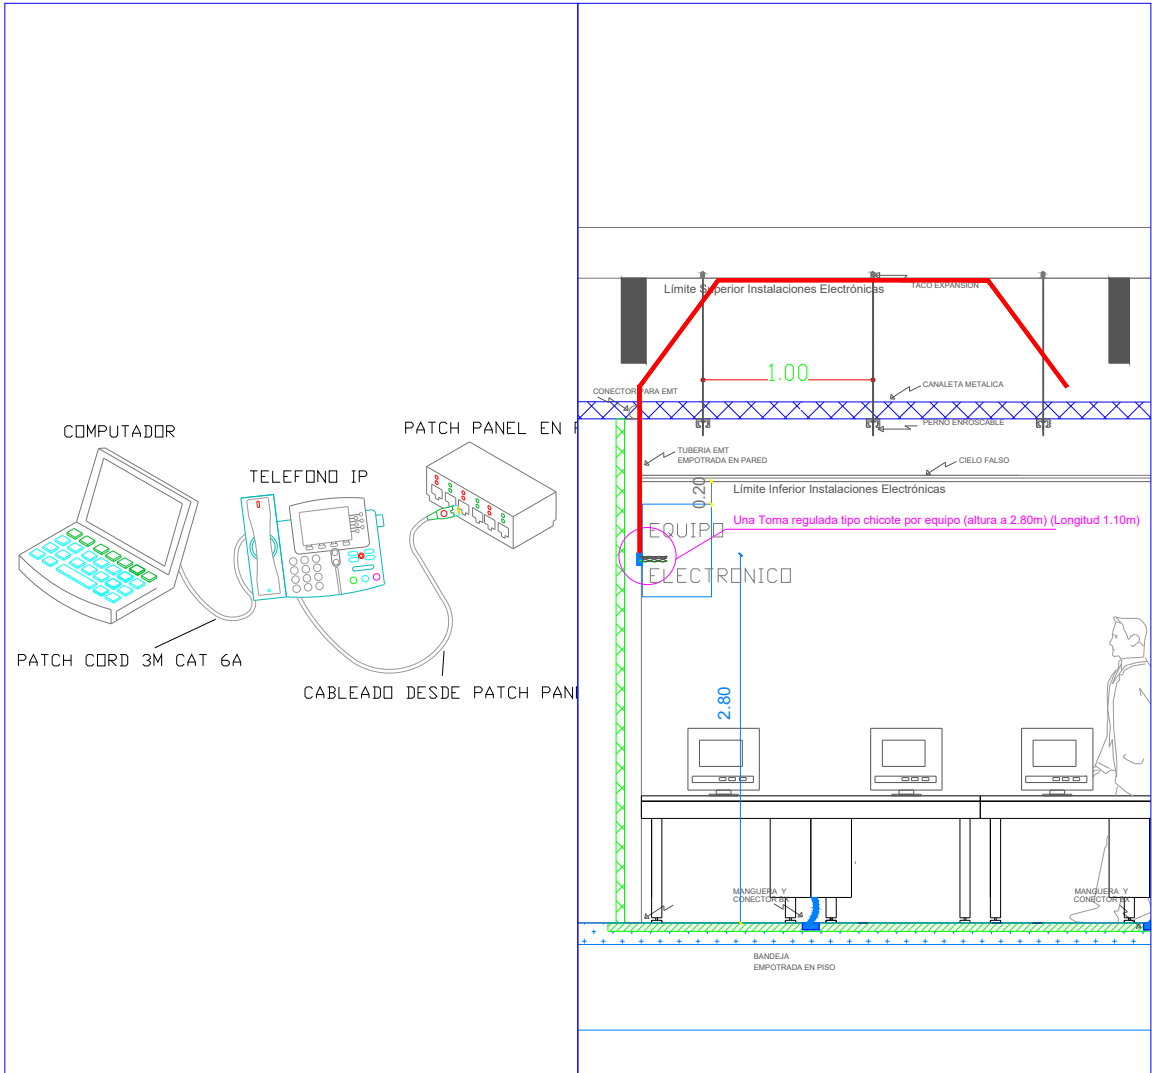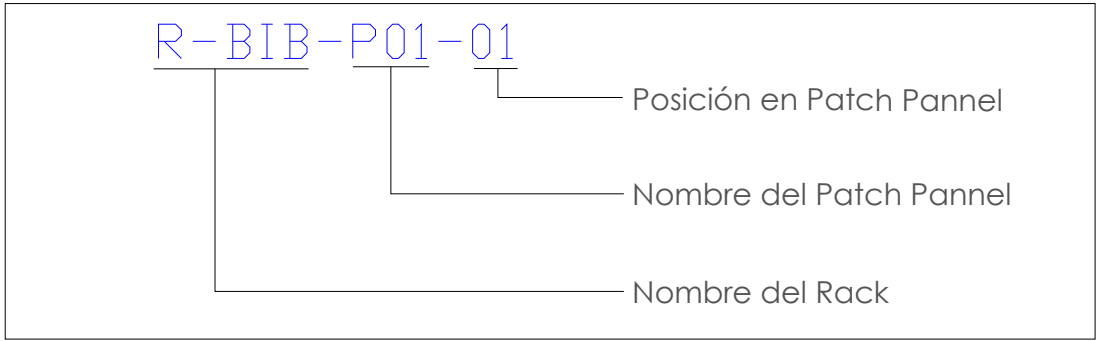


MINISTERIO DE
TRANSPORTE Y
OBRAS PÚBLICAS

MINISTERIO
DE EDUCACIÓN

ING. ANTONINA ROMERO
DIRECTORA NACIONAL DE ESTUDIOS DE OBRAS PÚBLICAS

ARG. JUAN PABLO VILLAFUERTE
DIRECTOR NACIONAL DE INFRAESTRUCTURA FÍSICA

ESQUEMA REFERENCIAL DEL PROYECTO:

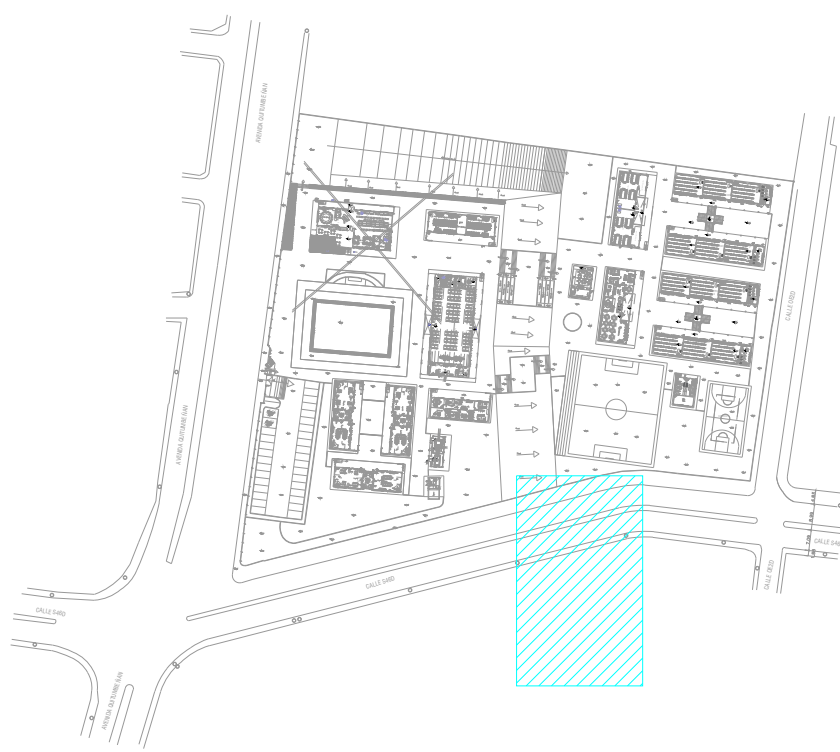

PROYECTO:

"UNIDAD EDUCATIVA ESTANDARIZADA DEL MILENIO "
REPLICA CENTRAL TECNICO

UBICACIÓN:

PICHINCHA
PROVINCIA

QUITO
CANTON

QUITUMBE
PARROQUIA

TIPOLOGÍA:

MAYOR (1110 ALUMNOS)

CONTIENE:

COMEDOR - SALON DE USO MULTIPLE
PLANTA BAJA
CABLEADO ESTRUCTURADO

ESCALA:

INDICADAS

FECHA:

ENERO 2023

LÁMINA N.º

ELE-08

RESPONSABLES:

ING. LENIN VELASQUEZ
ANALISTA TÉCNICO DE PROYECTO

SELLOS MUNICIPALES: