



BAR
PLANTA BAJA

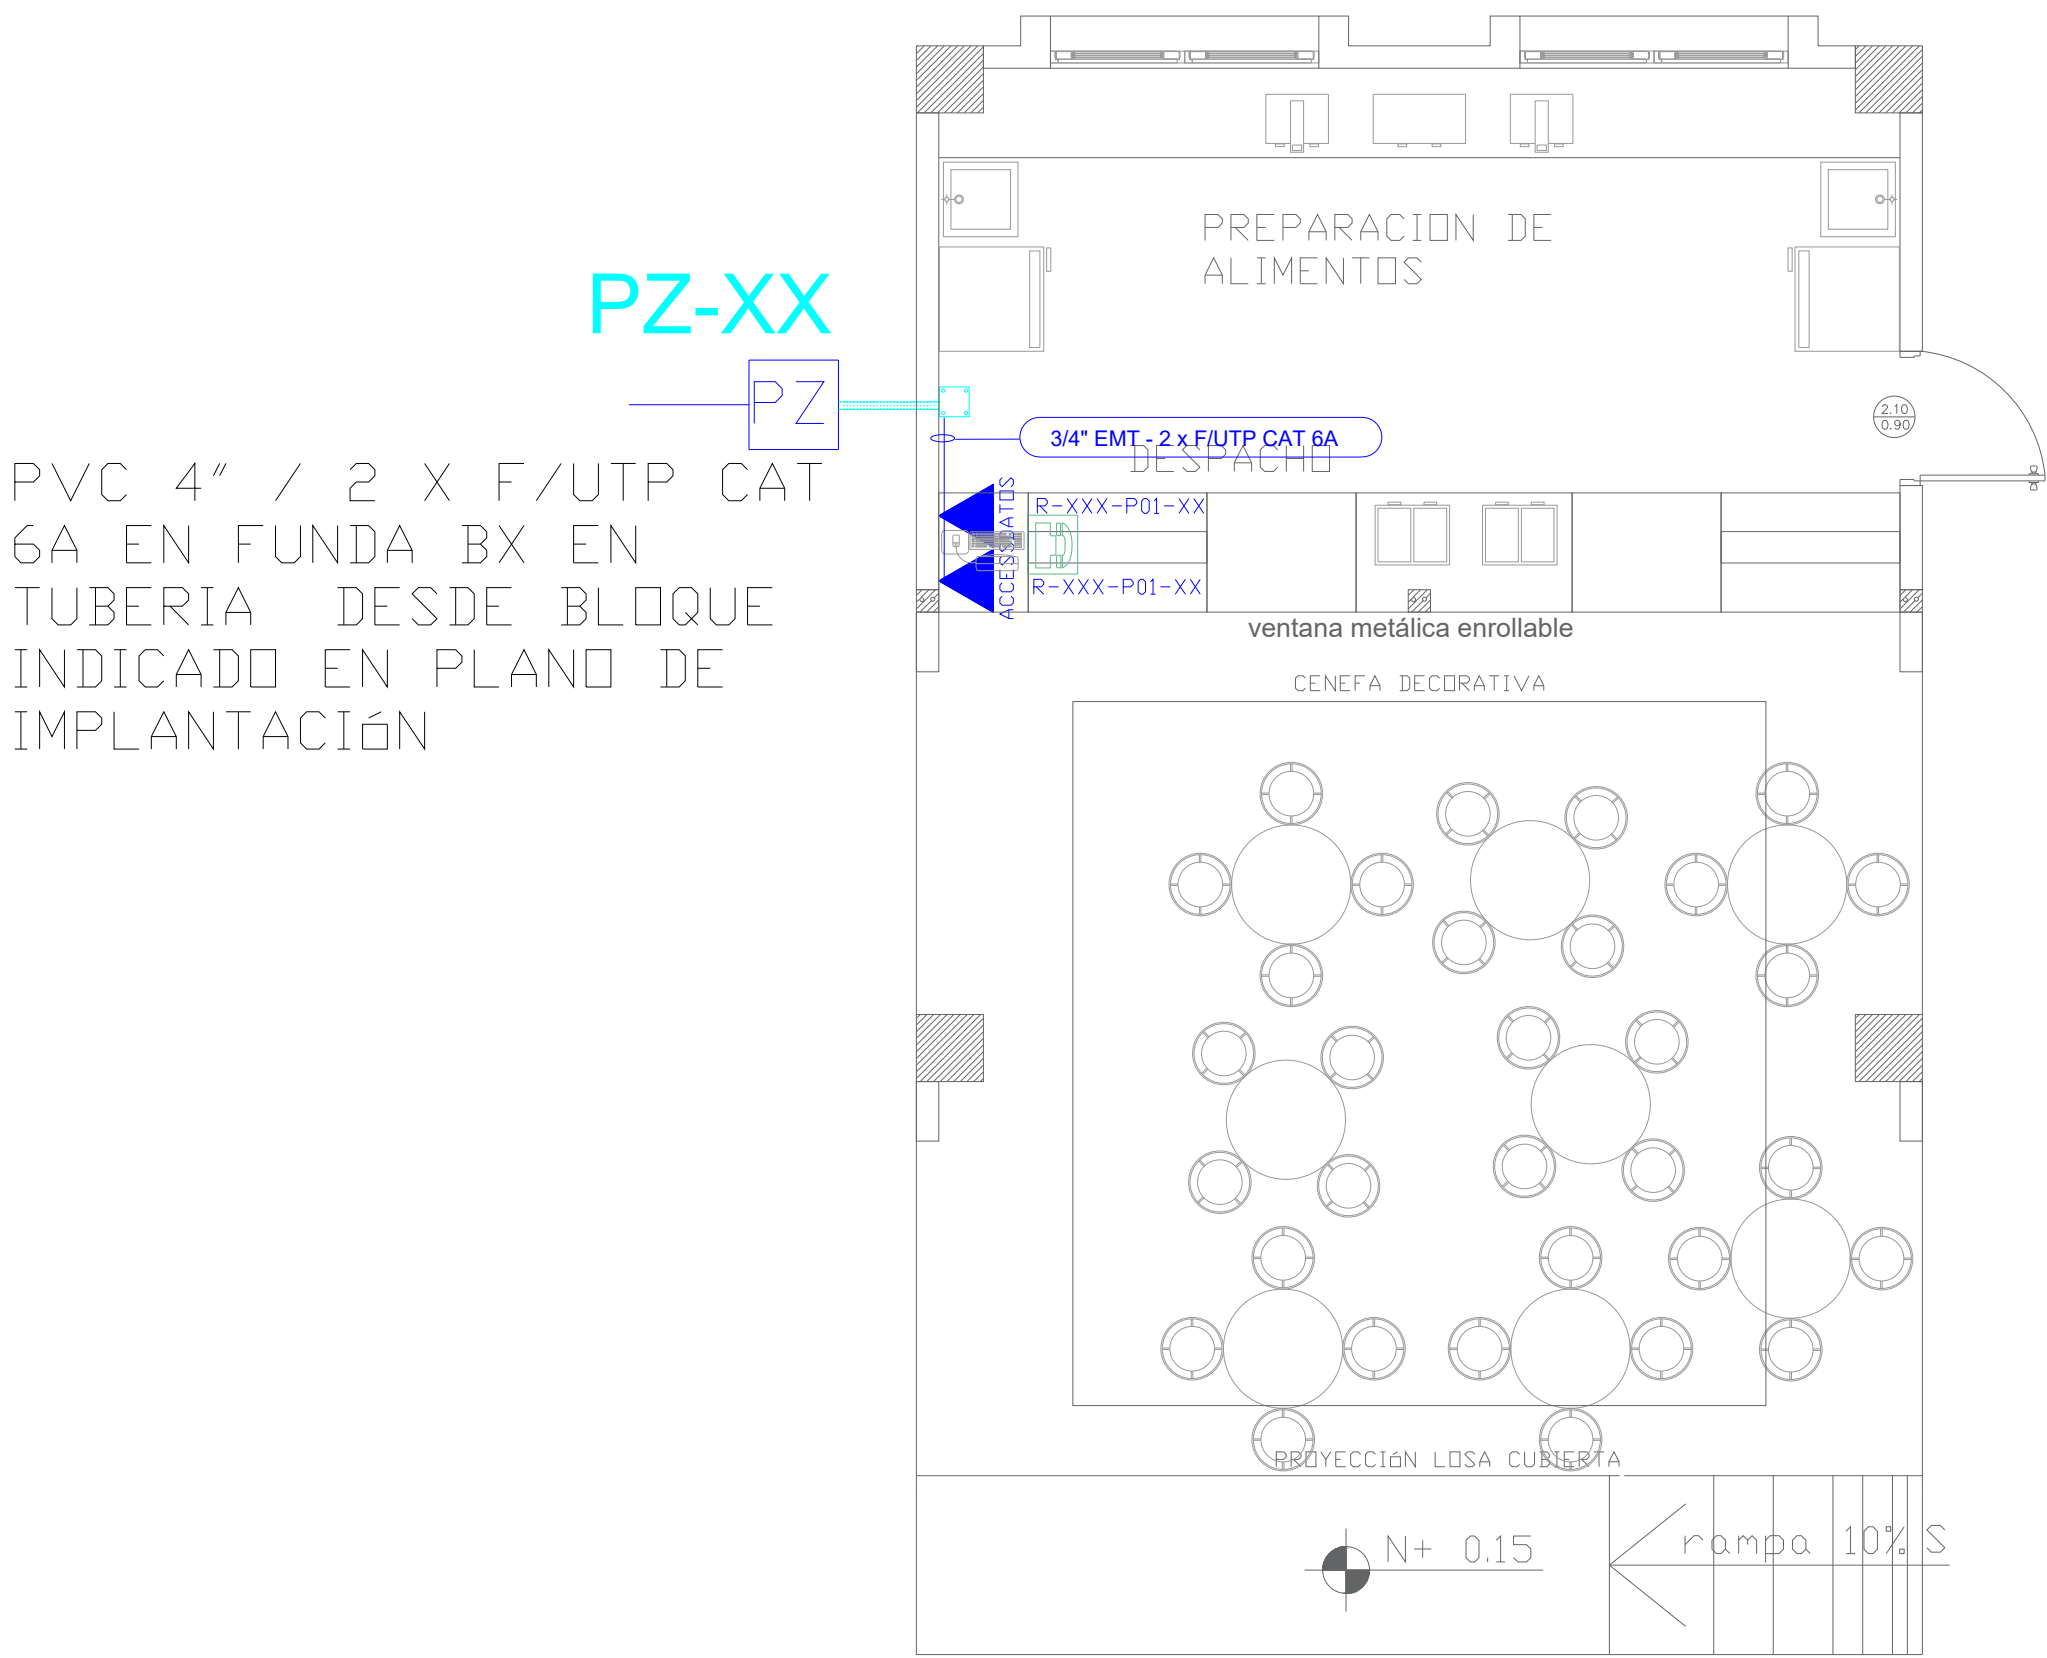



NOTA: XXX- LA ETIQUETA DEPENDERÁ DE LA IMPMPLANTACIÓN DE LA UEM
VER LÁMINA CE-02

PLANTA BAJA
ESCALA 1:50

DESDE RACK MAS CERCANO

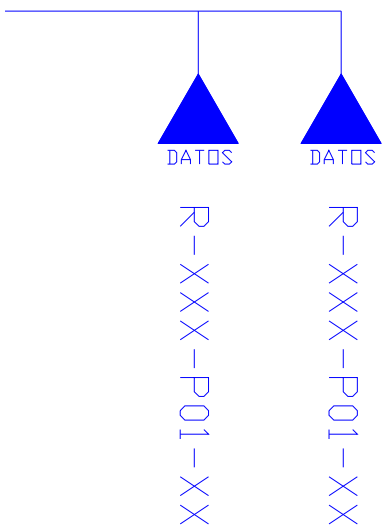

CANTIDAD	SIMBOLOGIA	
01		Salida simple datos pared
00		Salida simple datos piso
01		Teléfono IP
01		Salida simple access point pared
00		Salida simple CCTV pared
00		Salida simple CCTV Monitor
01		Pozo de revisión
00		Salida HDMI
00		Bandeja metálica por piso
00		Bandeja metálica por tumbado
00		Rack Comunicaciones
10		Tubería PVC 4"
01		Caja metálica de paso 15x15cm

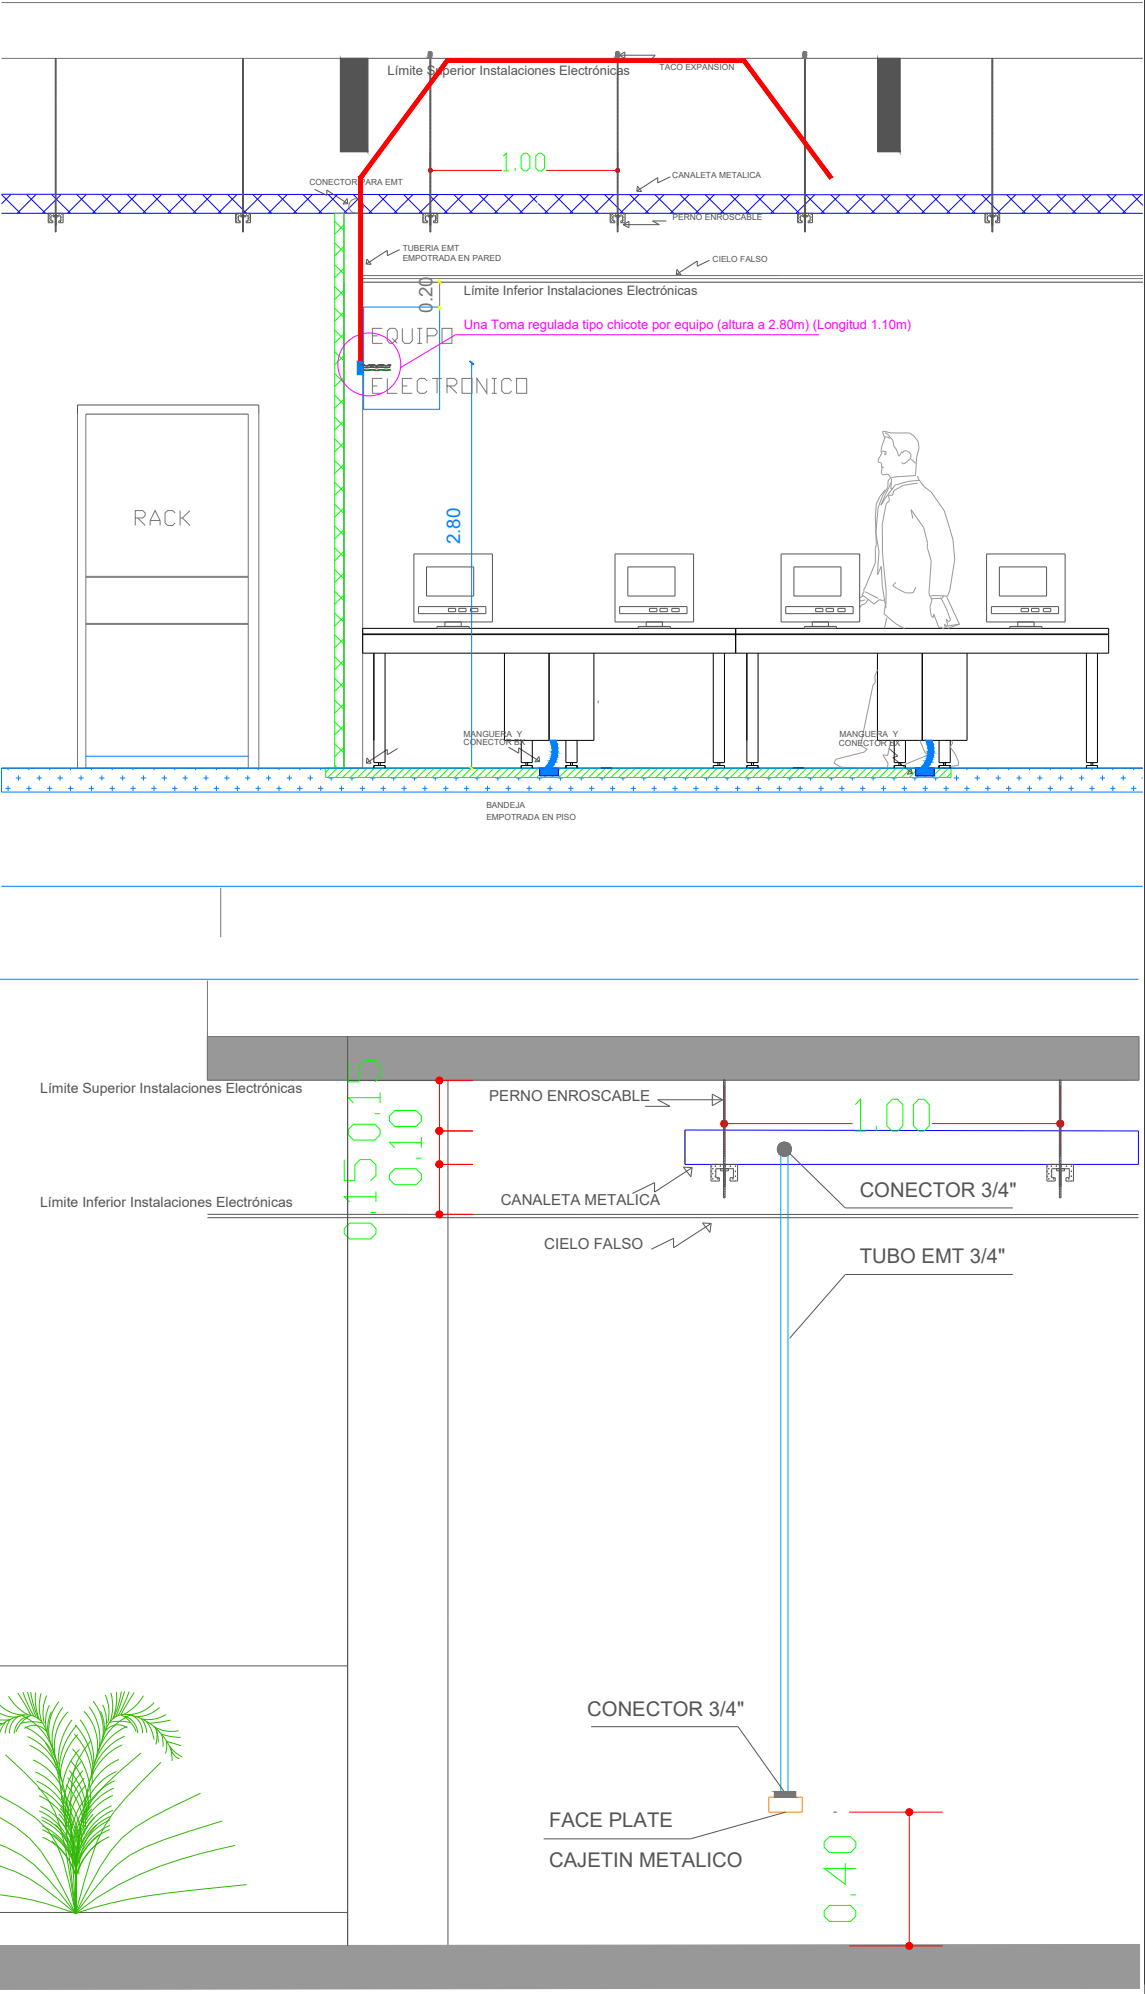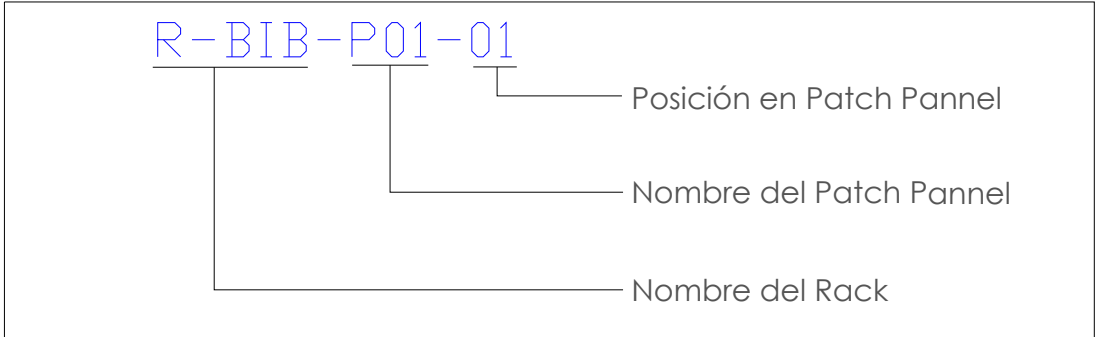


MINISTERIO DE
TRANSPORTE Y
OBRAS PÚBLICAS

MINISTERIO
DE EDUCACIÓN

ING. ANTONINA ROMERO
DIRECTORA NACIONAL DE ESTUDIOS DE OBRAS PÚBLICAS

ARG. JUAN PABLO VILLAFUERTE
DIRECTOR NACIONAL DE INFRAESTRUCTURA FÍSICA

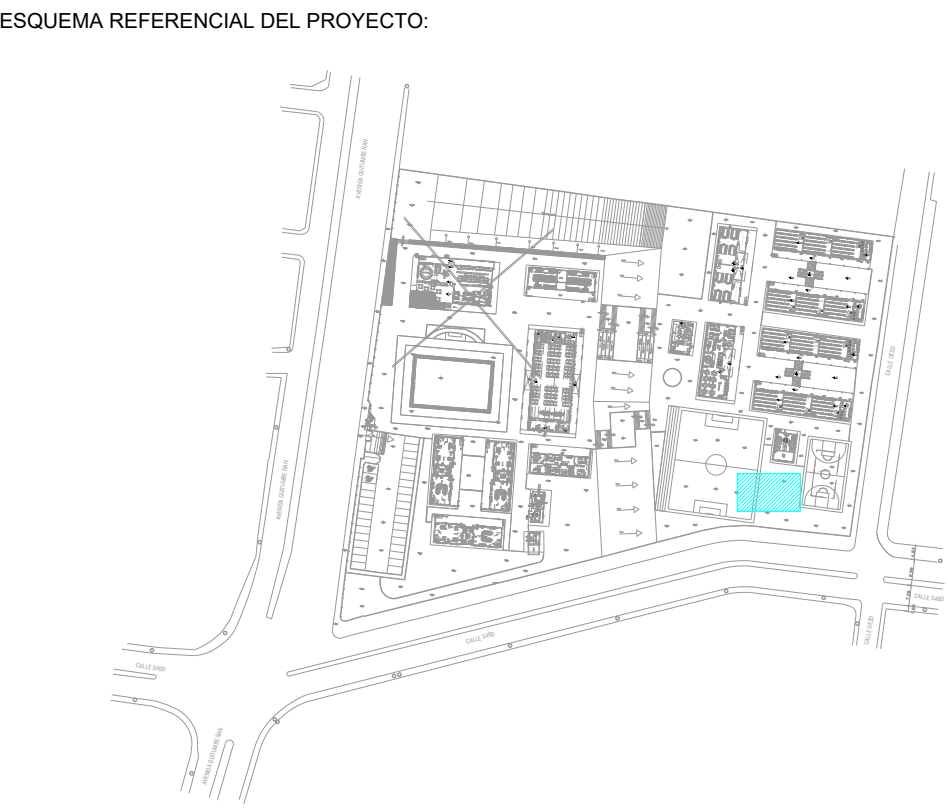

PROYECTO:
"UNIDAD EDUCATIVA ESTANDARIZADA DEL MILENIO "
REPLICA CENTRAL TECNICO

UBICACIÓN:

PICHINCHA PROVINCIA	QUITO CANTON	QUITUMBE PARROQUIA
------------------------	-----------------	-----------------------

TIPOLOGÍA:
MAYOR (1110 ALUMNOS)

CONTIENE:
BAR
PLANTA BAJA
CABLEADO ESTRUCTURADO

ESCALA: INDICADAS	FECHA: ENERO 2023	LÁMINA N.º ELE-12
----------------------	----------------------	----------------------

RESPONSABLES:

ING. LENIN VELASQUEZ
ANALISTA TÉCNICO DE PROYECTO

SELLOS MUNICIPALES: