






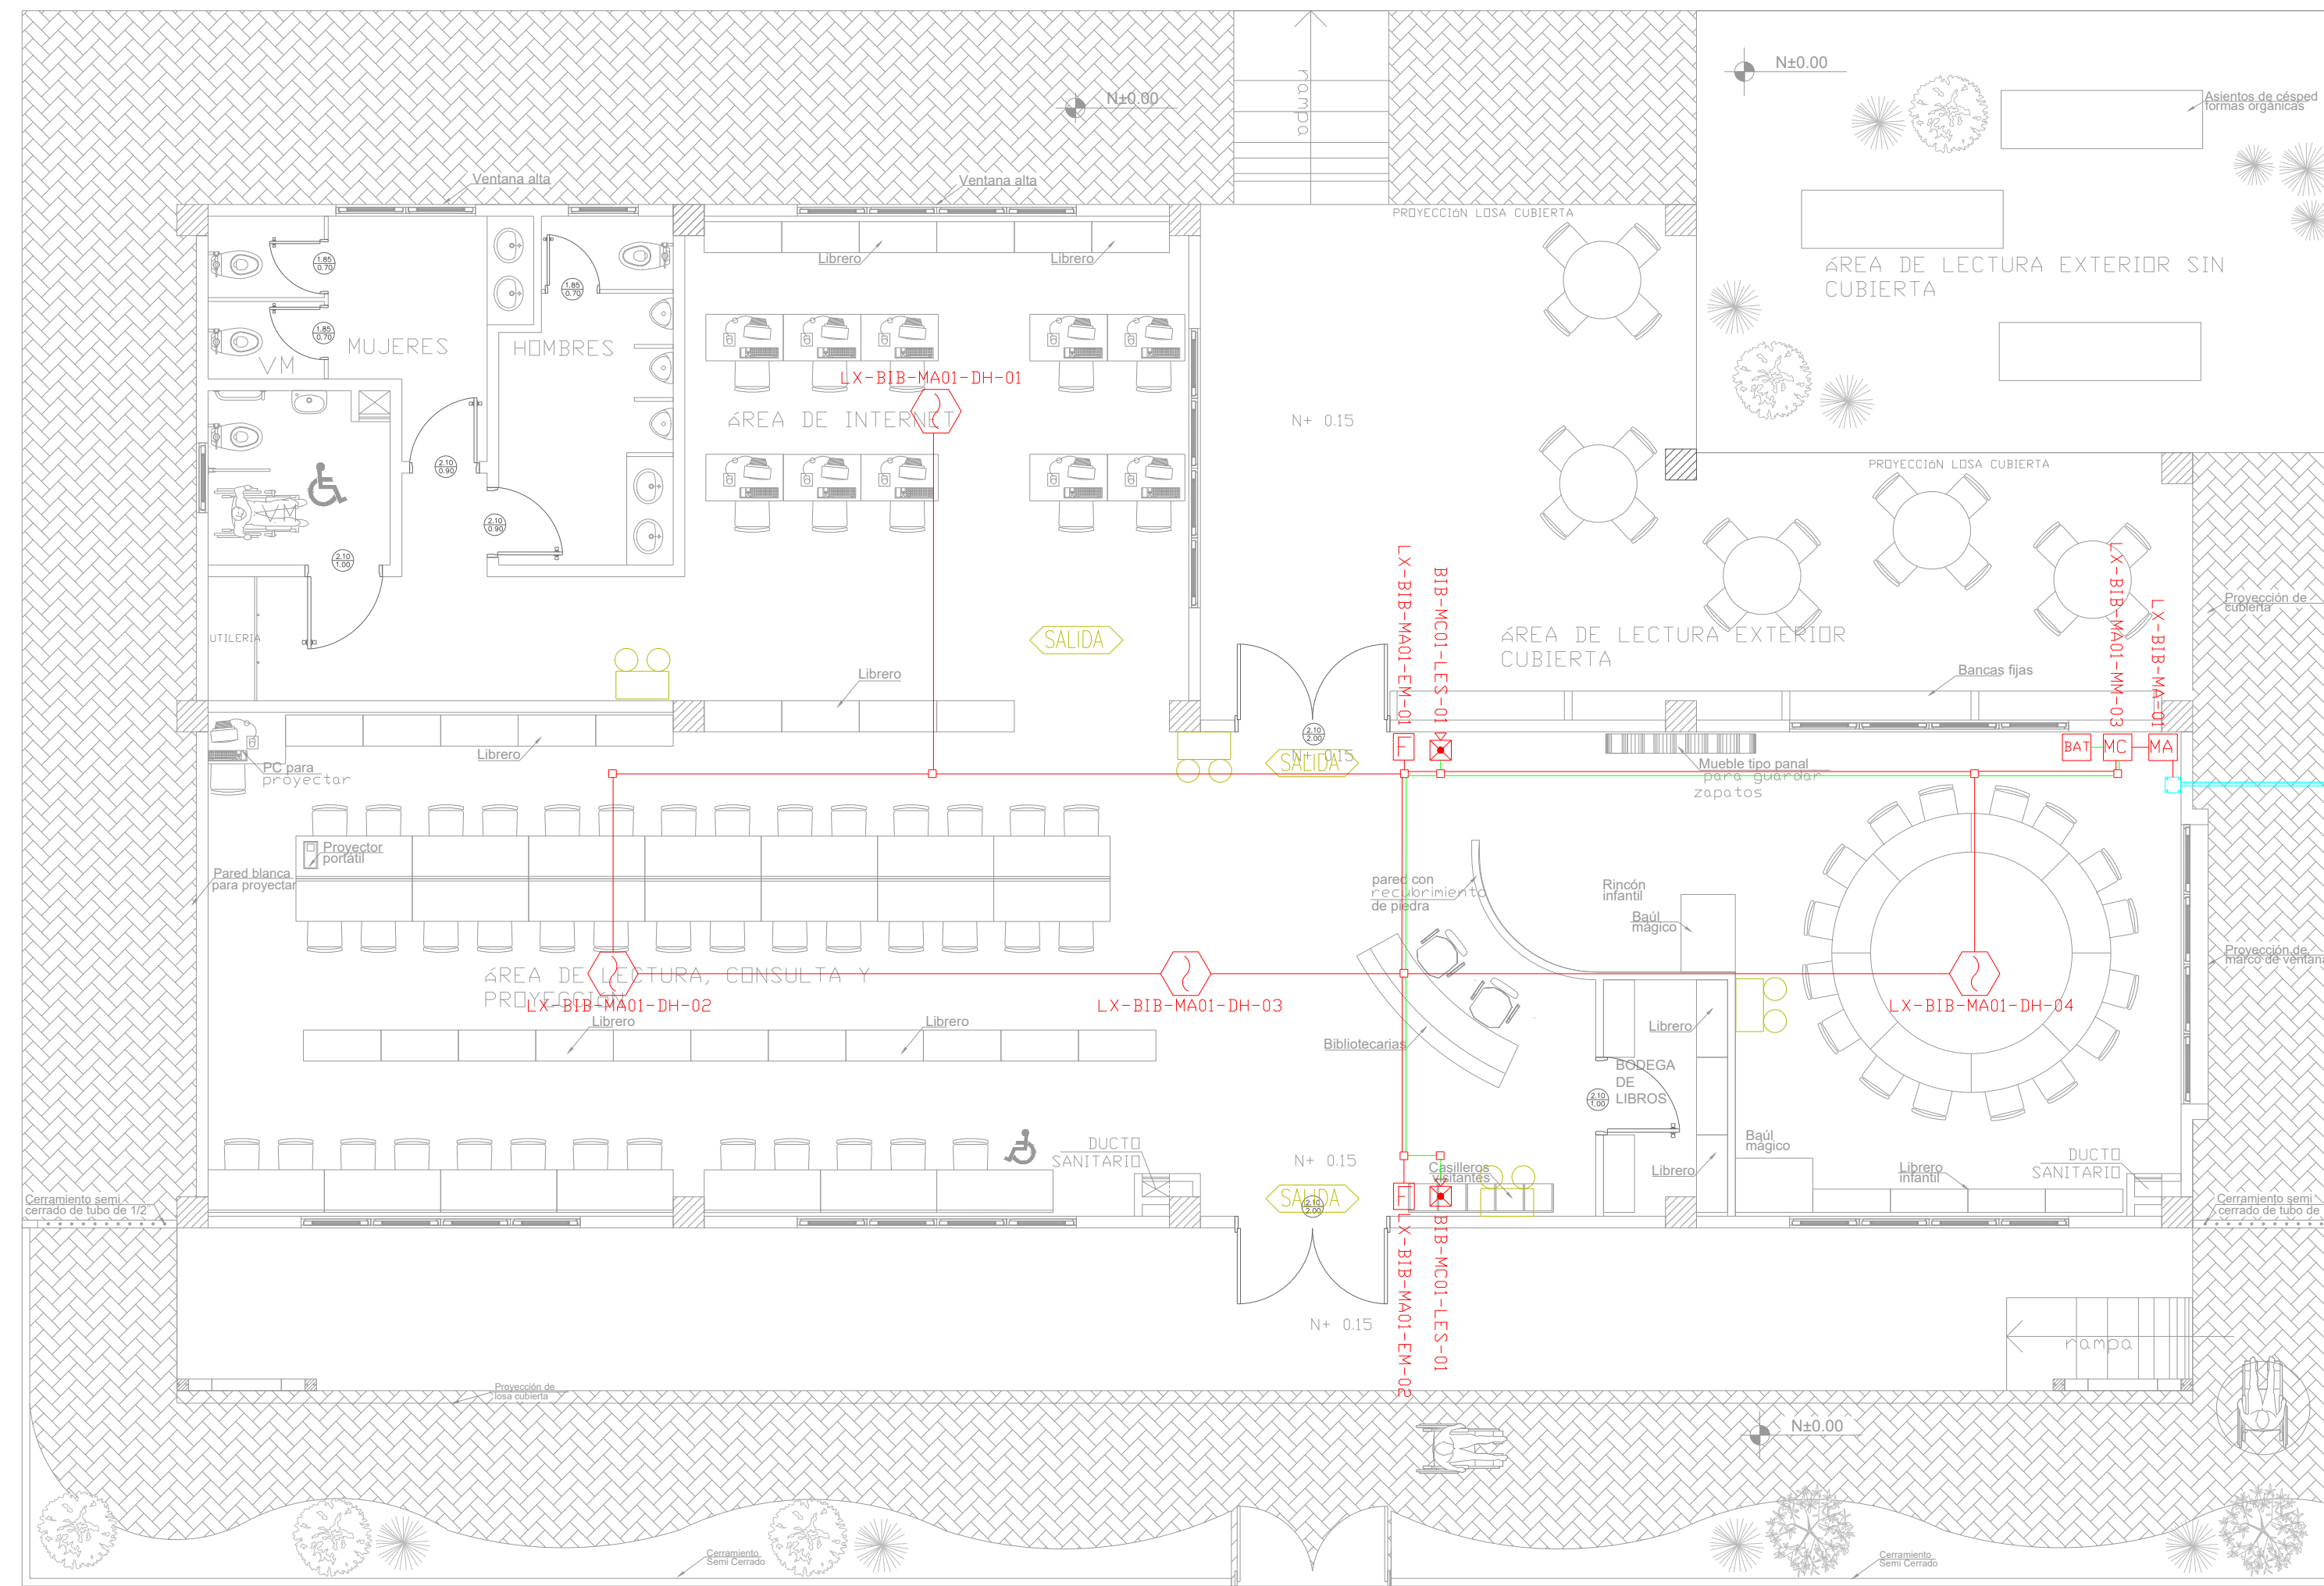


BIBLIOTECA  
PLANTA BAJA



ESCALA 1:75

| CANTIDAD                       |   | SIMBOLOGIA  |
|--------------------------------|---|---|
| 04                             |    | Detector de Humo  |
| --                             |    | Detector de Temperatura   |
| 02                             |    | Estación Manual   |
| 02                             |    | Luz Estroboscópica con Sirena   |
| 01                             |    | Módulo de Aislamiento   |
| 01                             |    | Módulo de Control   |
| --                             |    | Módulo de Monitoreo   |
| 01                             |    | Sistema Auxiliar alimentación 24Vdc   |
| 01                             |    | Pozo de mano  |
| --                             |    | Bandeja metálica por piso   |
| --                             |    | Bandeja metálica por tumbado  |
| --                             |    | Central del Sistema de Incendios  |
| 84.84m Cable<br>65.37m Tubería |    | Cable 2 x 16 AWG Antiflama en Tubería 3/4" para Lazo de Comunicación                  |
|                                |  | Cable 2 x 16 AWG Antiflama en Tubería 3/4" para Alimentación de Luces Estroboscópicas |
| 03                             |    | Letrero de Señalización de Salida   |
| 03                             |    | Lámpara de Emergencia   |

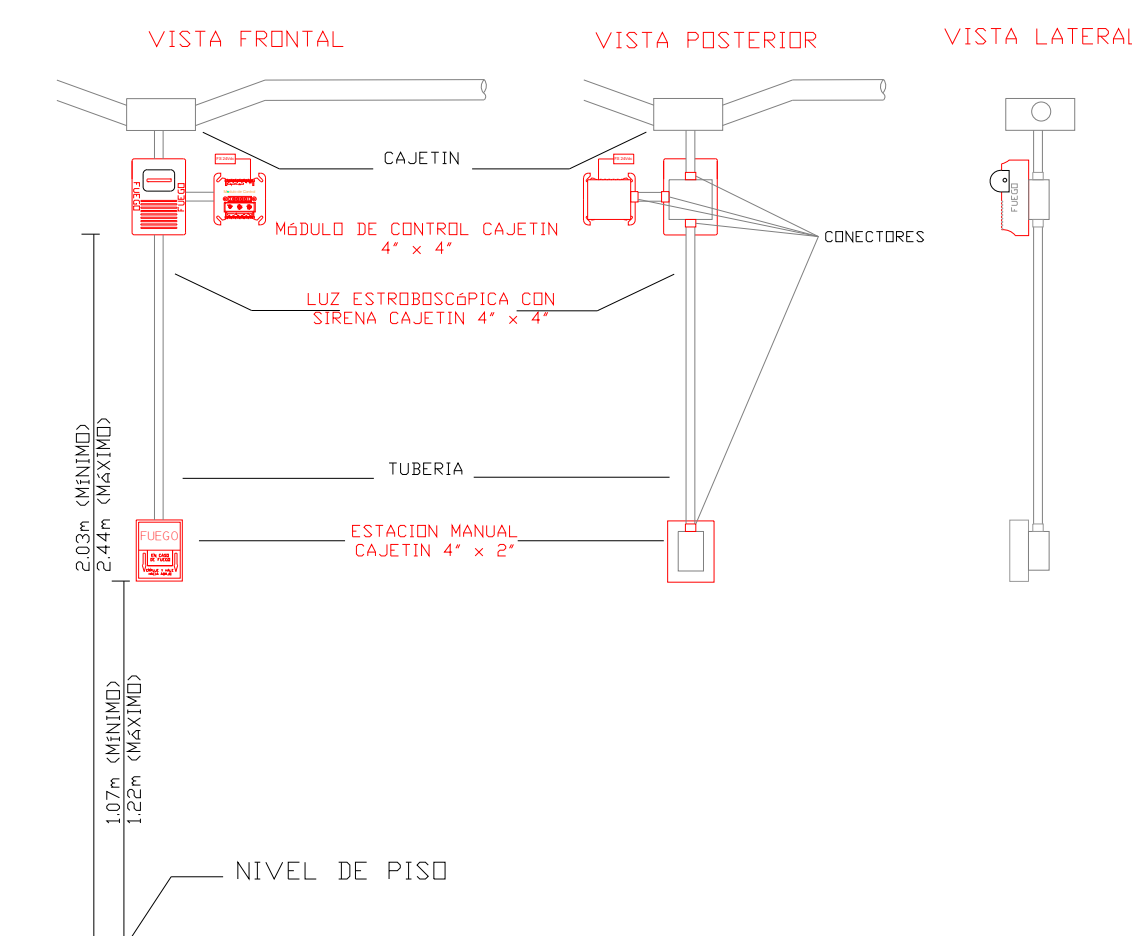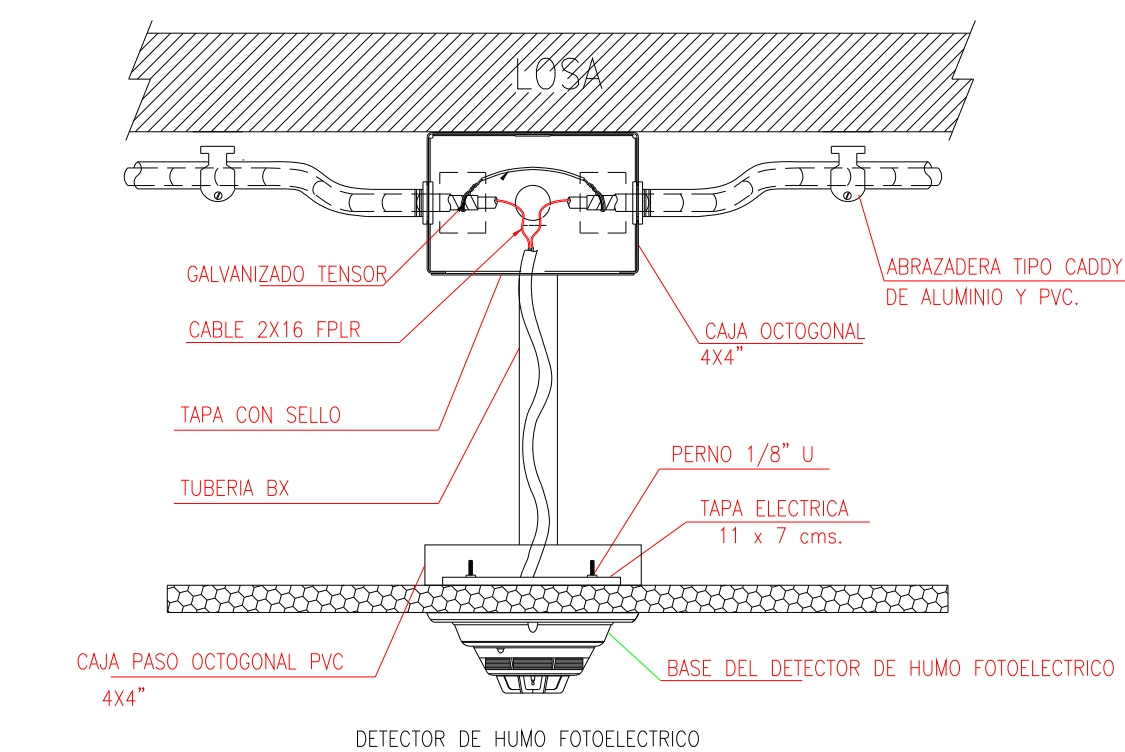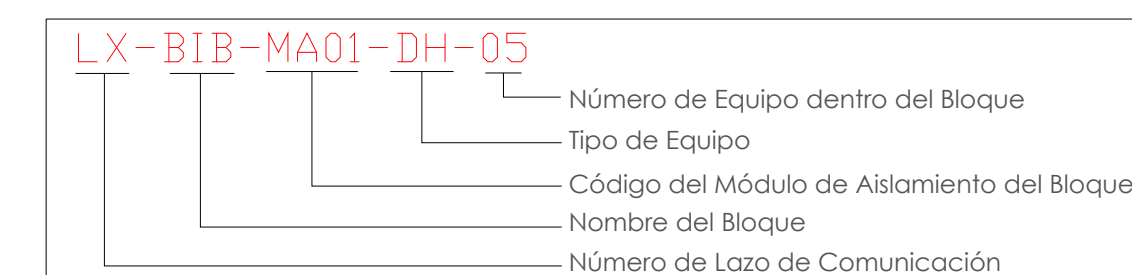


MINISTERIO DE  
TRANSPORTE Y  
OBRAS PÚBLICAS

MINISTERIO  
DE EDUCACIÓN

ING. ANTONINA ROMERO  
DIRECTORA NACIONAL DE ESTUDIOS DE OBRAS PÚBLICAS

ARQ. JUAN PABLO VILLAFUERTE  
DIRECTOR NACIONAL DE INFRAESTRUCTURA FÍSICA

ESQUEMA REFERENCIAL DEL PROYECTO:

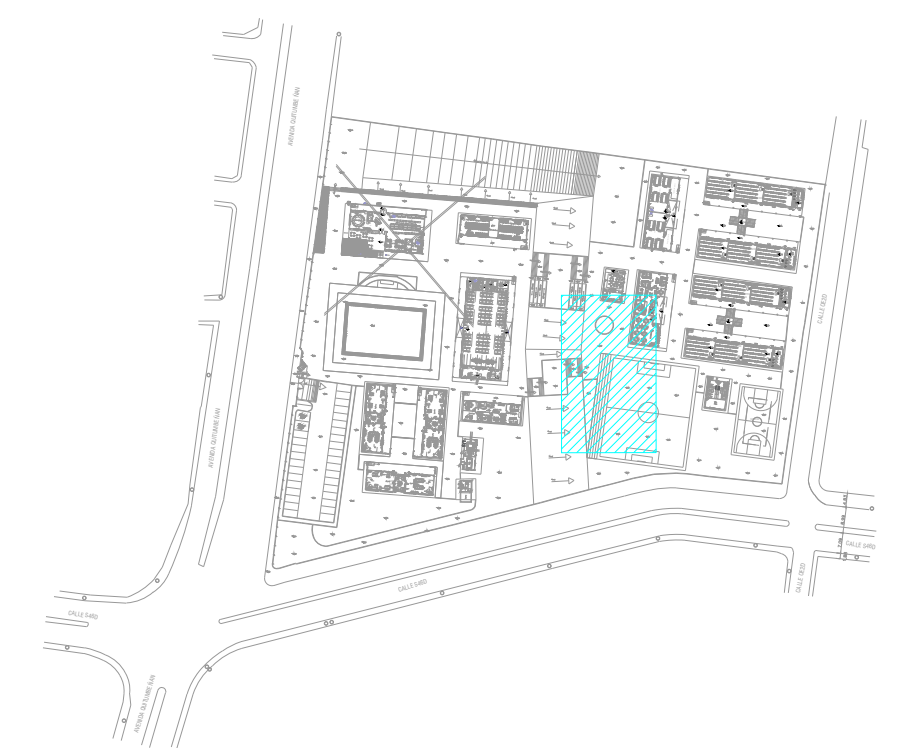

|           |  |
|-----------|--|
| PROYECTO: |  |
|-----------|--|

**"UNIDAD EDUCATIVA ESTANDARIZADA DEL MILENIO "**  
**REPLICA CENTRAL TECNICO**

|            |  |
|------------|--|
| UBICACIÓN: |  |
|------------|--|

PICHINCHA  
PROVINCIA

QUITO  
CANTÓNQUITUMBE  
PARROQUIA

TIPOLOGÍA:

MAYOR (1110 ALUMNOS)

CONTIENE:

BIBLIOTECA  
PLANTA BAJA  
SISTEMA DE DETECCION DE INCENDIOS

ESCALA:

INDICADAS

|        |
|--------|
| FECHA: |
|--------|

ENERO 2023

LÁMINA N.º

FILE-17

RESPONSABLES:

ING. LENIN VELASQUEZ  
ANALISTA TÉCNICO DE PROYECTO

SELLOS MUNICIPALES: