

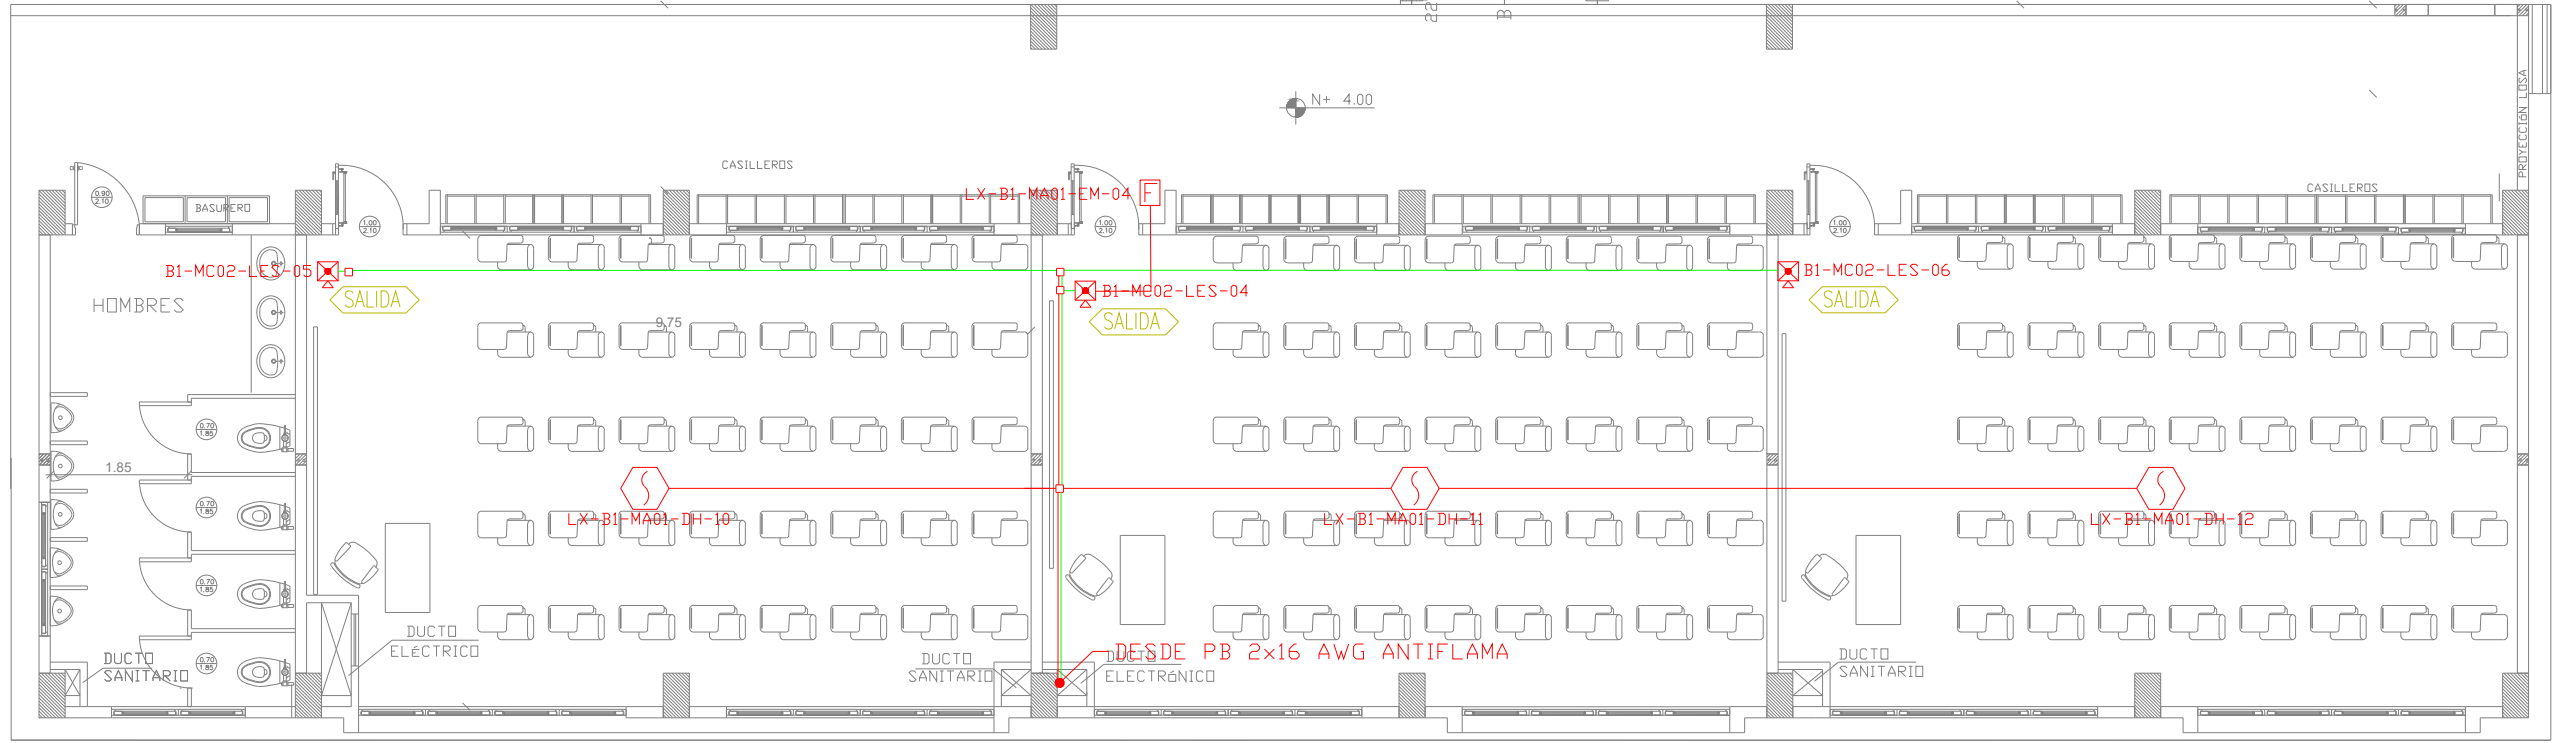
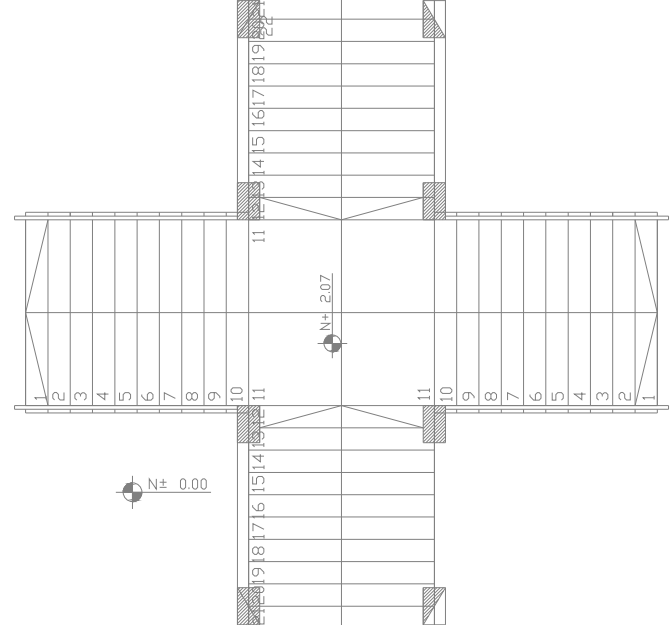



BLOQUE 1 DE 12 AULAS
PLANTA ALTA

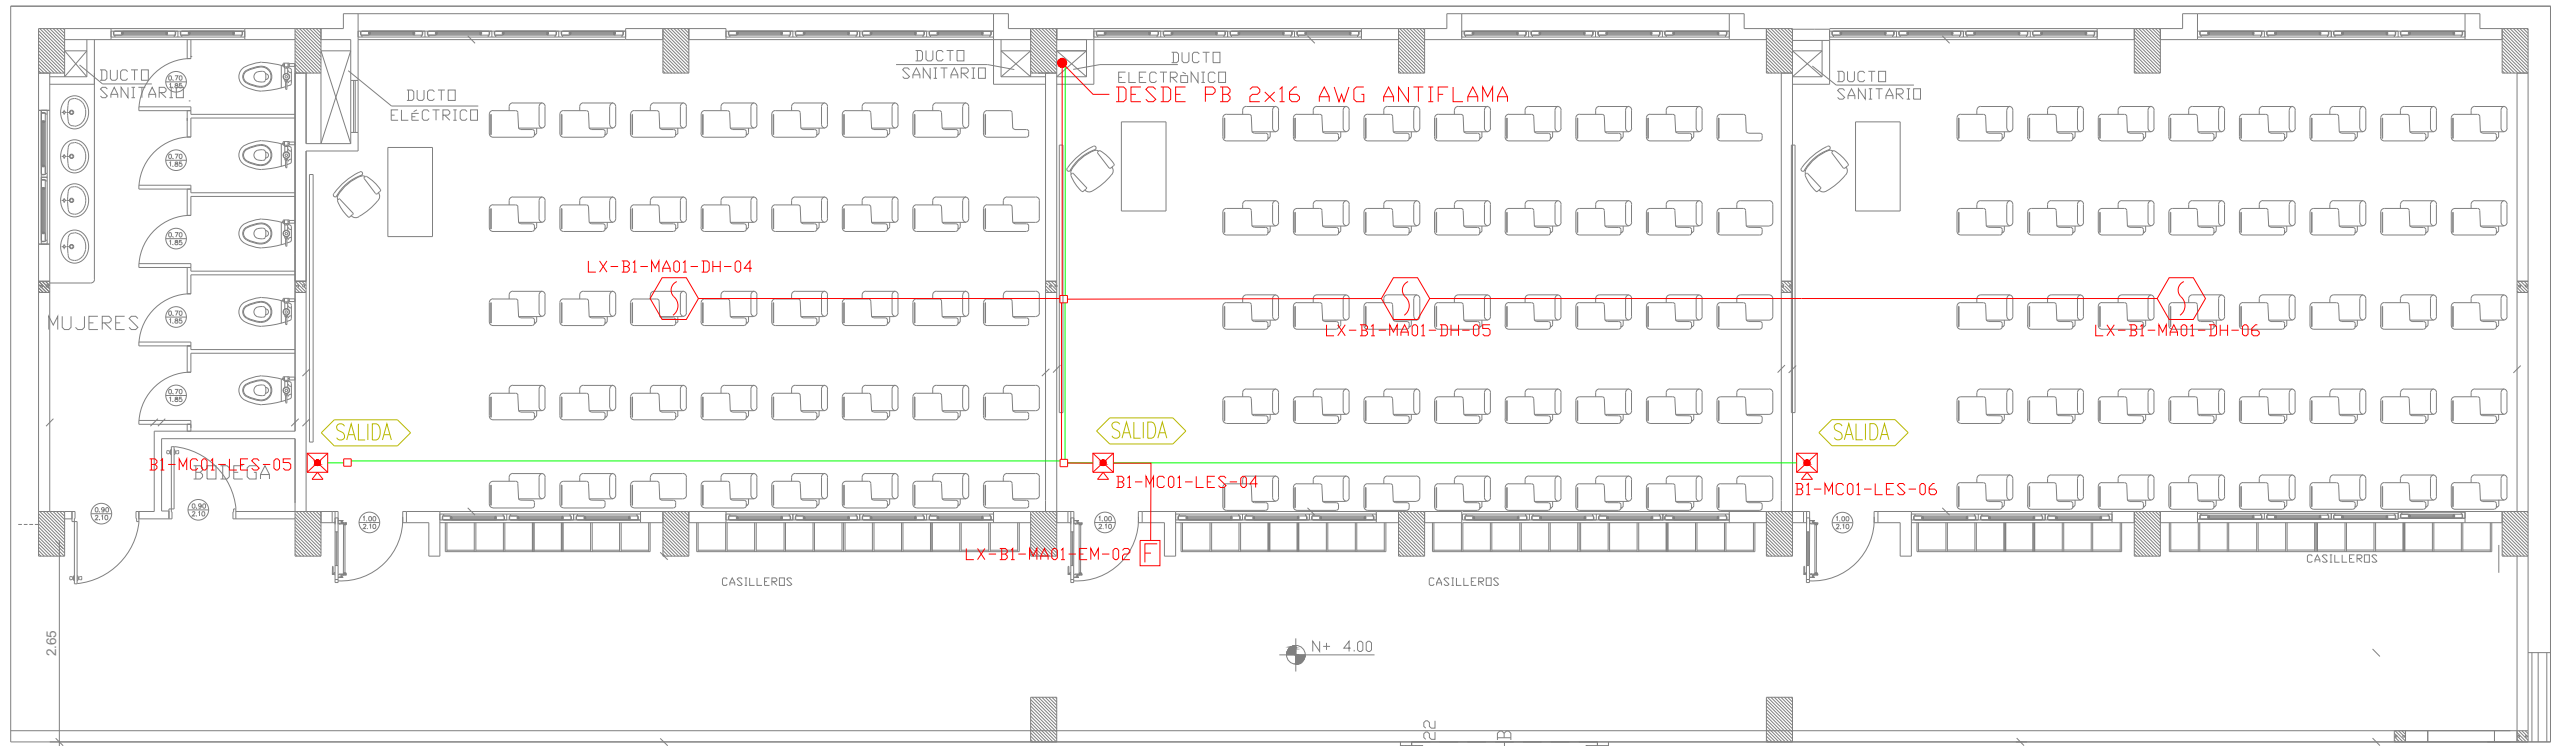



ESCALA 1:100

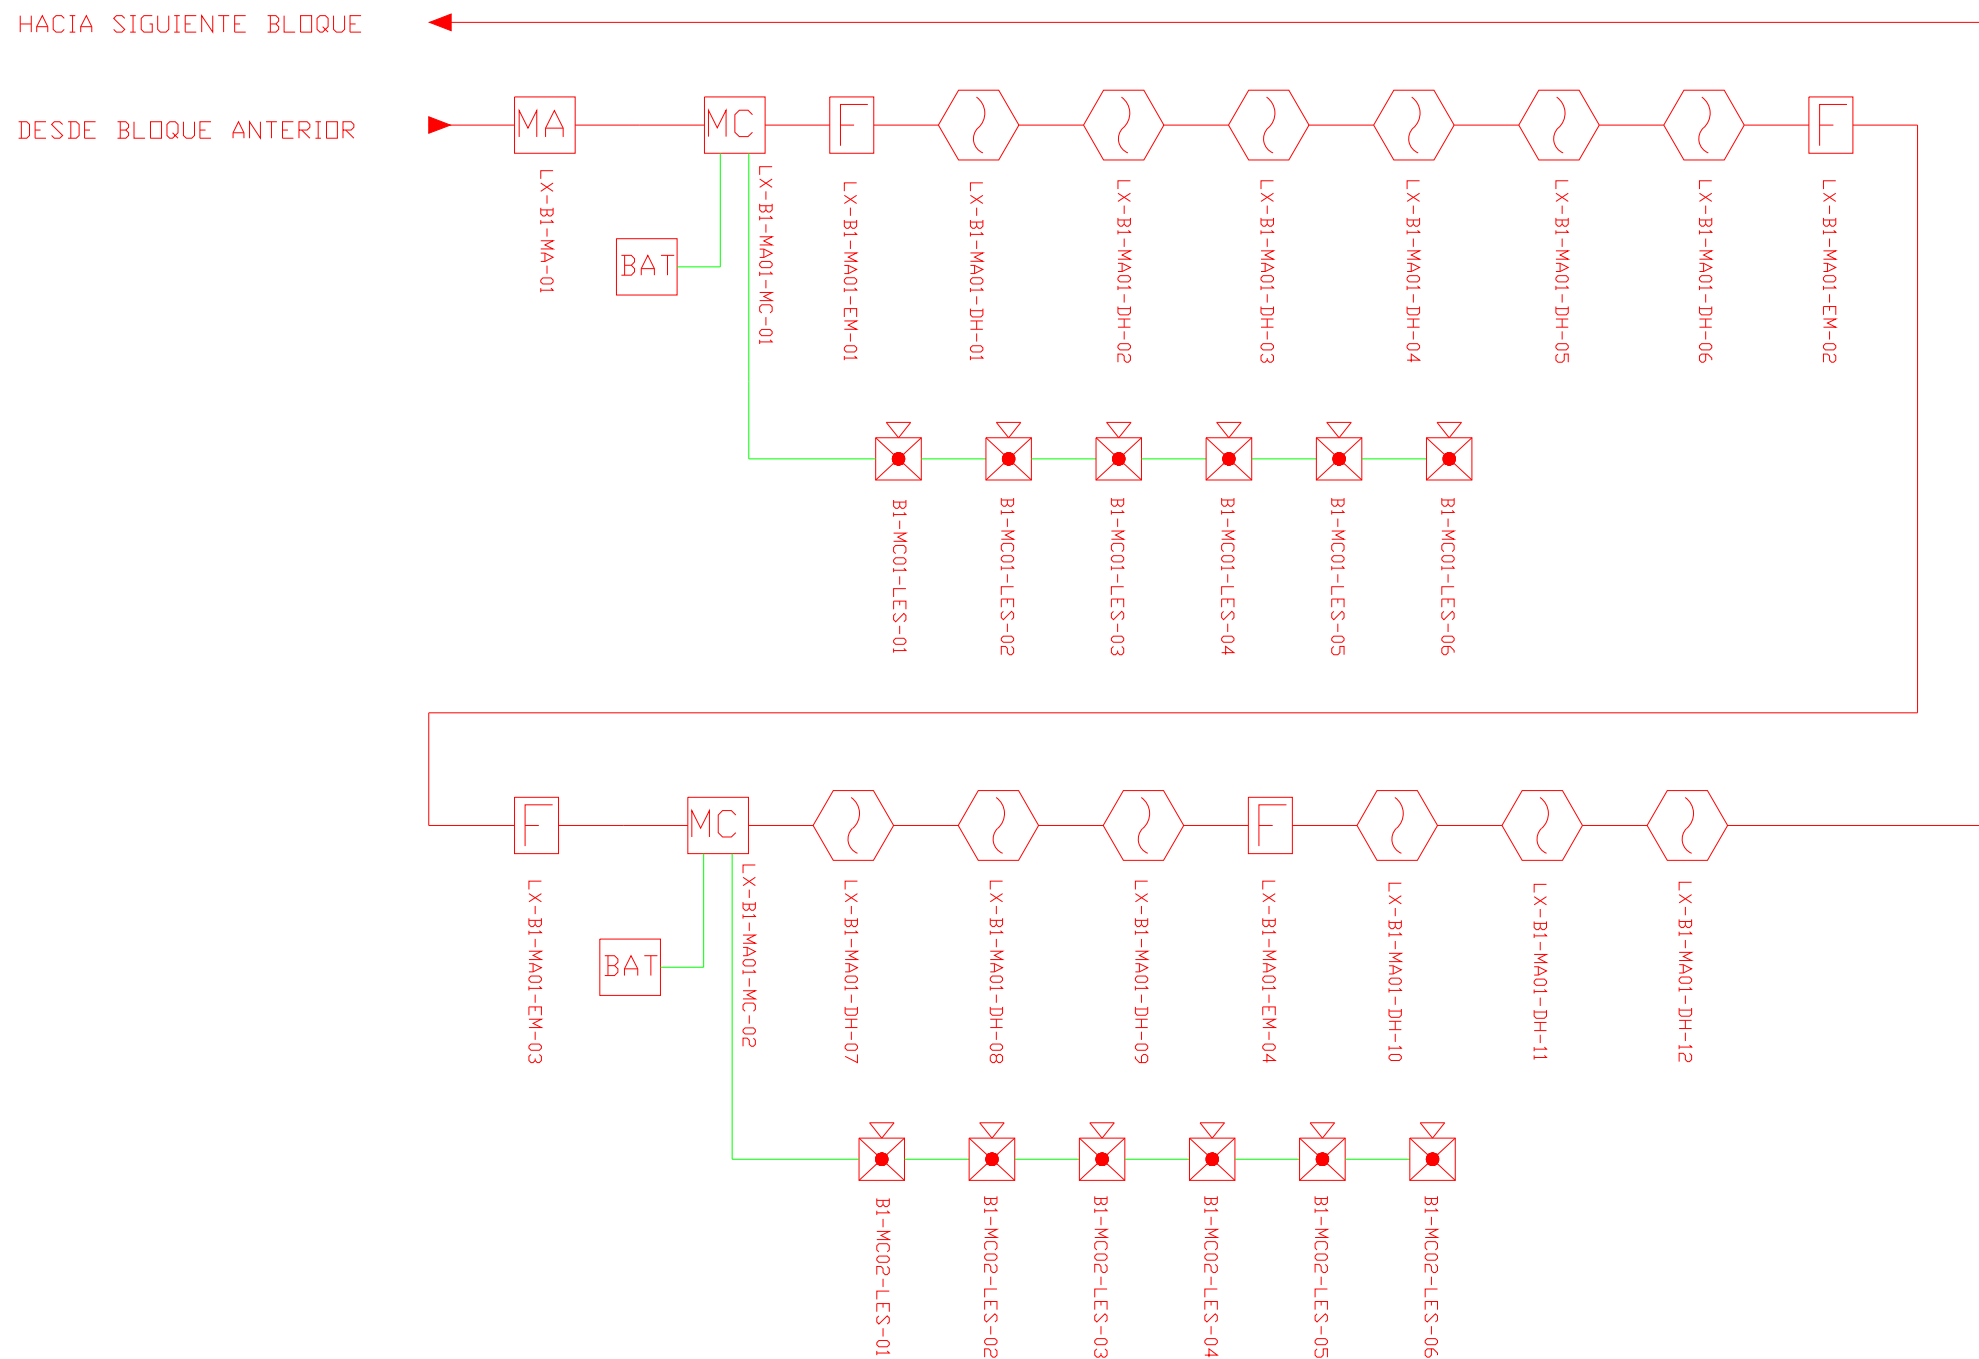

CANTIDAD	SIMBOLOGIA	
06		Detector de Humo
--		Detector de Temperatura
02		Estación Manual
06		Luz Estroboscópica con Sirena
--		Módulo de Aislamiento
--		Módulo de Control
--		Módulo de Monitoreo
--		Sistema Auxiliar alimentación 24Vdc
--		Pozo de mano
--		Bandeja metálica por piso
--		Bandeja metálica por tumbado
--		Central del Sistema de Incendios
234.09m Cable 125.90m Tubería		Cable 2 x 16 AWG Antiflama en Tubería 3/4" para Lazo de Comunicación
		Cable 2 x 16 AWG Antiflama en Tubería 3/4" para Alimentación de Luces Estroboscópicas
06		Letrero de Señalización de Salida
--		Lámpara de Emergencia

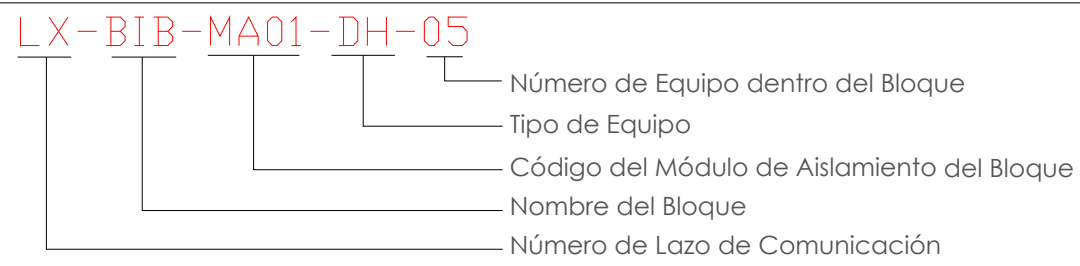

DETALLE PARA MONTAJE DE LOS DETECTORES EN TECHO FALSO

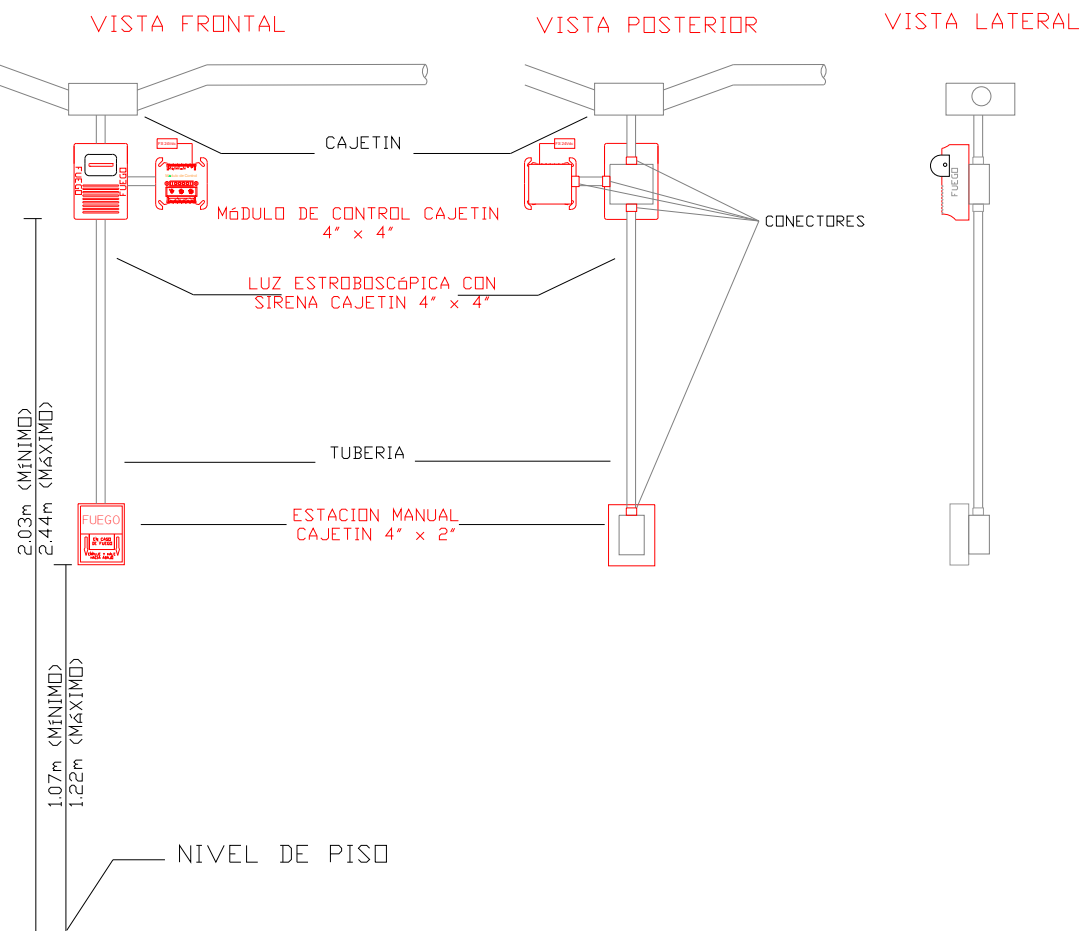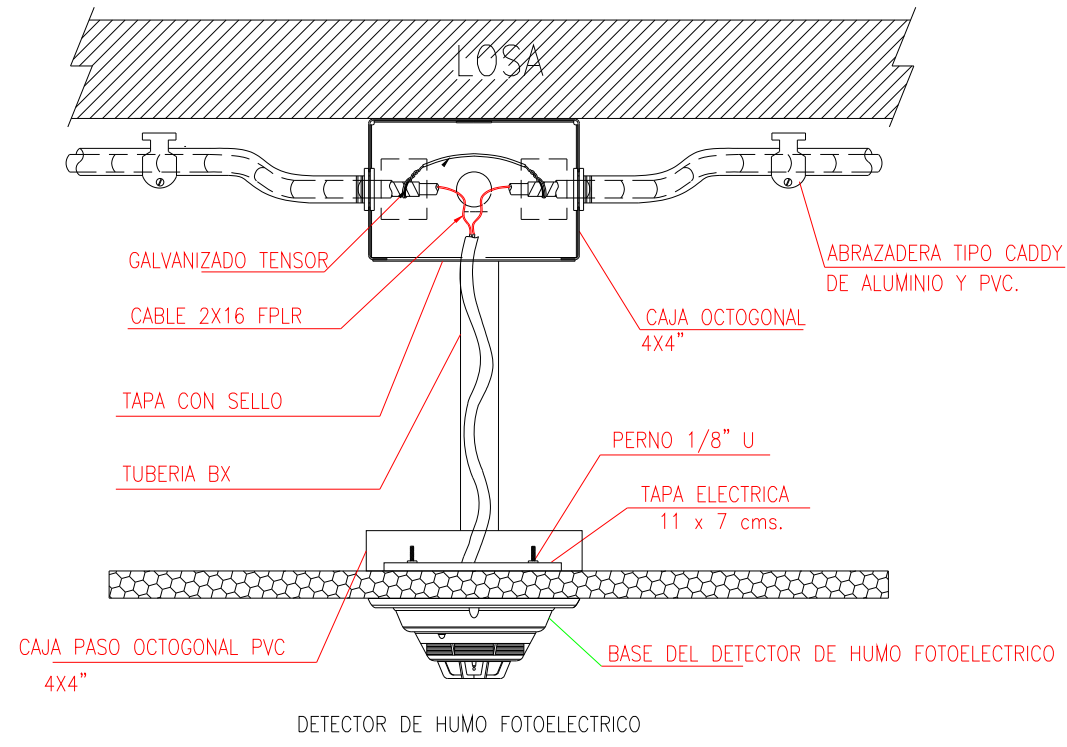


MINISTERIO DE
TRANSPORTE Y
OBRAS PÚBLICAS

MINISTERIO
DE EDUCACIÓN

ING. ANTONINA ROMERO
DIRECTORA NACIONAL DE ESTUDIOS DE OBRAS PÚBLICAS

ARQ. JUAN PABLO VILLAFUERTE
DIRECTOR NACIONAL DE INFRAESTRUCTURA FÍSICA

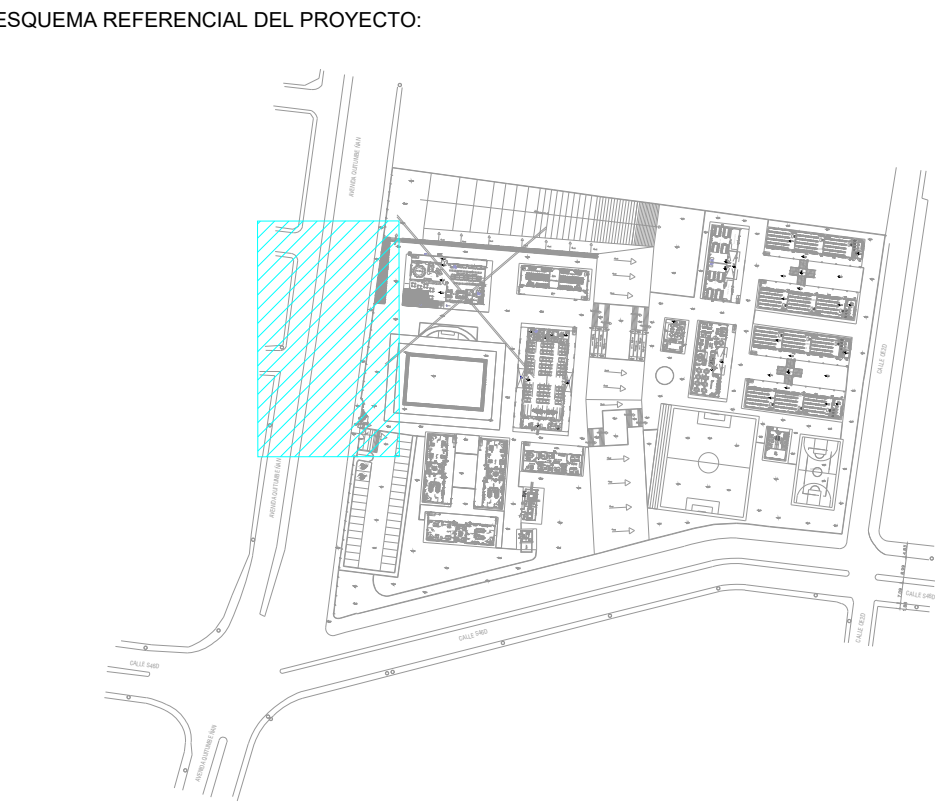

PROYECTO:
"UNIDAD EDUCATIVA ESTANDARIZADA DEL MILENIO"
REPLICA CENTRAL TECNICO

UBICACIÓN:
PICHINCHA
PROVINCIA

QUITO
CANTÓN

QUITUMBE
PARROQUIA

BLOQUE DE 1 DE 12 AULAS

TIPOLOGÍA:
MAYOR (1110 ALUMNOS)

CONTIENE:
BLOQUE DE 1 DE 12 AULAS
PLANTA ALTA
SISTEMA DE DETECCION DE INCENDIOS

ESCALA:
INDICADAS

FECHA:
ENERO 2023

LÁMINA N.º
ELE-19

RESPONSABLES:
ING. LENIN VELASQUEZ
ANALISTA TÉCNICO DE PROYECTO

SELLOS MUNICIPALES: