

CUARTO DE MÁQUINAS Y BOMBAS
PLANTA BAJA





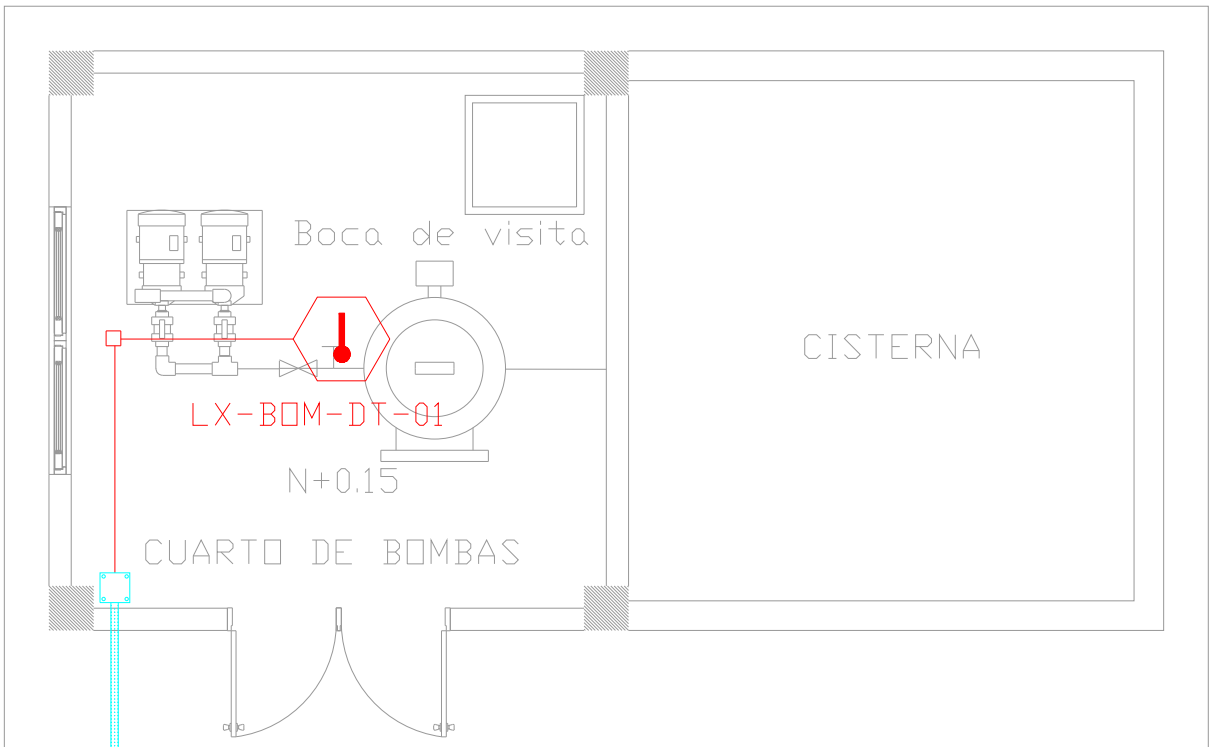




Table with 3 columns: CANTIDAD, SIMBOLOGIA, and description of fire alarm components and their quantities.

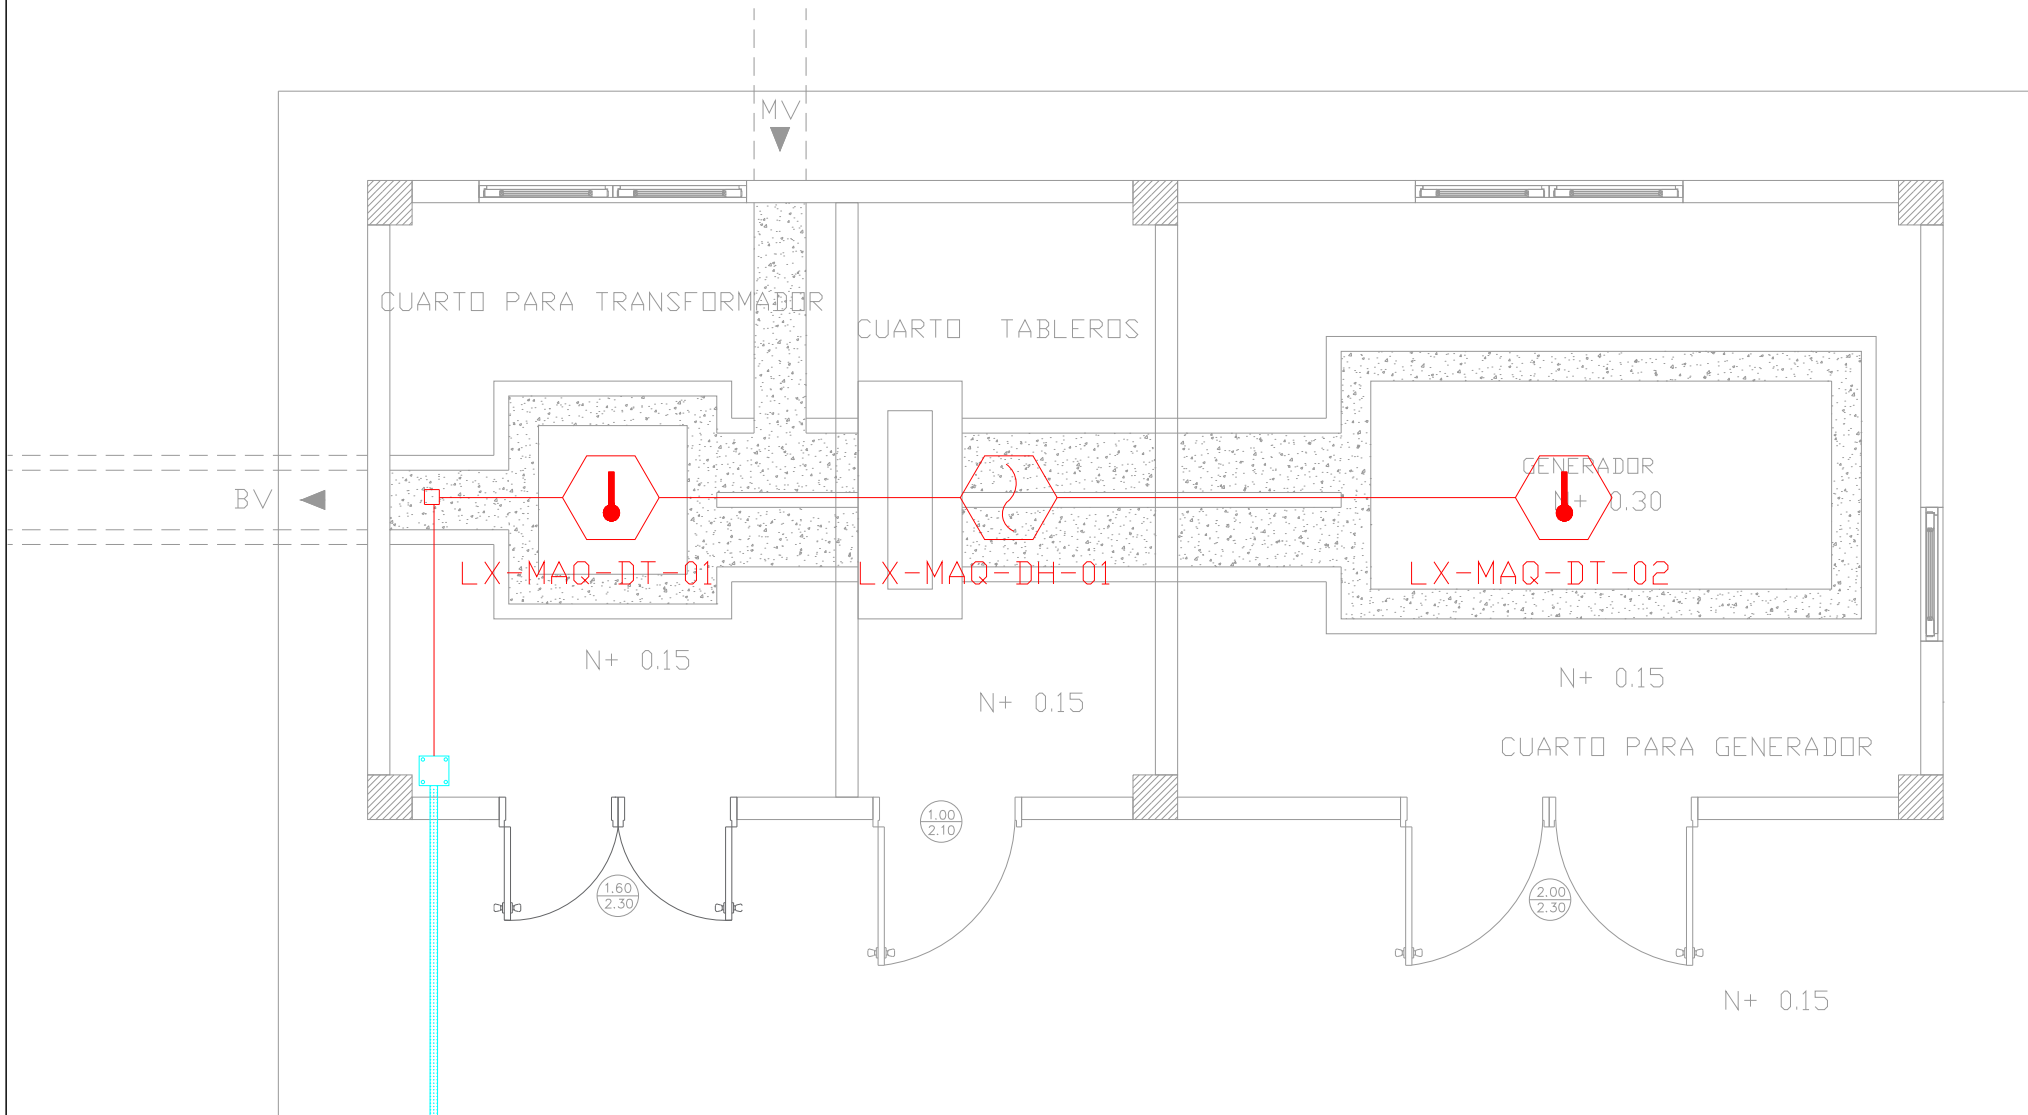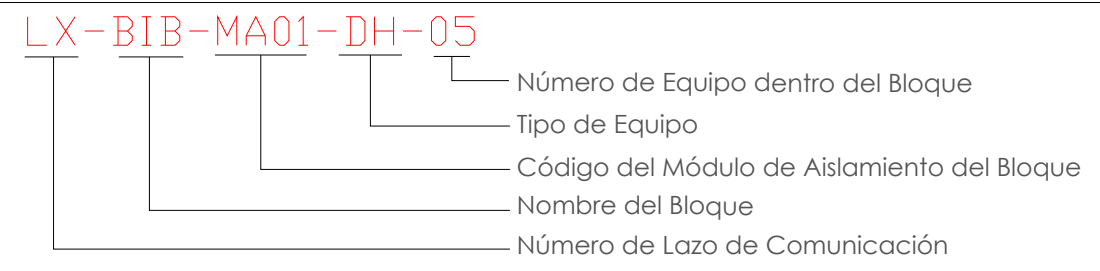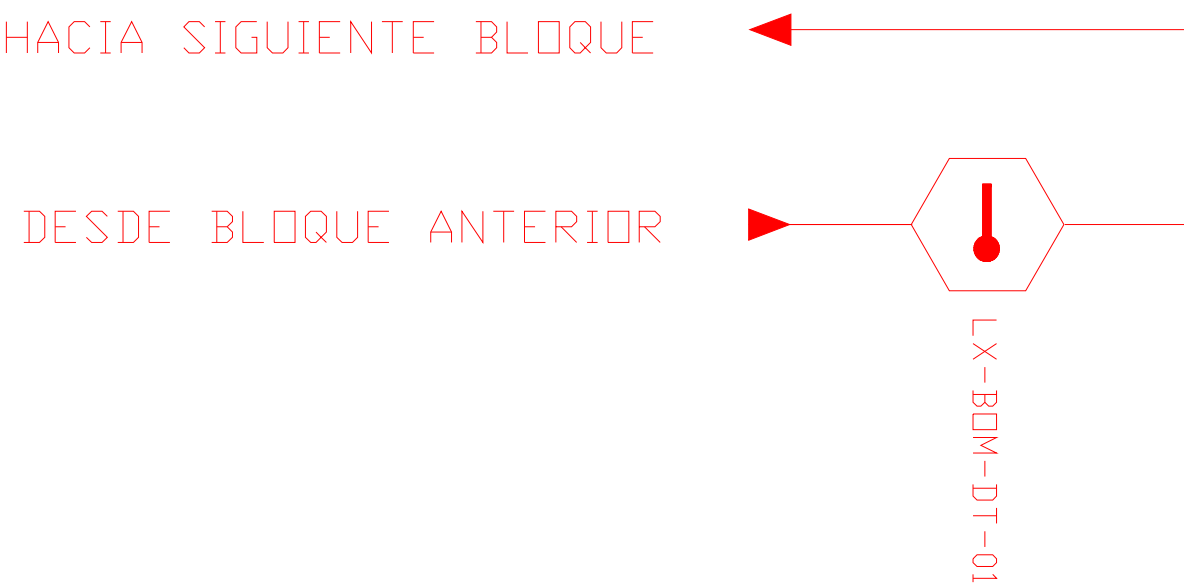

ESCALA 1:50

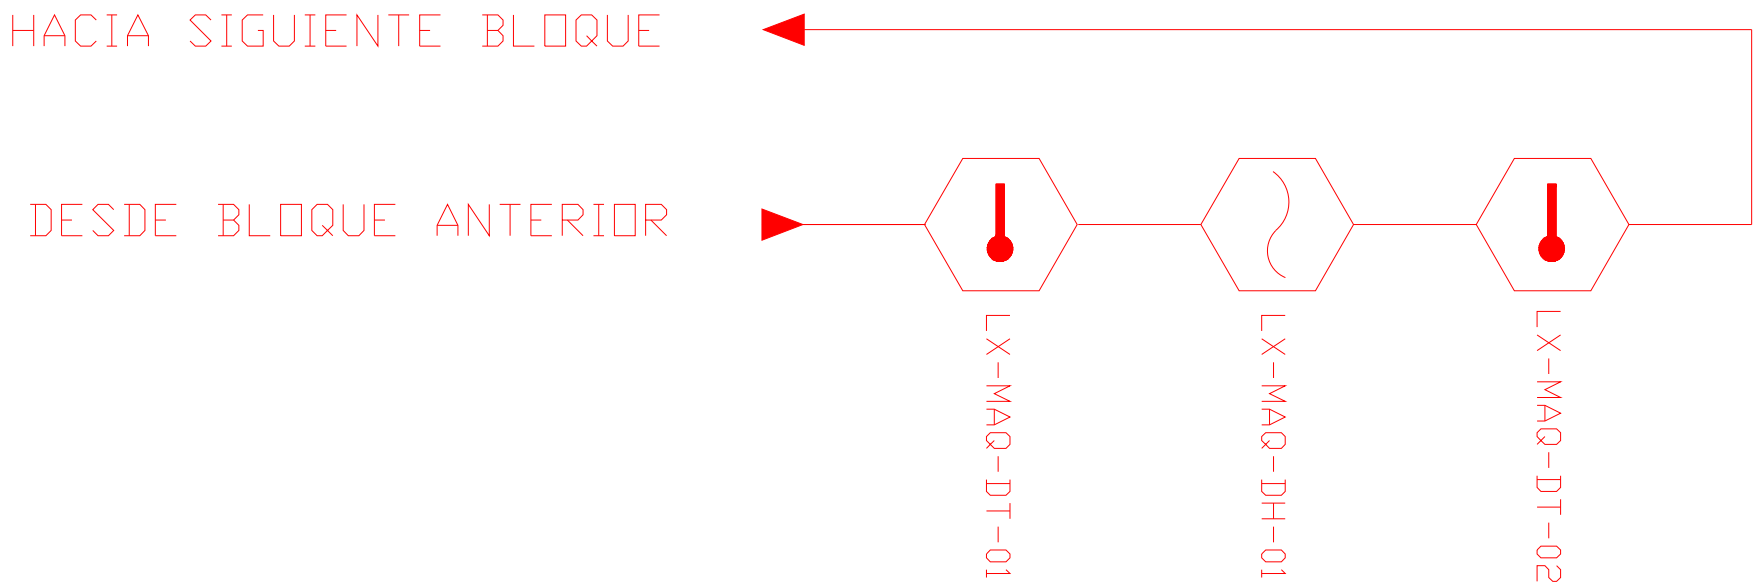

DETALLE PARA MONTAJE DE LOS DETECTORES EN TECHO FALSO

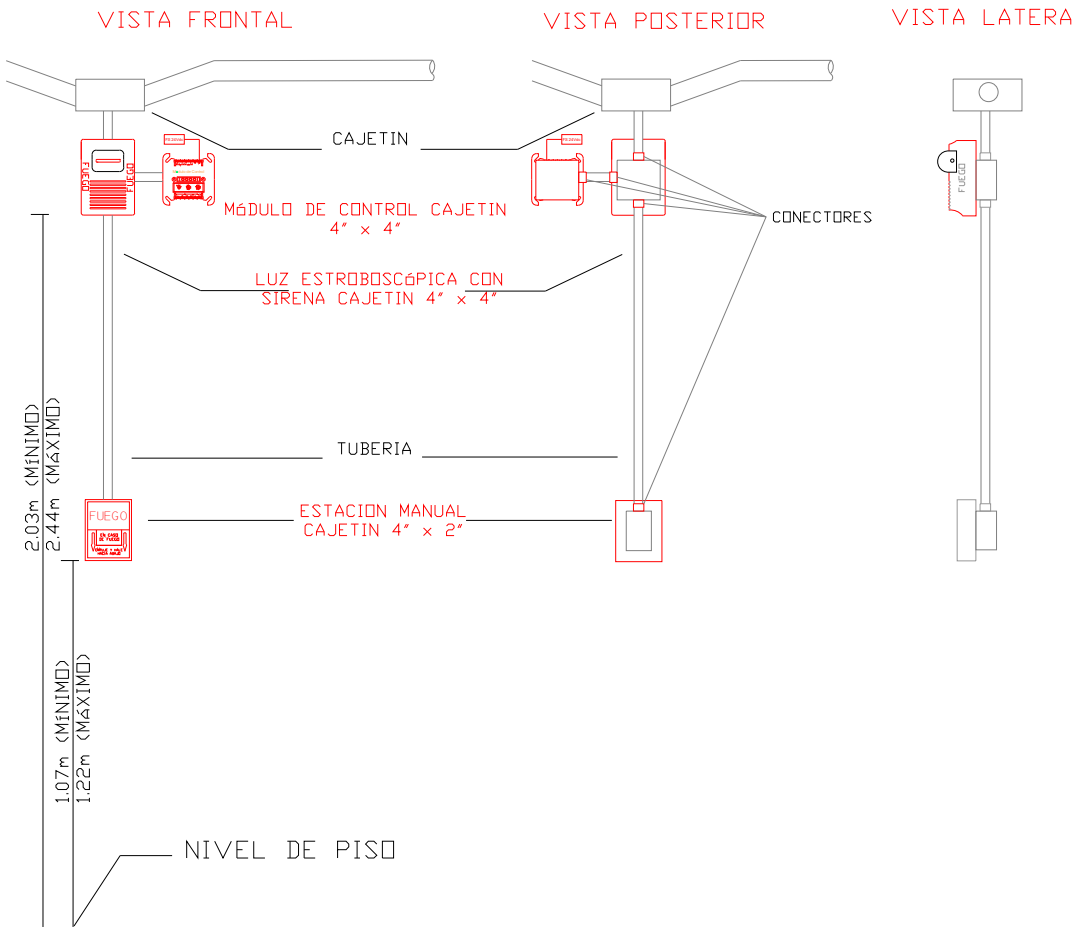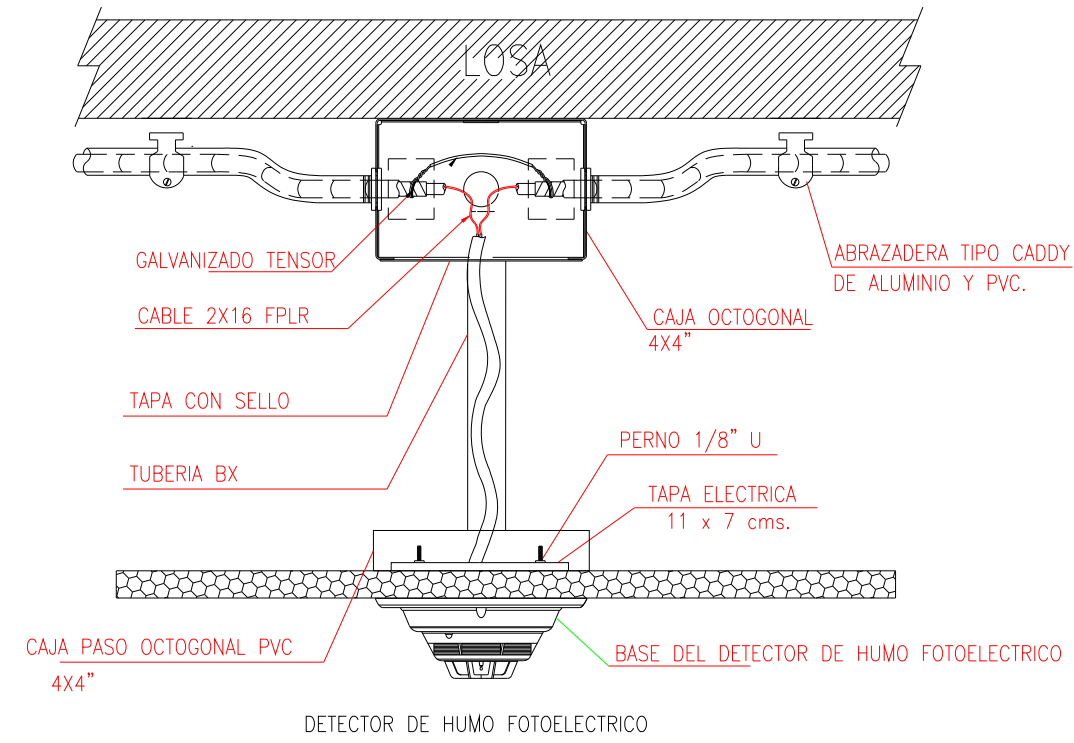

MINISTERIO DE TRANSPORTE Y OBRAS PÚBLICAS
MINISTERIO DE EDUCACIÓN

ING. ANTONINA ROMERO
DIRECTORA NACIONAL DE ESTUDIOS DE OBRAS PÚBLICAS
ARQ. JUAN PABLO VILLAFUERTE
DIRECTOR NACIONAL DE INFRAESTRUCTURA FÍSICA

ESQUEMA REFERENCIAL DEL PROYECTO:



PROYECTO:
"UNIDAD EDUCATIVA ESTANDARIZADA DEL MILENIO "
REPLICA CENTRAL TECNICO

UBICACIÓN:
PICHINCHA PROVINCIA
QUITO CANTÓN
QUITUMBE PARROQUIA

TIPOLOGÍA:
MAYOR (1110 ALUMNOS)

CONTIENE:
BLOQUES CUARTO DE MAQUINAS / BOMBAS
PLANTA BAJA
SISTEMA DE DETECCIÓN DE INCENDIOS

ESCALA: INDICADAS
FECHA: ENERO 2023
LÁMINA N.º ELE-23

RESPONSABLES:
ING. LENIN VELASQUEZ
ANALISTA TÉCNICO DE PROYECTO

SELLOS MUNICIPALES: