



EDUCACIÓN INICIAL 2
PLANTA BAJA

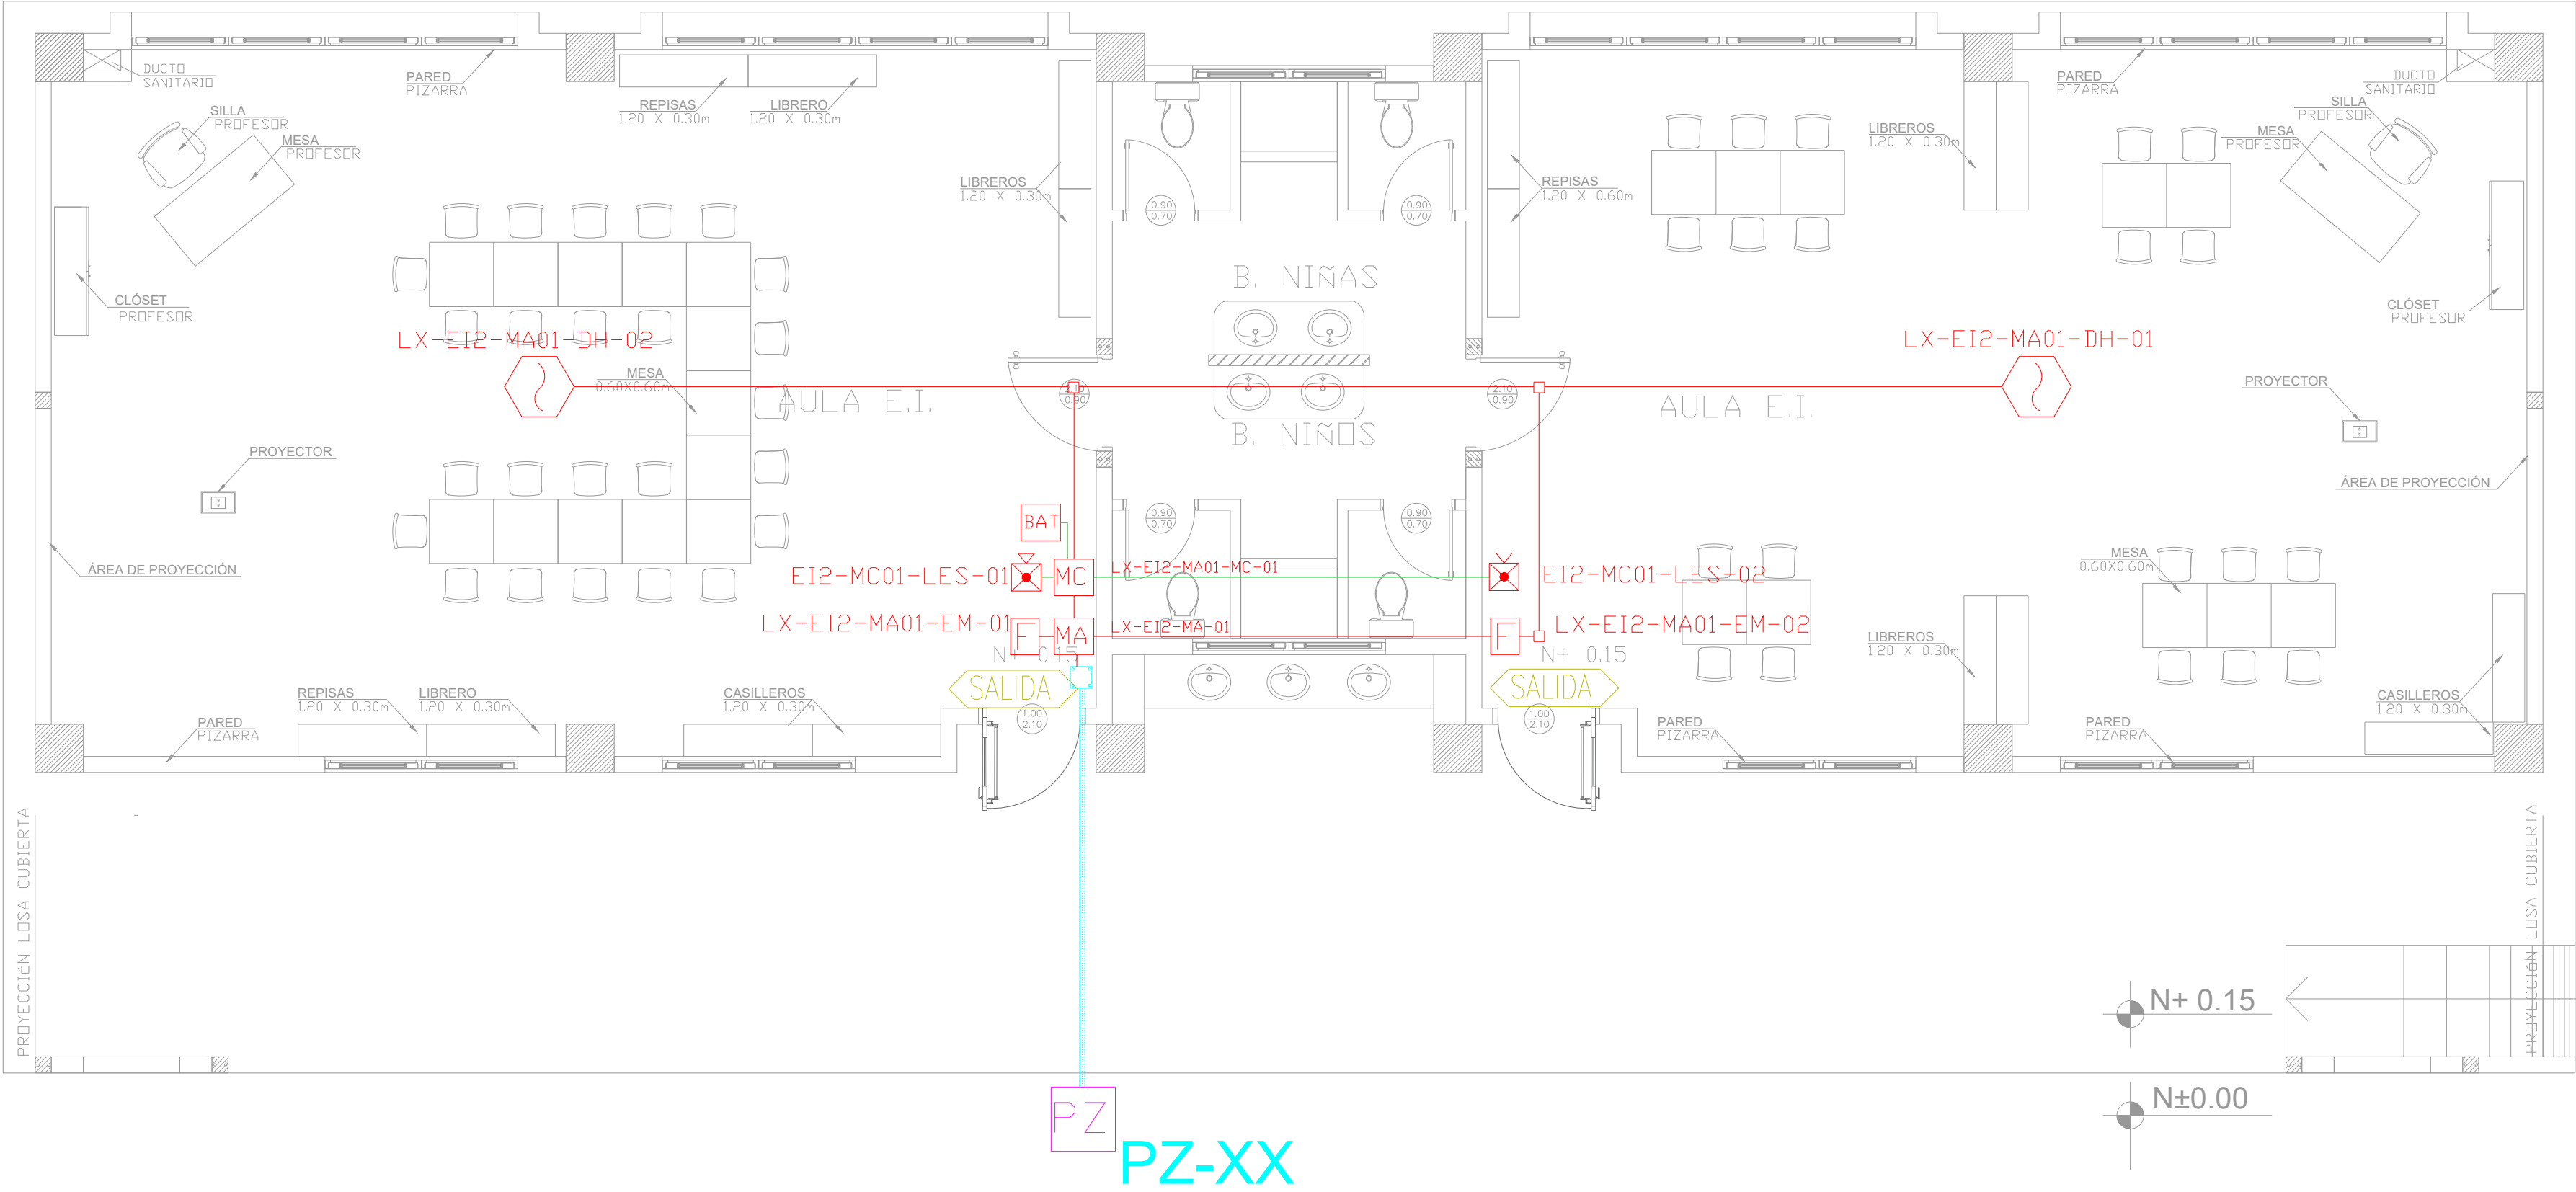


CANTIDAD	SIMBOLOGIA	
02		Detector de Humo
--		Detector de Temperatura
02		Estación Manual
02		Luz Estroboscópica con Sirena
01		Módulo de Aislamiento
01		Módulo de Control
--		Módulo de Monitoreo
01		Sistema Auxiliar alimentación 24Vdc
01		Pozo de mano
--		Bandeja metálica por piso
--		Bandeja metálica por tumbado
--		Central del Sistema de Incendios
52.52m Cable 33.13m Tubería		Cable 2 x 16 AWG Antiflama en Tubería 3/4" para Lazo de Comunicación
		Cable 2 x 16 AWG Antiflama en Tubería 3/4" para Alimentación de Luces Estroboscópicas
02		Letrero de Señalización de Salida
--		Lámpara de Emergencia

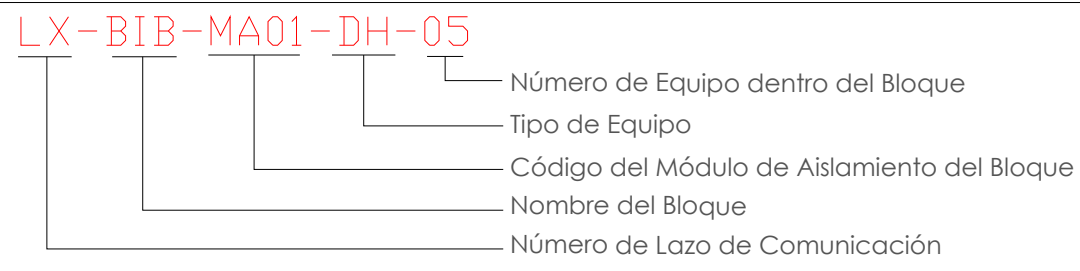



ESCALA 1:50

HACIA SIGUIENTE BLOQUE

DESDE BLOQUE ANTERIOR

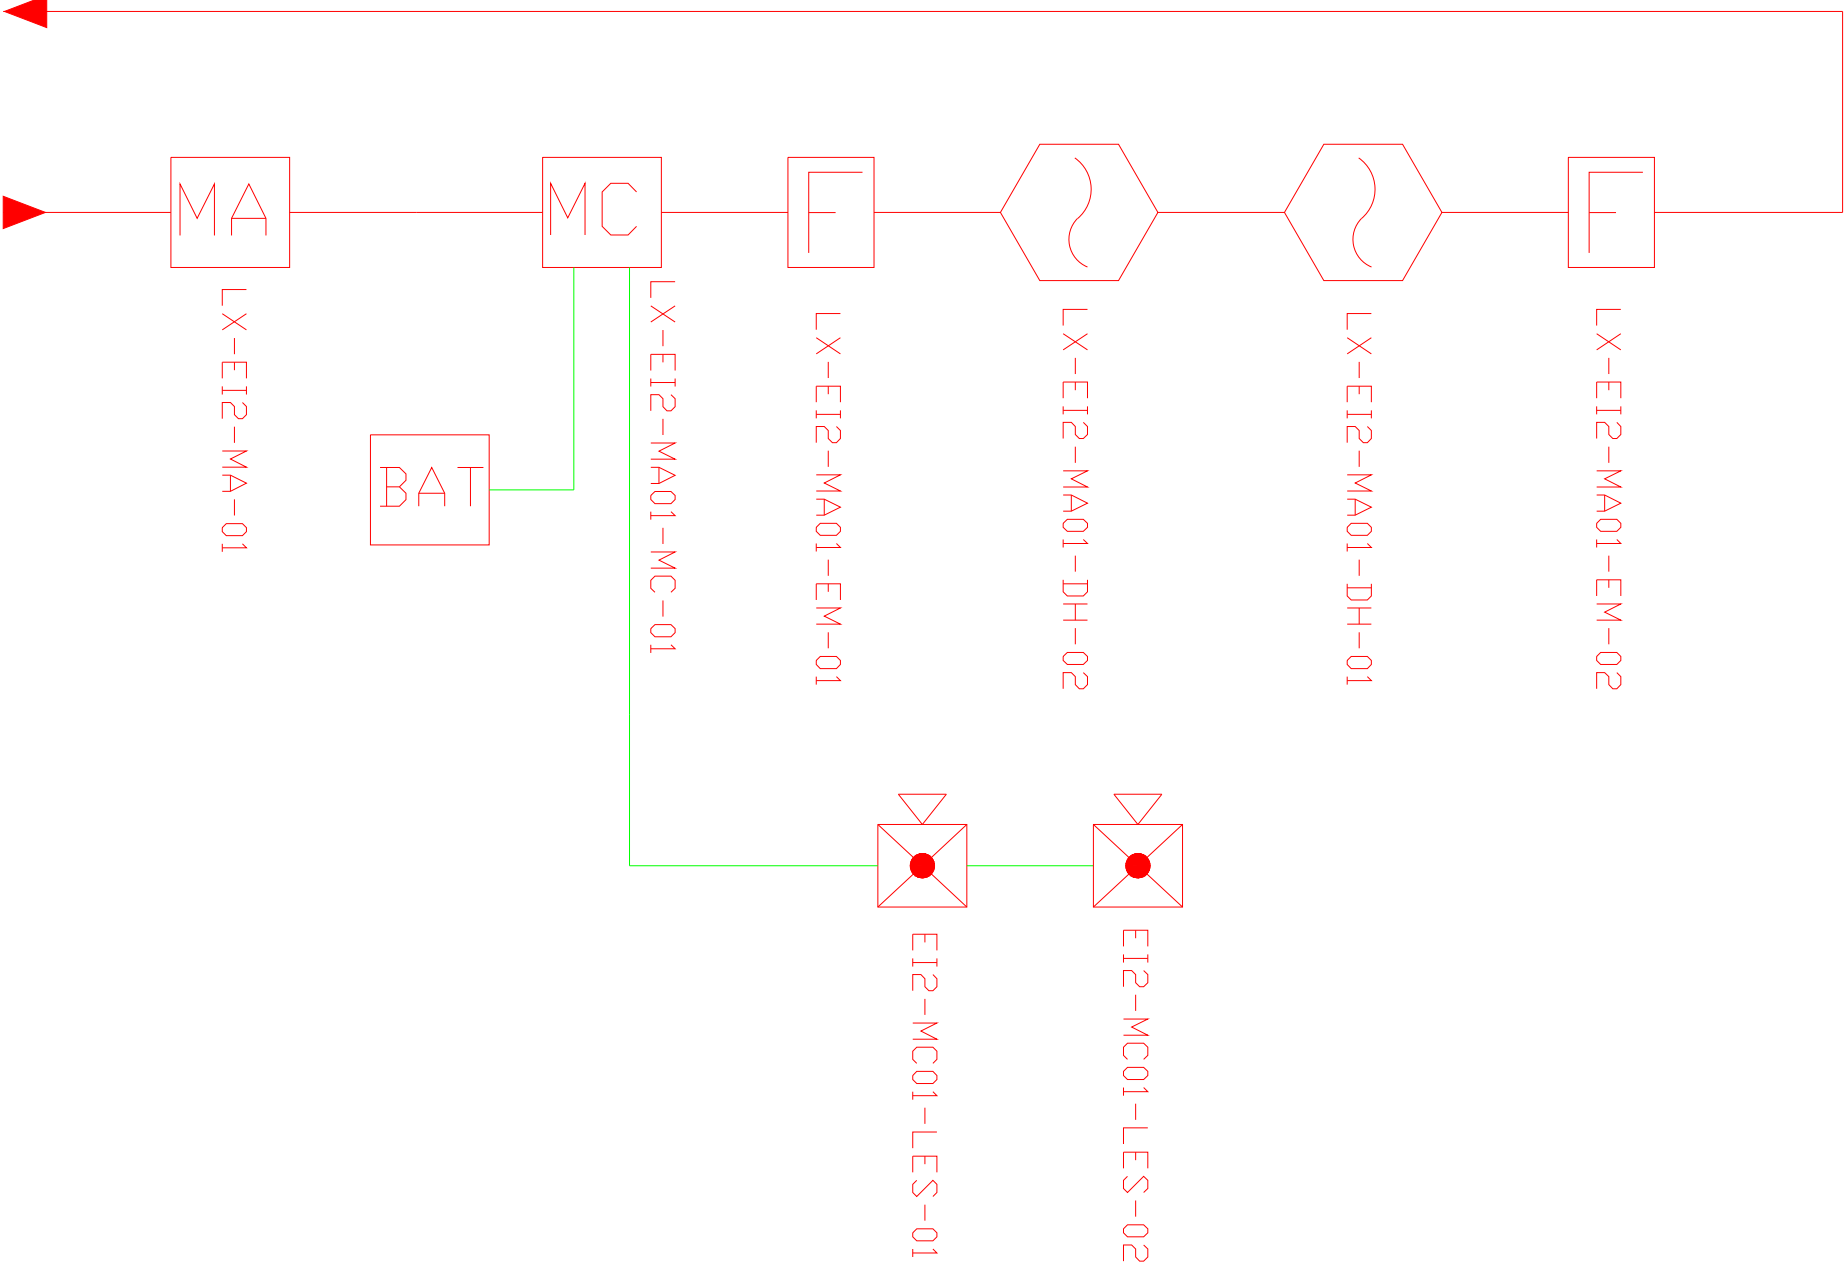

DETALLE PARA MONTAJE DE LOS DETECTORES EN TECHO FALSO

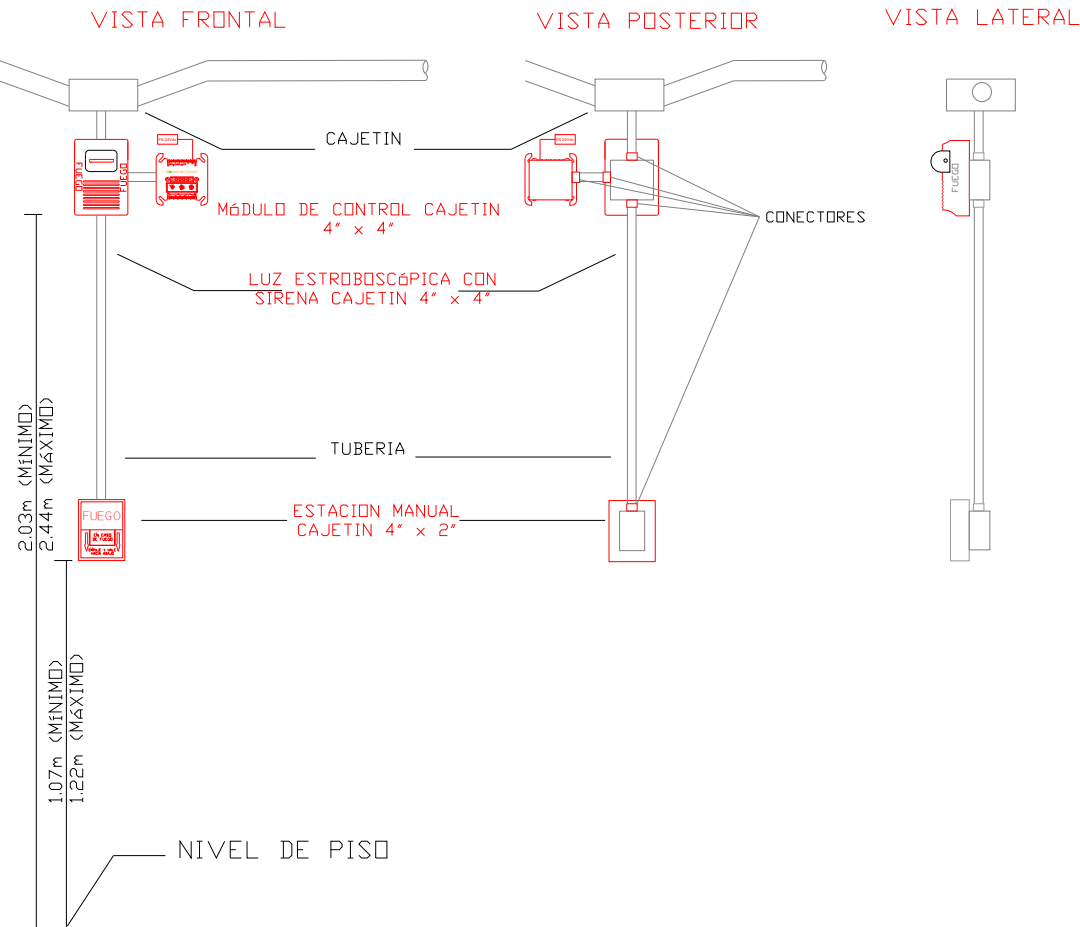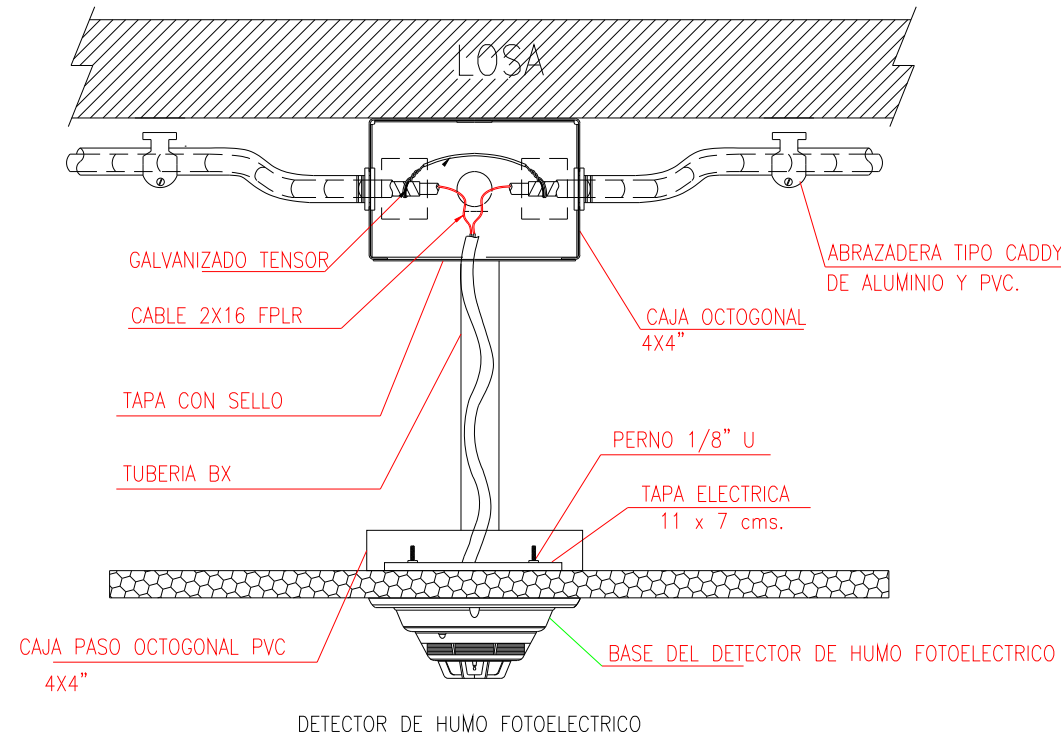


MINISTERIO DE
TRANSPORTE Y
OBRAS PÚBLICAS

MINISTERIO
DE EDUCACIÓN

ING. ANTONINA ROMERO
DIRECTORA NACIONAL DE ESTUDIOS DE OBRAS PÚBLICAS

ARQ. JUAN PABLO VILLAFUERTE
DIRECTOR NACIONAL DE INFRAESTRUCTURA FÍSICA

ESQUEMA REFERENCIAL DEL PROYECTO:

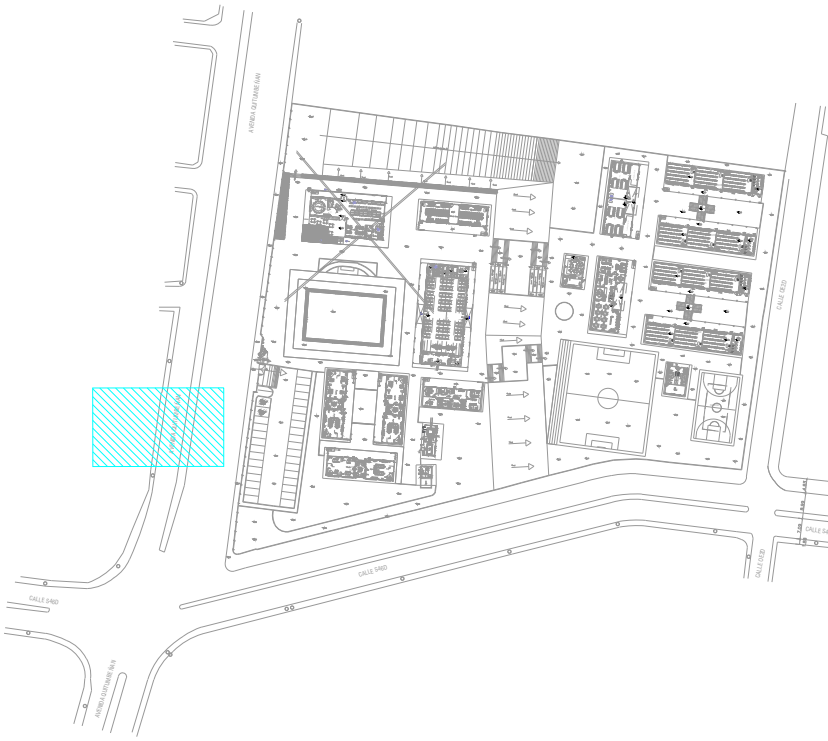

PROYECTO:

"UNIDAD EDUCATIVA ESTANDARIZADA DEL MILENIO"
REPLICA CENTRAL TECNICO

UBICACIÓN:

PICHINCHA
PROVINCIA

QUITO
CANTÓN

QUITUMBE
PARROQUIA

TIPOLOGÍA:

MAYOR (1110 ALUMNOS)

CONTIENE:

EDUCACIÓN INICIAL 2
PLANTA BAJA
SISTEMA DE DETECCIÓN DE INCENDIOS

ESCALA:

INDICADAS

FECHA:

ENERO 2023

LÁMINA N.º

ELE-26

RESPONSABLES:

ING. LENIN VELASQUEZ
ANALISTA TÉCNICO DE PROYECTO

SELLOS MUNICIPALES: