




LAB. TECNOLOGÍA E IDIOMAS PLANTA BAJA

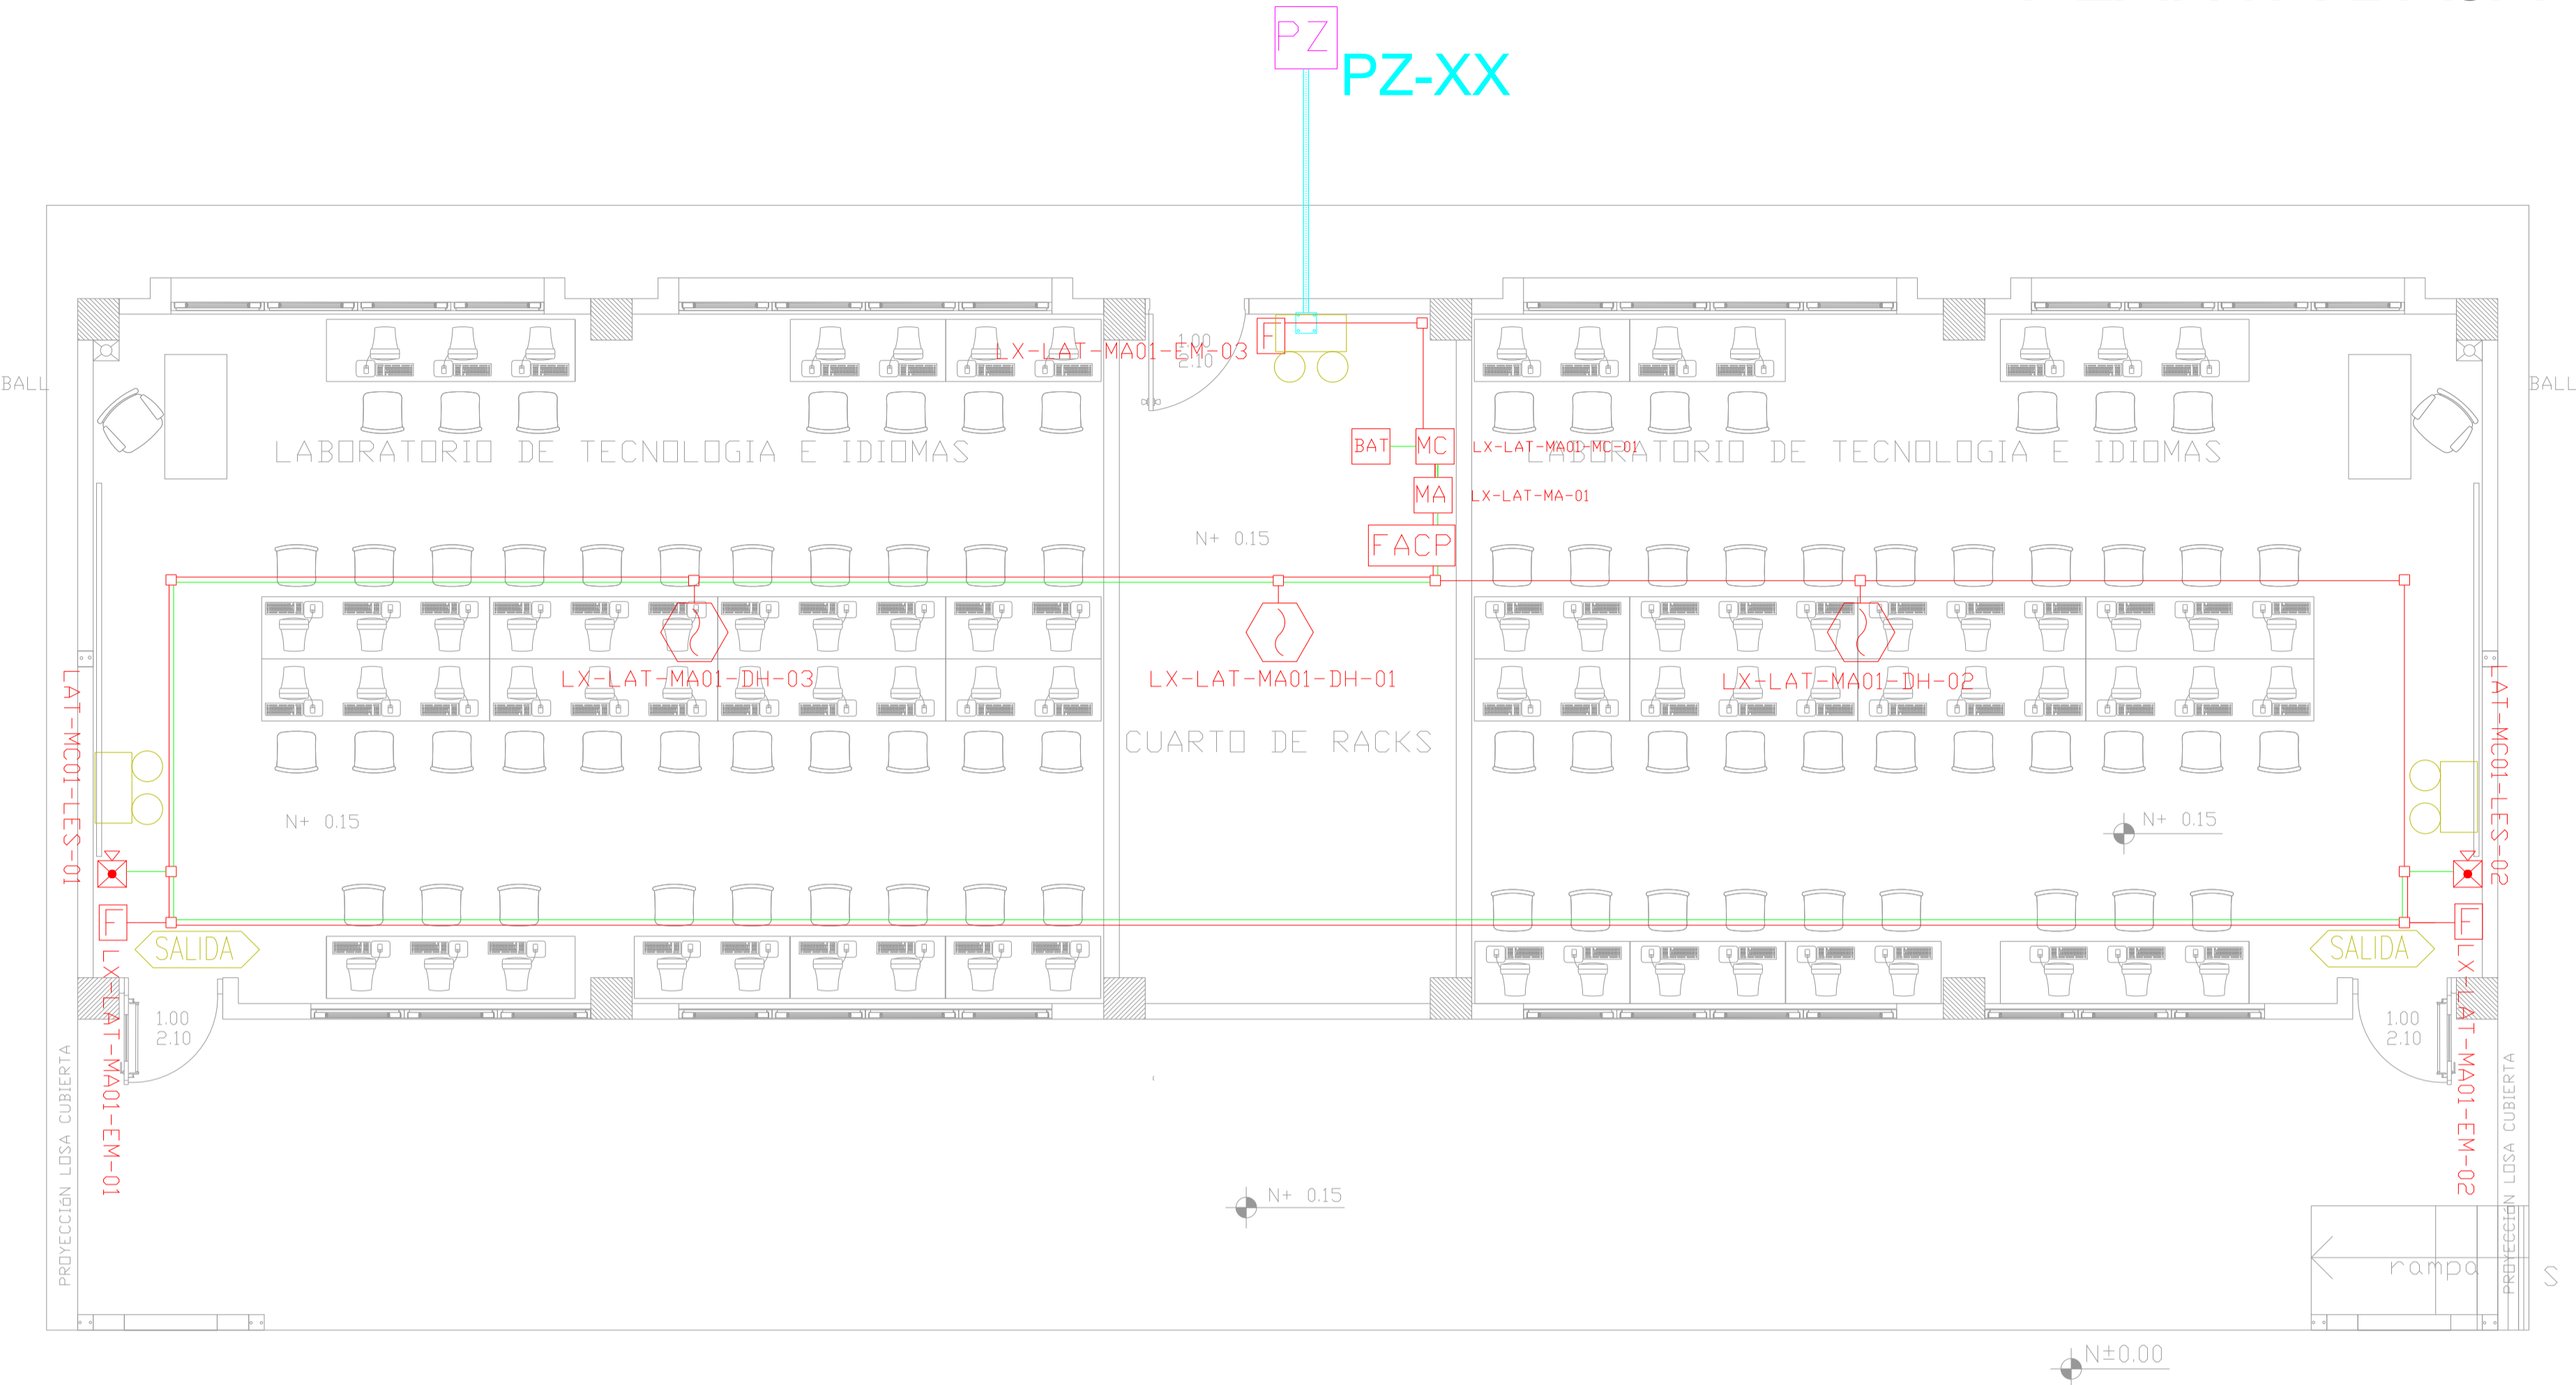



ESCALA 1:50

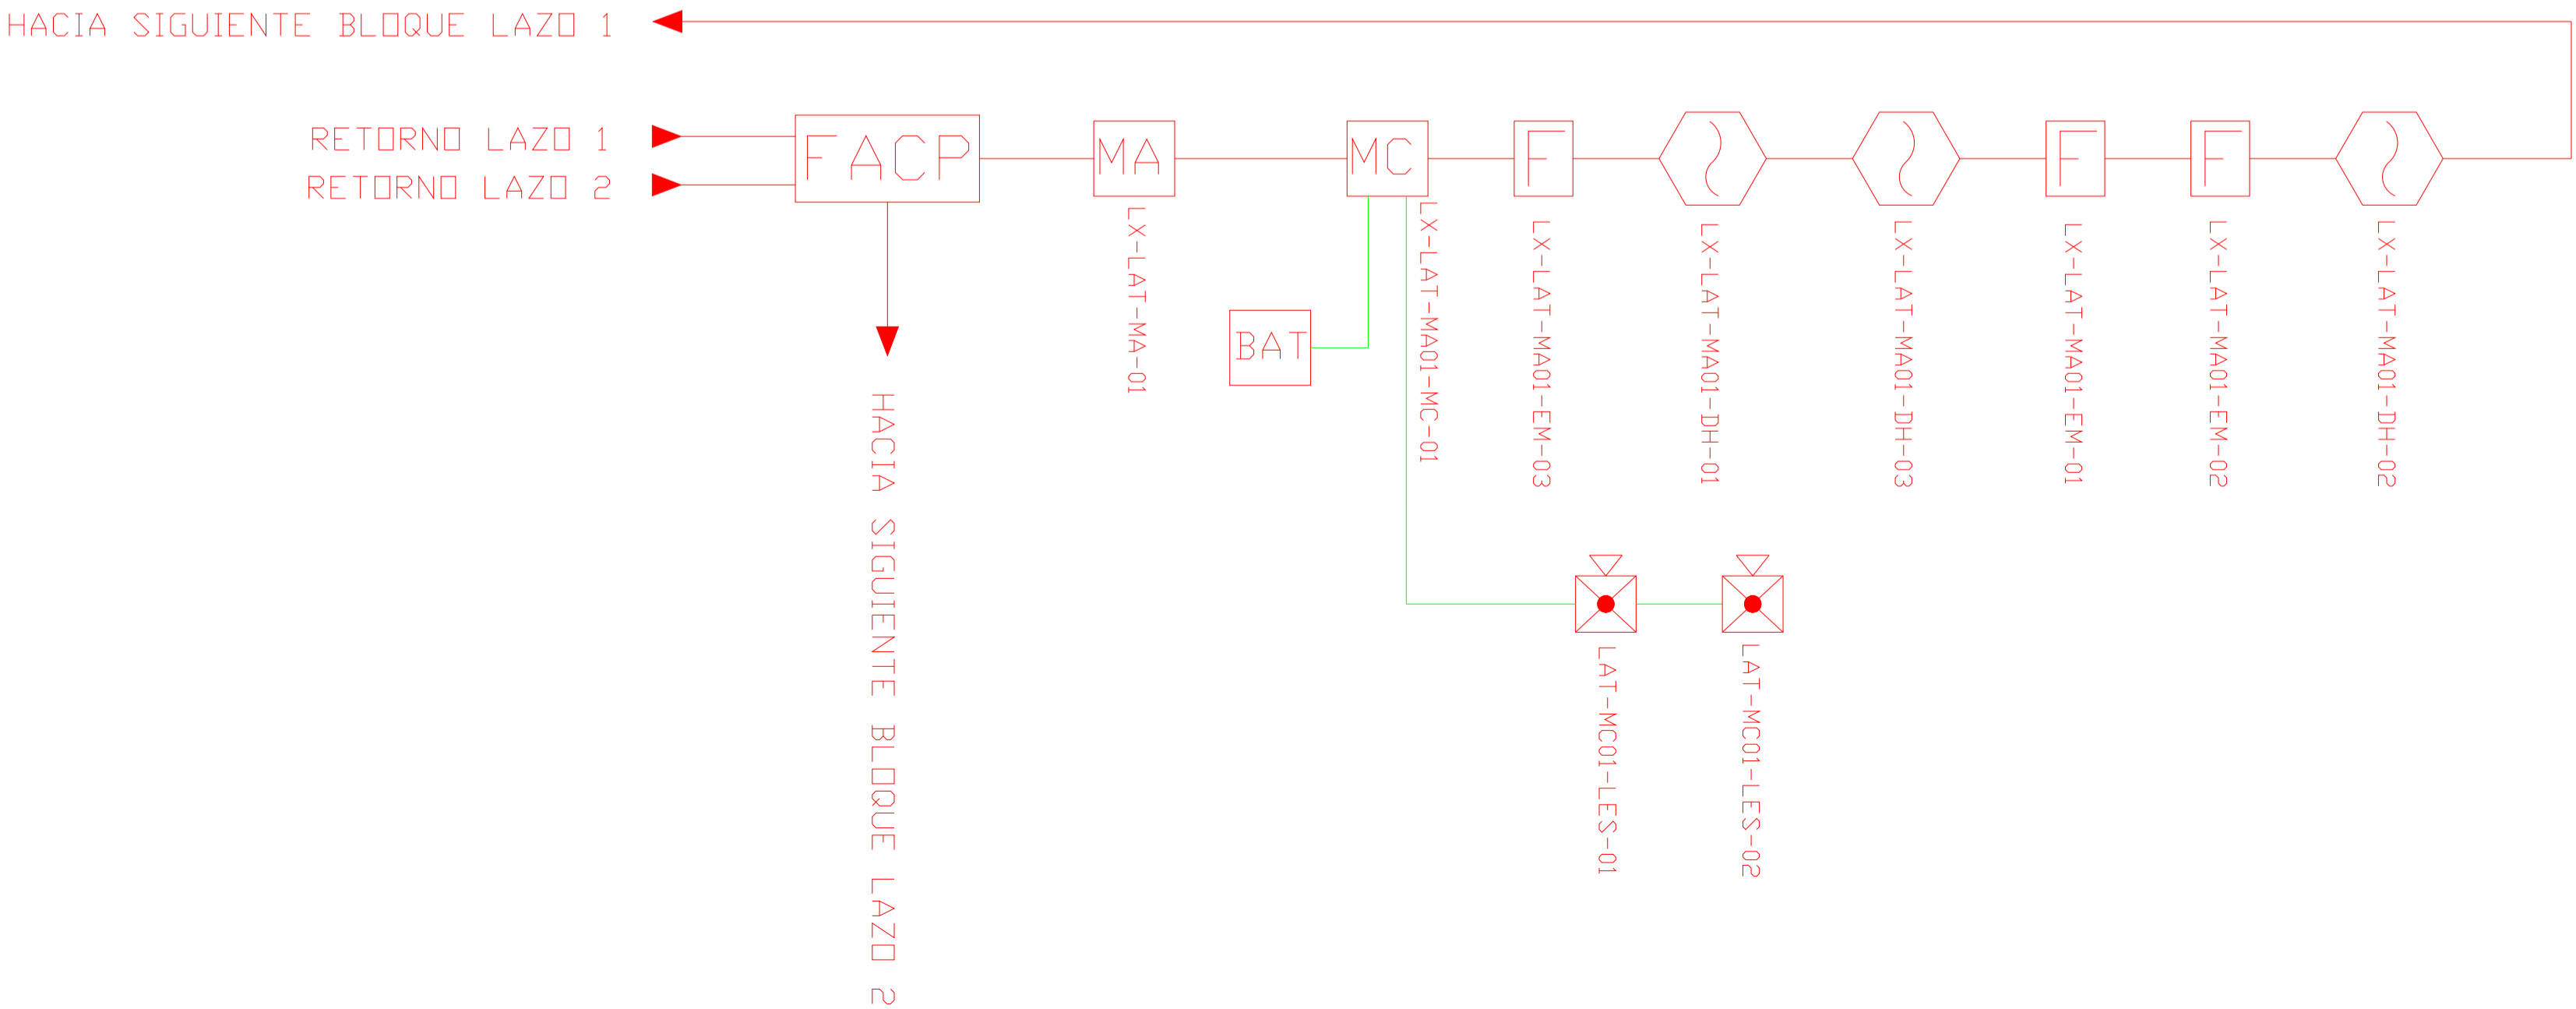

CANTIDAD	SIMBOLOGIA	
03		Detector de Humo
--		Detector de Temperatura
03		Estación Manual
02		Luz Estroboscópica con Sirena
01		Módulo de Aislamiento
01		Módulo de Control
--		Módulo de Monitoreo
01		Sistema Auxiliar alimentación 24Vdc
01		Pozo de mano
--		Bandeja metálica por piso
--		Bandeja metálica por tumbado
01		Central del Sistema de Incendios
109.18m Cable 64.44m Tubería		Cable 2 x 16 AWG Antiflama en Tubería 3/4" para Lazo de Comunicación
		Cable 2 x 16 AWG Antiflama en Tubería 3/4" para Alimentación de Luces Estroboscópicas
02		Letrero de Señalización de Salida
02		Lámpara de Emergencia

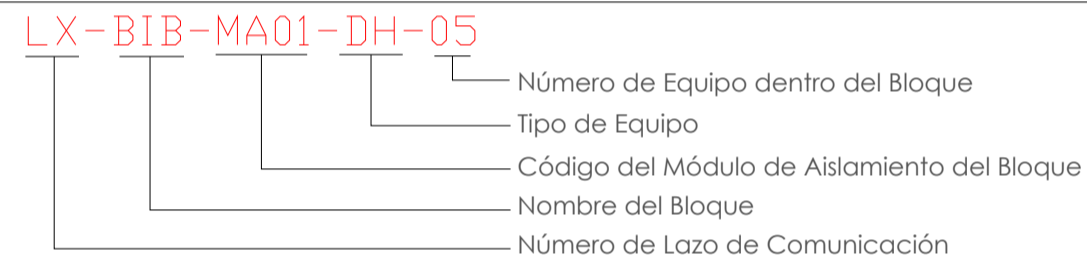

DETALLE PARA MONTAJE DE LOS DETECTORES EN TECHO FALSO

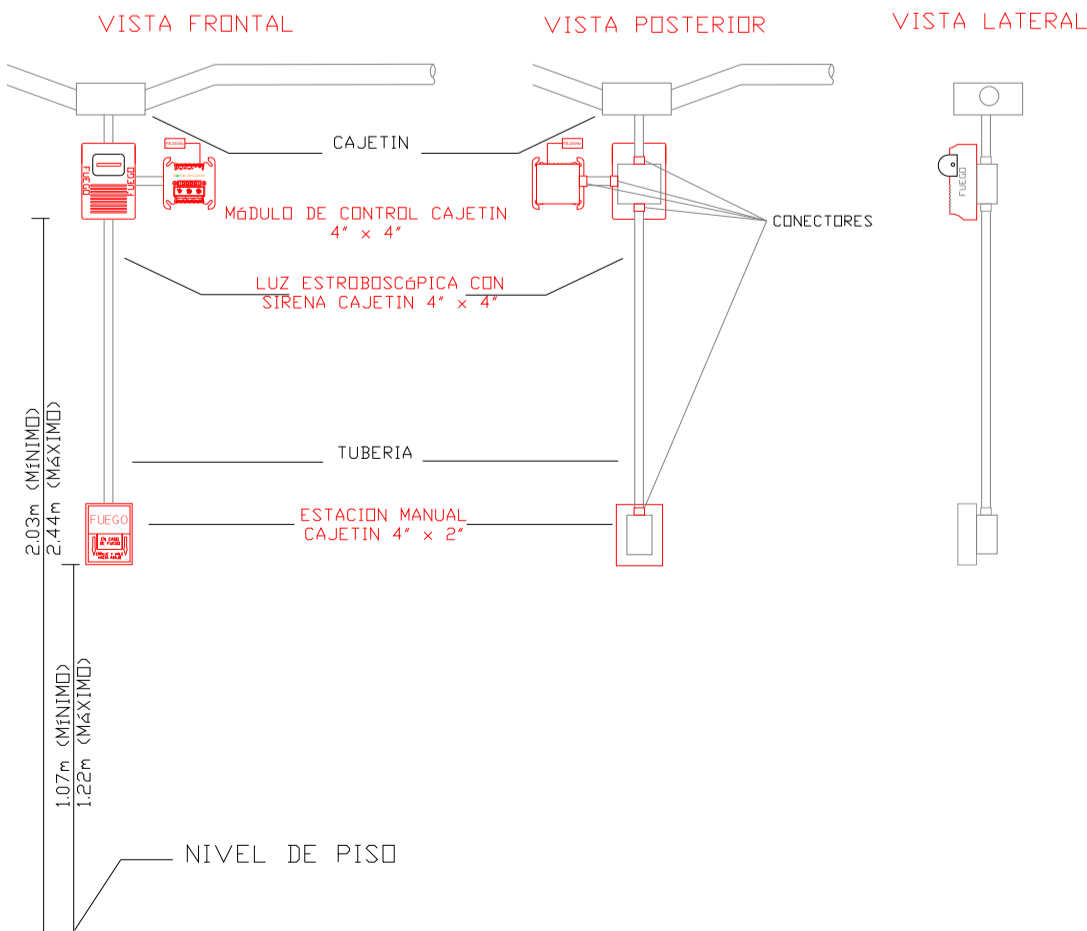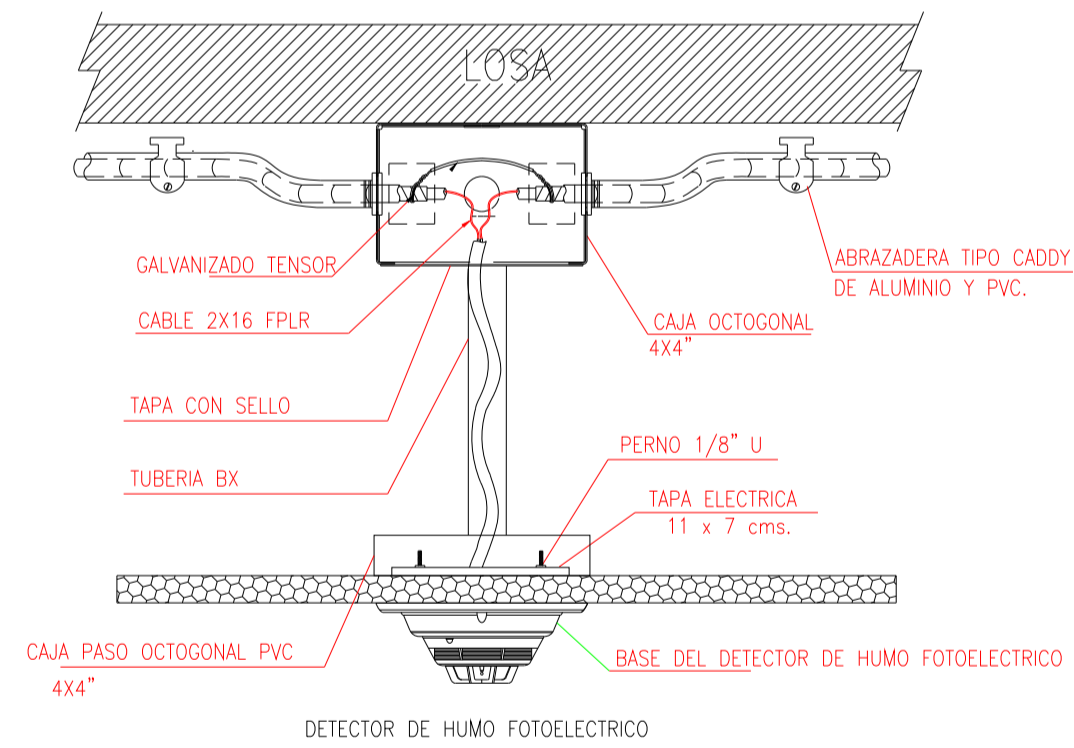


MINISTERIO DE
TRANSPORTE Y
OBRAS PÚBLICAS

MINISTERIO
DE EDUCACIÓN

ING. ANTONINA ROMERO
DIRECTORA NACIONAL DE ESTUDIOS DE OBRAS PÚBLICAS

ARQ. JUAN PABLO VILLAFUERTE
DIRECTOR NACIONAL DE INFRAESTRUCTURA FÍSICA

ESQUEMA REFERENCIAL DEL PROYECTO:

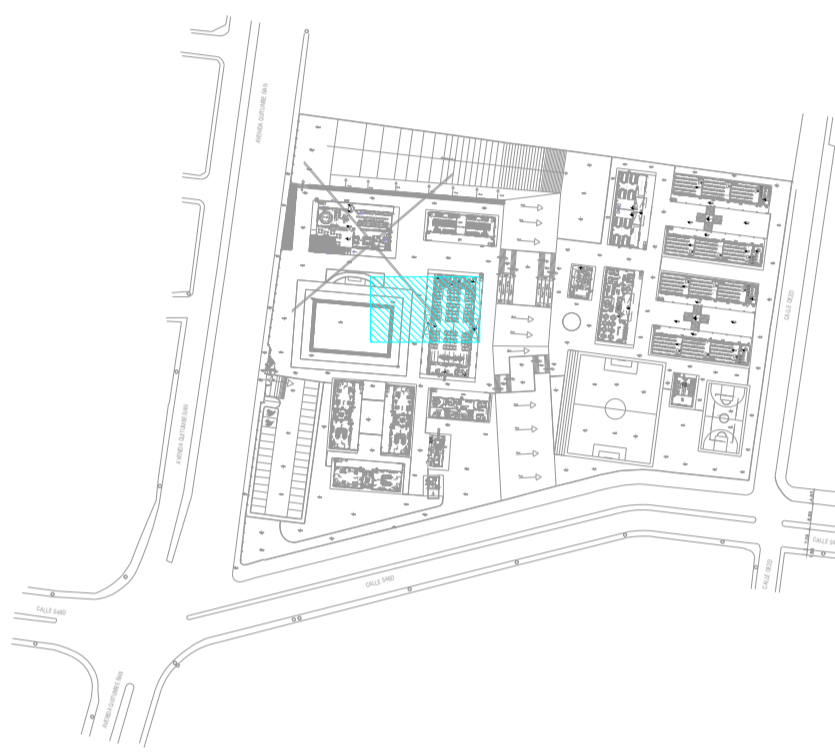

PROYECTO:

"UNIDAD EDUCATIVA ESTANDARIZADA DEL MILENIO"
REPLICA CENTRAL TECNICO

UBICACIÓN:

PICHINCHA
PROVINCIA

QUITO
CANTÓN

QUITUMBE
PARROQUIA

TIPOLOGÍA:

MAYOR (1110 ALUMNOS)

CONTIENE:

LABORATORIO DE TECNOLOGIA E IDIOMAS
PLANTA BAJA
SISTEMA DE DETECCION DE INCENDIOS

ESCALA:

INDICADAS

FECHA:

ENERO 2023

LÁMINA N.º

ELE-30

RESPONSABLES:

ING. LENIN VELASQUEZ
ANALISTA TÉCNICO DE PROYECTO

SELLOS MUNICIPALES: