




ADMINISTRACIÓN
PLANTA BAJA

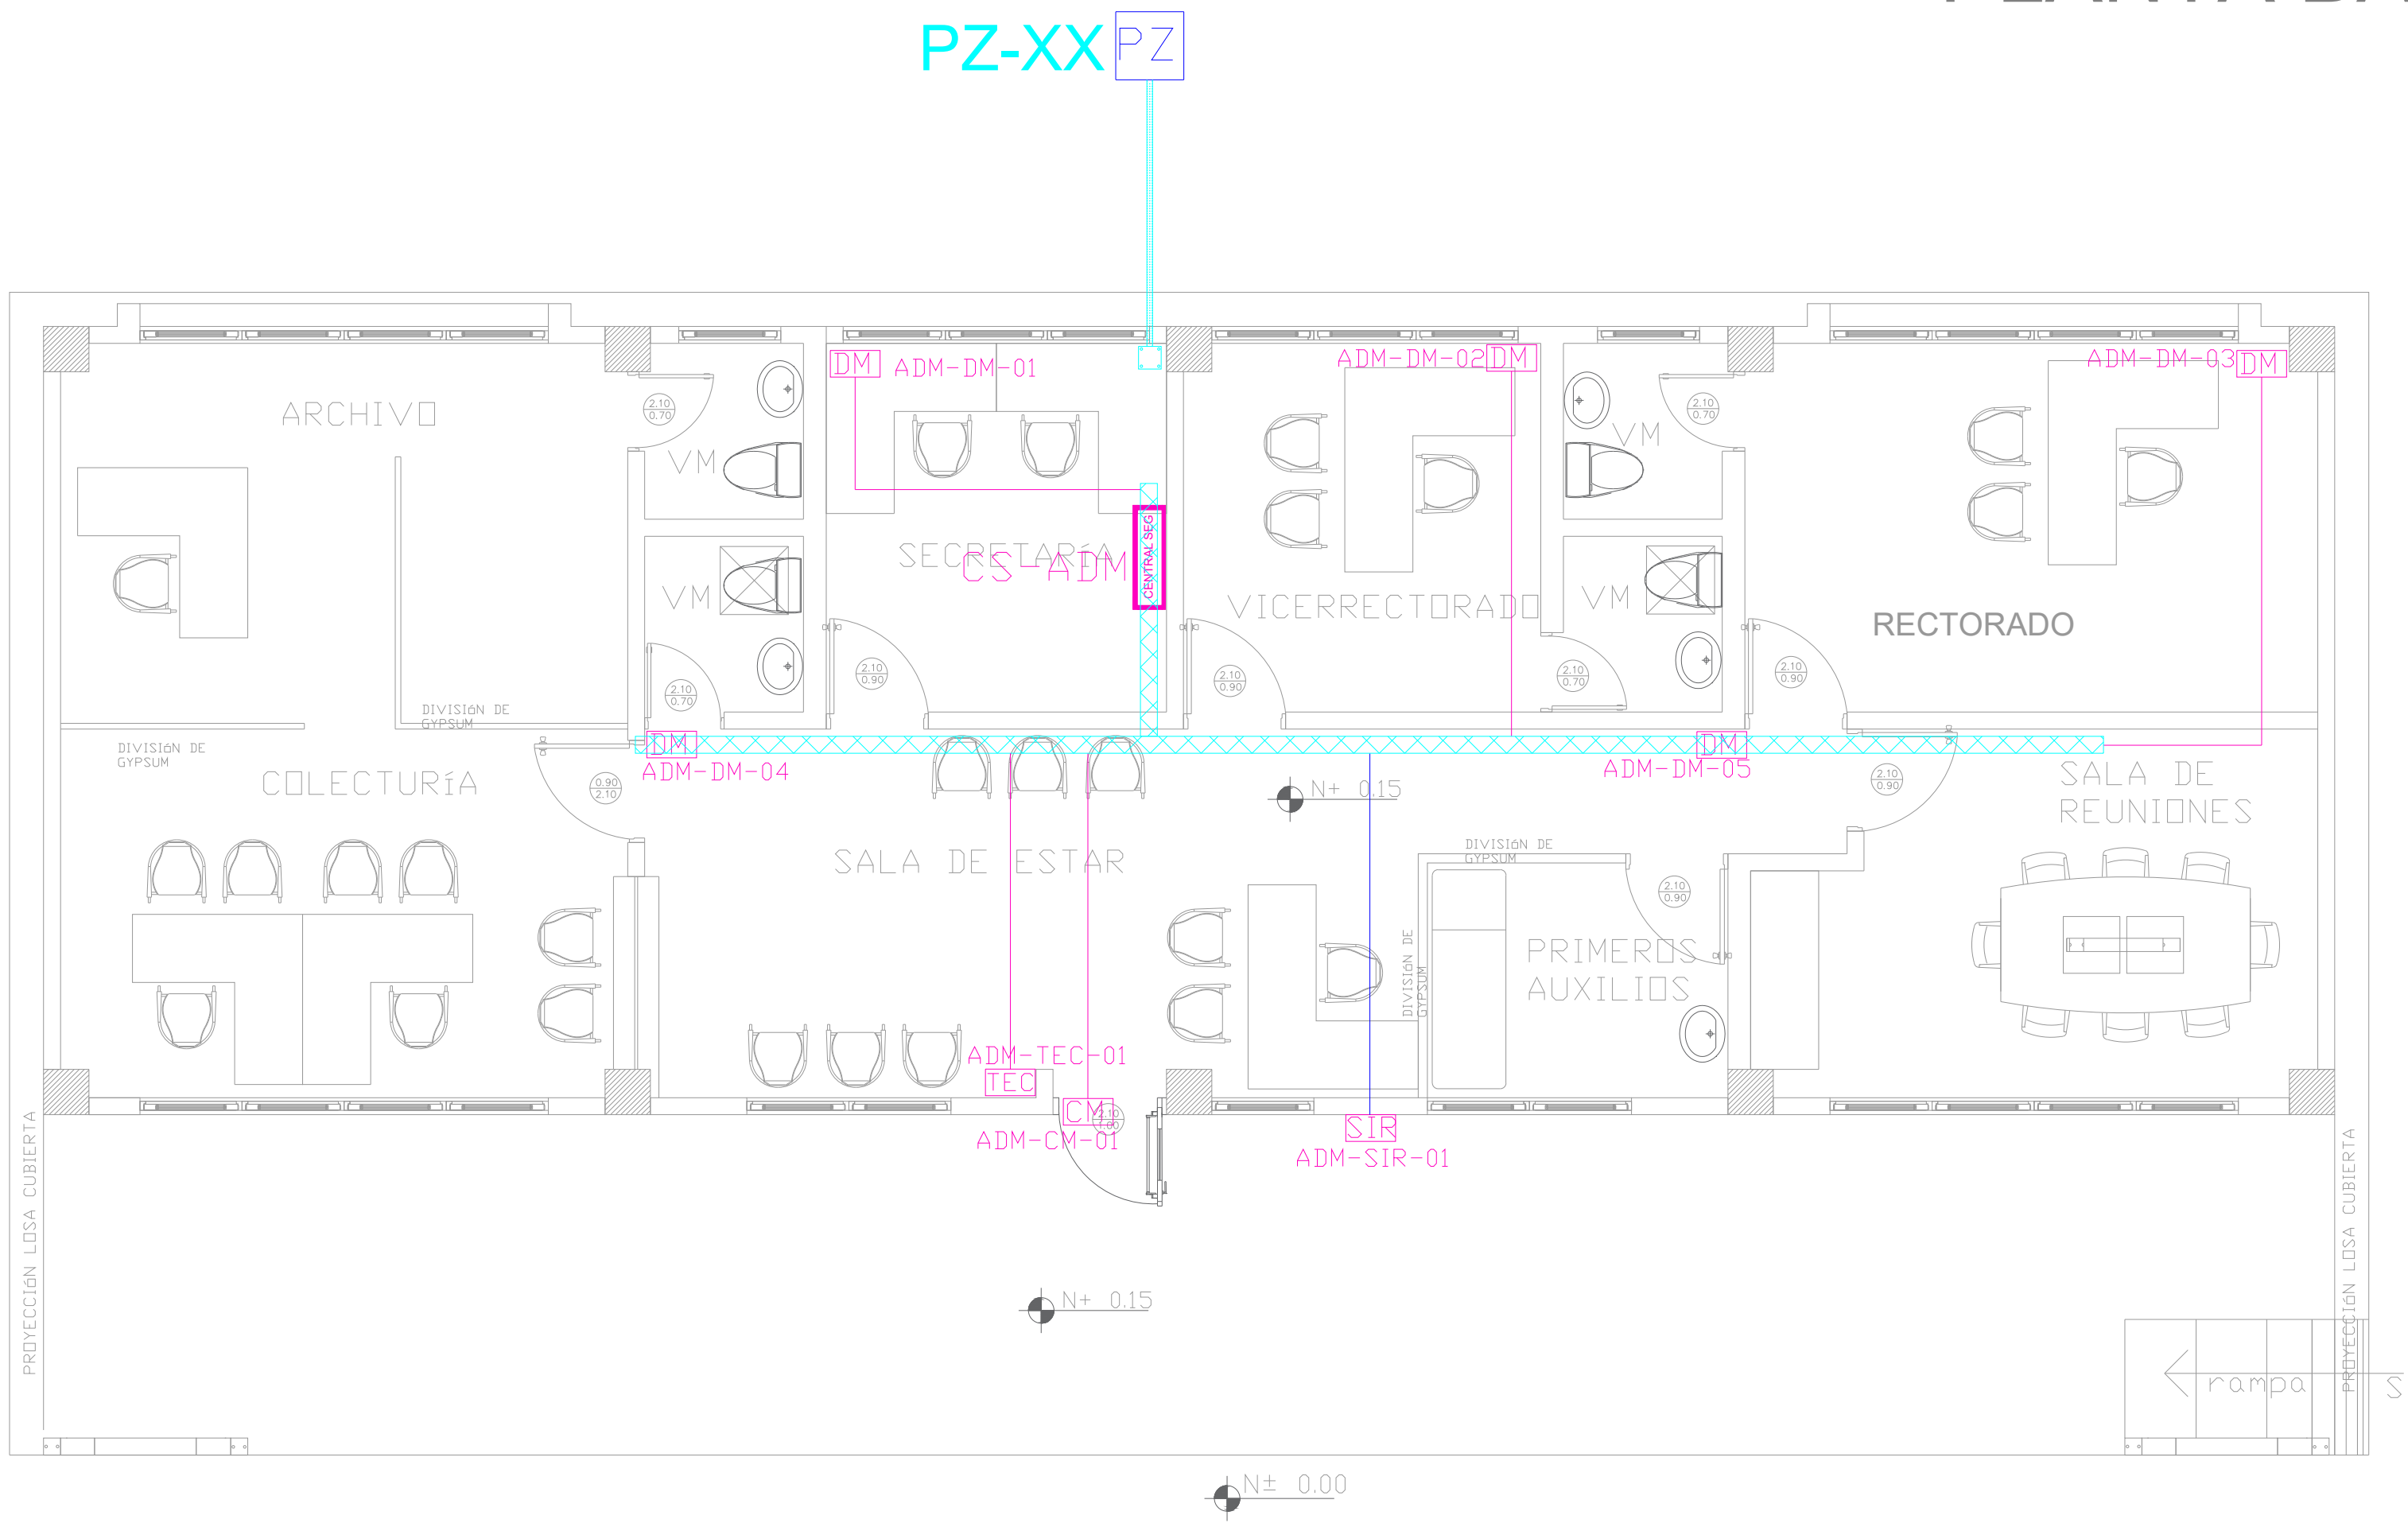


ESCALA 1:50

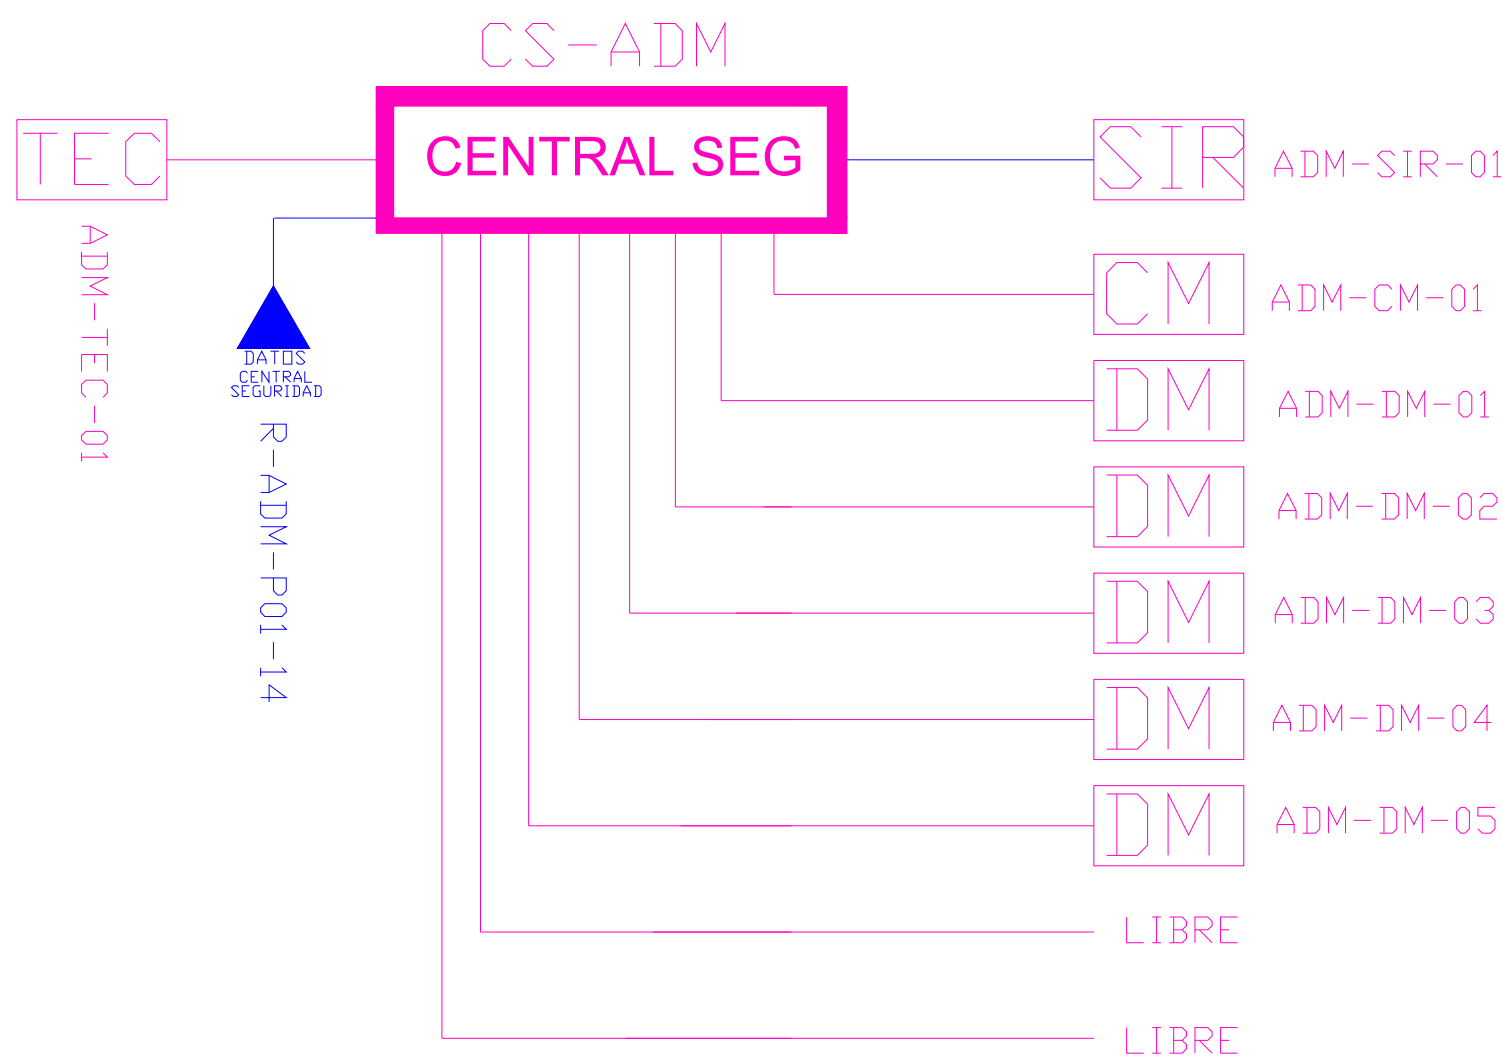


CANTIDAD	SIMBOLOGIA	
01	CM	Contacto Magnético
07	DM	Detector de Movimiento
01	TEC	Teclado Alfanumérico
01	SIR	Sirena con tamper
01	CENTRAL SEG	Central de Seguridad
01	PZ	Pozo de mano
00		Bandeja metálica por piso
46		Bandeja metálica por tumbado
72		Cable UTP CAT 5 para conexión Equipos con la Central
10		Cable 2 x 16 AWG para conexión de Sirenas con la Central

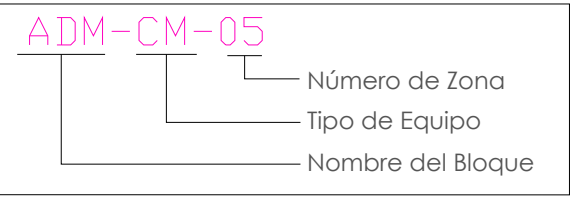


INSTALACION DE CONTACTO MAGNETICO

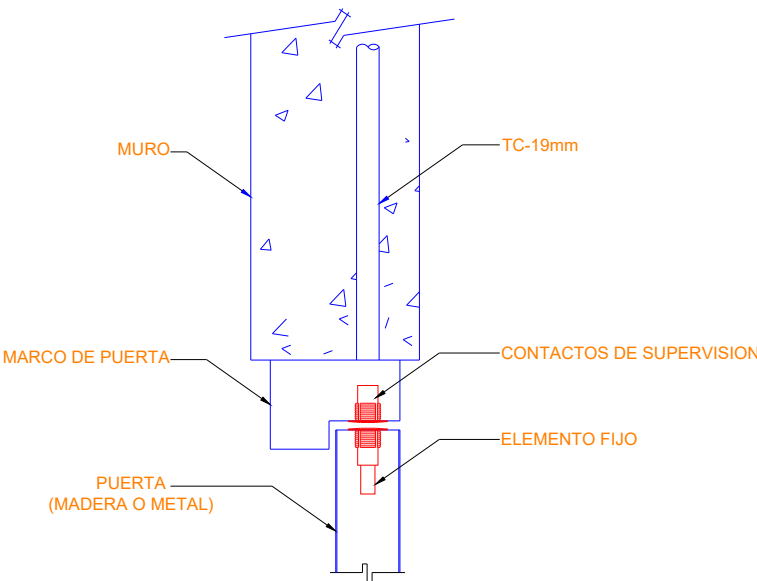

INSTALACION DE DETECTOR DE INTRUSIÓN

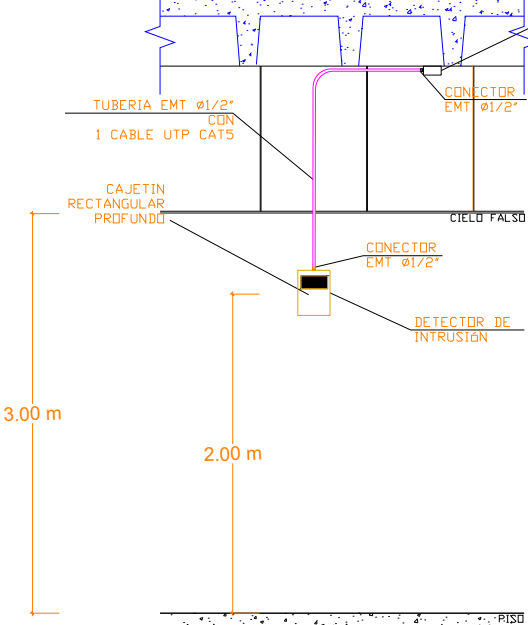

INSTALACION DE TECLADO DE ALARMA DE INTRUSION

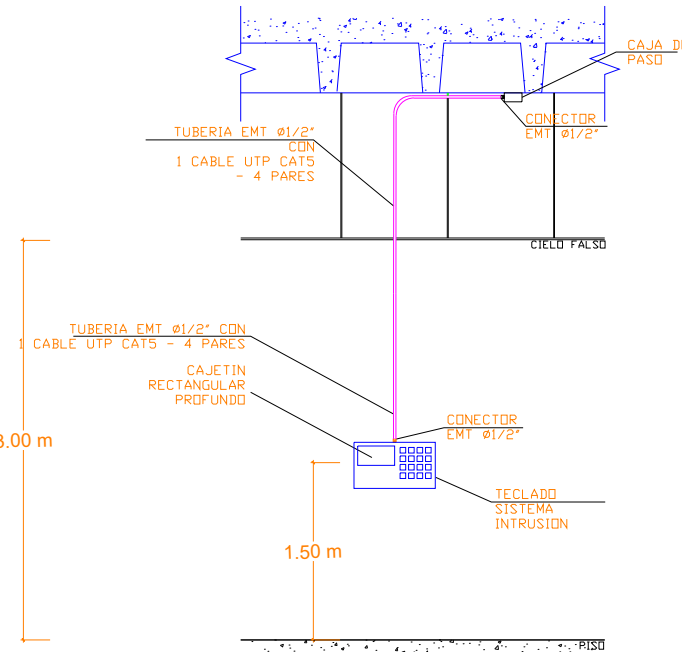


MINISTERIO DE
TRANSPORTE Y
OBRAS PÚBLICAS

MINISTERIO
DE EDUCACIÓN

ING. ANTONINA ROMERO
DIRECTORA NACIONAL DE ESTUDIOS DE OBRAS PÚBLICAS

ARQ. JUAN PABLO VILLAFUERTE
DIRECTOR NACIONAL DE INFRAESTRUCTURA FÍSICA

ESQUEMA REFERENCIAL DEL PROYECTO:

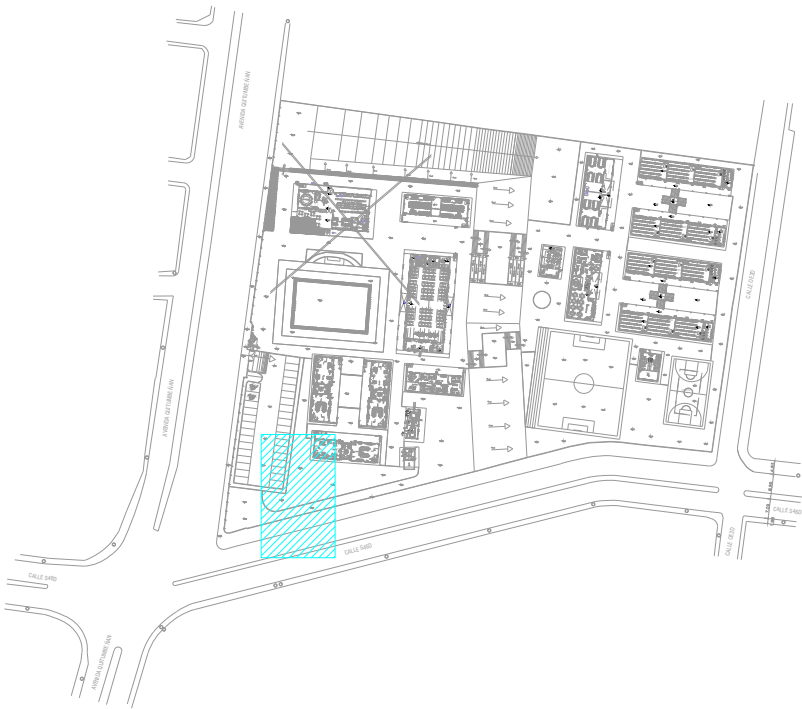

PROYECTO:

"UNIDAD EDUCATIVA ESTANDARIZADA DEL MILENIO "
REPLICA CENTRAL TECNICO

UBICACIÓN:

PICHINCHA
PROVINCIA

QUITO
CANTÓN

QUITUMBE
PARROQUIA

TIPOLOGÍA:

MAYOR (1110 ALUMNOS)

CONTIENE:

ADMINISTRACIÓN
PLANTA BAJA
SISTEMA DE SEGURIDAD

ESCALA:

INDICADAS

FECHA:

ENERO 2023

LÁMINA N.º

ELE-38

RESPONSABLES:

ING. LENIN VELASQUEZ
ANALISTA TÉCNICO DE PROYECTO

SELLOS MUNICIPALES: