





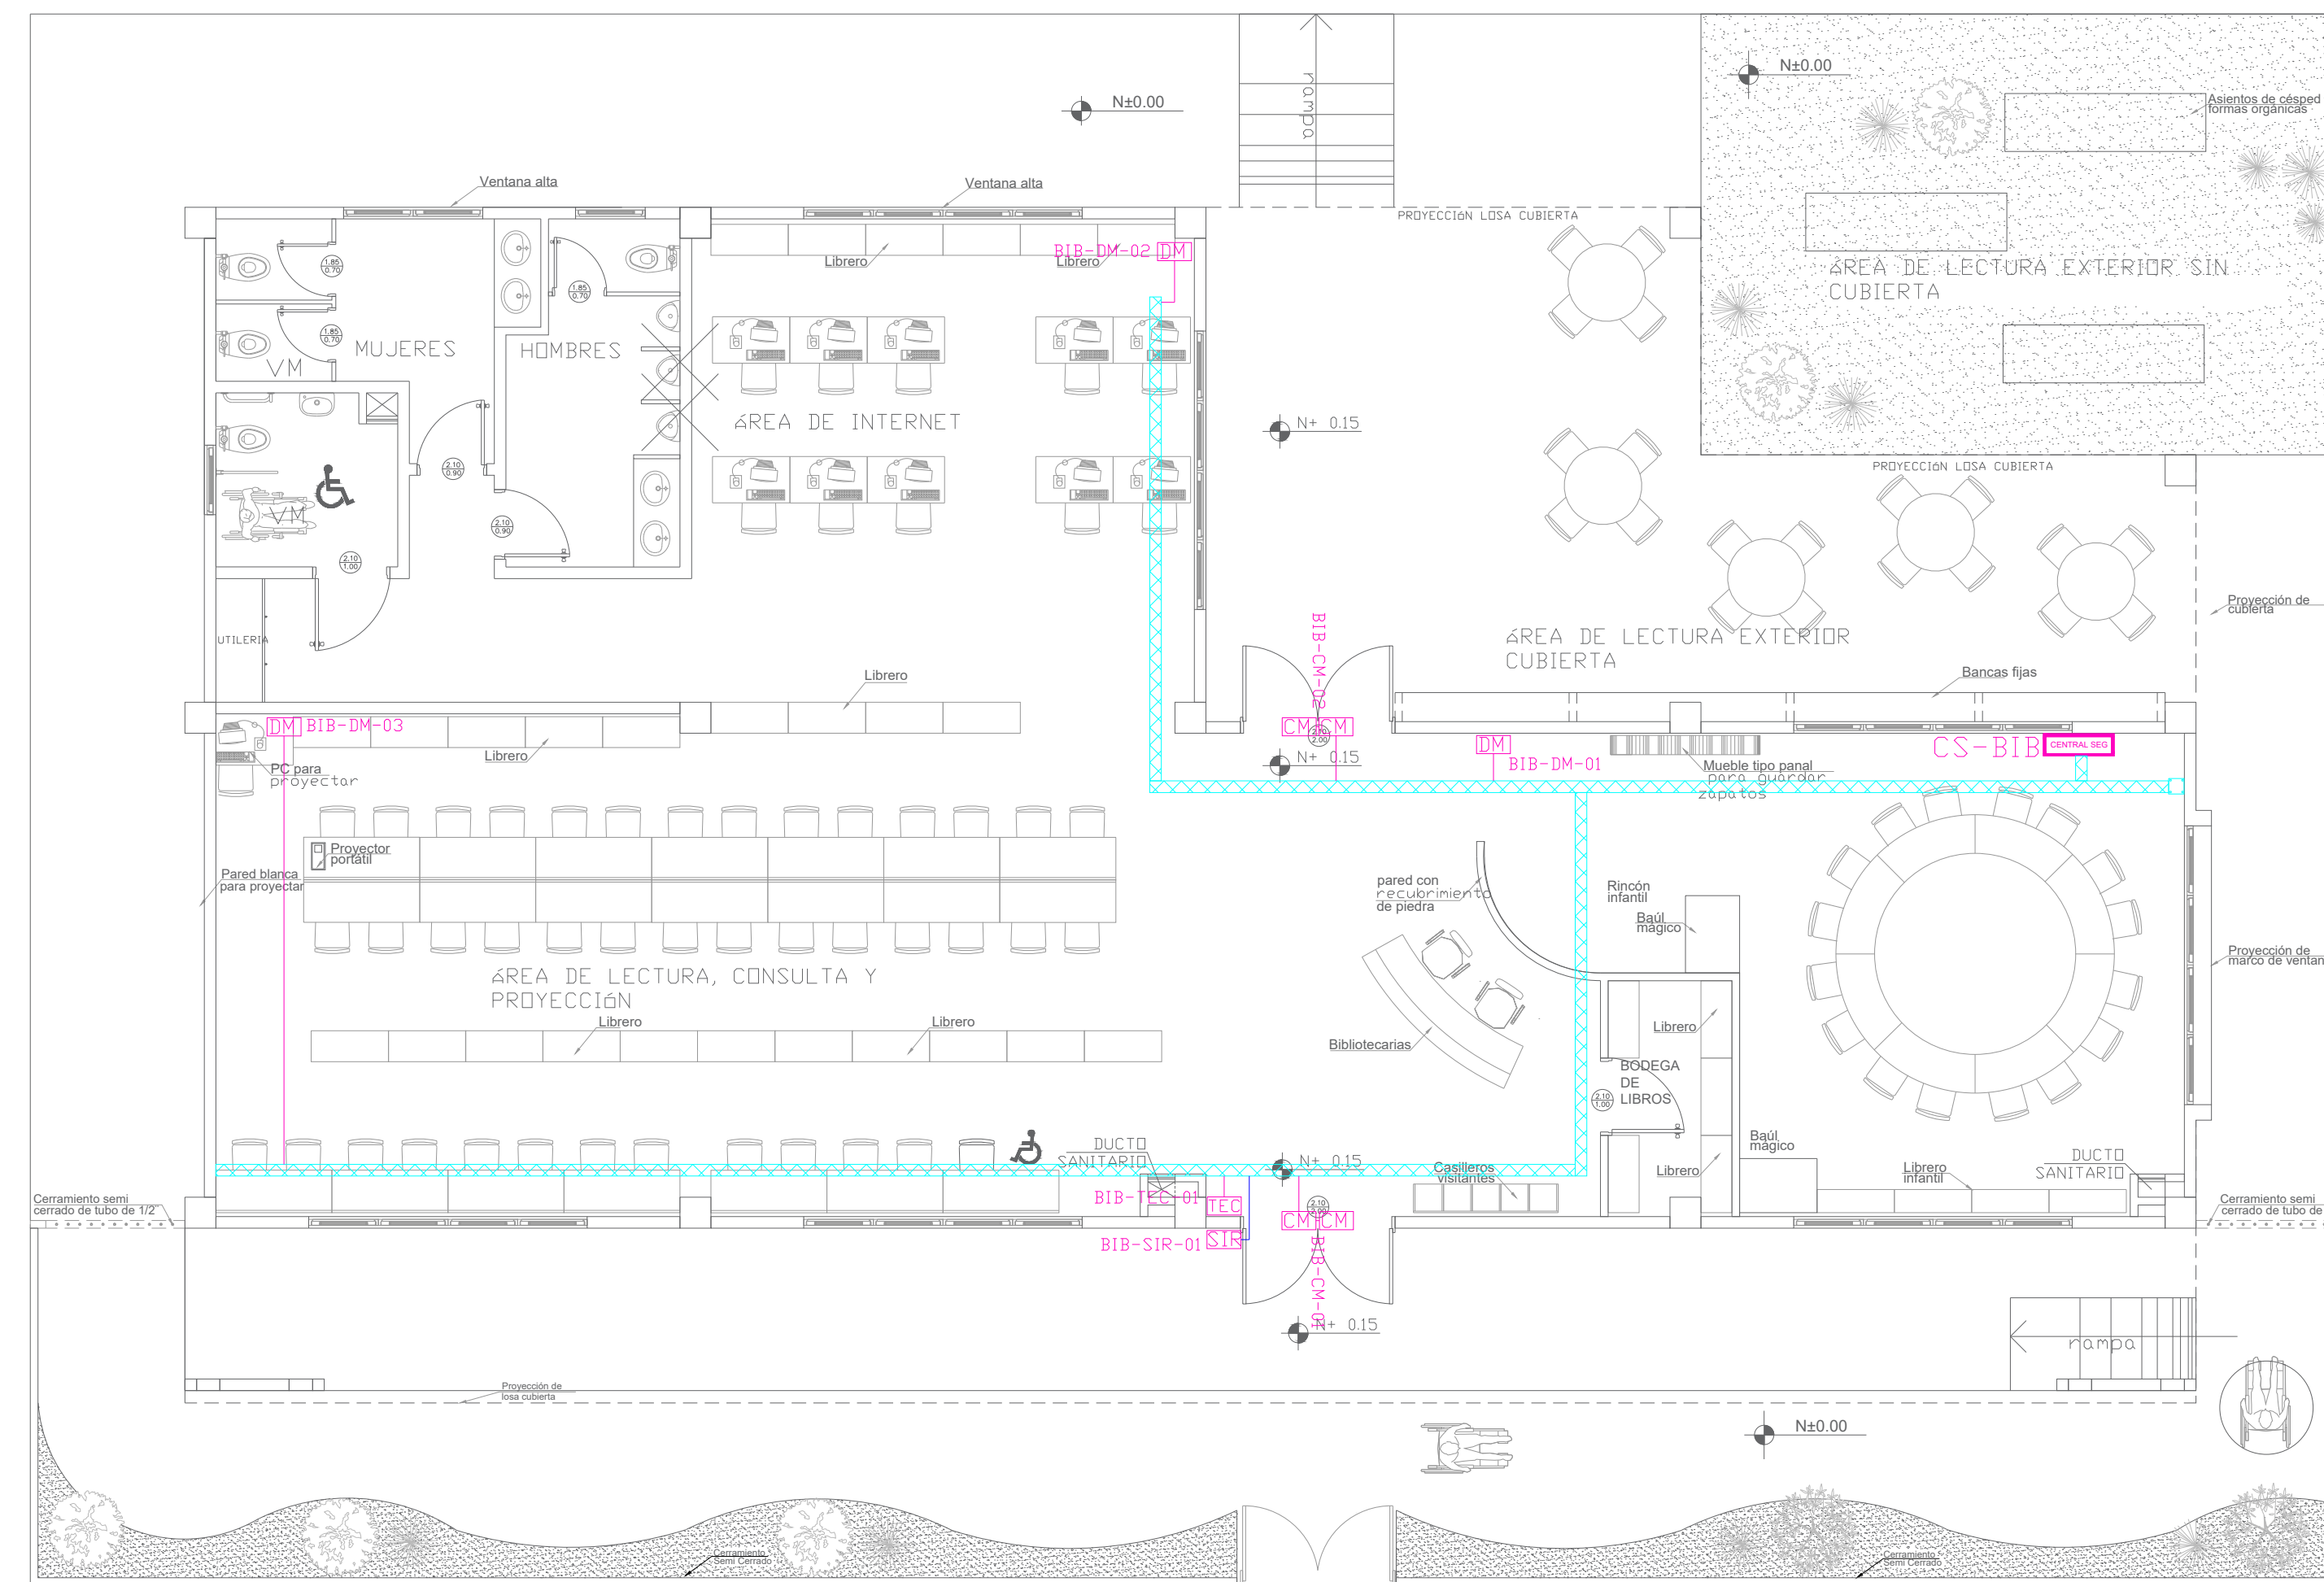


 


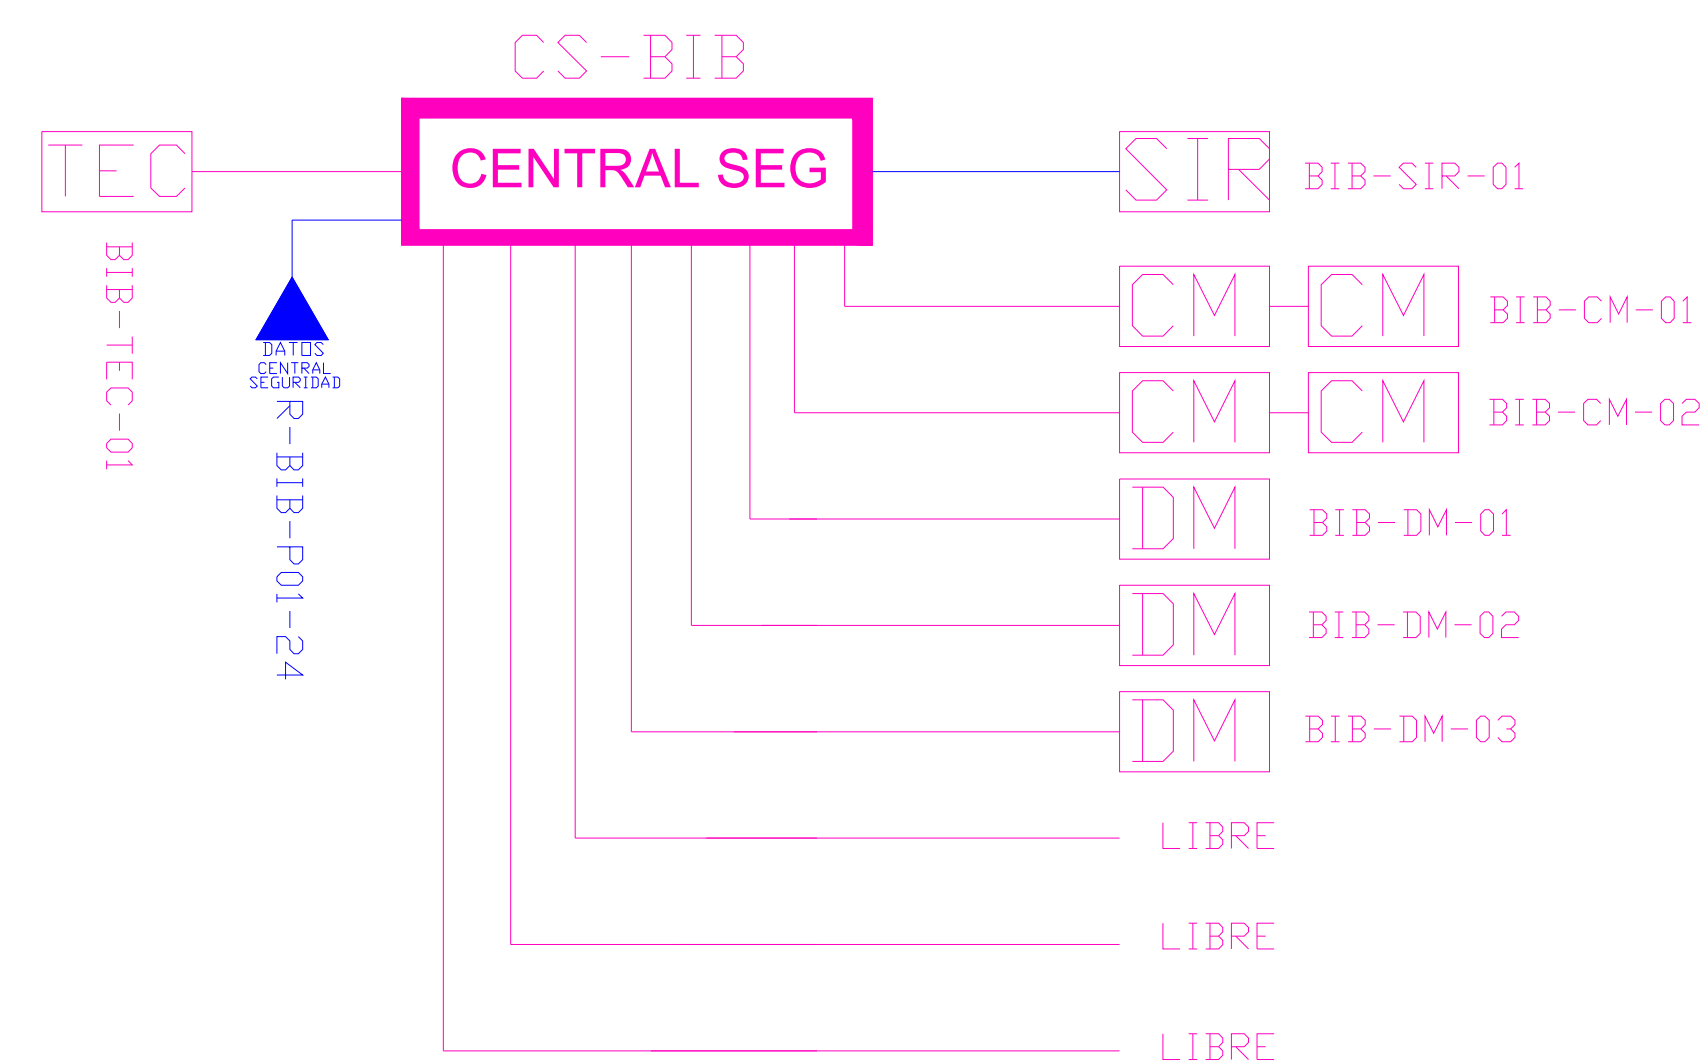


BIBLIOTECA
PLANTA BAJA




ESCALA 1:75




CANTIDAD	SIMBOLOGIA	
02		Contacto Magnético
03		Detector de Movimiento
01		Teclado Alfanumérico
01		Sirena con tamper
01		Central de Seguridad
01		Pozo de mano
00		Bandeja metálica por piso
43		Bandeja metálica por tumbado
145		Cable UTP CAT 5 para conexión Equipos con la Central
22		Cable 2 x 16 AWG para conexión de Sirenas con la Central

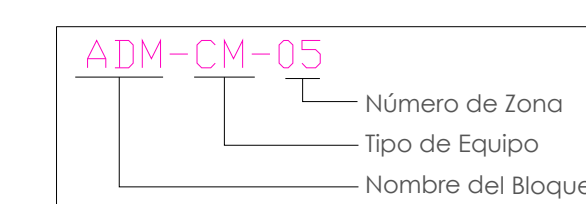


INSTALACION DE CONTACTO MAGNETICO

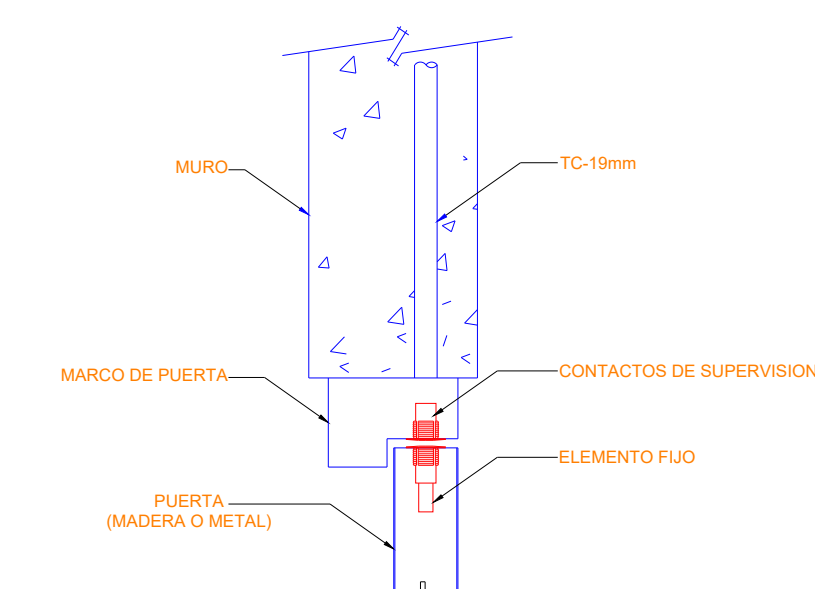

INSTALACION DE DETECTOR DE INTRUSIÓN

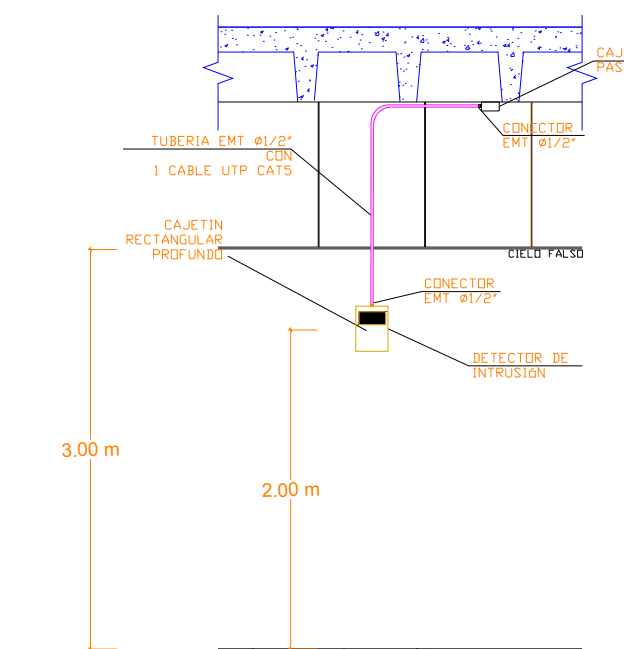

INSTALACION DE TECLADO DE ALARMA DE INTRUSION

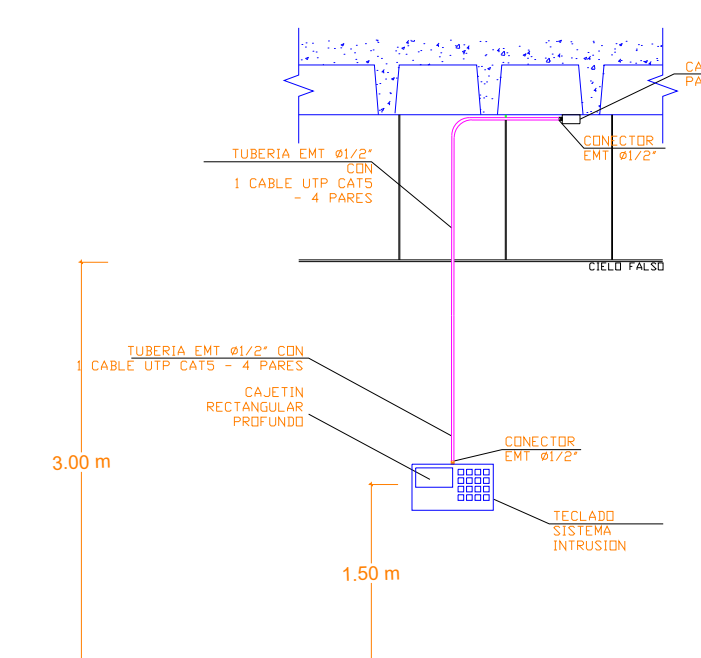


MINISTERIO DE
TRANSPORTE Y
OBRAS PÚBLICAS

MINISTERIO
DE EDUCACIÓN

ING. ANTONINA ROMERO ARQ. JUAN PABLO VILLAFUERTE
DIRECTORA NACIONAL DE ESTUDIOS DE OBRAS PÚBLICAS DIRECTOR NACIONAL DE INFRAESTRUCTURA FÍSICA

ESQUEMA REFERENCIAL DEL PROYECTO:

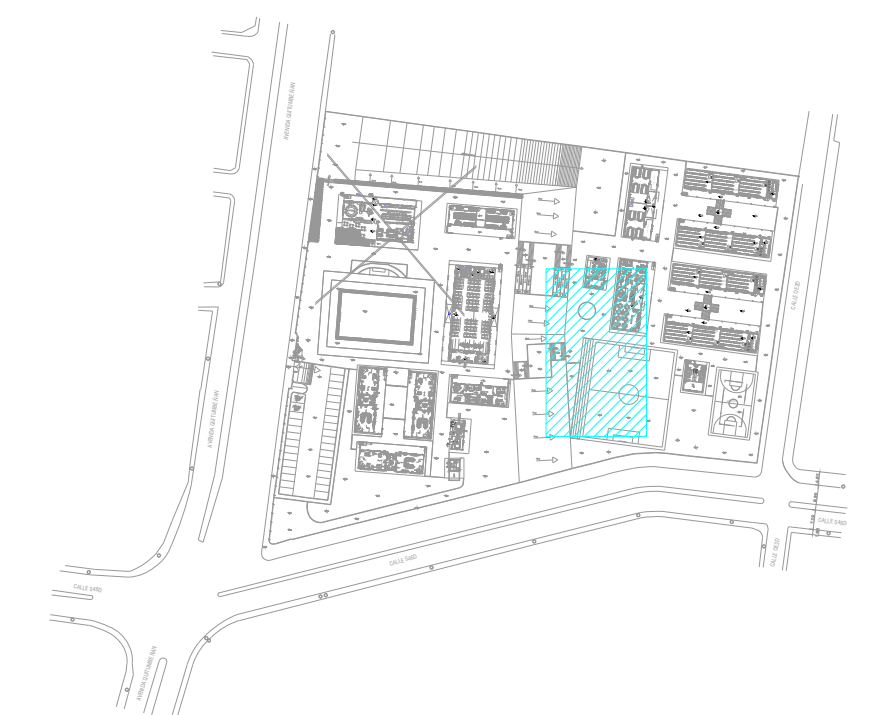

PROYECTO:	
-----------	--

"UNIDAD EDUCATIVA ESTANDARIZADA DEL MILENIO "
REPLICA CENTRAL TECNICO

UBICACIÓN:

PICHINCHA
PROVINCIA

QUITO
CANTÓNQUITUMBE
PARROQUIA

TIPOLOGÍA:

MAYOR (1110 ALUMNOS)

	CONTIENE:

BIBLIOTECA
PLANTA BAJA
SISTEMA DE SEGURIDAD

ESCALA:

INDICADAS

FECHA:	
--------	--

ENERO 2023

LÁMINA N.º

FIF-39

RESPONSABLES:

ING. LENIN VELASQUEZ
ANALISTA TÉCNICO DE PROYECTO

SELLOS MUNICIPALES: