




CORTE A-A'

ESCALA 1:100

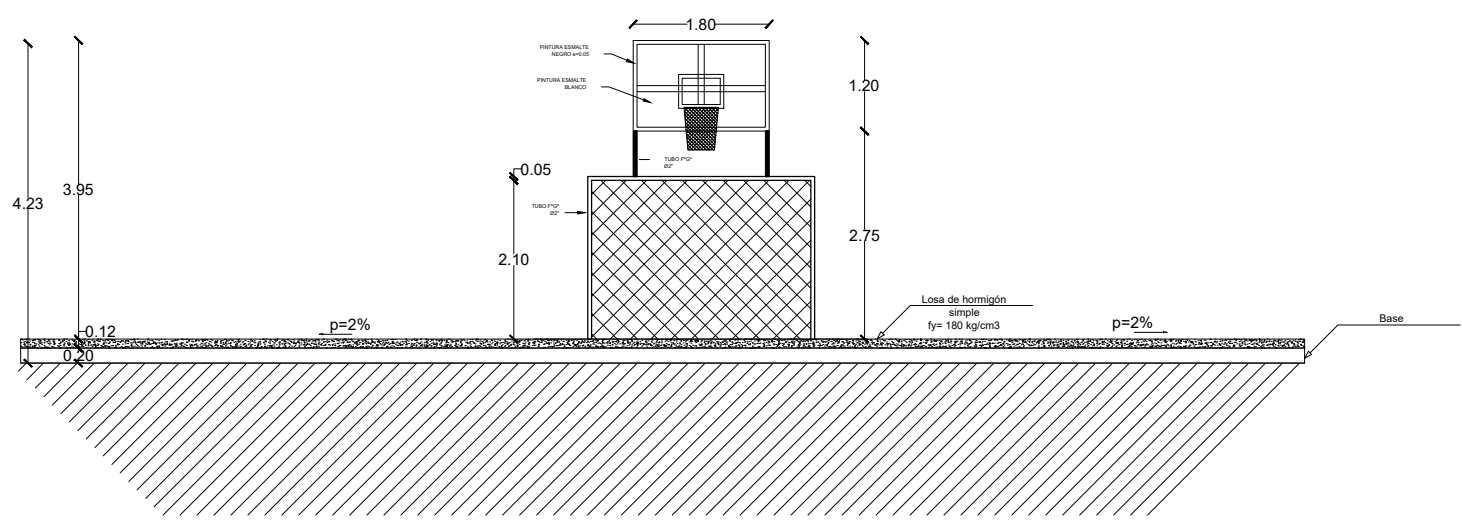



CORTE A-A'

 ESCALA 1:100

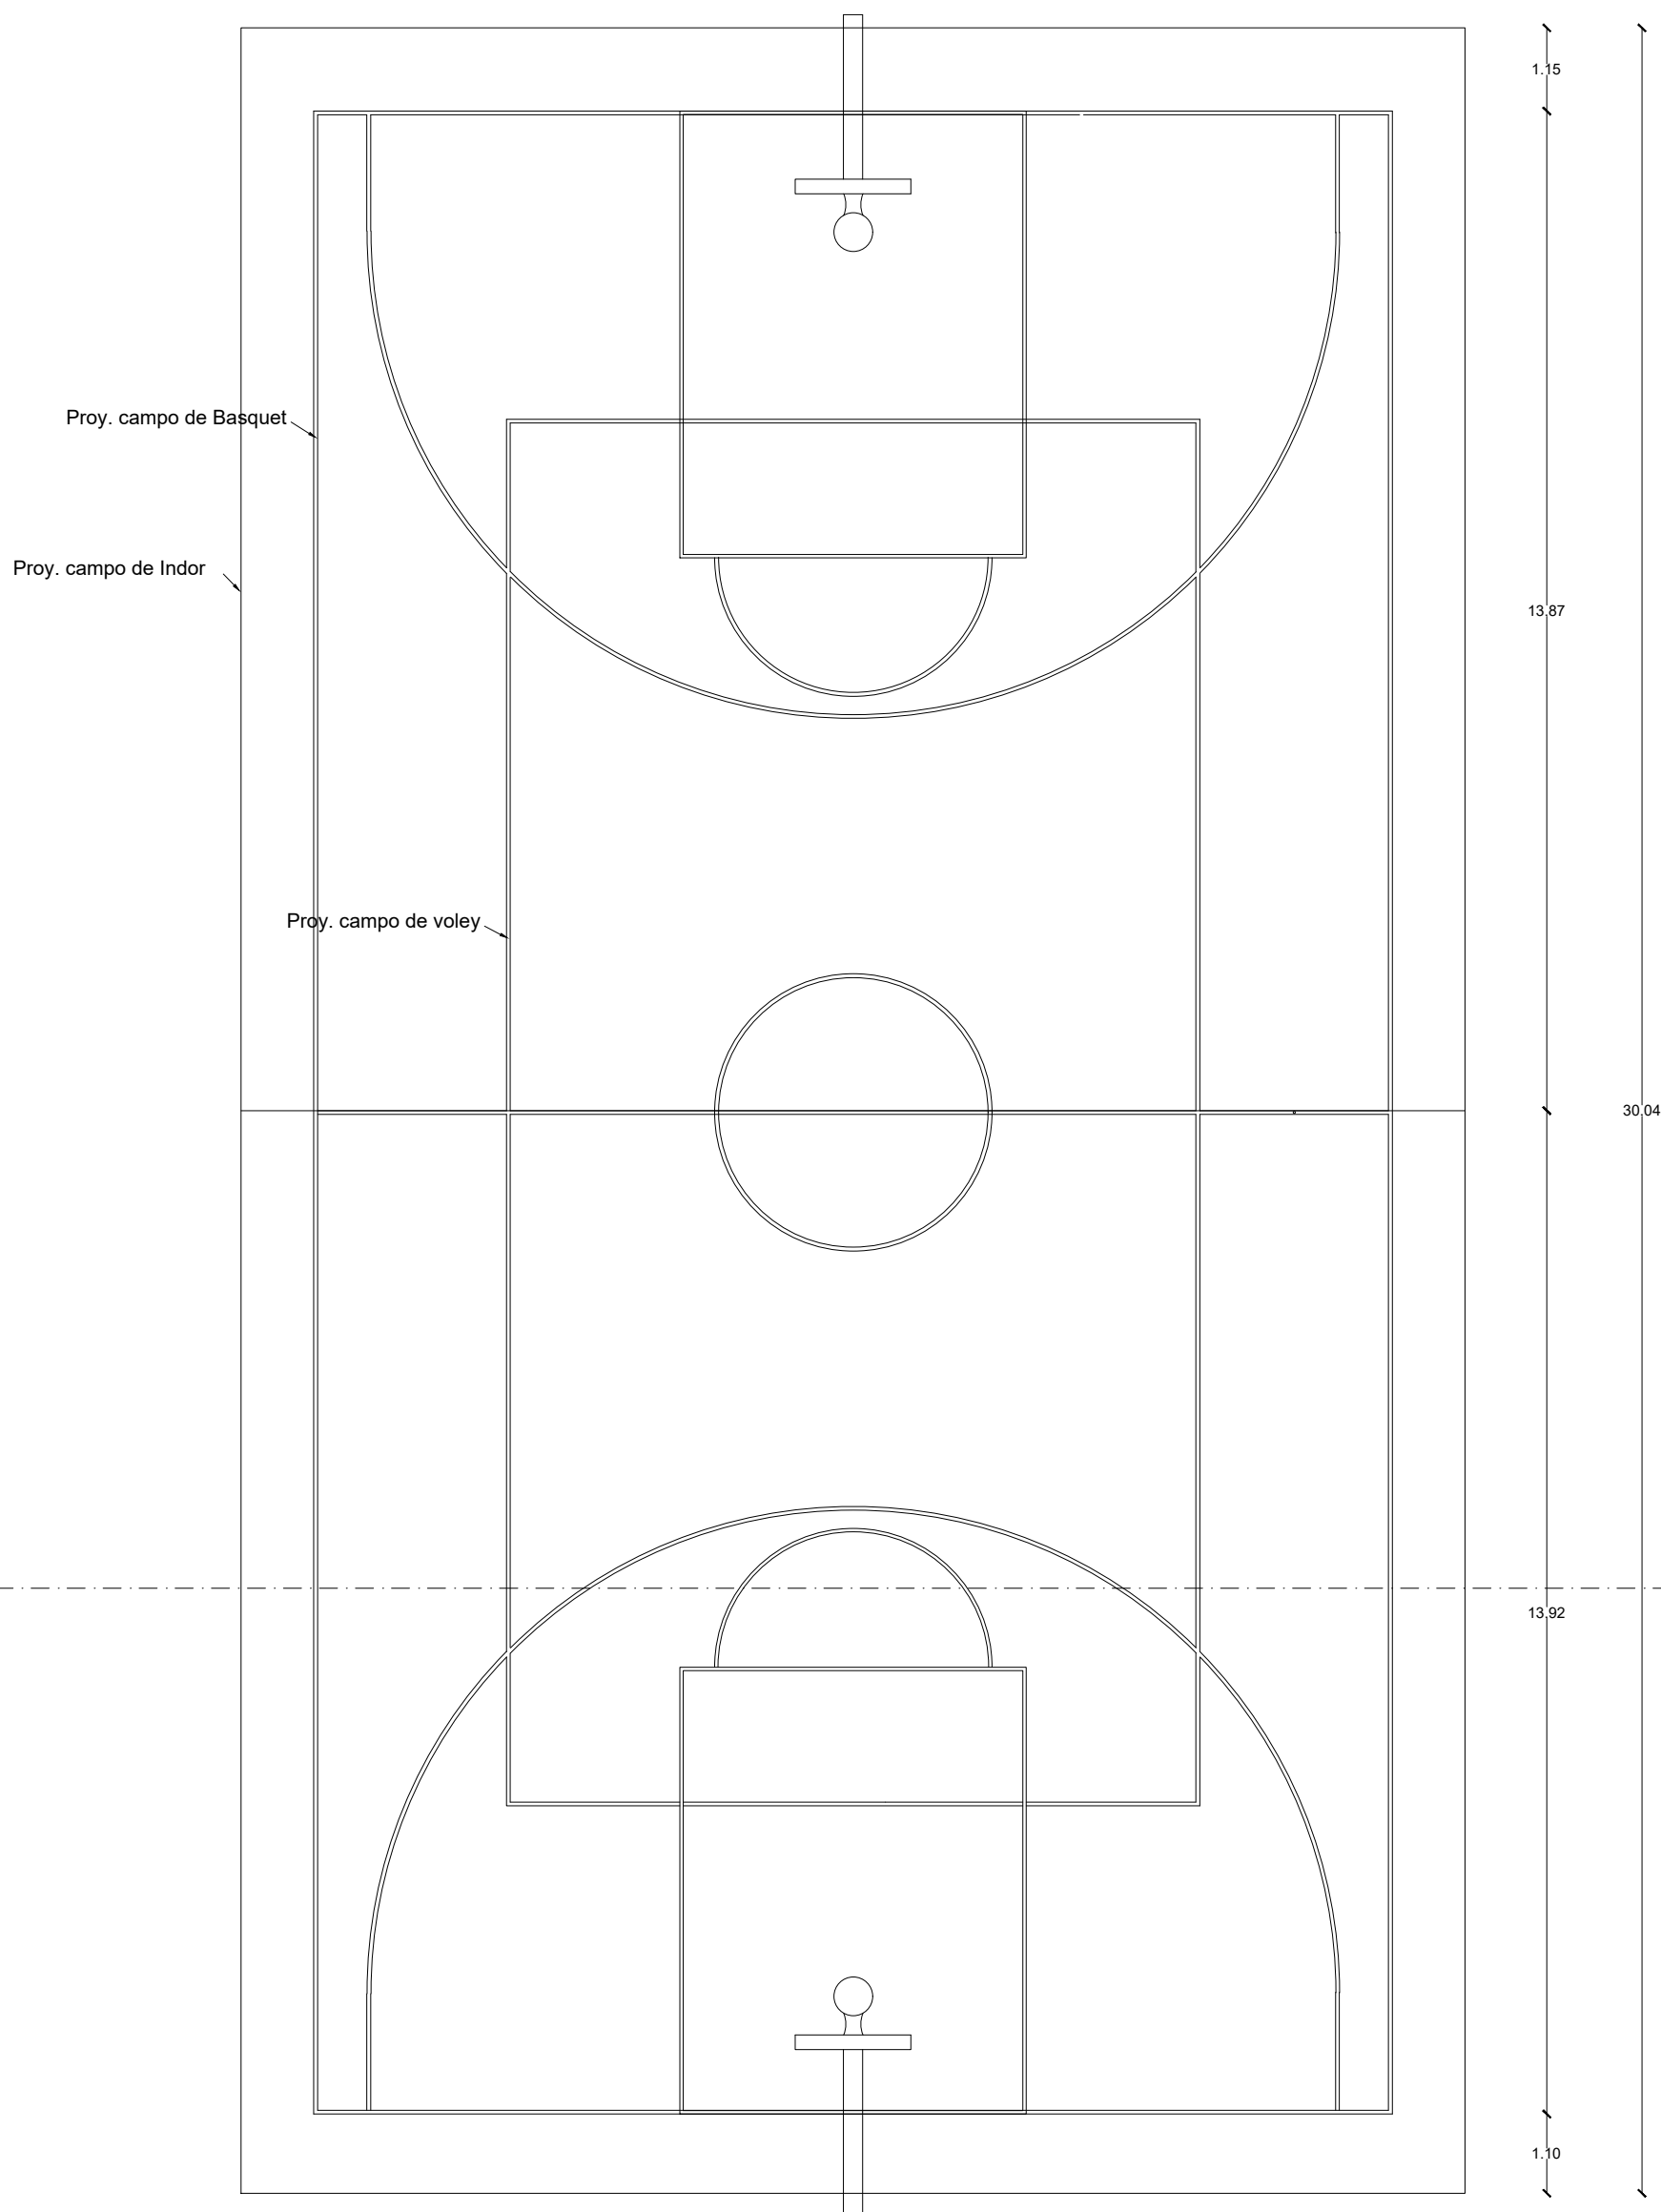

CANCHA MULTIUSO 1 - PLANTA

 ESCALA 1:100

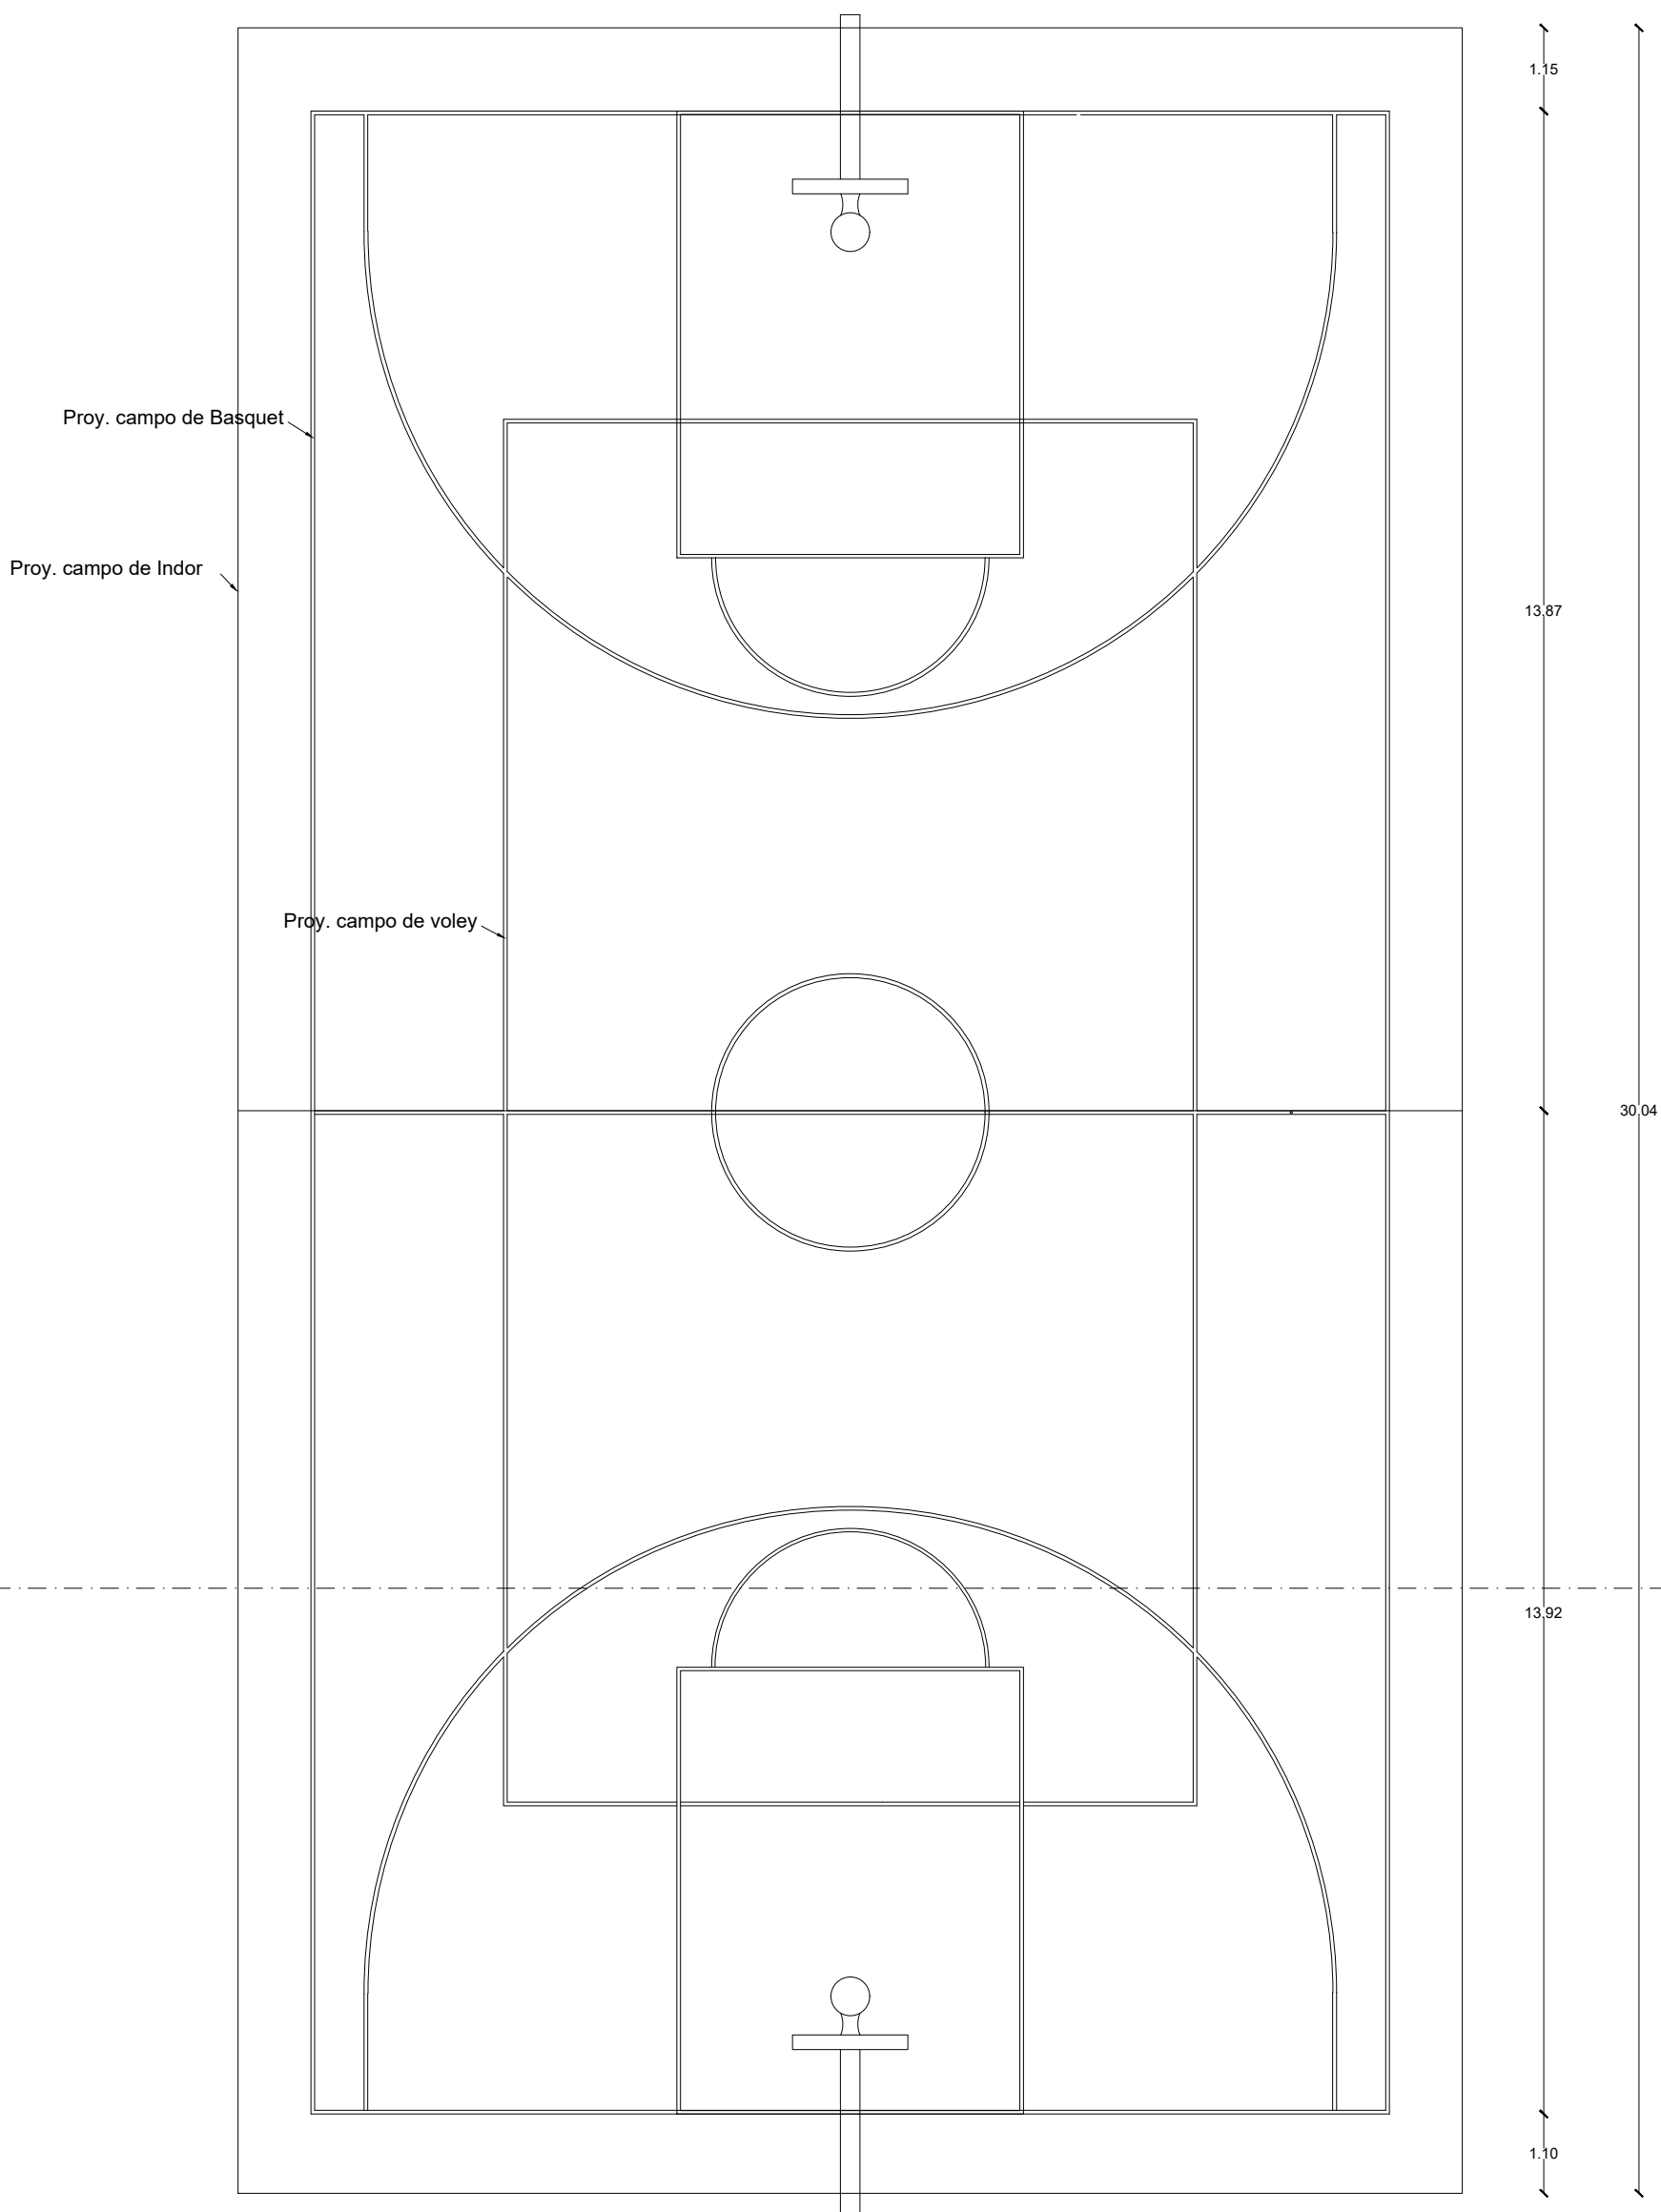

CANCHA MULTIUSO 2 - PLANTA

ESCALA 1:100


MINISTERIO DE
TRANSPORTE Y
OBRAS PÚBLICAS

MINISTERIO
DE EDUCACIÓN

ING. FREDDY MOREIRA MOREIRA
DIRECTOR DISTRITAL DE TRANSPORTE Y OBRAS PÚBLICAS DE GUAYAS

ARQ. JUAN PABLO VILLAFUERTE
DIRECTOR NACIONAL DE INFRAESTRUCTURA FÍSICA

ESQUEMA REFERENCIAL DEL PROYECTO:

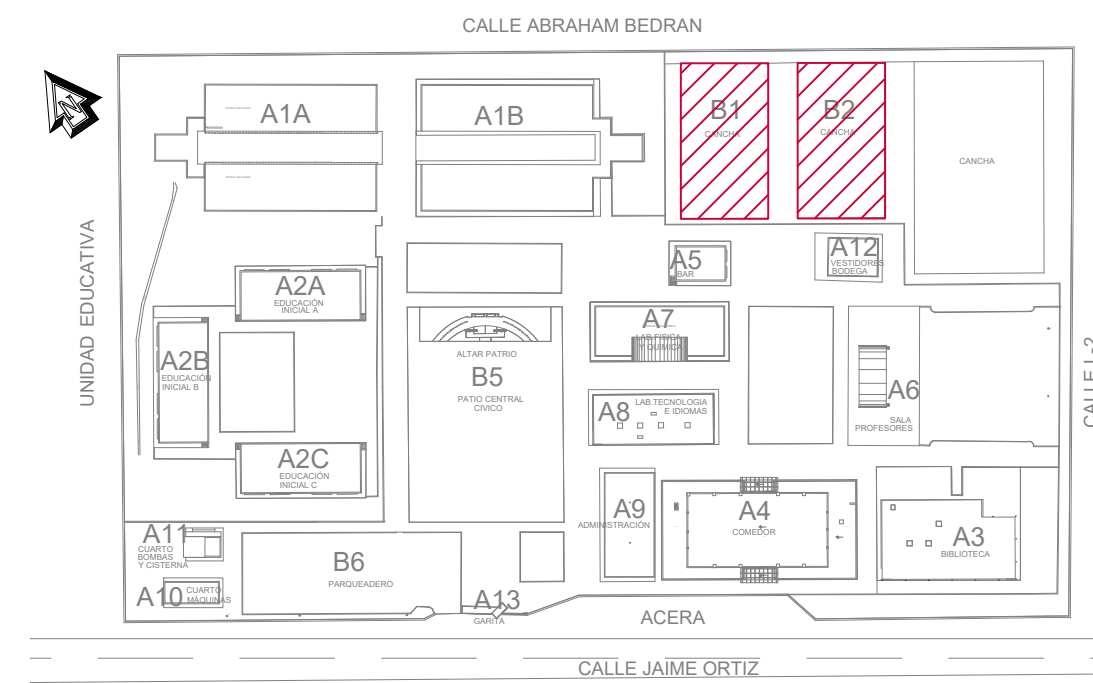

PROYECTO:

"UNIDAD EDUCATIVA ESTANDARIZADA DEL MILENIO "
NARANJITO

UBICACIÓN:

GUAYAS PROVINCIA

NARANJITO CANTÓN

NARANJITO PARROQUIA

TIPOLOGÍA:

MAYOR

CONTIENE:

CANCHAS MÚLTIPLES
PLANTA BAJA
CORTE A-A'

ESCALA:

INDICADAS

FECHA:

NOVIEMBRE 2022

LÁMINA N.º

B1 - 002

ELABORADO:

ARQ. FLORES RUTH M.S.C.
ANALISTA TÉCNICO DE PROYECTO

ARQ. BEATRIZ ULLOA
DIBUJANTE

SELLOS MUNICIPALES: