


ING. FREDDY MOREIRA MOREIRA
DIRECTOR DISTRITAL DE TRANSPORTE Y OBRAS PÚBLICAS DE PICHINCHA

ARQ. JUAN PABLO VILLAFUERTE
DIRECTOR NACIONAL DE INFRAESTRUCTURA FÍSICA

UBICACIÓN DEL PROYECTO:

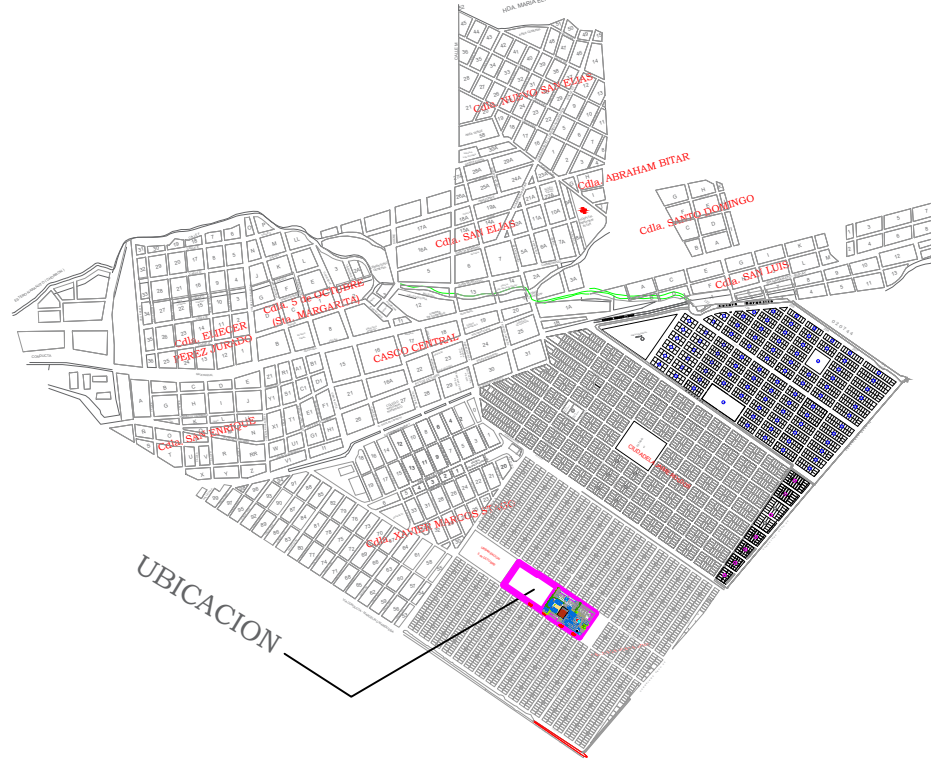

PROYECTO:

"UNIDAD EDUCATIVA ESTANDARIZADA DEL MILENIO "
NARANJITO

UBICACIÓN:

GUAYAS
PROVINCIA

NARANJITO
CANTÓN

NARANJITO
PARROQUIA

TIPOLOGÍA:

MAYOR

CONTIENE:

BLOQUE A 12 AULAS PA

ESCALA:

1:100

FECHA:

NOVIEMBRE 2022


LÁMINA N.º

ELE 41

REVISADO:

Trigo: ALEJANDRO SANCHEZ
ANALISTA TÉCNICO ELECTRÓNICO



SELLOS MUNICIPALES:

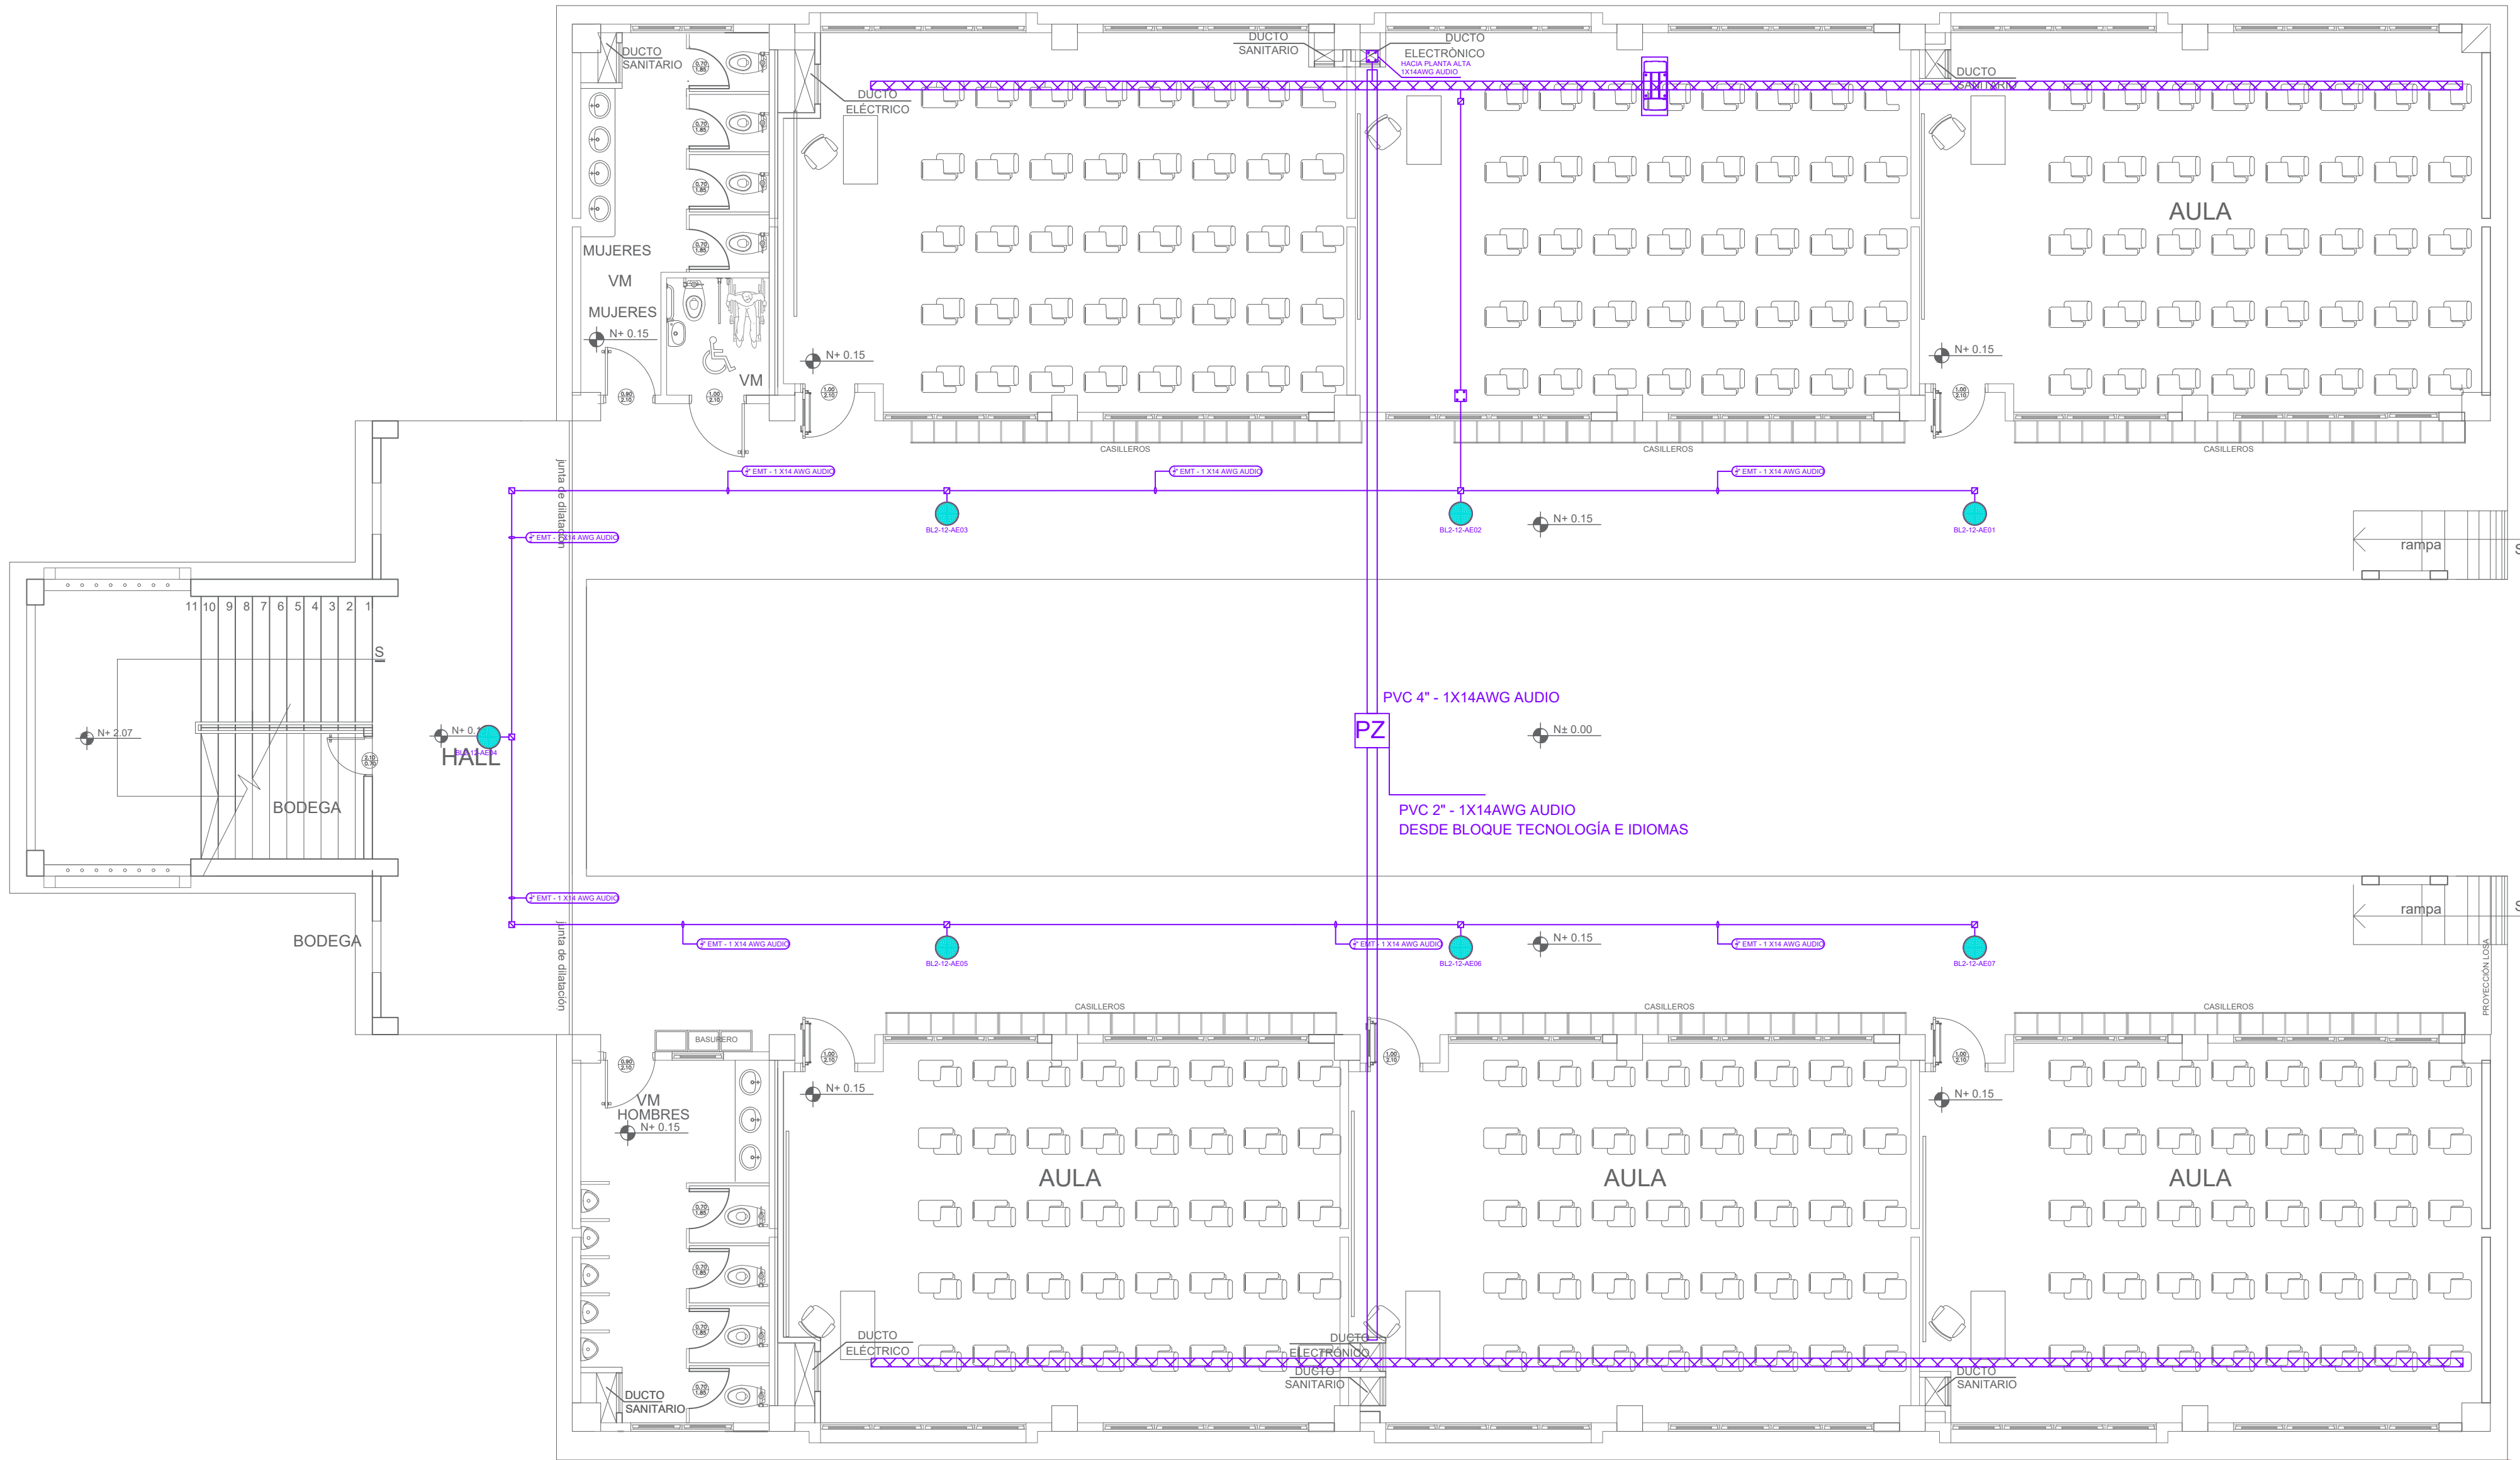

PLANTA BAJA

ESCALA 1:100

BLOQUE A 12 AULAS PB

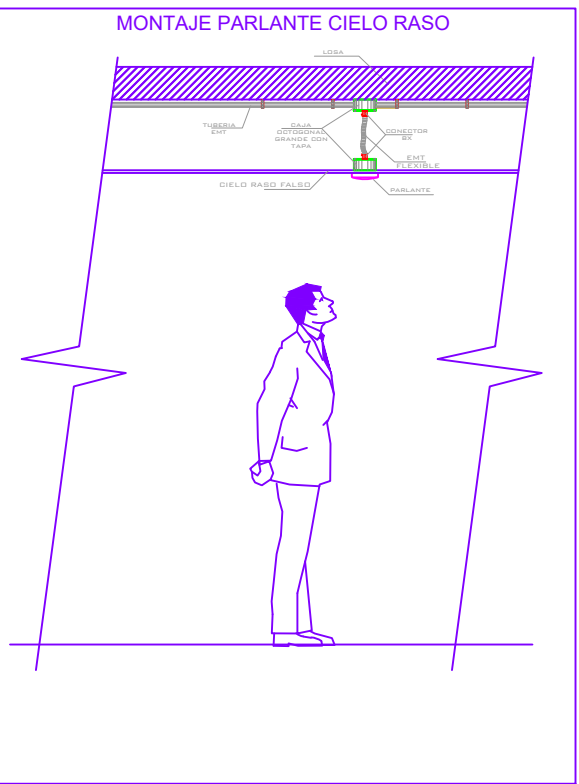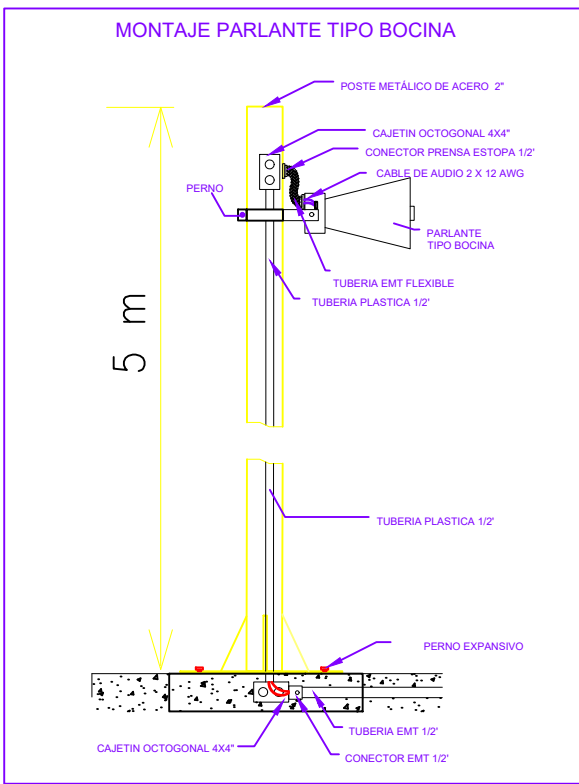

SIMBOLOGIA

	PARLANTE PARA TECHO 8\"/>
	RACK DE COMUNICACIONES.
	AMPLIFICADOR 120 WATIOS
	AMPLIFICADOR 8 SALIDAS 100W/150W COMUNICACION COBRANET
	PARLANTE TIPO BOCINA PARA EXTERIOR 30Watt@100V
	MICRÓFONO PARA MESA CONVENCIONAL
	POSTE METALICO PARA EXTERIORES 5m
	CAJA DE PASO
	CAJETIN OCTOGONAL 4\"/>
	Cable 2 X14 AWG AUDIO
	Tuberia 1/2\"/>
	Tuberia 3/4\"/>
	Tuberia 1/2\"/>