


ING. FREDDY MOREIRA MOREIRA
DIRECTOR DISTRITAL DE TRANSPORTE Y OBRAS PÚBLICAS DE PICHINCHA

ARQ. JUAN PABLO VILLAFUERTE
DIRECTOR NACIONAL DE INFRAESTRUCTURA FÍSICA

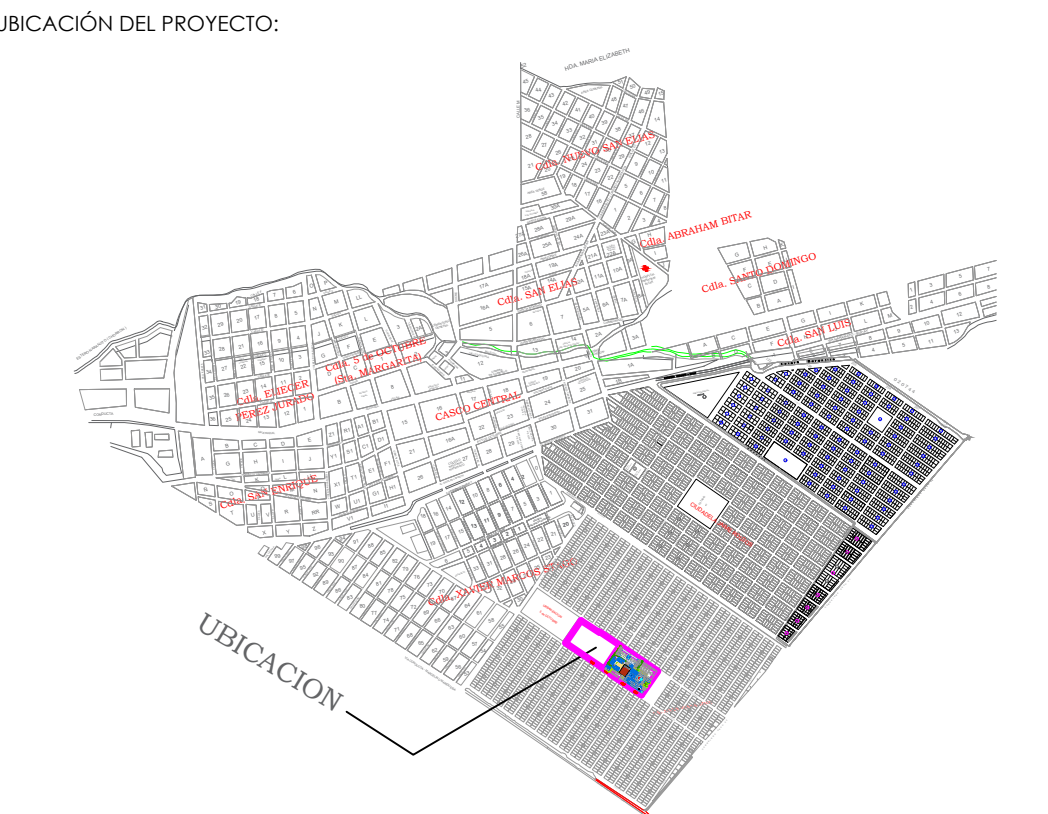

PROYECTO:
"UNIDAD EDUCATIVA ESTANDARIZADA DEL MILENIO "
NARANJITO

UBICACIÓN:

GUAYAS PROVINCIA

NARANJITO CANTÓN

NARANJITO PARROQUIA

TIPOLOGÍA:

MAYOR

CONTIENE:

BAR

ESCALA: 1:100




FECHA: NOVIEMBRE 2022

LÁMINA N.º ELE 45

REVISADO:

Trigo: ALEJANDRO SANCHEZ
ANALISTA TÉCNICO ELECTRÓNICO

SELLOS MUNICIPALES:

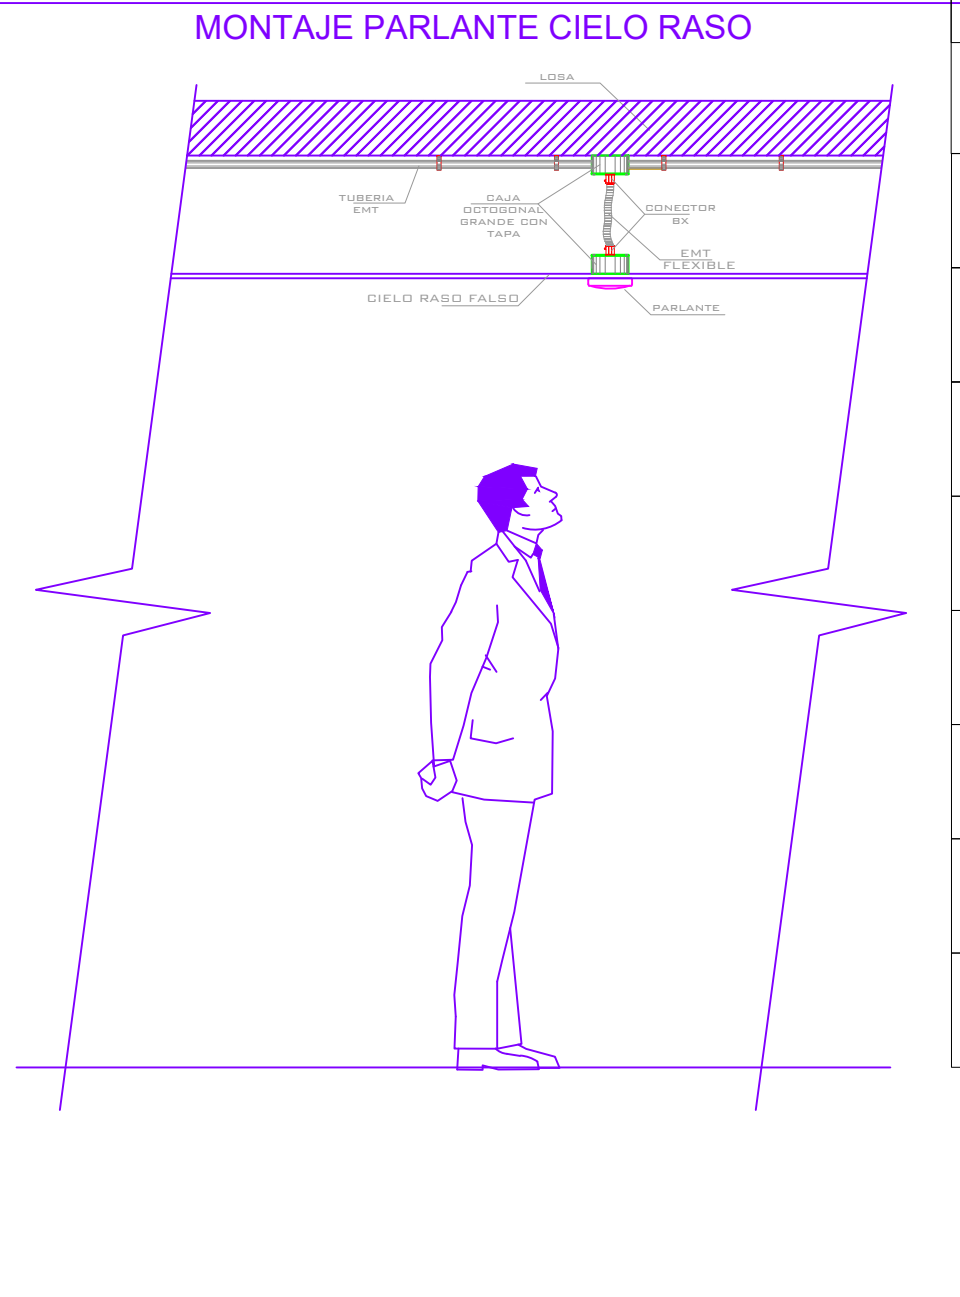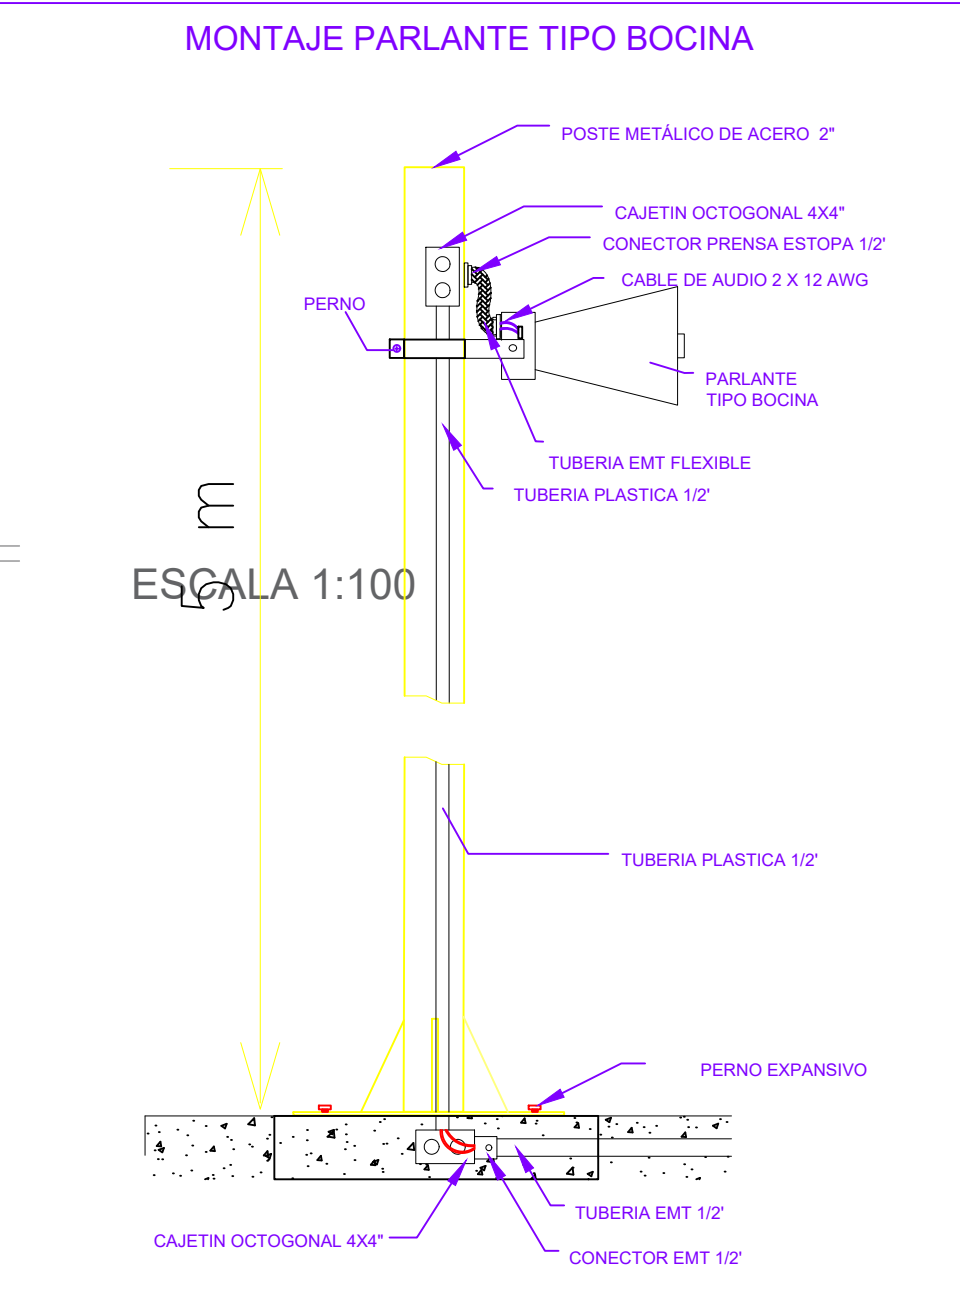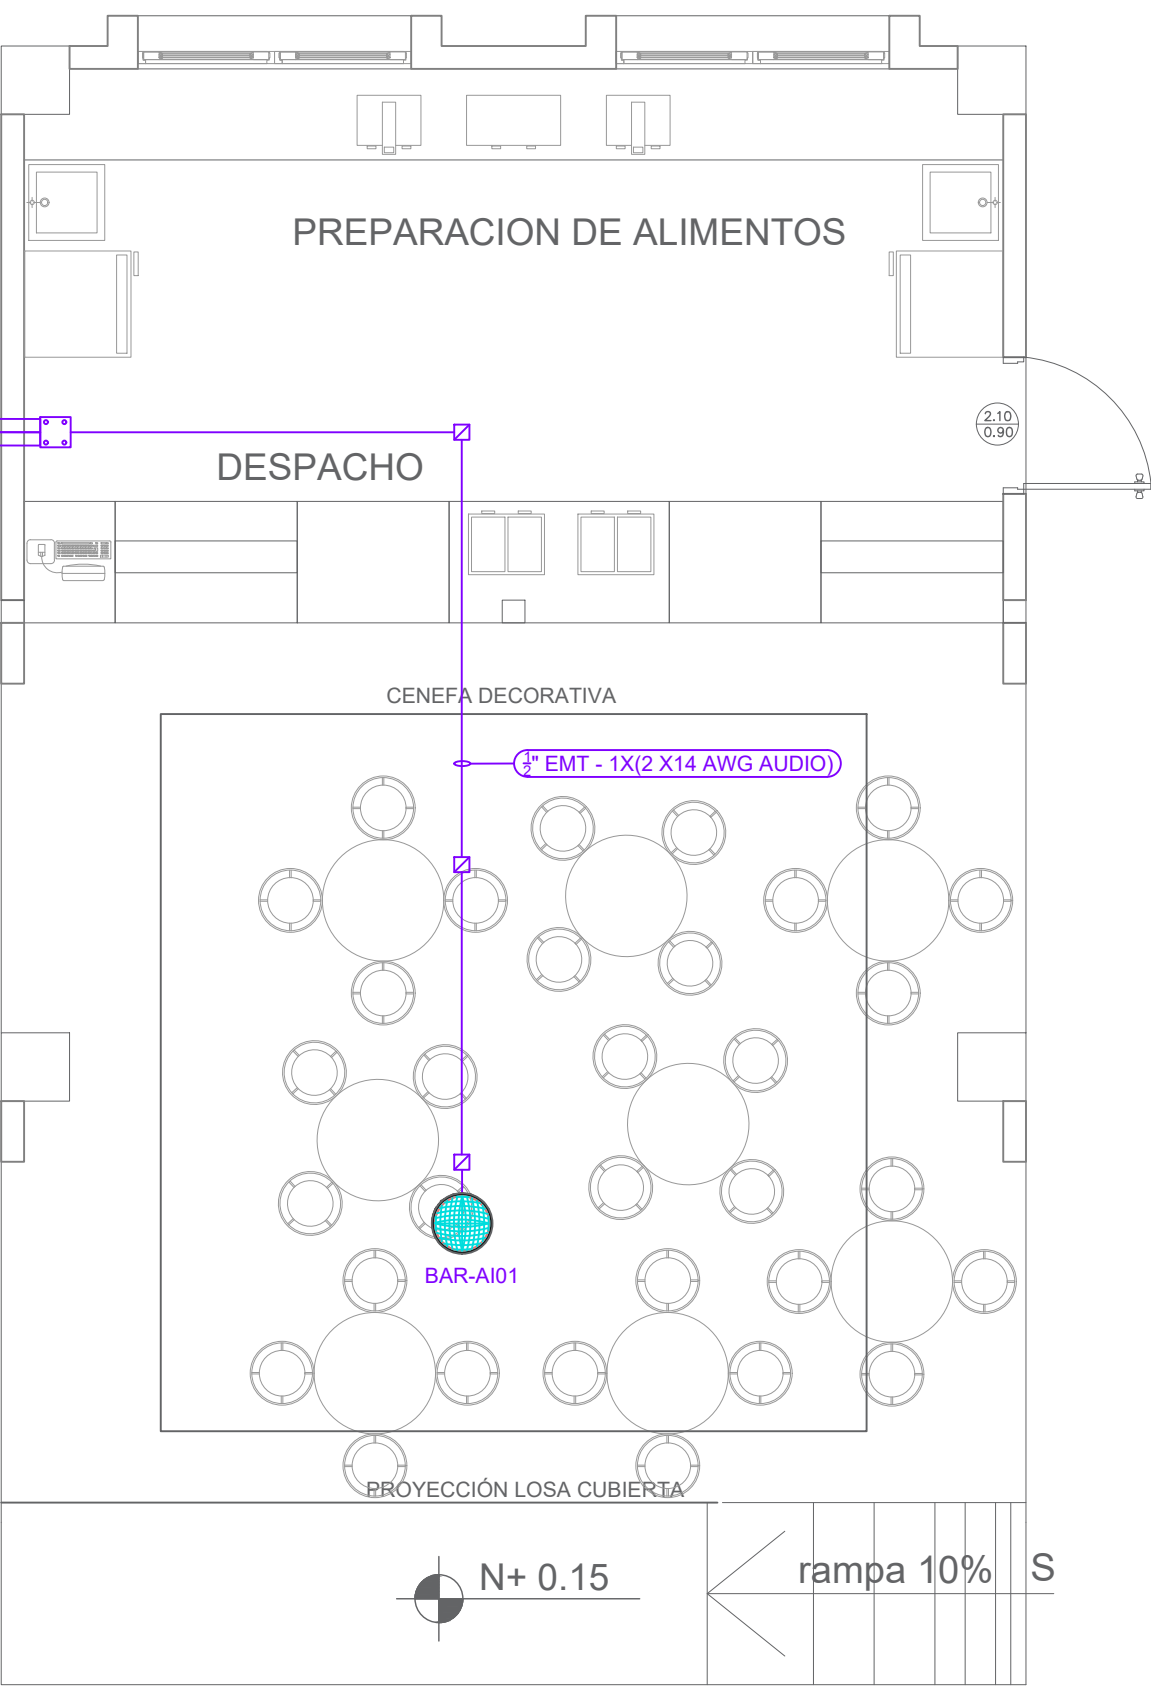

SIMBOLOGIA

	PARLANTE PARA TECHO 8\"/8Wattios/100V/EMPOTRABLE (EXTERIOR)
	RACK DE COMUNICACIONES.
	AMPLIFICADOR 120 WATIOS
	AMPLIFICADOR 8 SALIDAS/100V/150W/ COMUNICACIÓN COBRANET
	PARLANTE TIPO BOCINA PARA EXTERIOR 30Wattios/100V
	MICRÓFONO PARA MESA CONVENCIONAL
	POSTE METALICO PARA EXTERIORES 5m
	CAJA DE PASO
	CAJETIN OCTOGONAL 4\"X4\"
	Cable 2 X14 AWG AUDIO
	Tuberia 1/2\" EMT
	Tuberia 3/4\" EMT
	Tuberia 1/2\" EMT FLEX

PLANTA BAJA

BAR