



ESCALA 1:50

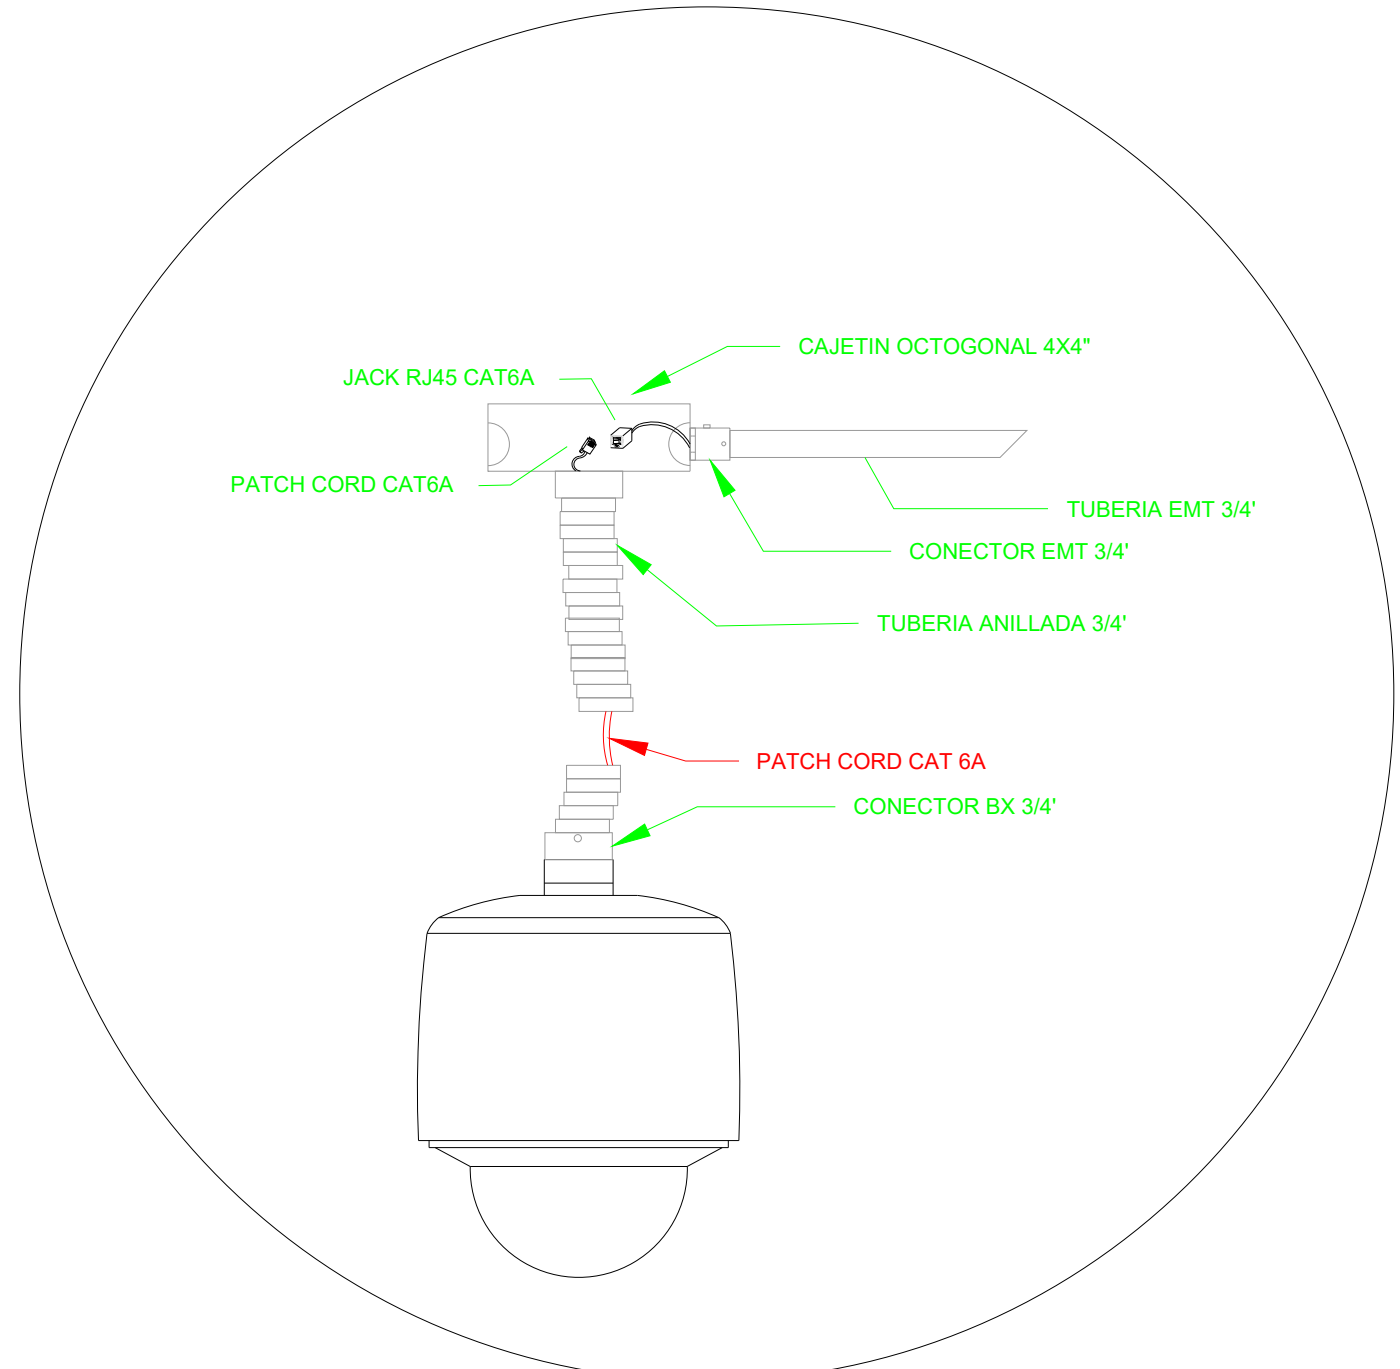

SIMBOLOGIA	
	Salida simple datos pared
	Salida simple datos piso
	Teléfono IP
	Salida simple access point pared
	Salida simple CCTV pared
	Salida simple CCTV Monitor
	Pozo de revisión
	Salida HDMI
	Bandeja metálica por piso
	Bandeja metálica por tumbado
	Rack Comunicaciones
	Tubería PVC 4"
	Caja metálica de paso 15x15cm
	Cámara IP

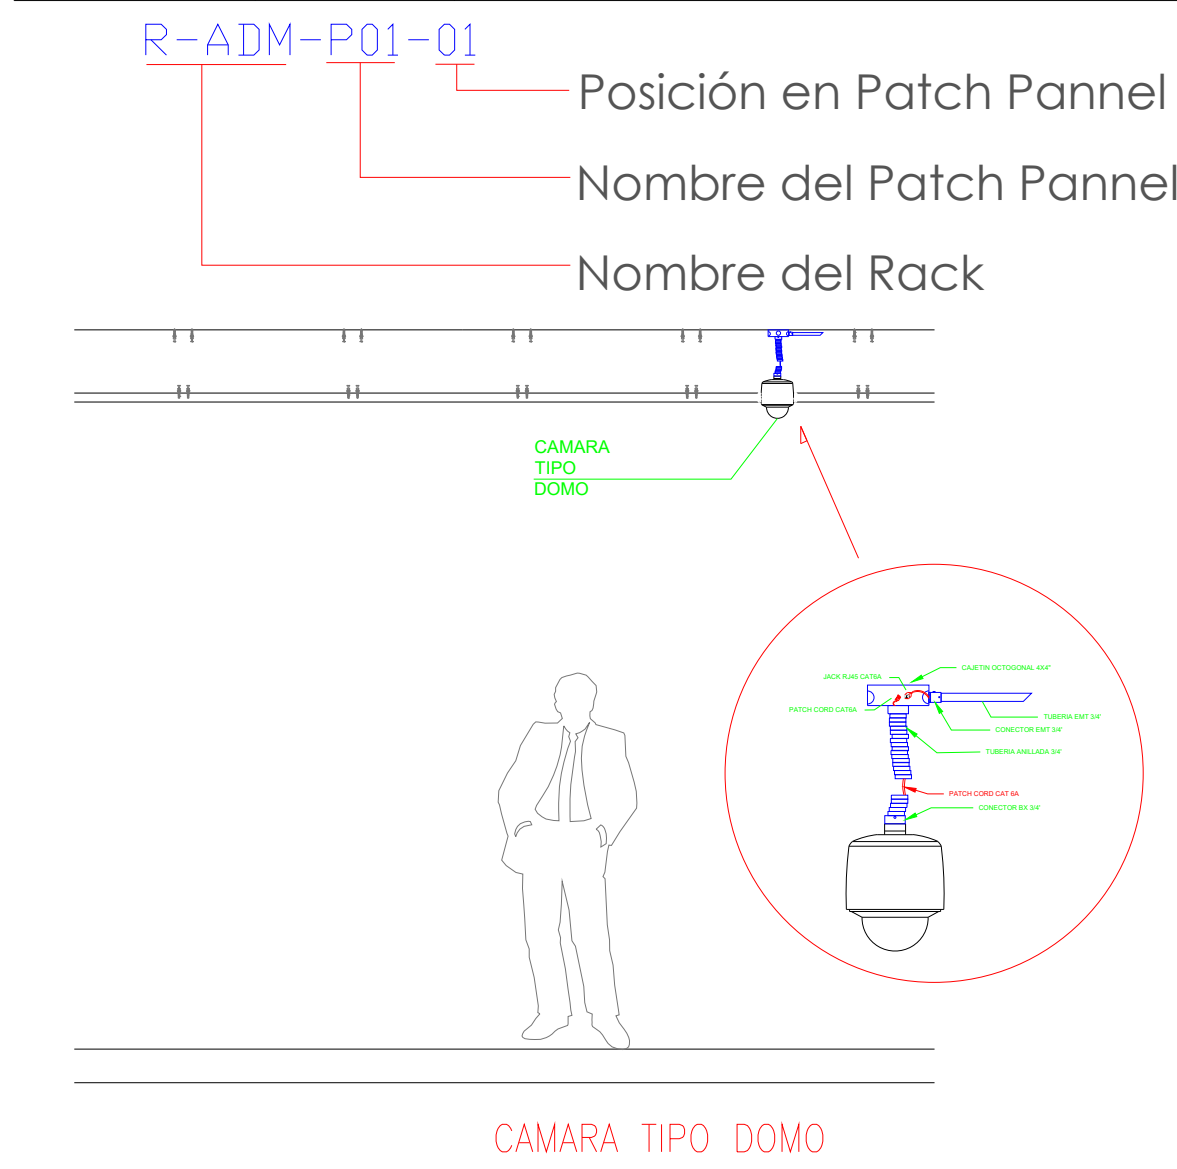


MINISTERIO DE  
TRANSPORTE Y  
OBRAS PÚBLICAS

MINISTERIO  
DE EDUCACIÓN

ING. FREDDY MOREIRA MOREIRA  
DIRECTOR DISTRITAL DE TRANSPORTE Y OBRAS PUBLICAS DE PICHINCHA

ARQ. JUAN PABLO VILLAFUERTE  
DIRECTOR NACIONAL DE INFRAESTRUCTURA FISICA

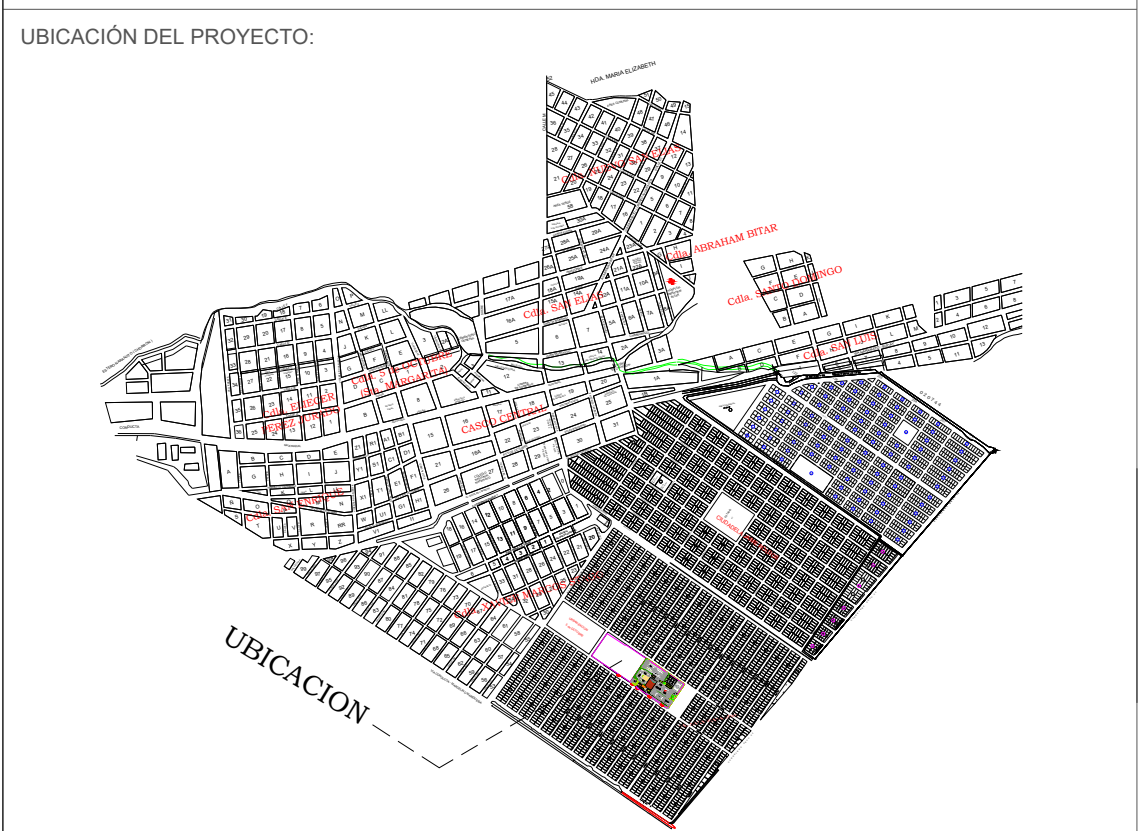

PROYECTO:

"UNIDAD EDUCATIVA ESTANDARIZADA DEL MILENIO "  
NARANJITO

UBICACIÓN:

GUAYAS PROVINCIA

NARANJITO CANTÓN

NARANJITO PARROQUIA

TIPOLOGÍA:

MAYOR

CONTIENE:

ADMINISTRACIÓN  
PLANTA BAJA  
SISTEMA DE CCTV

ESCALA:

1:100

FECHA:

NOVIEMBRE 2022

LÁMINA N.º

ELE-32

REVISADO:

Trigo. ALEJANDRO SANCHEZ  
ANALISTA TÉCNICO ELECTRONICO

SELLOS MUNICIPALES: