
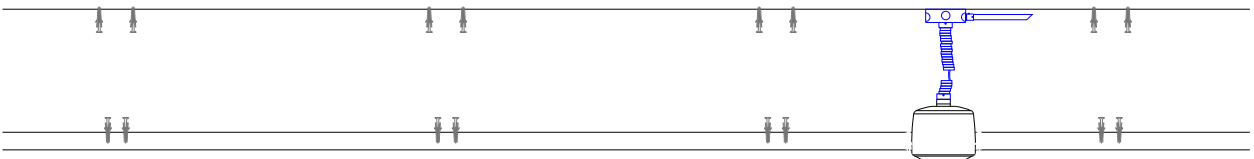
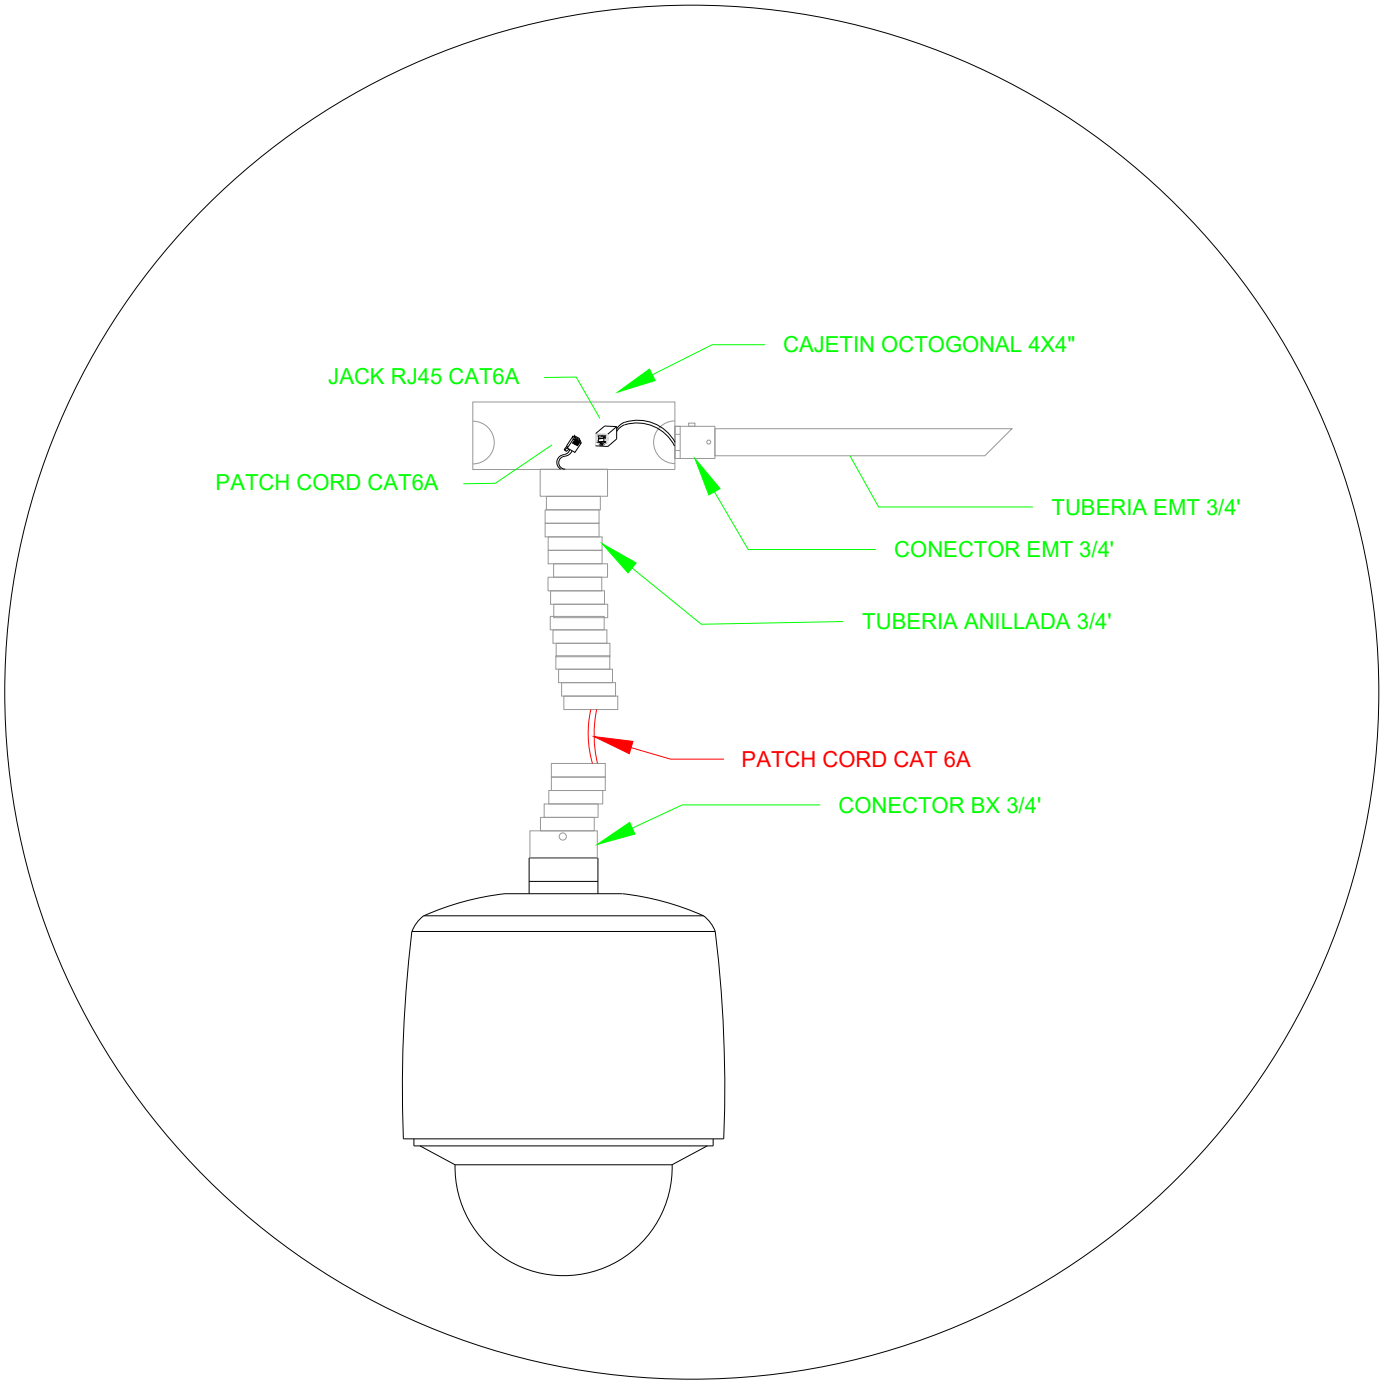


ESCALA 1:50

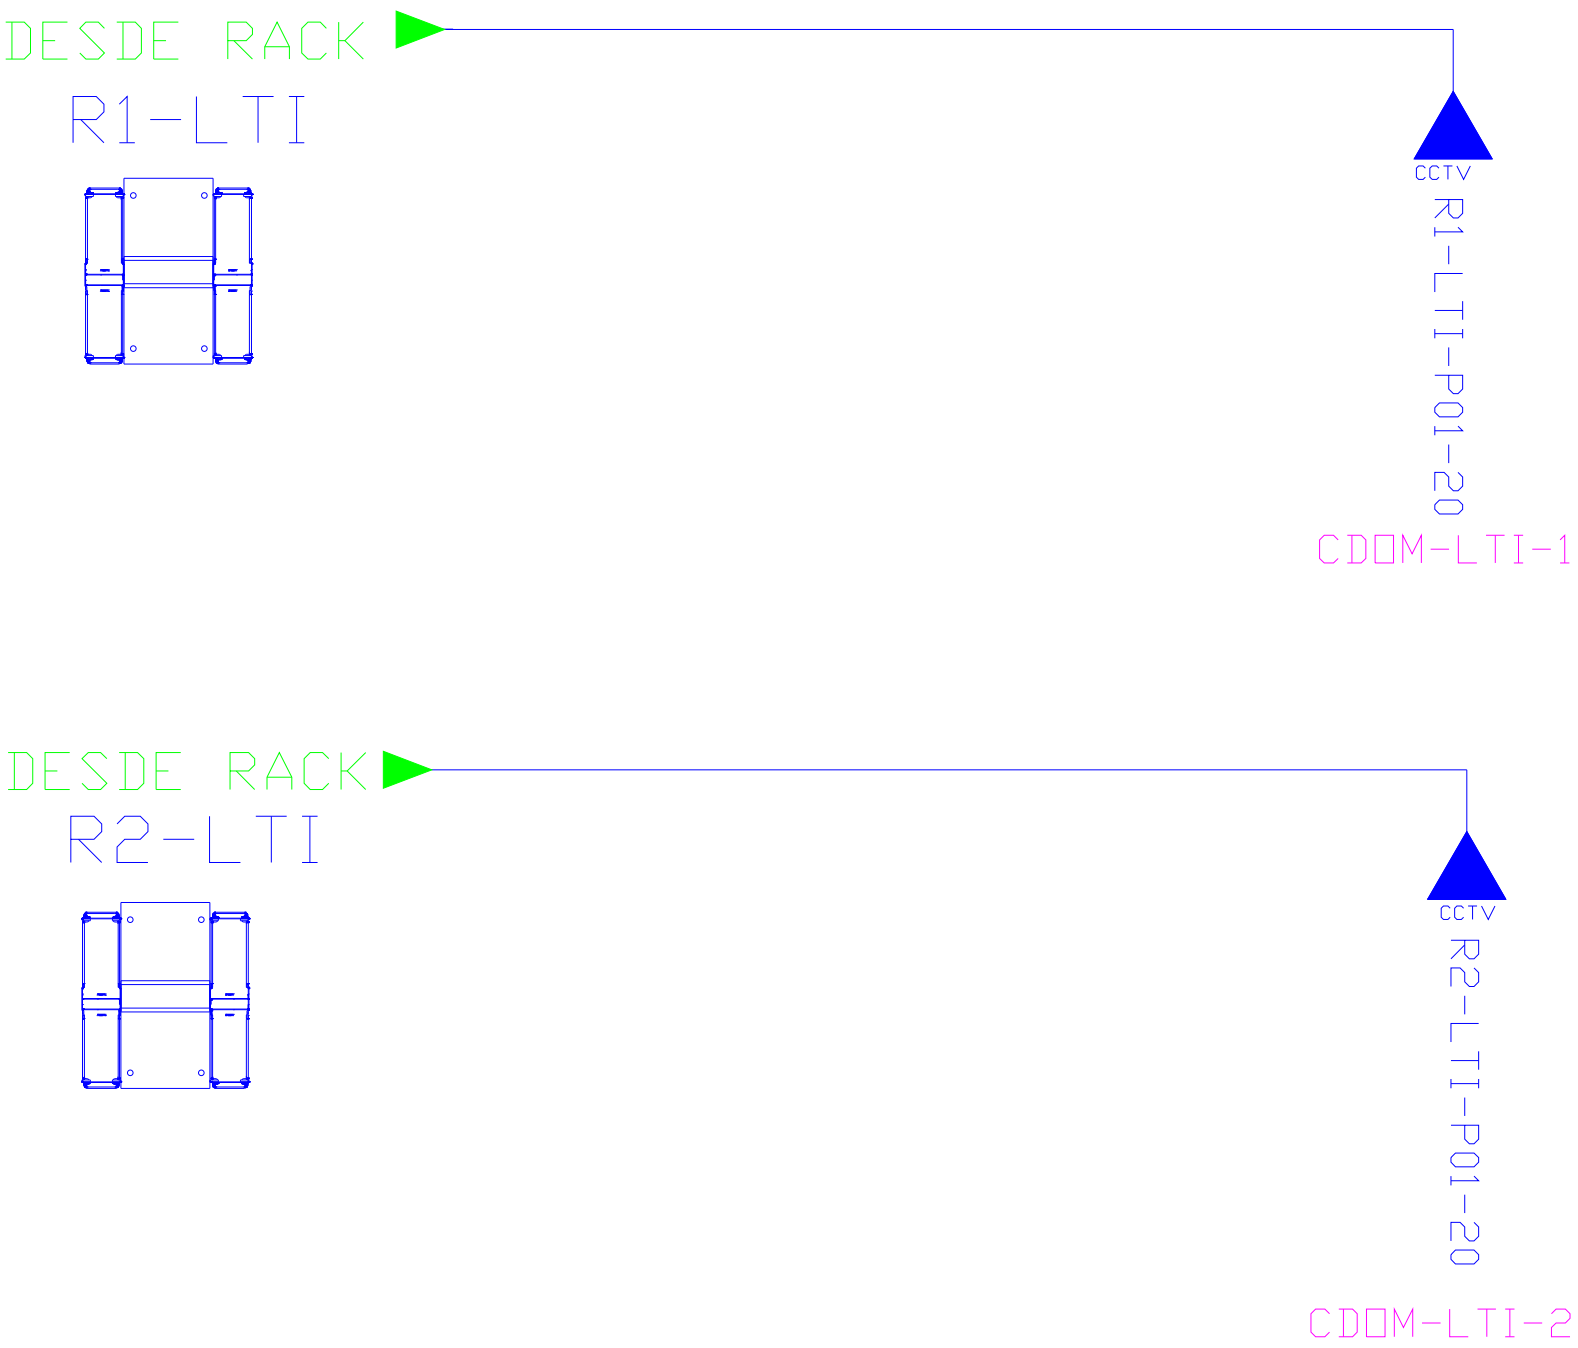


Posición en Patch Pannel

Nombre del Patch Pannel

Nombre del Rack

CAMARA TIPO DOMO

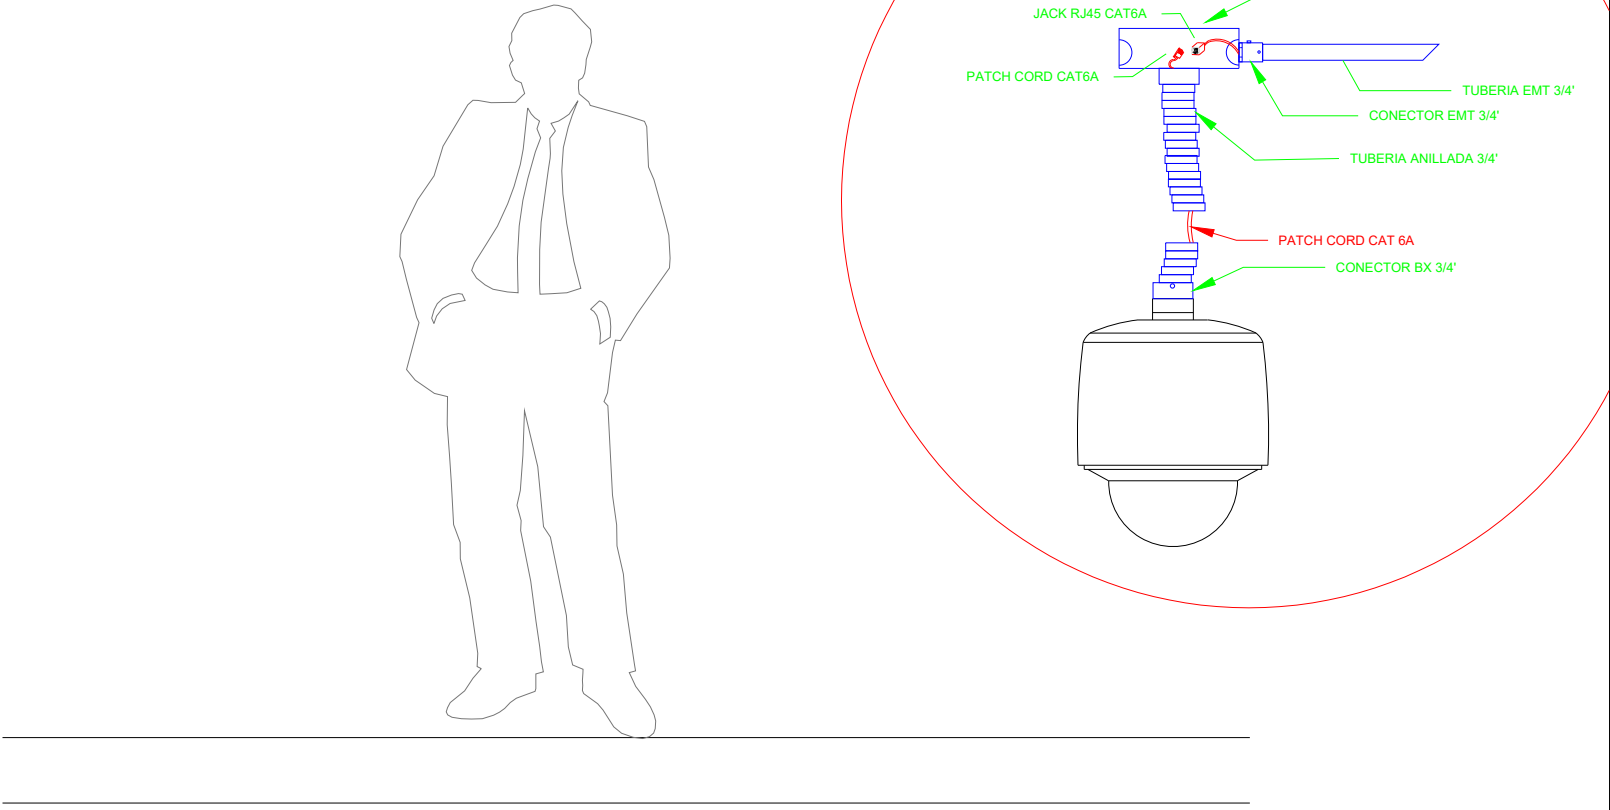

CAMARA TIPO DOMO

SIMBOLOGIA		
	DATOS	Salida simple datos pared
	DATOS	Salida simple datos piso
		Teléfono IP
	ACCESS	Salida simple access point pared
	CCTV	Salida simple CCTV pared
	MONITOR	Salida simple CCTV Monitor
	PZ	Pozo de revisión
		Salida HDMI
		Bandeja metálica por piso
		Bandeja metálica por tumbado
		Rack Comunicaciones
		Tubería PVC 4"
		Caja metálica de paso 15x15cm
		Cámara IP


MINISTERIO DE
TRANSPORTE Y
OBRAS PÚBLICAS

MINISTERIO
DE EDUCACIÓN

ING. FREDDY MOREIRA MOREIRA
DIRECTOR DISTRITAL DE TRANSPORTE Y OBRAS PÚBLICAS DE PICHINCHA

ARQ. JUAN PABLO VILLAFUERTE
DIRECTOR NACIONAL DE INFRAESTRUCTURA FÍSICA

UBICACIÓN DEL PROYECTO:

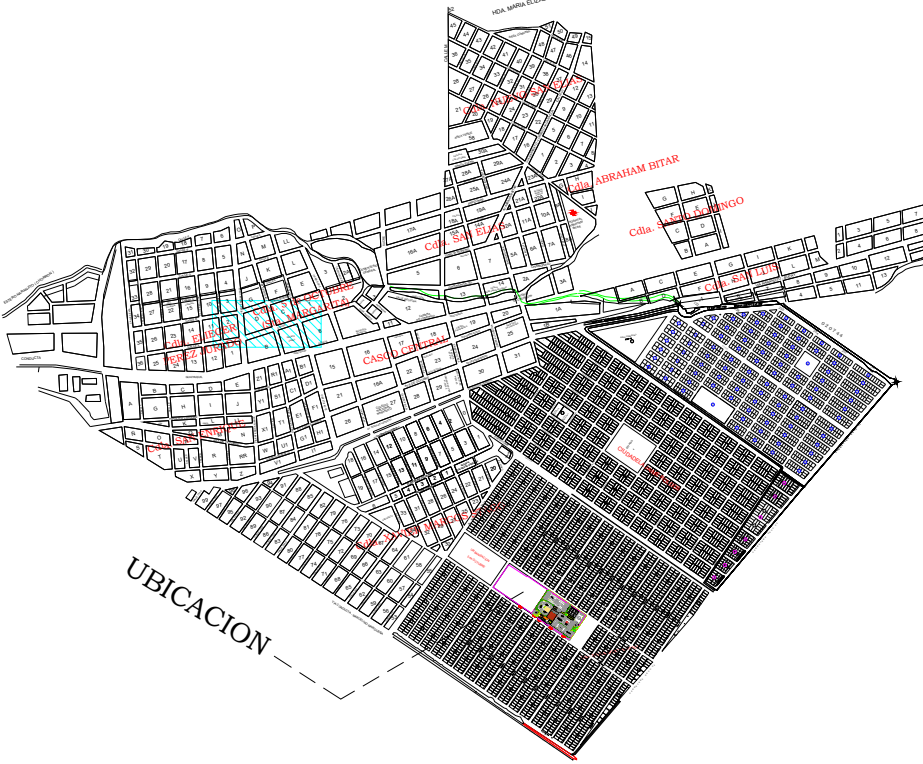

PROYECTO:

"UNIDAD EDUCATIVA ESTANDARIZADA DEL MILENIO "
NARANJITO

UBICACIÓN:

GUAYAS
PROVINCIA

NARANJITO
CANTÓN

NARANJITO
PARROQUIA

TIPOLOGÍA:

MAYOR

CONTIENE:

LABORATORIO DE TECNOLOGIA E IDIOMAS
PLANTA BAJA
SISTEMA DE CCTV

ESCALA:

1:100

FECHA:

NOVIEMBRE 2022

LÁMINA N.°

ELE-34

REVISADO:

Tnigo. ALEJANDRO SANCHEZ
ANALISTA TÉCNICO ELECTRÓNICO

SELLOS MUNICIPALES: