



LABORATORIO DE FÍSICA Y QUÍMICA
PLANTA BAJA - TERRAZA

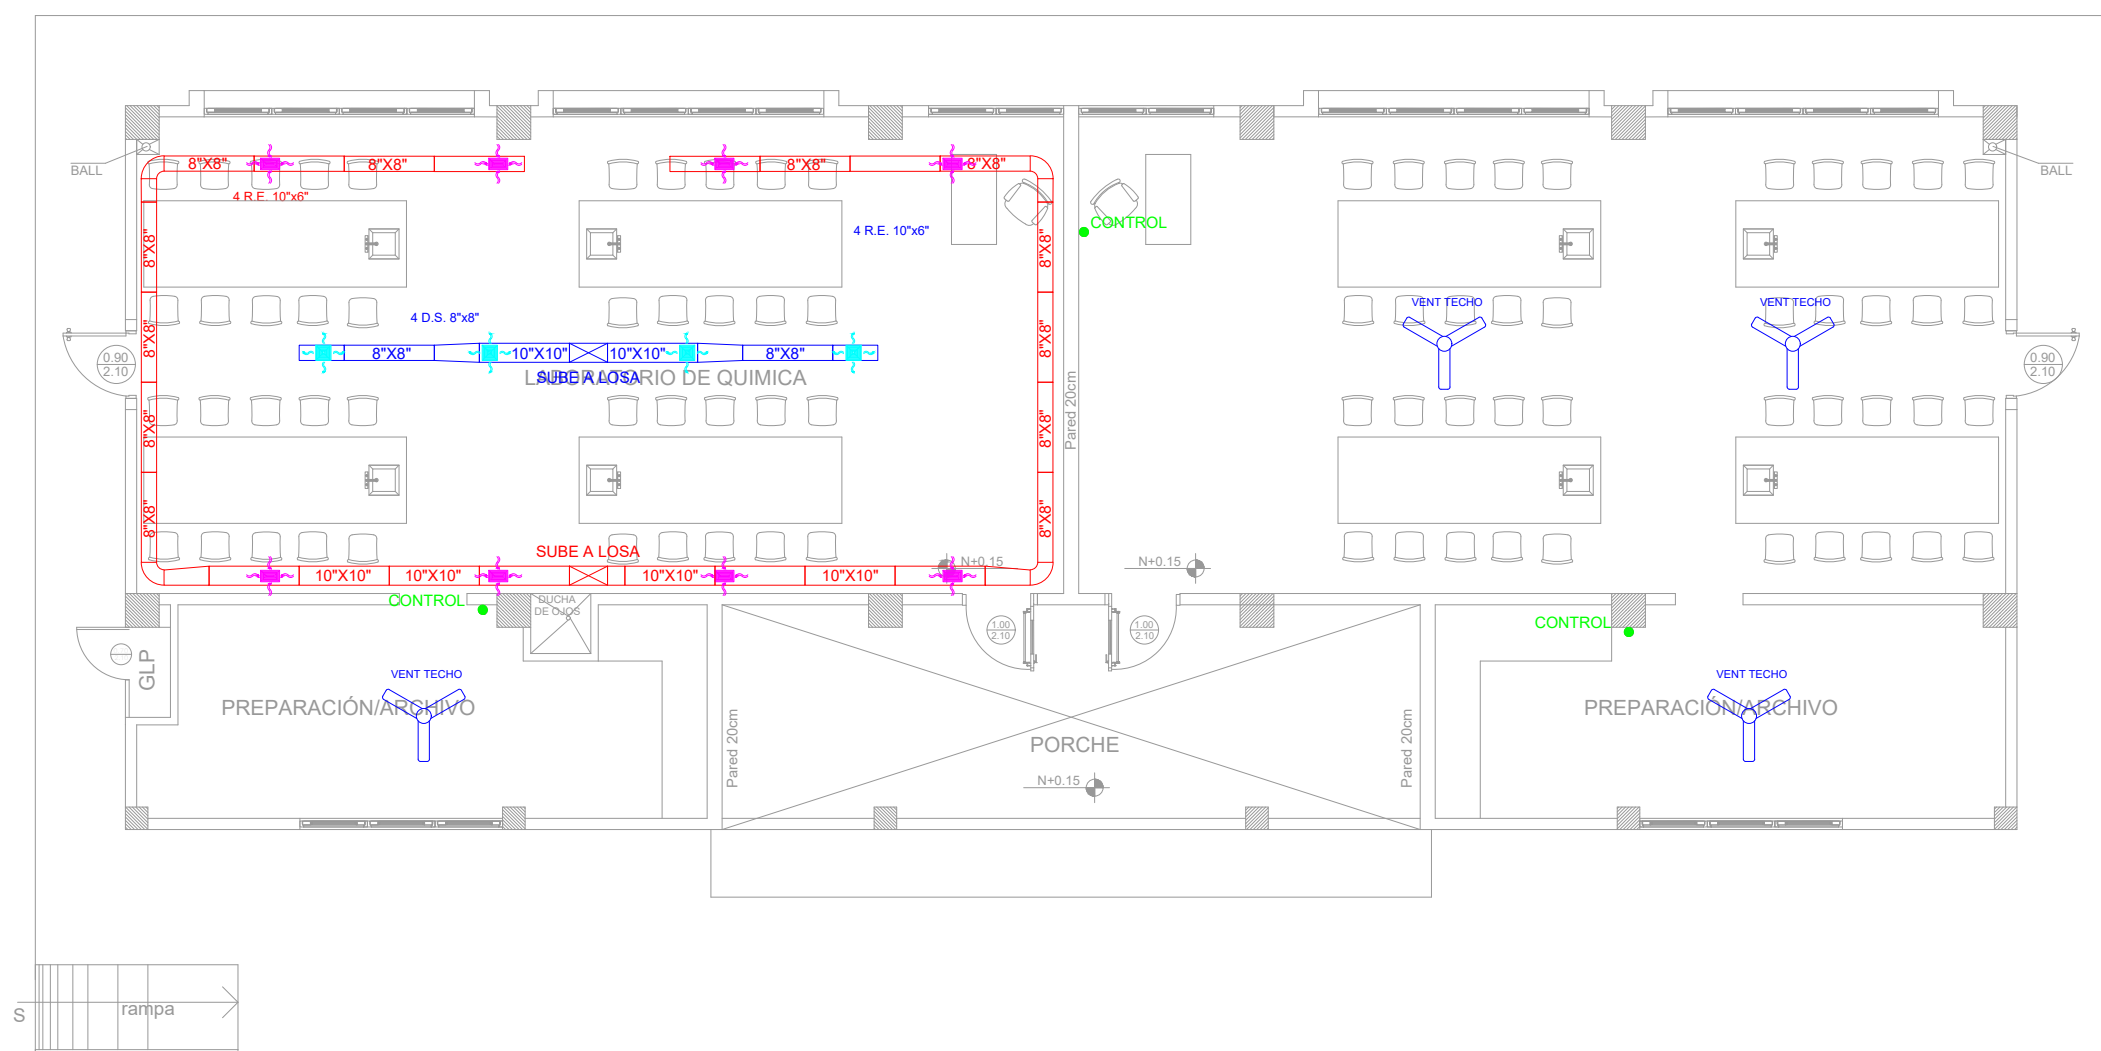


PLANTA BAJA
1:100 ESCALA

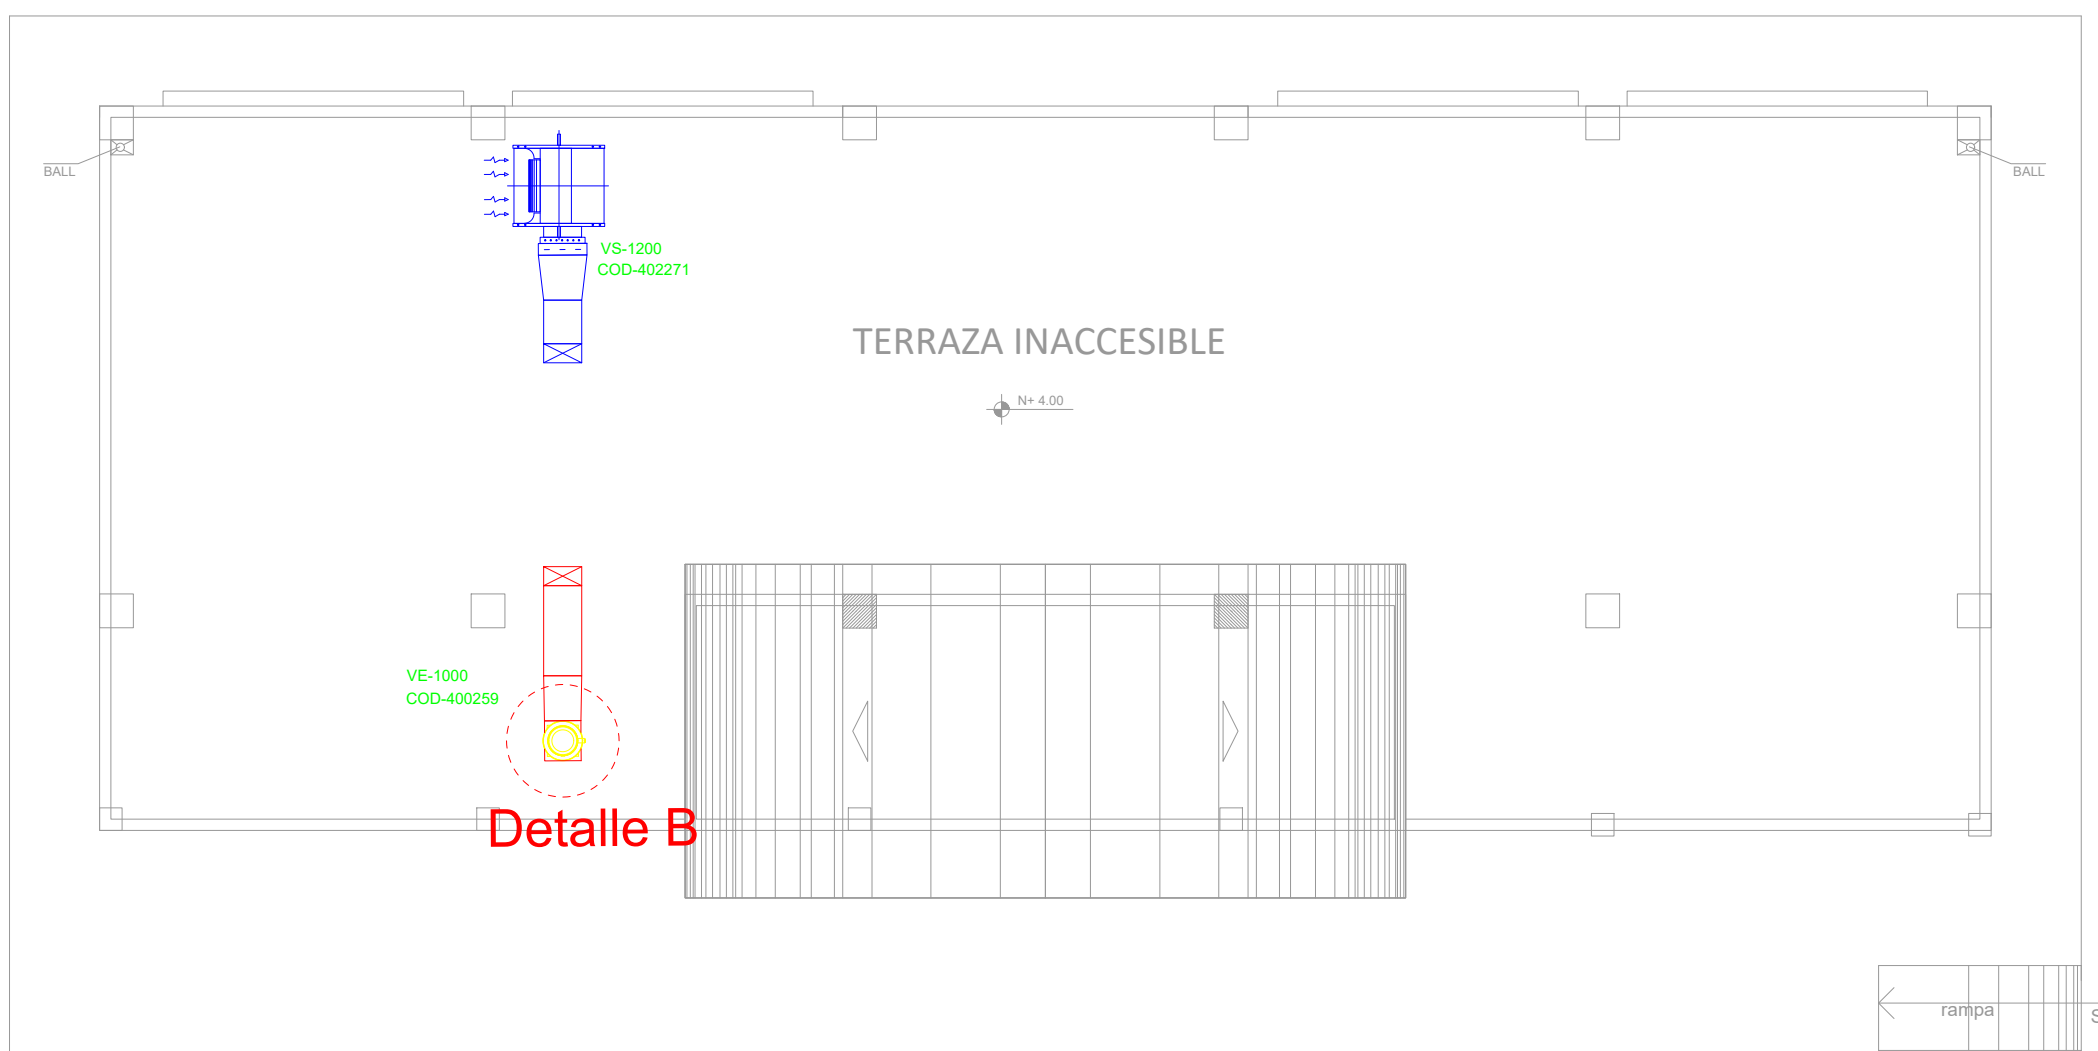

PLANTA DE CUBIERTA
ESCALA 1:100

Detalle B

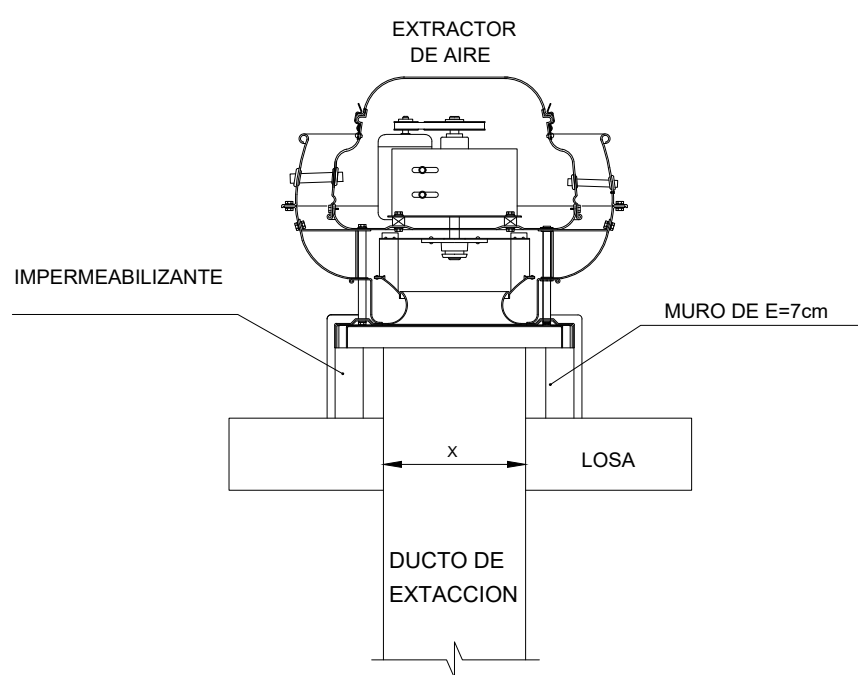

SIMBOLOGIA

	Ventilador tipo hongo
	Ventilador de suministro
	Ducto de extracción
	Ducto de suministro
	Ventilador de techo


MINISTERIO DE
TRANSPORTE Y
OBRAS PÚBLICAS

MINISTERIO
DE EDUCACIÓN

ING. FREDDY MOREIRA MOREIRA
DIRECTOR DISTRITAL DE TRANSPORTE Y OBRAS PÚBLICAS DEL GUAYAS

ARQ. JUAN PABLO VILLAFUERTE
DIRECTOR NACIONAL DE INFRAESTRUCTURA FÍSICA

UBICACIÓN DEL PROYECTO:

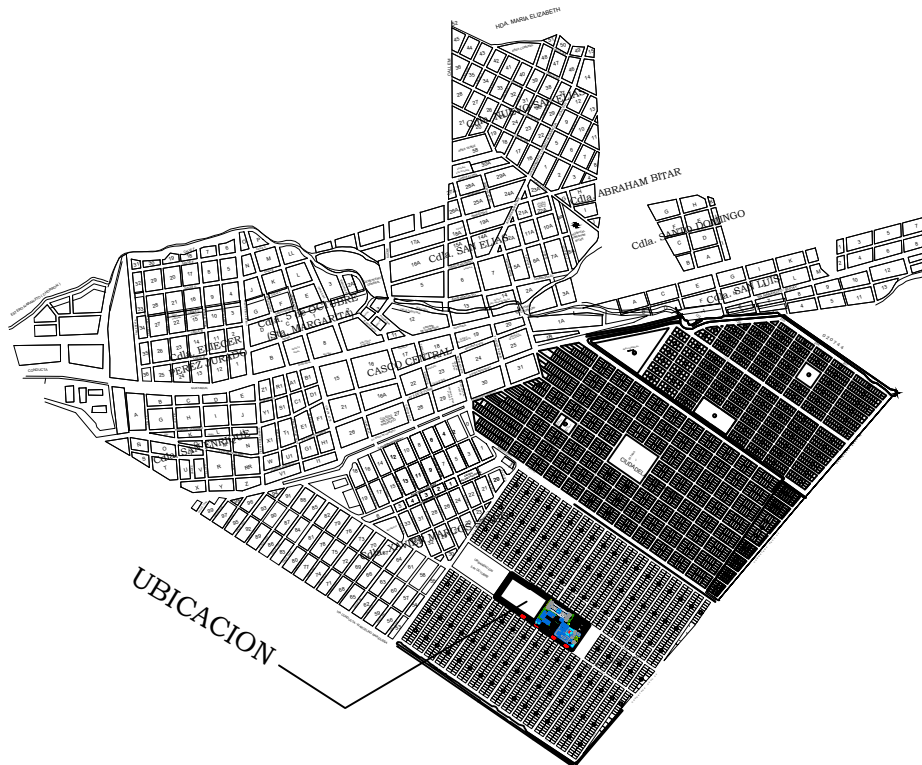

PROYECTO:

"UNIDAD EDUCATIVA ESTANDARIZADA DEL MILENIO "
NARANJITO

UBICACIÓN:

GUAYAS
PROVINCIA

NARANJITO
CANTÓN

NARANJITO
PARROQUIA

TIPOLOGÍA:

MAYOR

CONTIENE:

LABORATORIO DE FÍSICA Y QUÍMICA
VENTILACIÓN MECÁNICA

ESCALA:

INDICADAS

FECHA:

DICIEMBRE 2022

LÁMINA N.º

MC-04

ELABORADO POR:

ING. TELMO RODRÍGUEZ

SELLOS MUNICIPALES: