


PLANTA BAJA

ESCALA 1:100

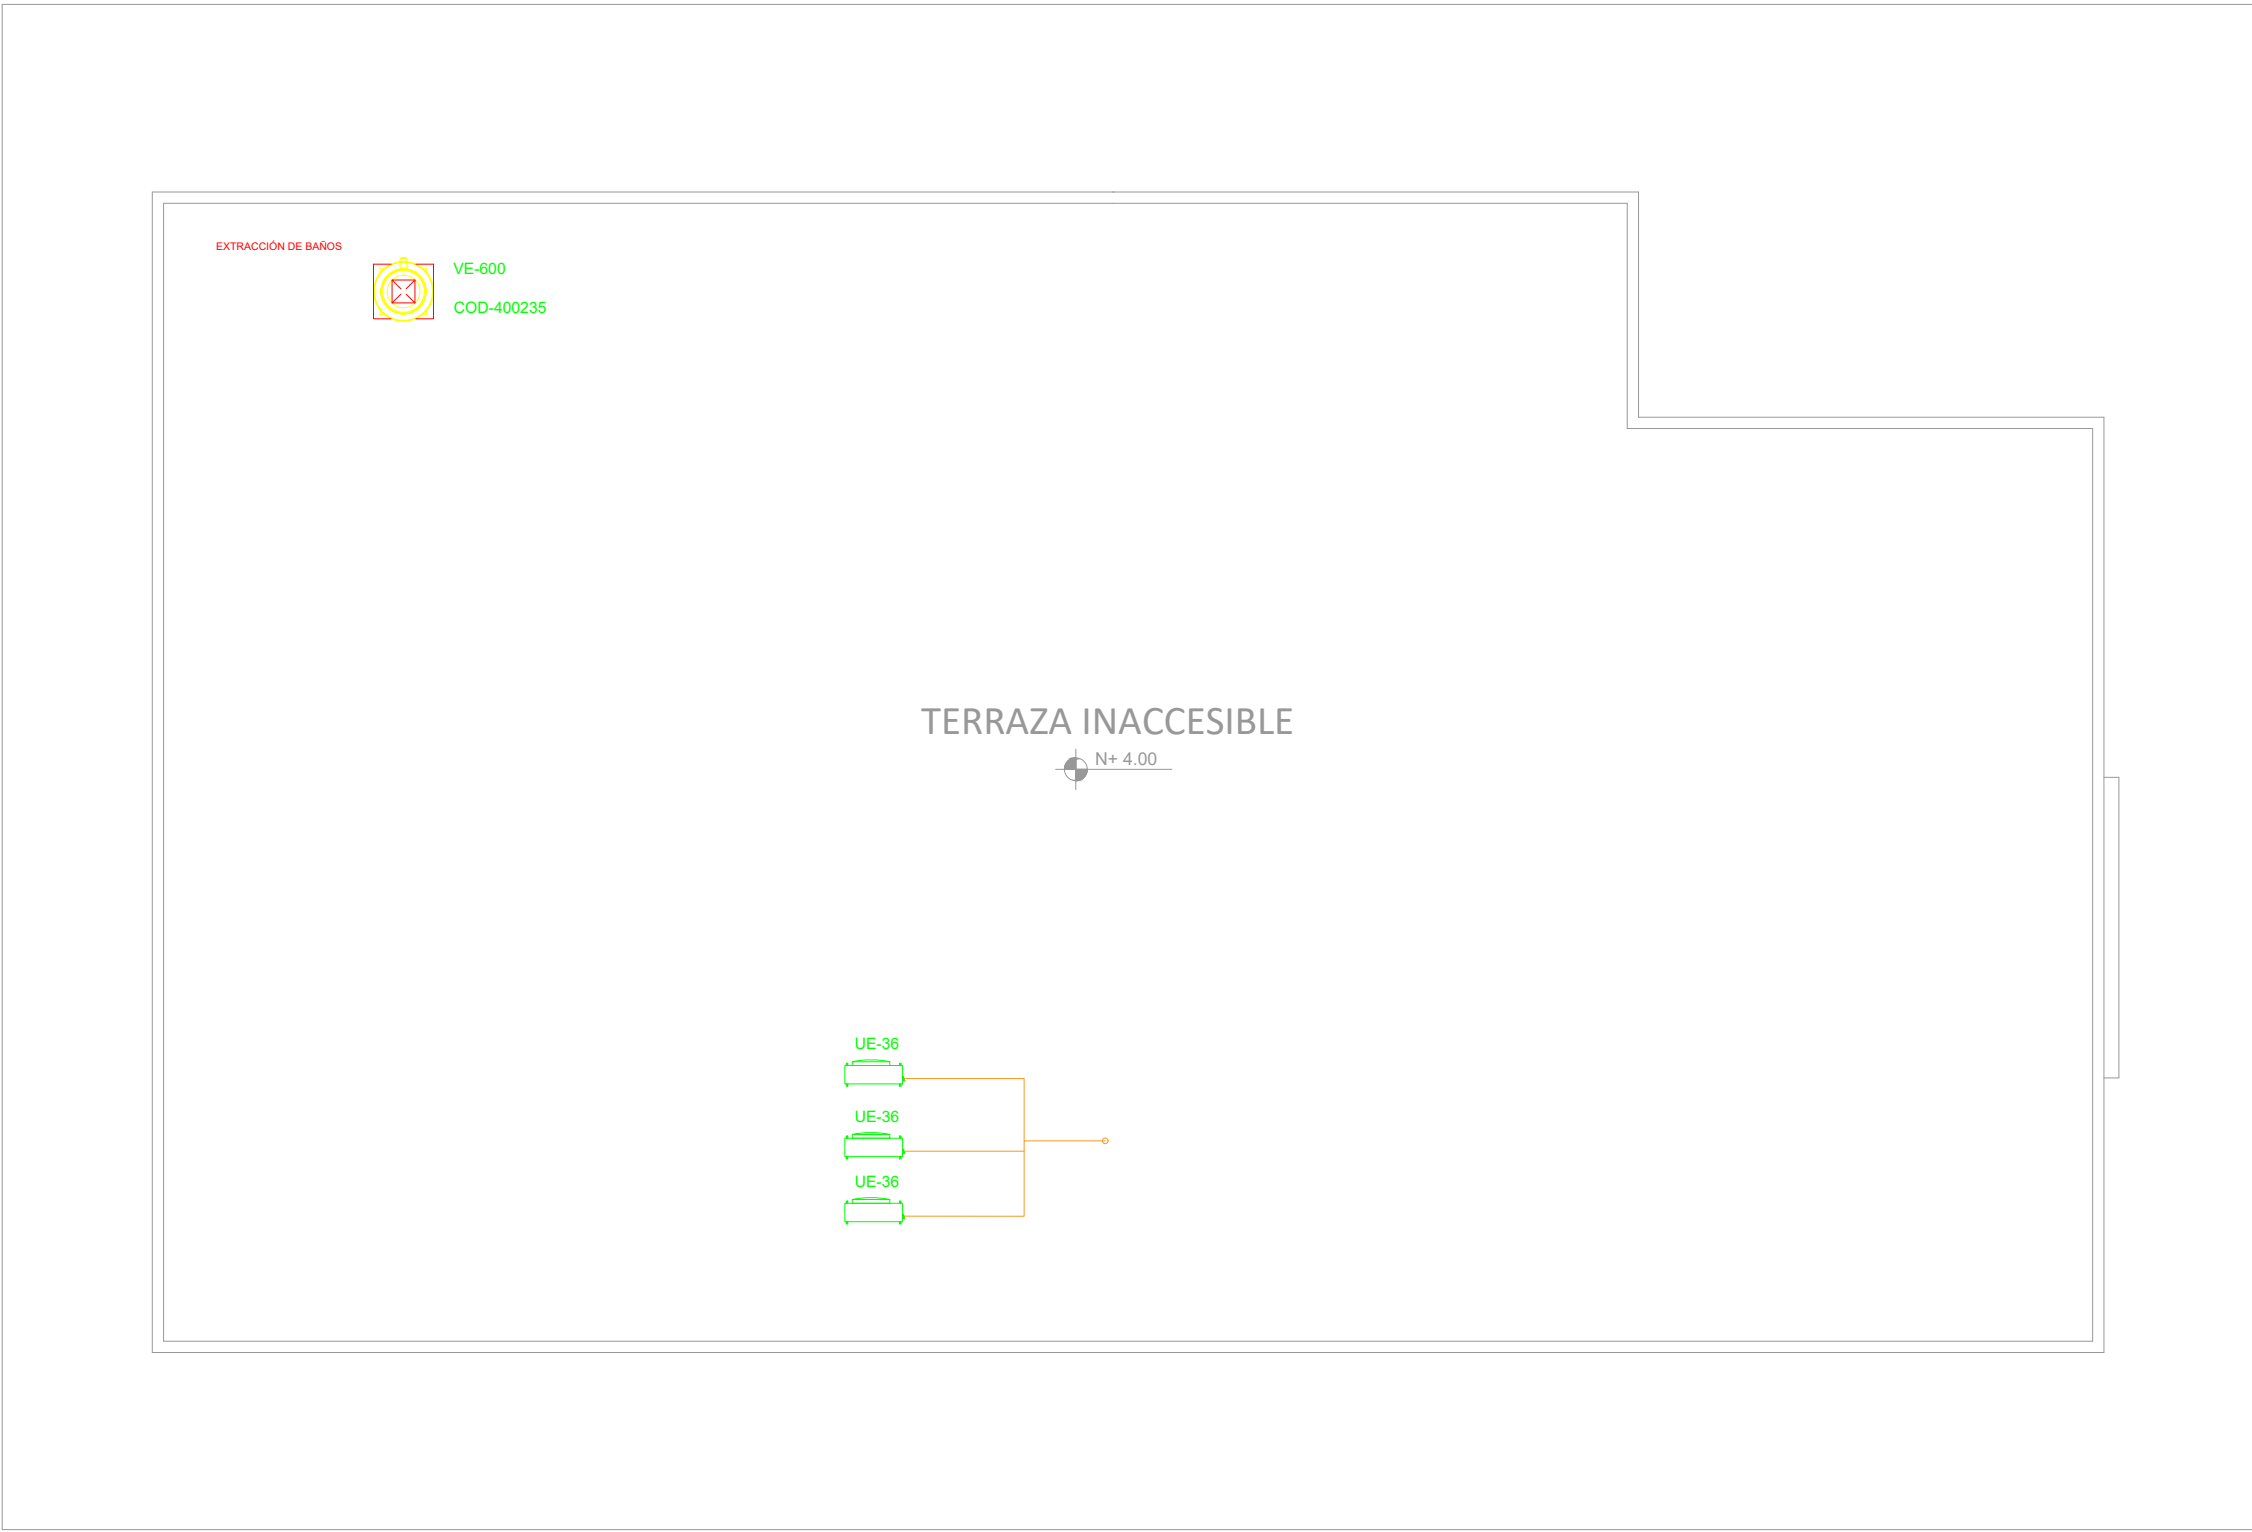


PLANTA DE CUBIERTA

ESCALA 1:100

BIBLIOTECA
PLANTA BAJA - TERRAZA

Detalle B

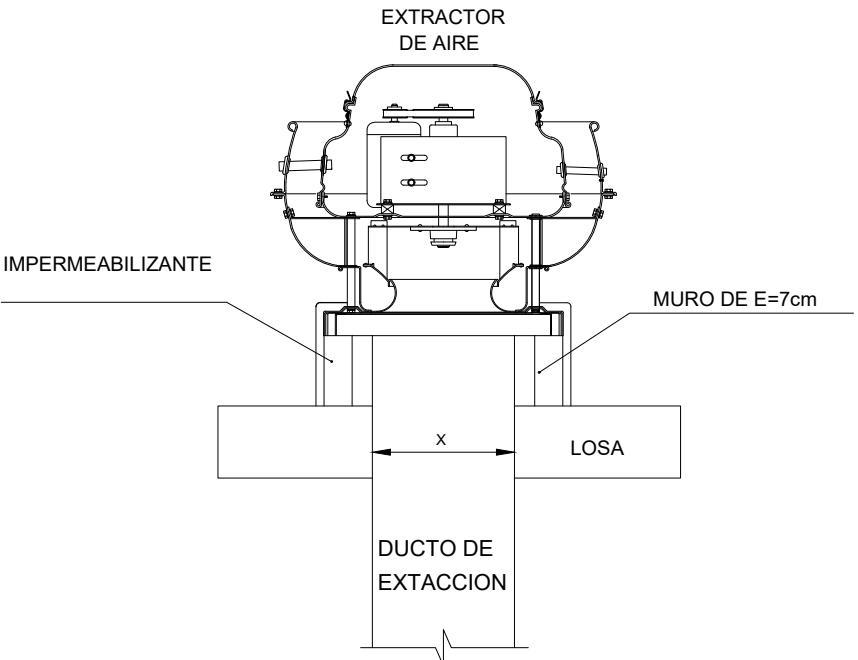

SIMBOLOGIA	
	Unidad evaporadora tipo cassette
	Unidad condensadora
	Ventilador de baño
	Ventilador de extracción tipo hongo
	Ducto de extracción
	Rejilla de extracción
	Ventilador de techo


MINISTERIO DE
TRANSPORTE Y
OBRAS PÚBLICAS

MINISTERIO
DE EDUCACIÓN

ING. FREDDY MOREIRA MOREIRA
DIRECTOR DISTRITAL DE TRANSPORTE Y OBRAS PÚBLICAS DEL GUAYAS

ARQ. JUAN PABLO VILLAFUERTE
DIRECTOR NACIONAL DE INFRAESTRUCTURA FÍSICA

UBICACIÓN DEL PROYECTO:

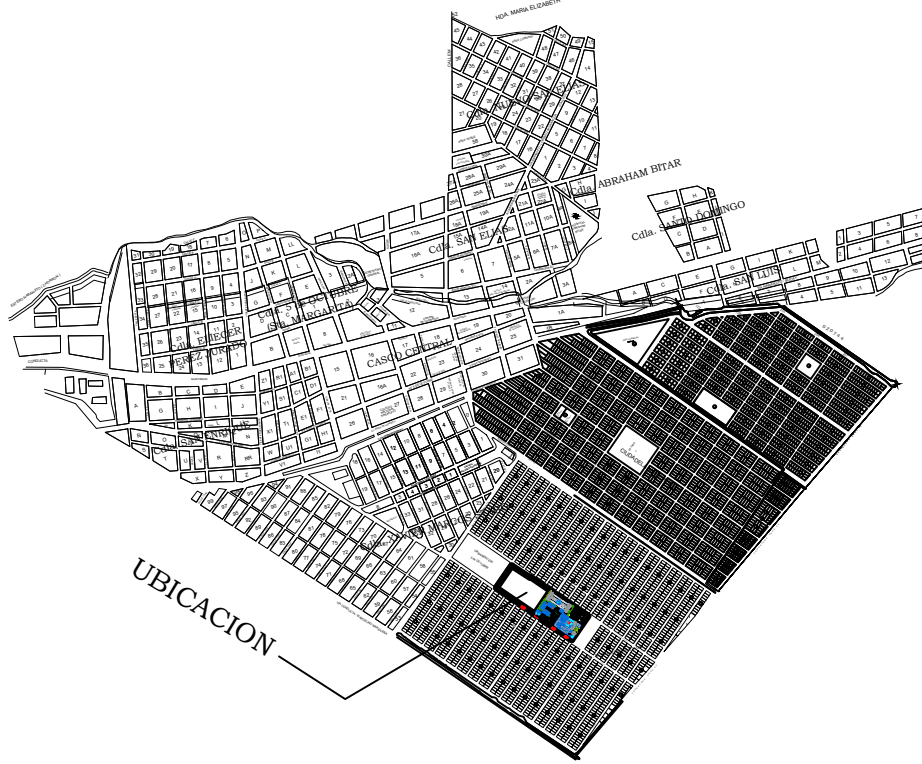

PROYECTO:

"UNIDAD EDUCATIVA ESTANDARIZADA DEL MILENIO "
NARANJITO

UBICACIÓN:

GUAYAS
PROVINCIA

NARANJITO
CANTÓN

NARANJITO
PARROQUIA

TIPOLOGÍA:

MAYOR

CONTIENE:

BIBLIOTECA
VENTILACIÓN Y AIRE ACONDICIONADO

ESCALA:

INDICADAS

FECHA:

DICIEMBRE 2022

LÁMINA N.º

MC-06

ELABORADO POR:

ING. TELMO RODRÍGUEZ

SELLOS MUNICIPALES: