



PLANTA BAJA
ESCALA 1:100

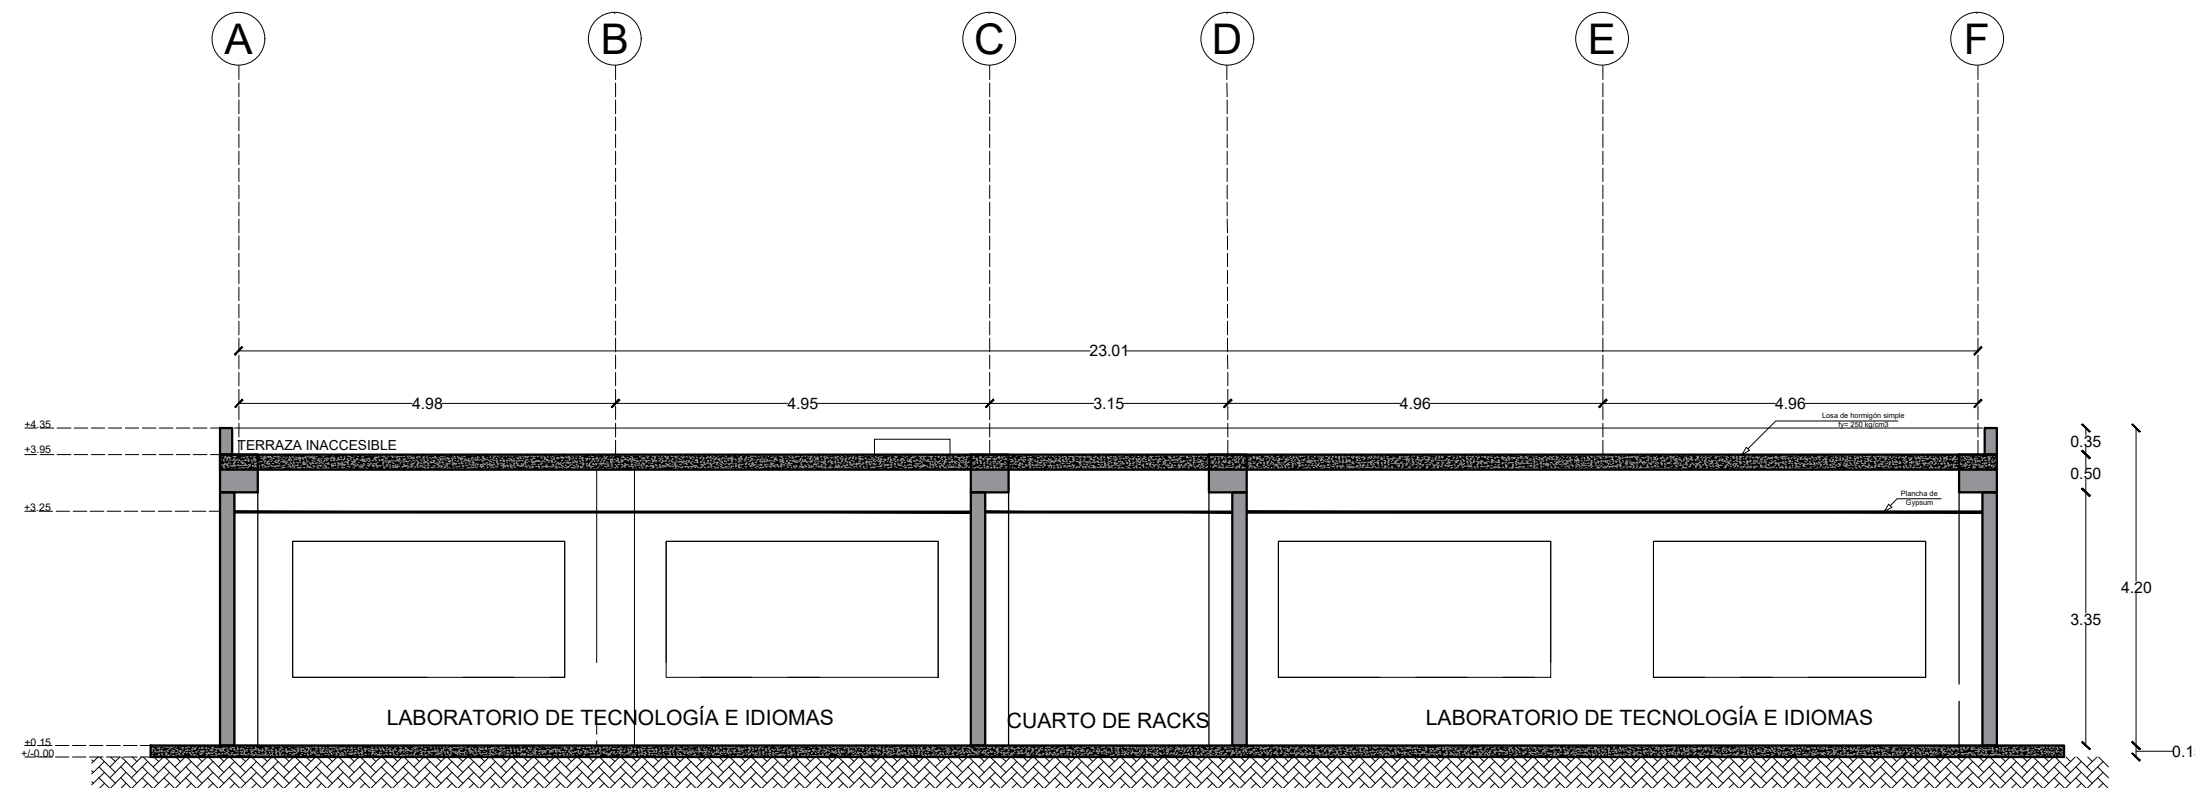

CORTE A-A'
ESCALA 1:100

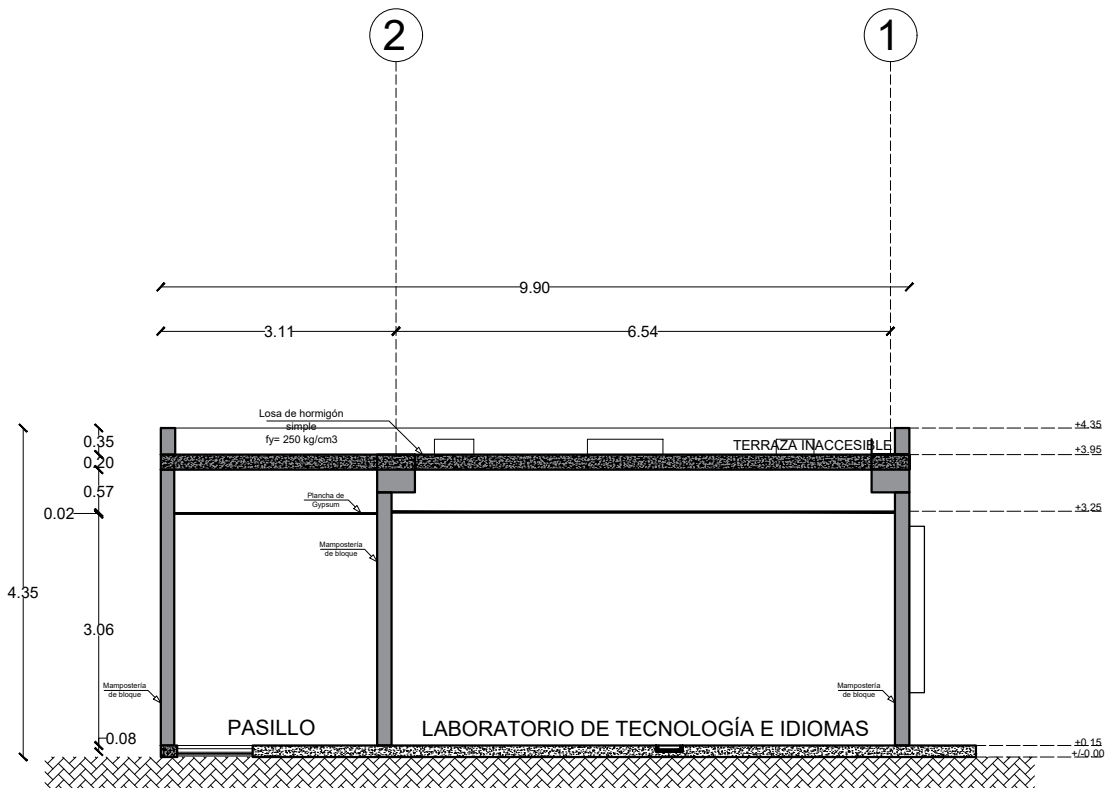

CORTE B-B'
ESCALA 1:100

MINISTERIO DE
TRANSPORTE Y
OBRAS PÚBLICAS

MINISTERIO
DE EDUCACIÓN

ING. FREDDY MOREIRA MOREIRA
DIRECTOR DISTRITAL DE TRANSPORTE Y OBRAS PÚBLICAS DE GUAYAS

ARQ. JUAN PABLO VILLAFUERTE
DIRECTOR NACIONAL DE INFRAESTRUCTURA FÍSICA



PROYECTO:
"UNIDAD EDUCATIVA ESTANDARIZADA DEL MILENIO " NARANJITO

UBICACIÓN:

GUAYAS PROVINCIA	NARANJITO CANTÓN	NARANJITO PARROQUIA
---------------------	---------------------	------------------------

TIPOLOGÍA:
MAYOR

CONTIENE: LABORATORIO DE TECNOLOGÍA E IDIOMAS
ESTADO ACTUAL
PLANTA BAJA CORTE A-A'
CORTE B-B'

ESCALA: INDICADAS	FECHA: NOVIEMBRE 2022	LÁMINA N.º A8 - 001
----------------------	--------------------------	------------------------

ELABORADO:

ARQ. FLORES RUTH M.S.C. ANALISTA TÉCNICO DE PROYECTO	ARQ. BEATRIZ ULLOA DIBUJANTE
---	---------------------------------

SELLOS MUNICIPALES: