



SIMBOLOGÍA ILUMINACIÓN	
ELEMENTO	DESCRIPCIÓN
	Interruptor Simple
	Interruptor Doble
	Commutador Simple
	Tablero exterior de carga xe-xxE : #fases - #Espacios
	Luminaria Fluorescente 2x32W 120V, empotrado.
	Luminaria Fluorescente 3x32W 120V, empotrado.
	Luminaria Tipo Plafón 2x26W/120V.
	Luminaria Tipo Ojo de Buey 1x26W/120V.
	Aplic de pared 1x26W
	Sensor de movimiento 360° - PIR
	Sensor de movimiento 180°-PIR
	Tubería EMT 1x12F+1x12N
	Caja de paso 10x10cm
	Extractor de baño
	Aplic de pared 1x26W interior
	Caja de octogonal
	Lampara de Emergencia
	Letrero de Salida

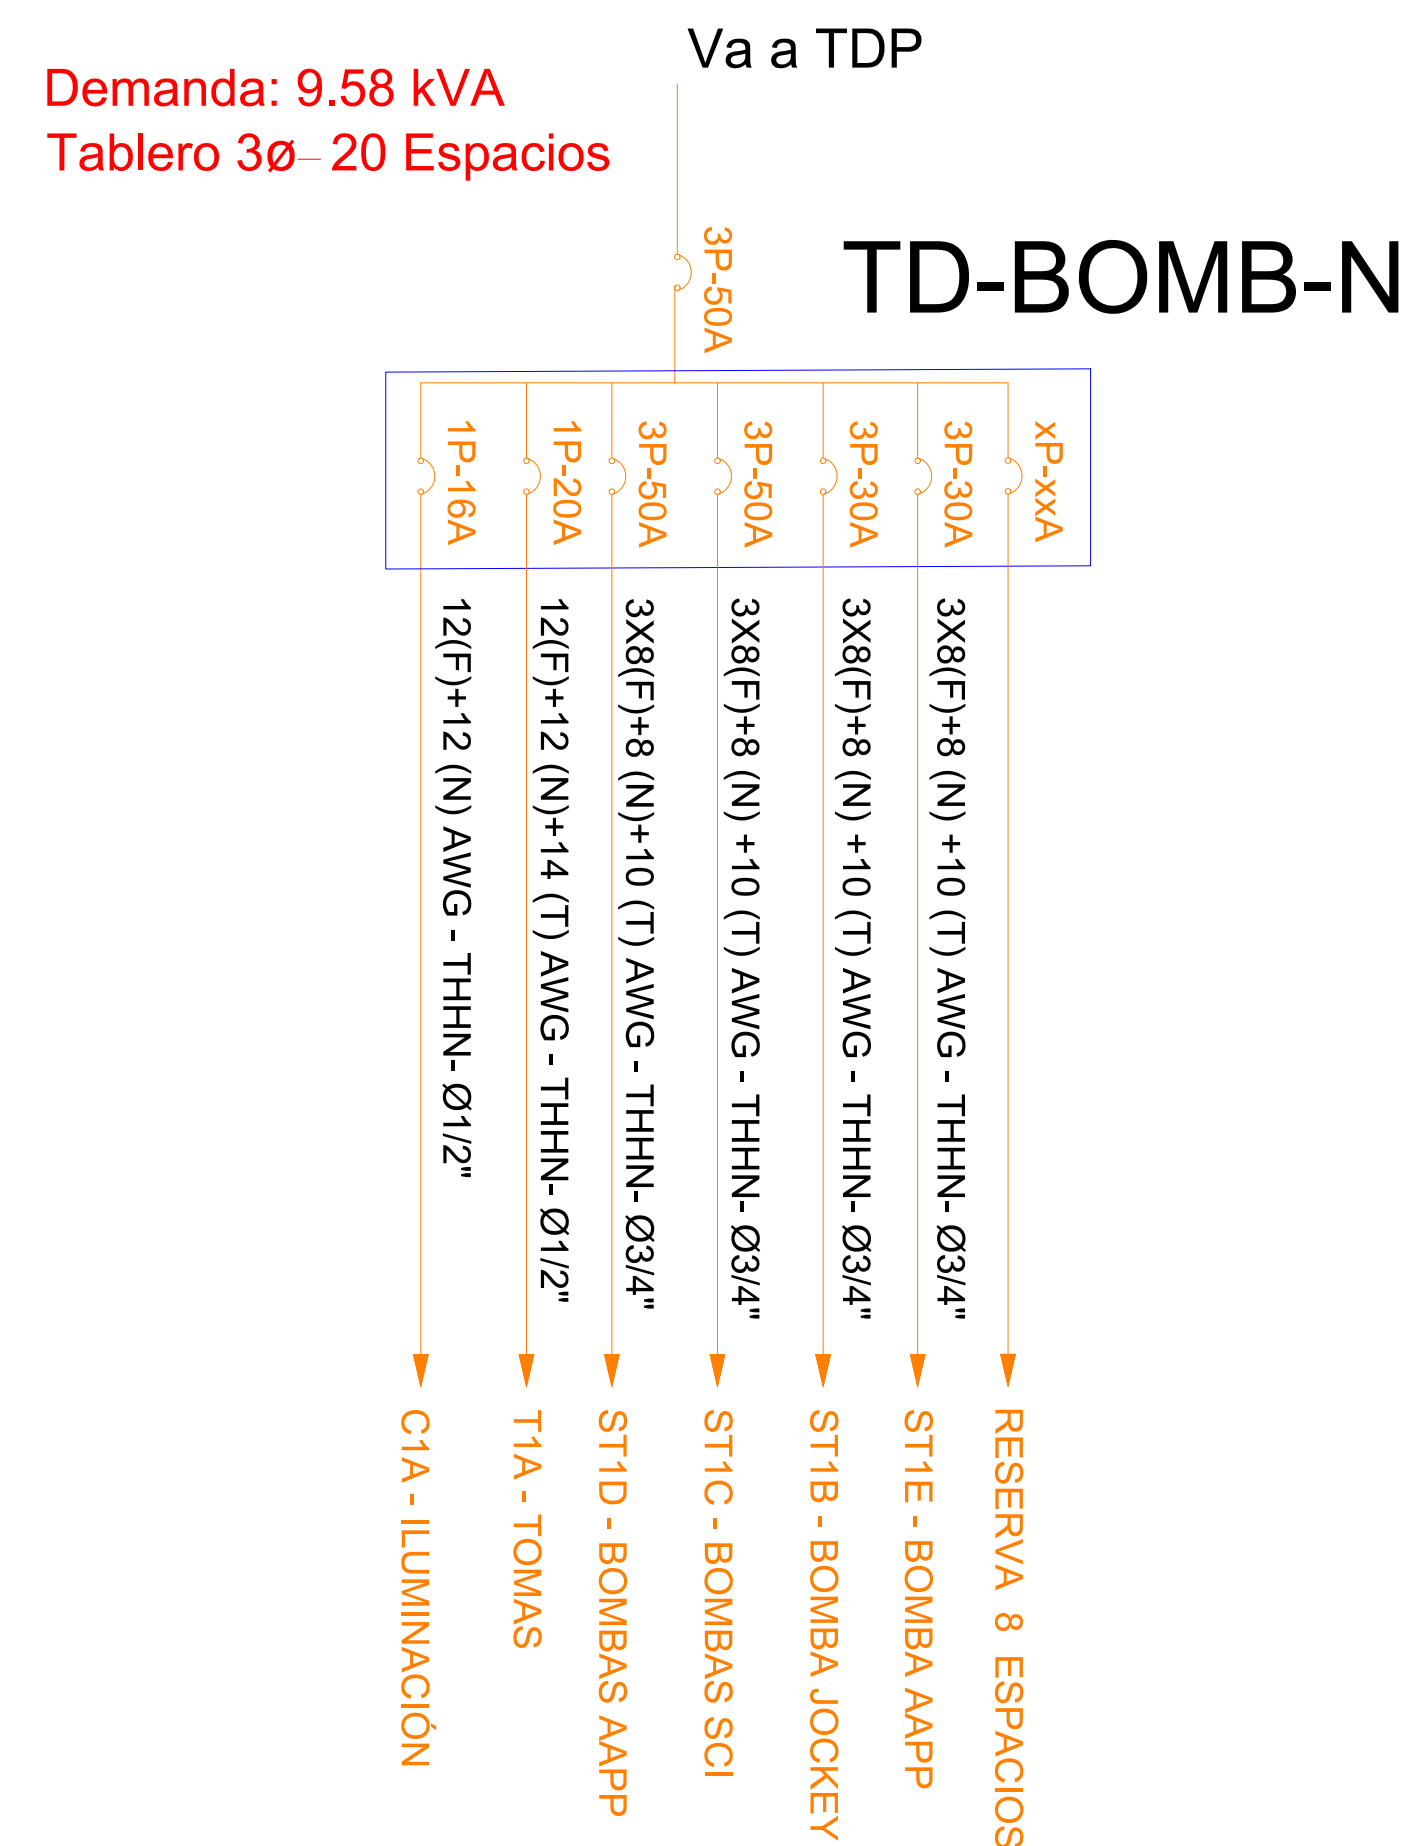






 

 


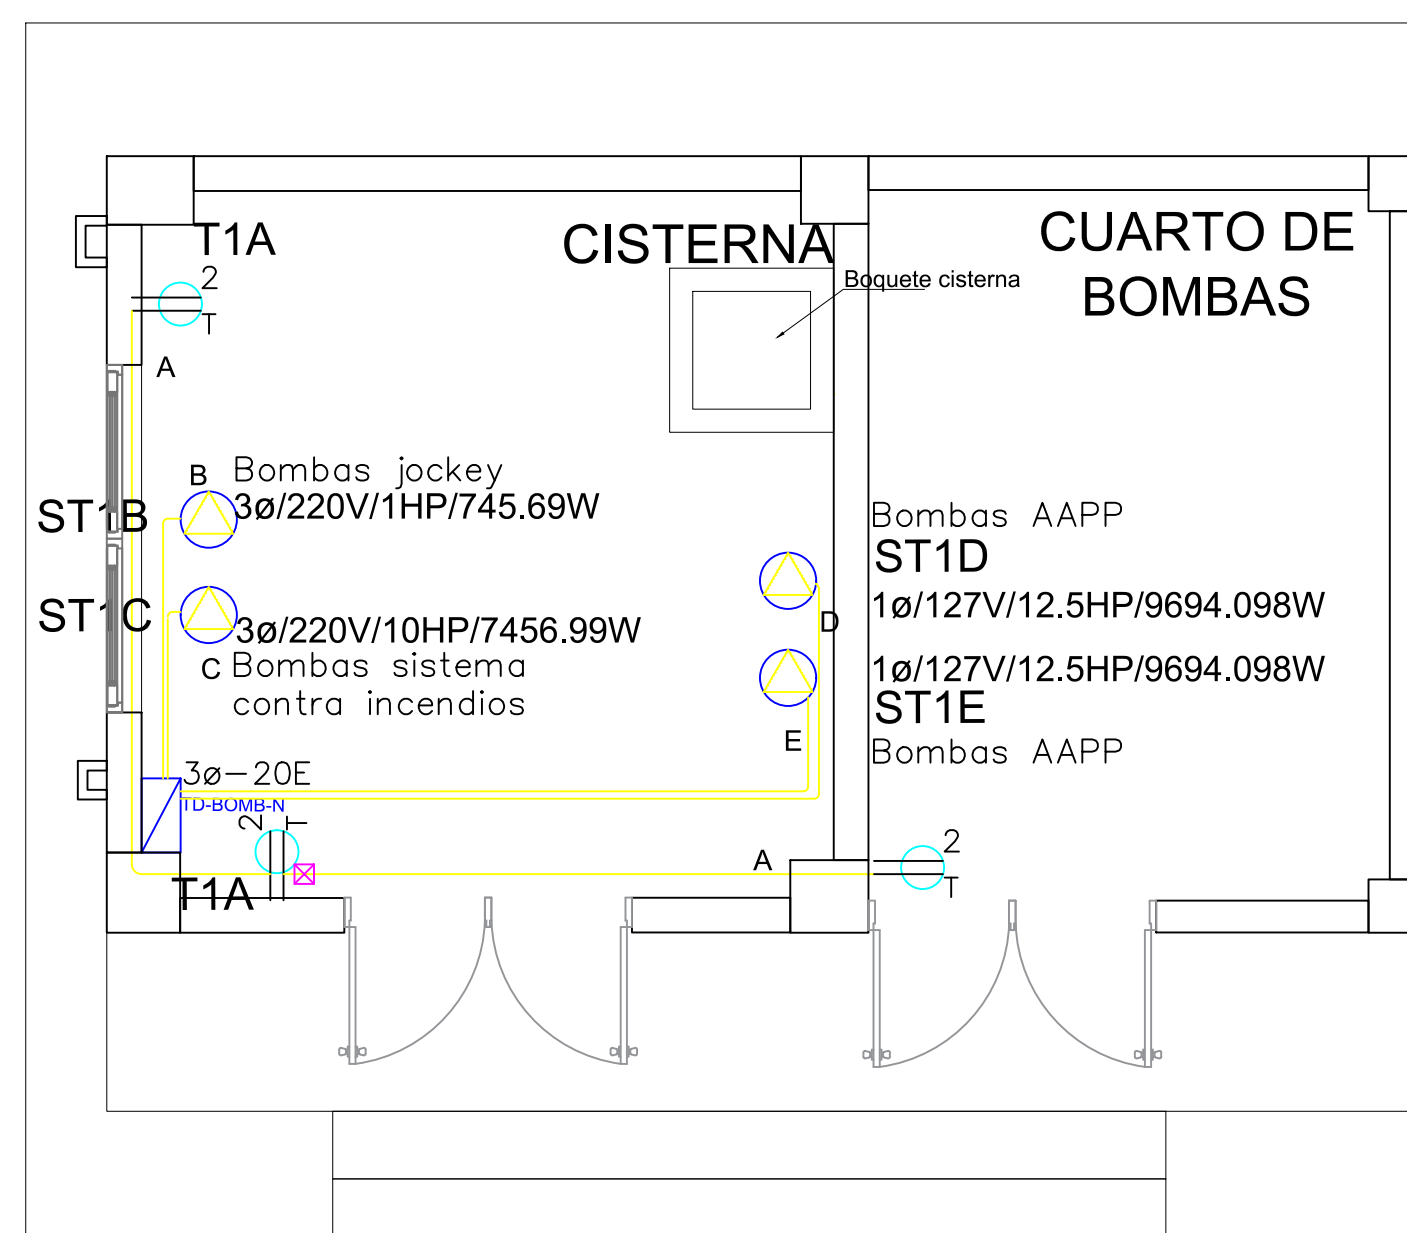

PLANTA ARQUITECTONICA

ESCALA 1:50

A	(T1) EMT 1/2" (1x12F+1x12N+1x14T) AWG THHN
B	(ST1) EMT 3/4" (3x8F+1x8N+1x10T) AWG THHN
C	(ST1) EMT 3/4" (3x8F+1x8N+1x10T) AWG THHN
D	(ST1) EMT 3/4" (3x8F+1x8N+1x10T) AWG THHN
E	(ST1) EMT 3/4" (3x8F+1x8N+1x10T) AWG THHN




SIMBOLOGÍA CLIMATIZACIÓN Y VENTILACIÓN	
ELEMENTO	DESCRIPCIÓN
	Salida especial para evaporadoras , características indicadas en planos.
	Caja de paso 10x10cm
	Salida especial para condensadoras,caja IP 65 20X20 cm , características indicadas en planos.
	Ventilador de techo
	Unidad evaporadora-Split de consola
	Unidad condensadora
	Ventilador evaporadora-Cassette de 4vías
	Ventilador de extracción tipo hongos
	12(F)+12(N)+14(T) AWG - THHN -Ø1/2"
	2X10(F)+10(N)+12(T) AWG - THHN -Ø3/4"
	3X10(F)+8(N)+10(T) AWG - THHN -Ø1"
	Salida especial para ventiladores , características indicadas en planos.

PLANTA ARQUITECTONICA

ESCALA 1:50

ESQUEMA REFERENCIAL DEL PROYECTO

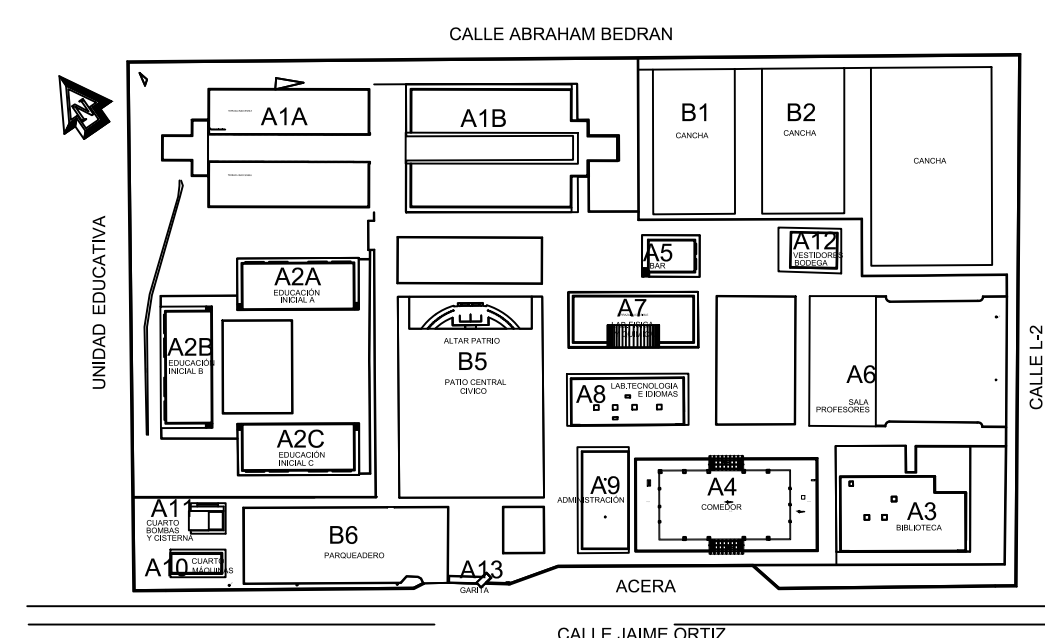

PROYECTO:	
-----------	--

"UNIDAD EDUCATIVA ESTANDARIZADA DEL MILENIO "
NARANJITO

UBICACIÓN:

GUAYAS
PROVINCIA

NARANJITO
CANTÓN

NARANJITO
PARROQUIA

TIPOLOGÍA:

MAYOR

CONTIENE:

CUARTO DE BOMBAS Y CISTERNA
SISTEMA ILUMINACIÓN
FUERZA NORMAL

ESCALA:

FECHA:

NOVIEMBRE 2022

LÁMINA N.º	
------------	--

EL-21

REVISADO:

ING. JOSÉ ESPINOSA
ESPECIALISTA ELECTRICO DE INFRAESTRUCTURA

SELLOS MUNICIPALES: