


BIBLIOTECA OPCIÓN 1  
MAYOR / MENOR


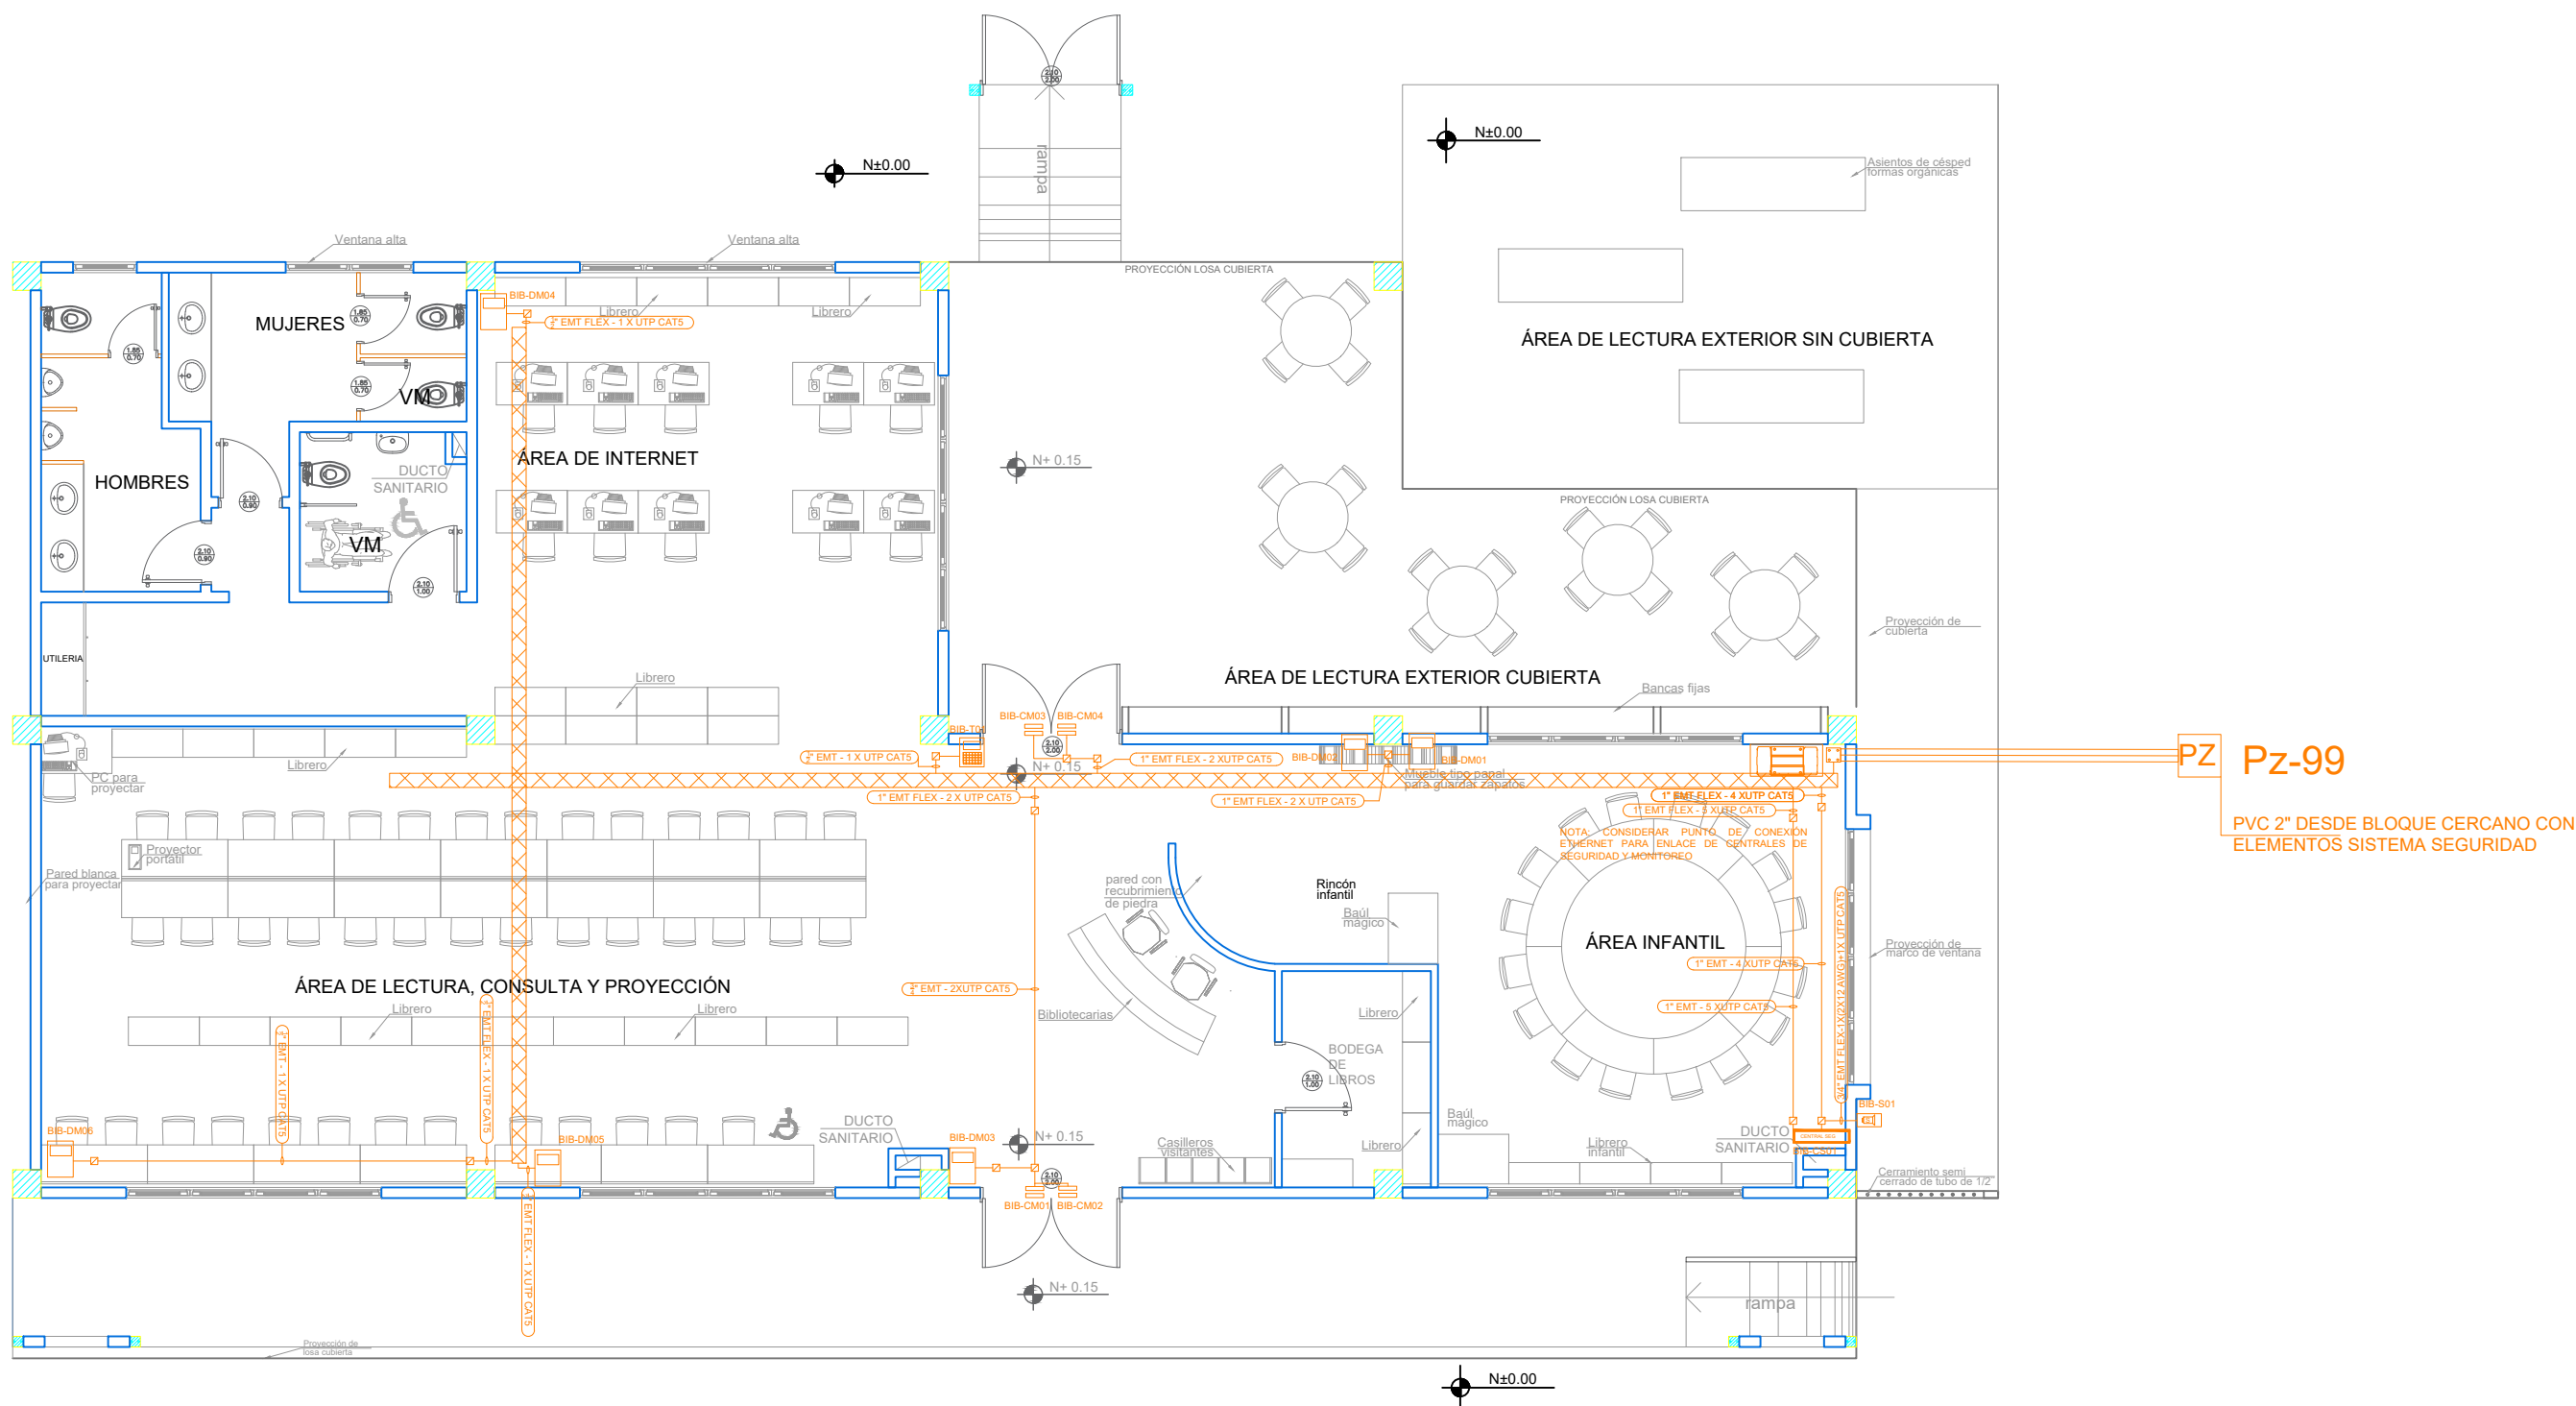


BIBLIOTECA

PLANTA TIPO

ESCALA 1:100

DIAGRAMA UNIFILAR - BLOQUE BIBLIOTECA OPCIÓN 1

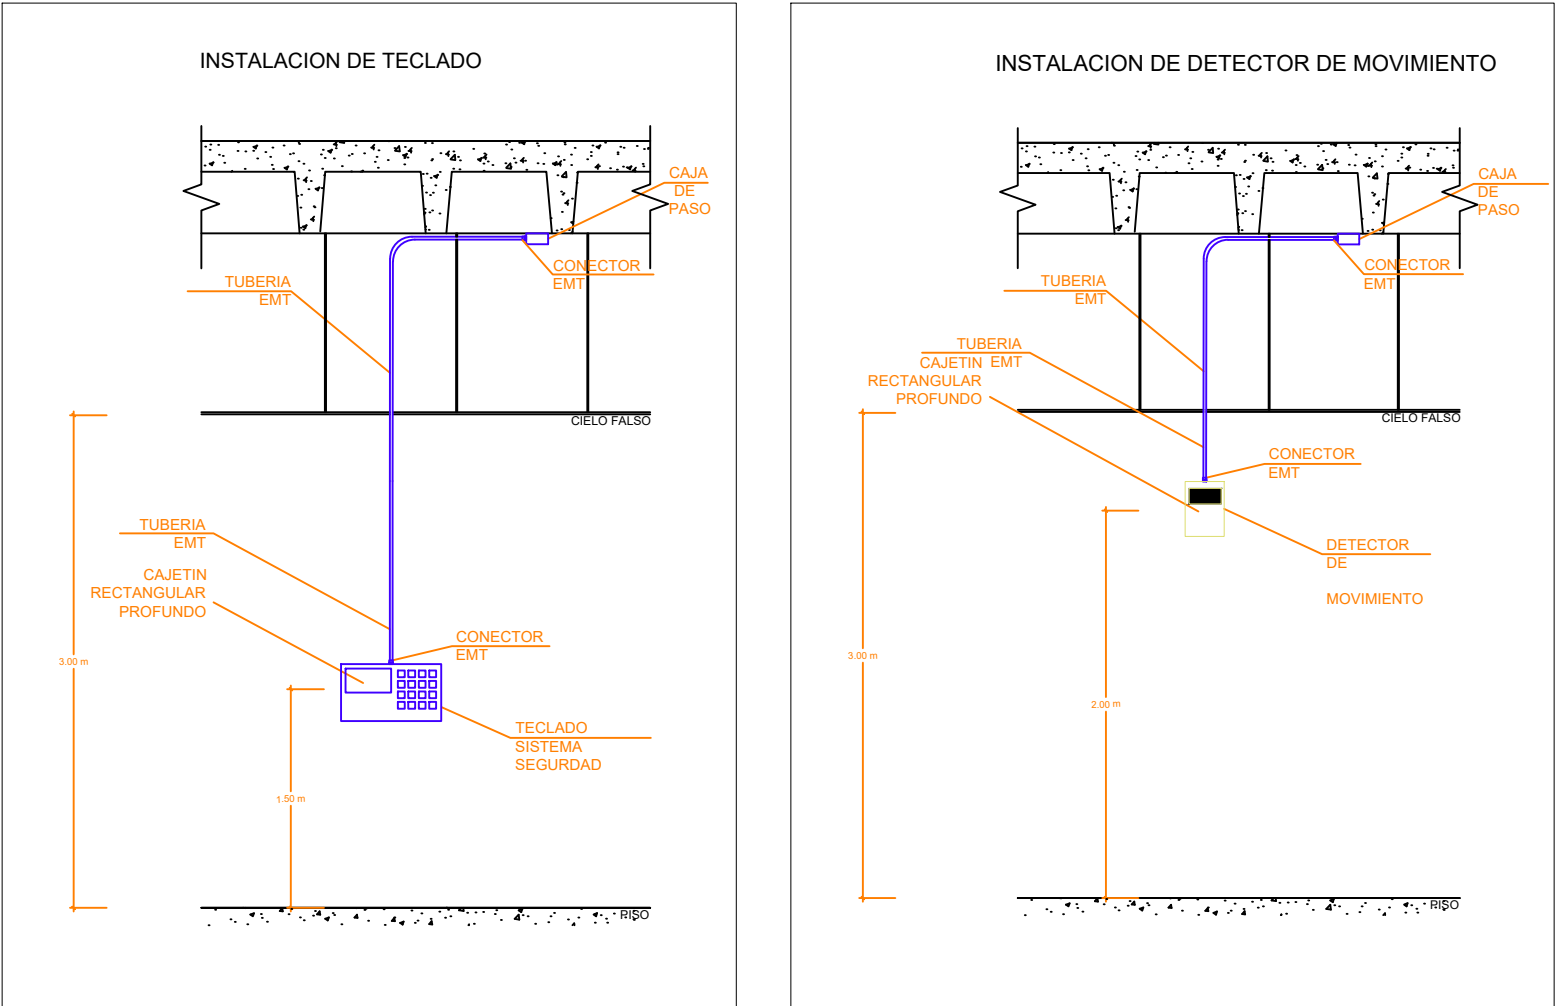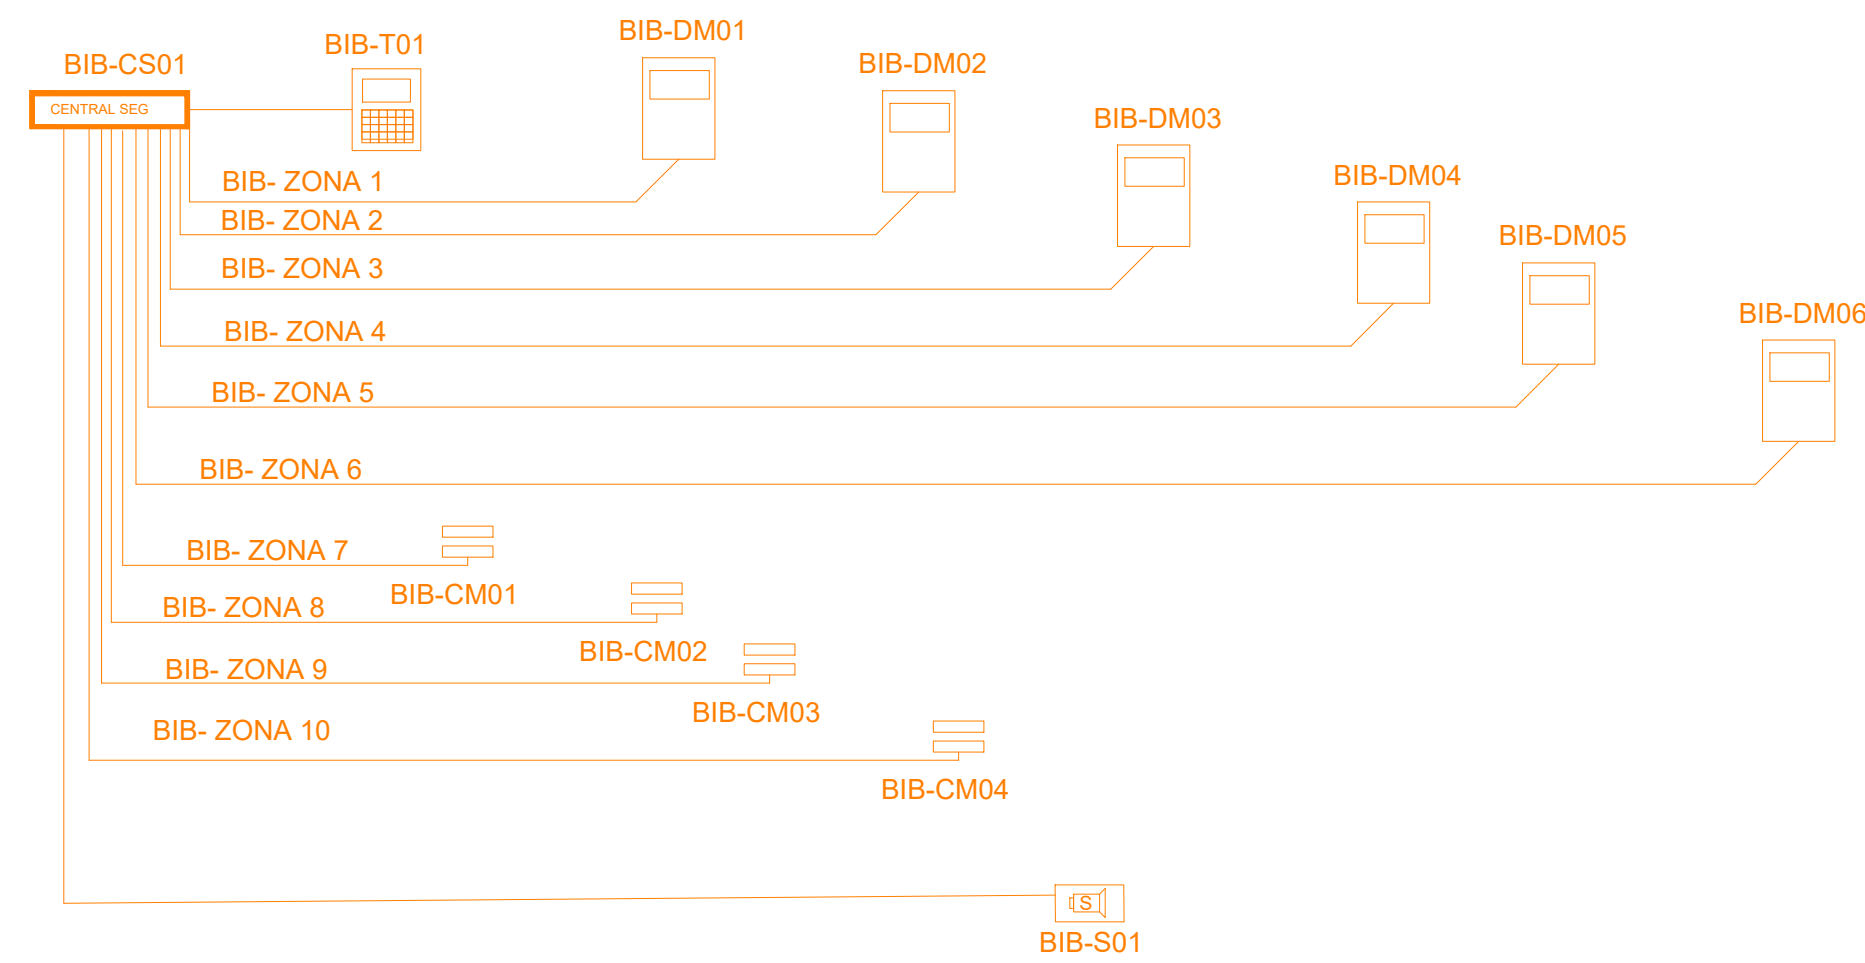


MINISTERIO DE  
TRANSPORTE Y  
OBRAS PÚBLICAS

MINISTERIO  
DE EDUCACIÓN

ING. FREDDY MOREIRA MOREIRA  
DIRECTOR DISTRITAL DE TRANSPORTE Y OBRAS PÚBLICAS DE PICHINCHA

ARQ. JUAN PABLO VILLAFUERTE  
DIRECTOR NACIONAL DE INFRAESTRUCTURA FÍSICA

UBICACIÓN DEL PROYECTO:

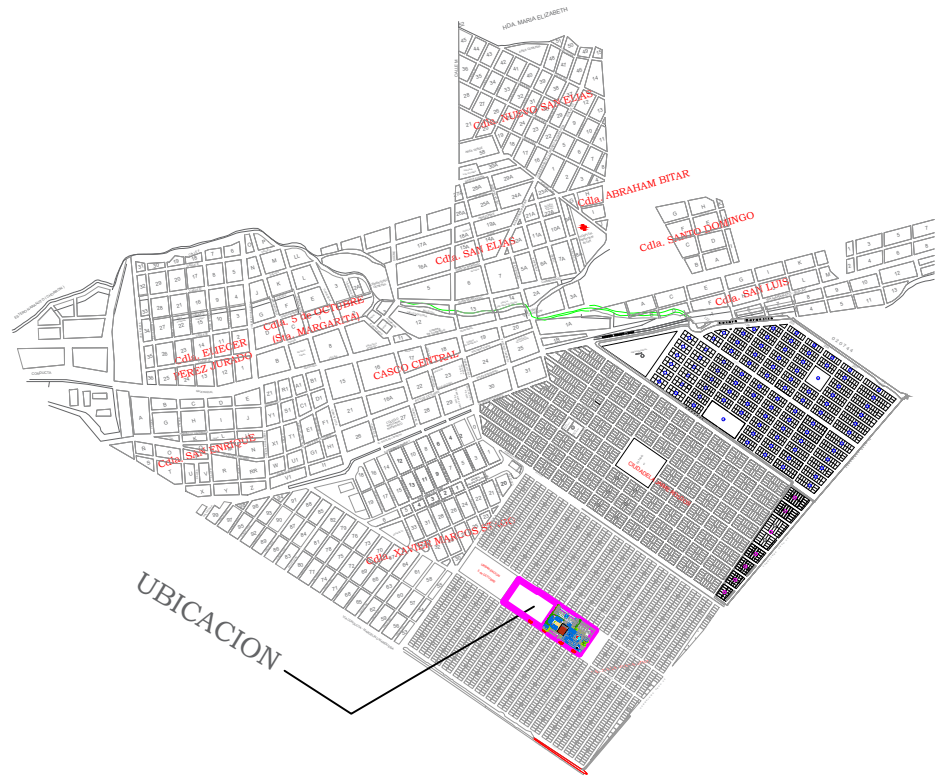

PROYECTO:

"UNIDAD EDUCATIVA ESTANDARIZADA DEL MILENIO "  
NARANJITO

UBICACIÓN:

GUAYAS  
PROVINCIA

NARANJITO  
CANTÓN

NARANJITO  
PARROQUIA

TIPOLOGÍA:

MAYOR

CONTIENE:

BIBLIOTECA

ESCALA:

1:100

FECHA:

NOVIEMBRE 2022

LÁMINA N.º

ELE-38

REVISADO:

Trigo. ALEJANDRO SANCHEZ  
ANALISTA TÉCNICO ELECTRÓNICO

SELLOS MUNICIPALES: