



PLANTA BAJA - 1

ESCALA 1:100

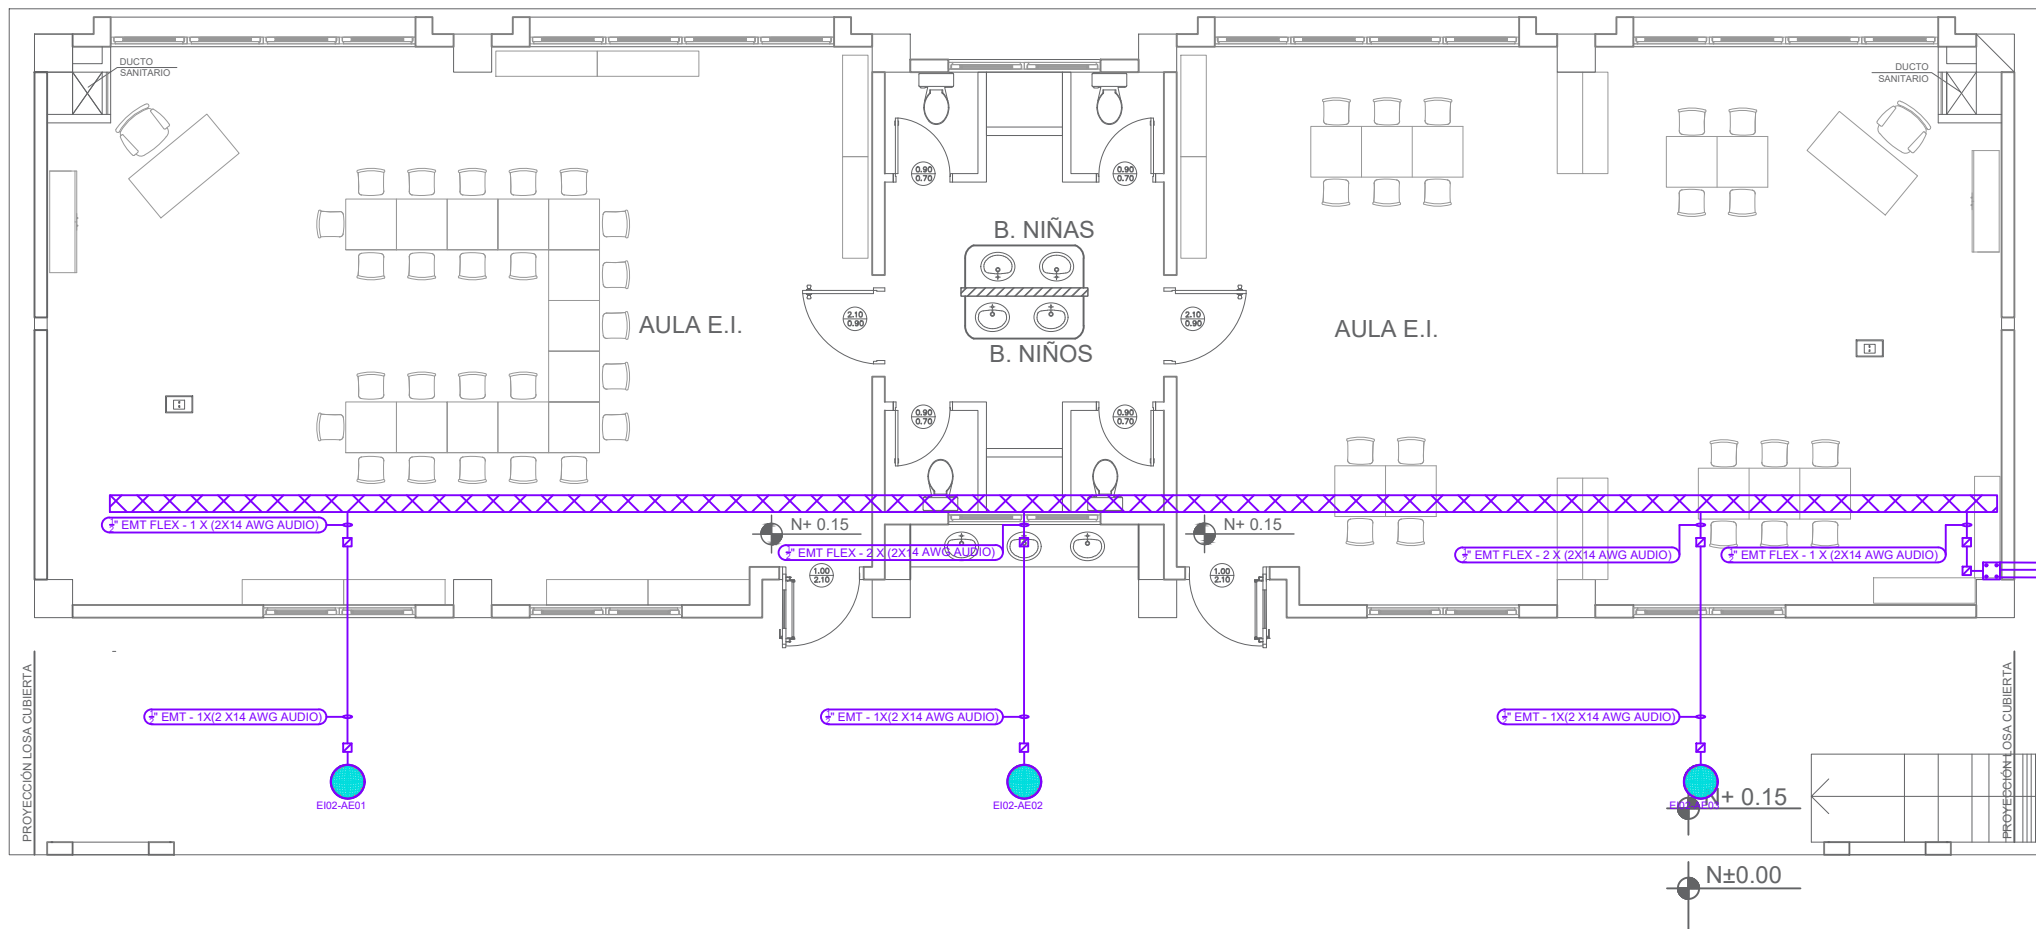

PLANTA BAJA -2



ESCALA 1:100

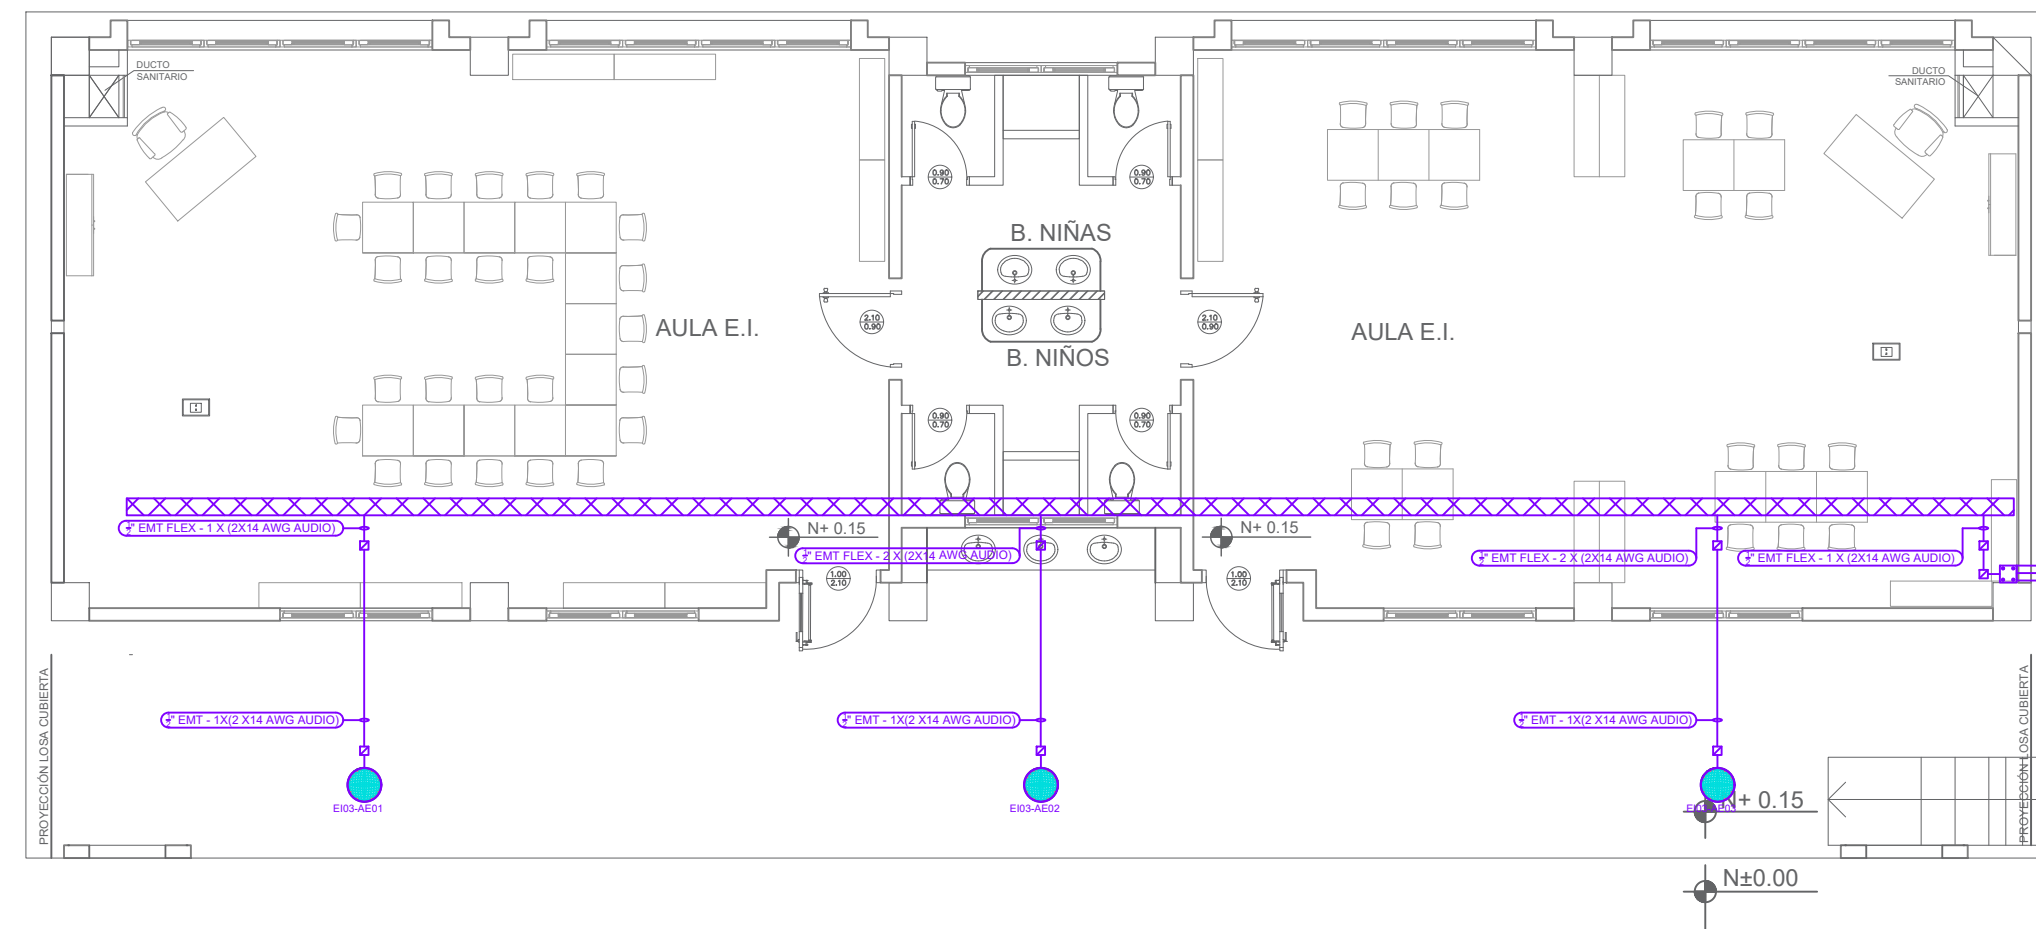

PLANTA BAJA -3

ESCALA 1:100

EDUCACIÓN INICIAL 1,2,3

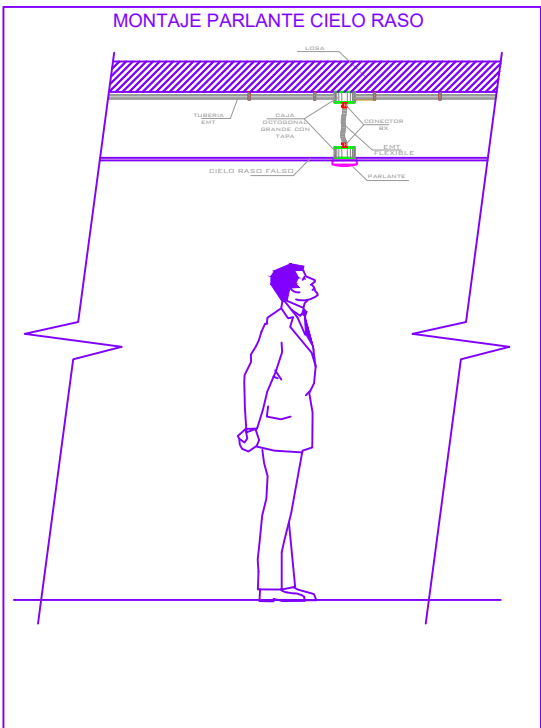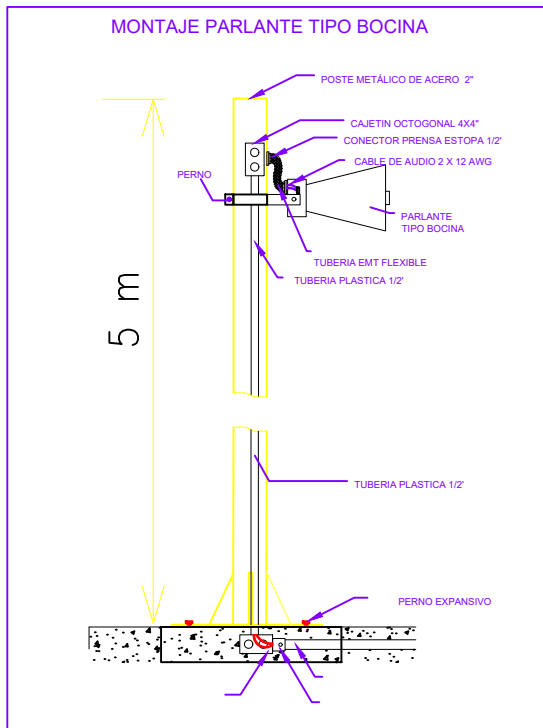

SIMBOLOGIA	
	PARLANTE PARA TECHO 8\"/>
	RACK DE COMUNICACIONES
	AMPLIFICADOR 120 WATIOS
	AMPLIFICADOR 450WATIOS/100W COMUNICACION COBRANET
	PARLANTE TIPO BOCINA PARA EXTERIOR 300W/60V/100V
	MICROFONO PARA MESA CONVENCIONAL
	POSTE METALICO PARA EXTERIORES 5m
	CAJA DE PASO
	CAJETIN OCTOGONAL 45X"
	Cable 2 X14 AWG AUDIO
	Tuberia 1/2" EMT
	Tuberia 3/4" EMT
	Tuberia 1/2" EMT FLEX


MINISTERIO DE
TRANSPORTE Y
OBRAS PÚBLICAS

MINISTERIO
DE EDUCACIÓN

ING. FREDDY MOREIRA MOREIRA
DIRECTOR DISTRITAL DE TRANSPORTE Y OBRAS PUBLICAS DE PICHINCHA

ARQ. JUAN PABLO VILLAFUERTE
DIRECTOR NACIONAL DE INFRAESTRUCTURA FISICA

UBICACIÓN DEL PROYECTO:

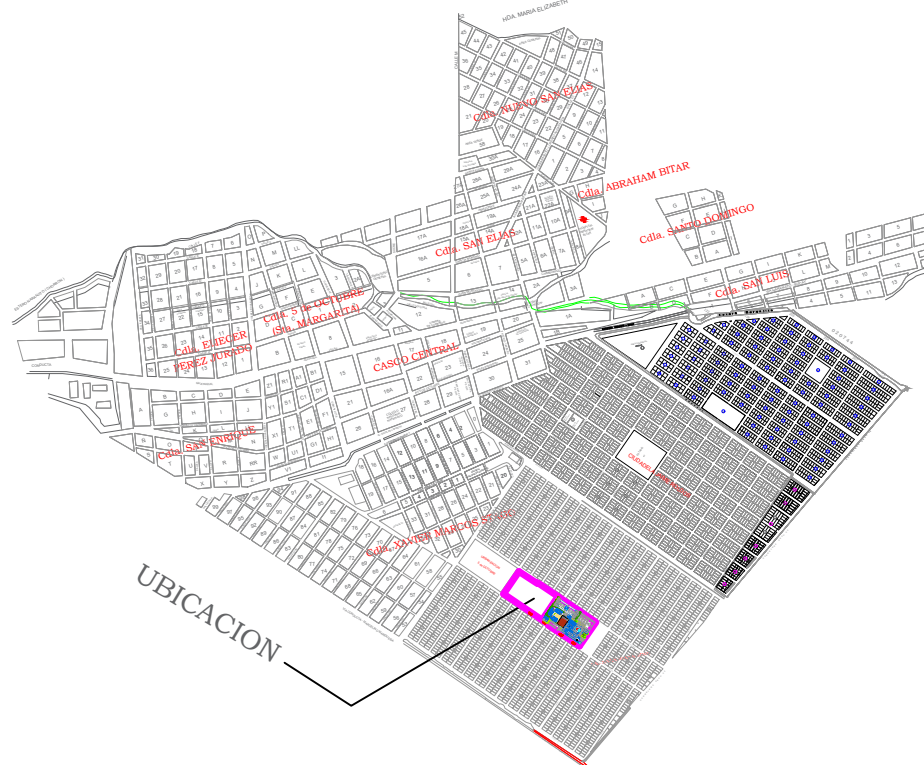

PROYECTO:

"UNIDAD EDUCATIVA ESTANDARIZADA DEL MILENIO "
NARANJITO

UBICACIÓN:

GUAYAS
PROVINCIA

NARANJITO
CANTÓN

NARANJITO
PARROQUIA

TIPOLOGÍA:

MAYOR

CONTIENE:

EDUCACIÓN INICIAL 1,2,3

ESCALA:

1:100

FECHA:

NOVIEMBRE 2022

LÁMINA N.º

ELE 39

REVISADO:

Trigo. ALEJANDRO SANCHEZ
ANALISTA TÉCNICO ELECTRÓNICO

SELLOS MUNICIPALES: