


ING. FREDDY MOREIRA MOREIRA  
DIRECTOR DISTRITAL DE TRANSPORTE Y OBRAS PÚBLICAS DE PICHINCHA

ARQ. JUAN PABLO VILLAFUERTE  
DIRECTOR NACIONAL DE INFRAESTRUCTURA FÍSICA

UBICACIÓN DEL PROYECTO:

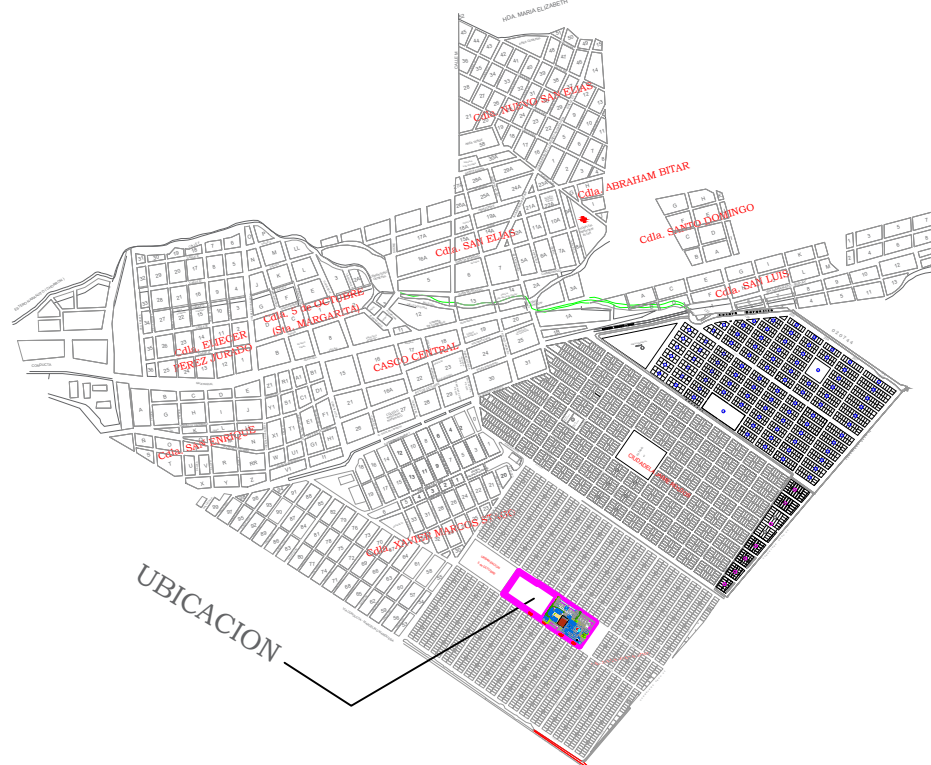

PROYECTO:

"UNIDAD EDUCATIVA ESTANDARIZADA DEL MILENIO "  
NARANJITO

UBICACIÓN:

GUAYAS  
PROVINCIA

NARANJITO  
CANTÓN

NARANJITO  
PARROQUIA

TIPOLOGÍA:

MAYOR

CONTIENE:

BLOQUE B 12 AULAS PA

ESCALA:

1:100

FECHA:

NOVIEMBRE 2022


LÁMINA N.º

ELE 43

REVISADO:

Trigo: ALEJANDRO SANCHEZ  
ANALISTA TÉCNICO ELECTRÓNICO



SELLOS MUNICIPALES:

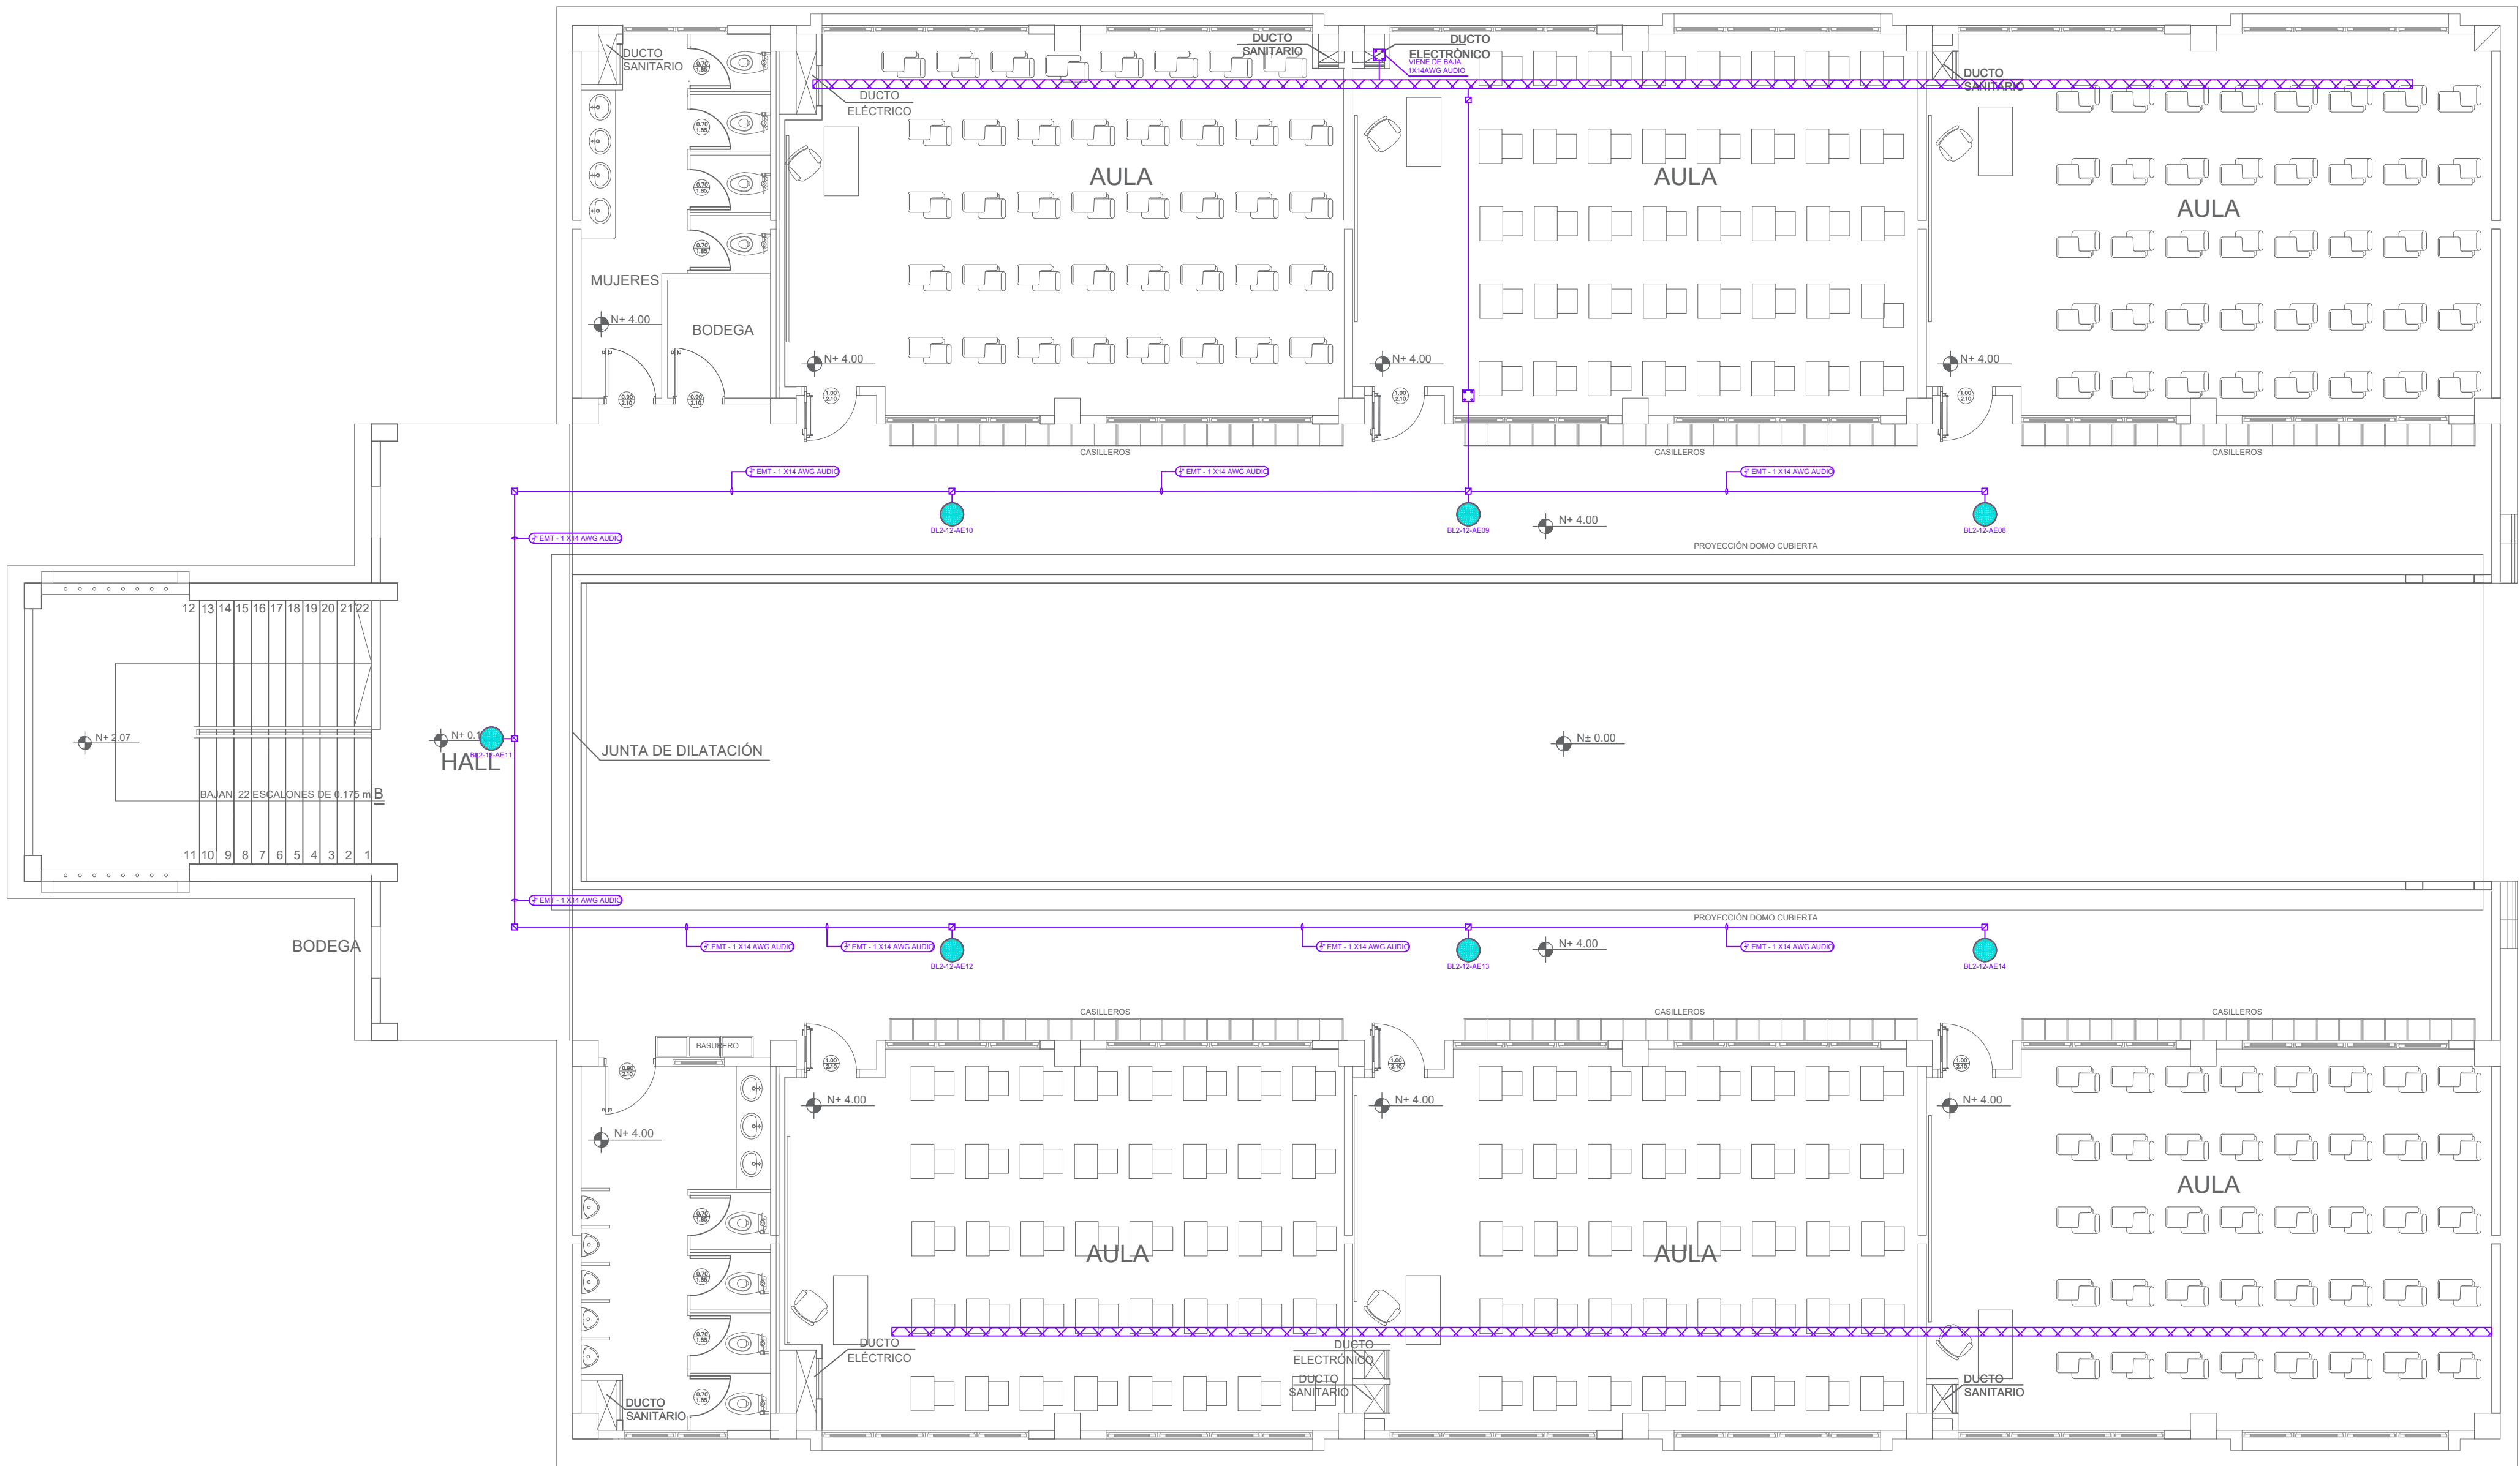

## PLANTA ALTA

ESCALA 1:100

### BLOQUE B 12 AULAS PA

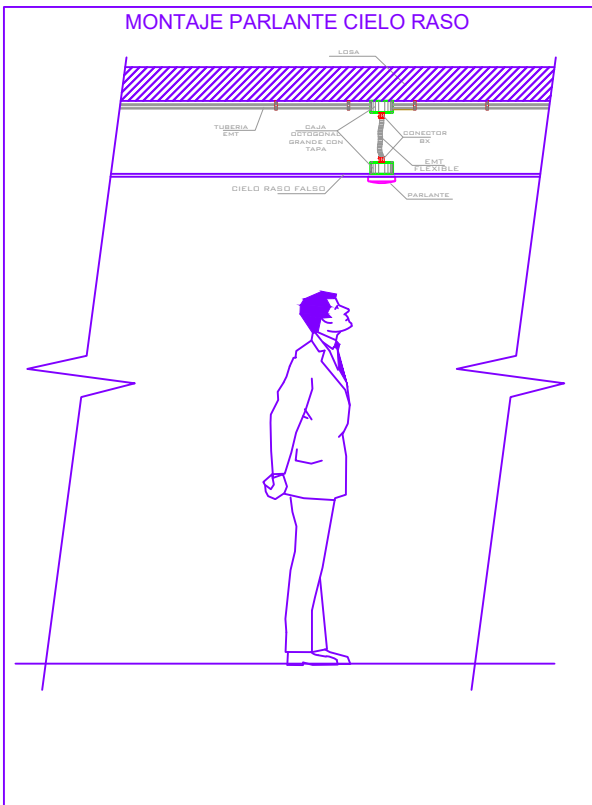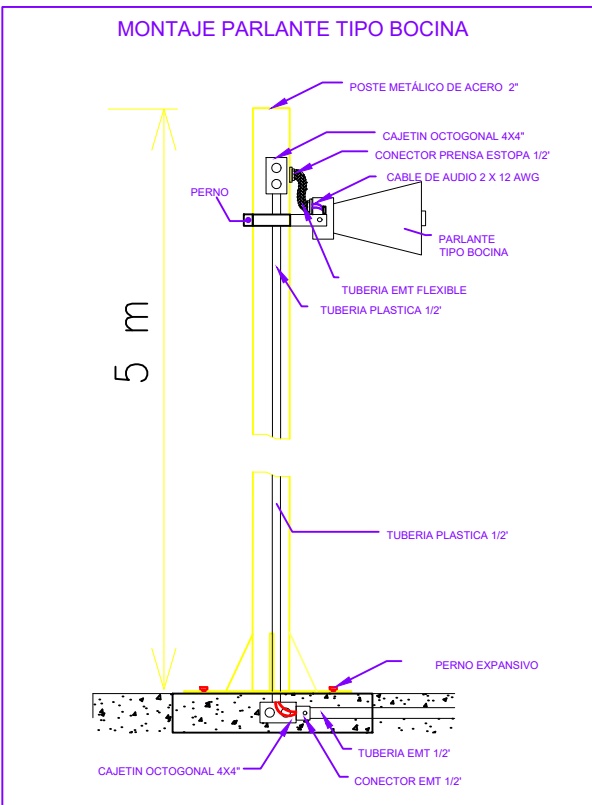

#### SIMBOLOGIA

	PARLANTE PARA TECHO 8\"/>
	RACK DE COMUNICACIONES
	AMPLIFICADOR 120 WATIOS
	AMPLIFICADOR 8 SALIDAS 100W/150W COMUNICACIÓN COBRANET
	PARLANTE TIPO BOCINA PARA EXTERIOR 30Wattos/100V
	MICROFONO PARA MESA CONVENCIONAL
	POSTE METALICO PARA EXTERIORES 5m
	CAJA DE PASO
	CAJETIN OCTOGONAL 4\"/>
	Cable 2 X14 AWG AUDIO
	Tuberia 1/2\"/>
	Tuberia 3/4\"/>
	Tuberia 1/2\"/>