


ING. FREDDY MOREIRA MOREIRA  
DIRECTOR DISTRITAL DE TRANSPORTE Y OBRAS PÚBLICAS DE PICHINCHA

ARQ. JUAN PABLO VILLAFUERTE  
DIRECTOR NACIONAL DE INFRAESTRUCTURA FÍSICA

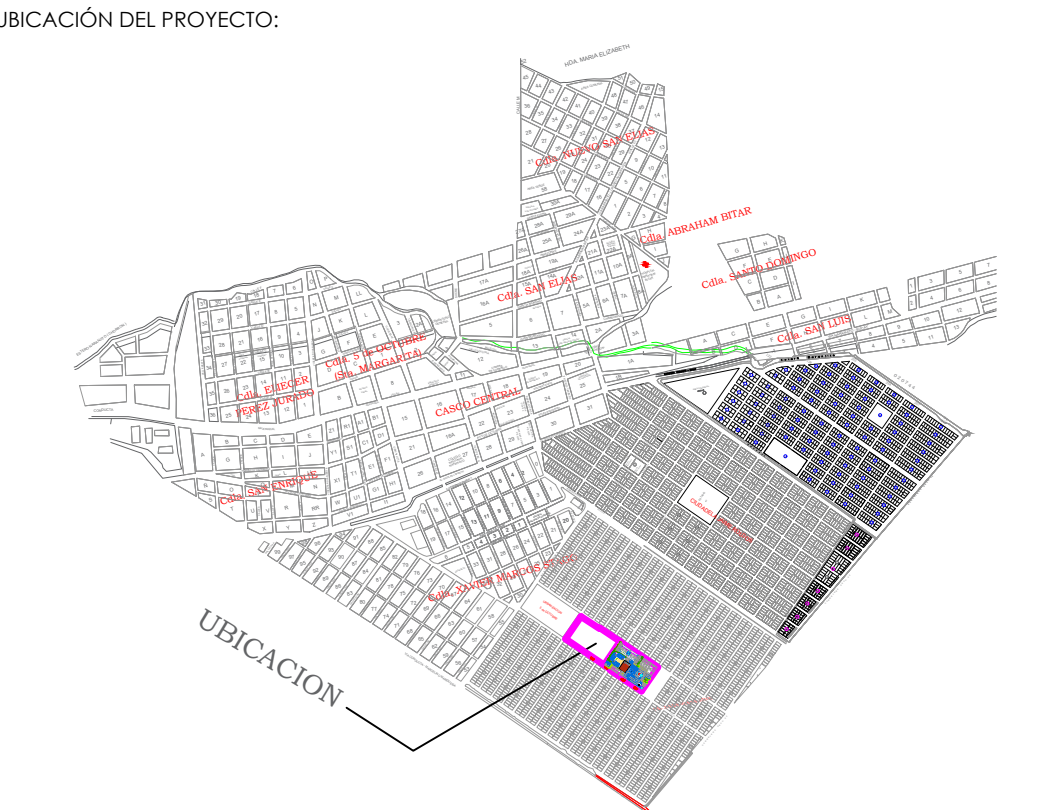

PROYECTO:  
"UNIDAD EDUCATIVA ESTANDARIZADA DEL MILENIO "  
NARANJITO

UBICACIÓN:

GUAYAS PROVINCIA

NARANJITO CANTÓN

NARANJITO PARROQUIA

TIPOLOGÍA:

MAYOR

CONTIENE:

ADMINISTRACIÓN

ESCALA:

1:100

FECHA:

NOVIEMBRE 2022

LÁMINA N.º

ELE 44



REVISADO:

Trigo: ALEJANDRO SANCHEZ  
ANALISTA TÉCNICO ELECTRÓNICO

SELLOS MUNICIPALES:

# PLANTA BAJA

## ADMINISTRACIÓN

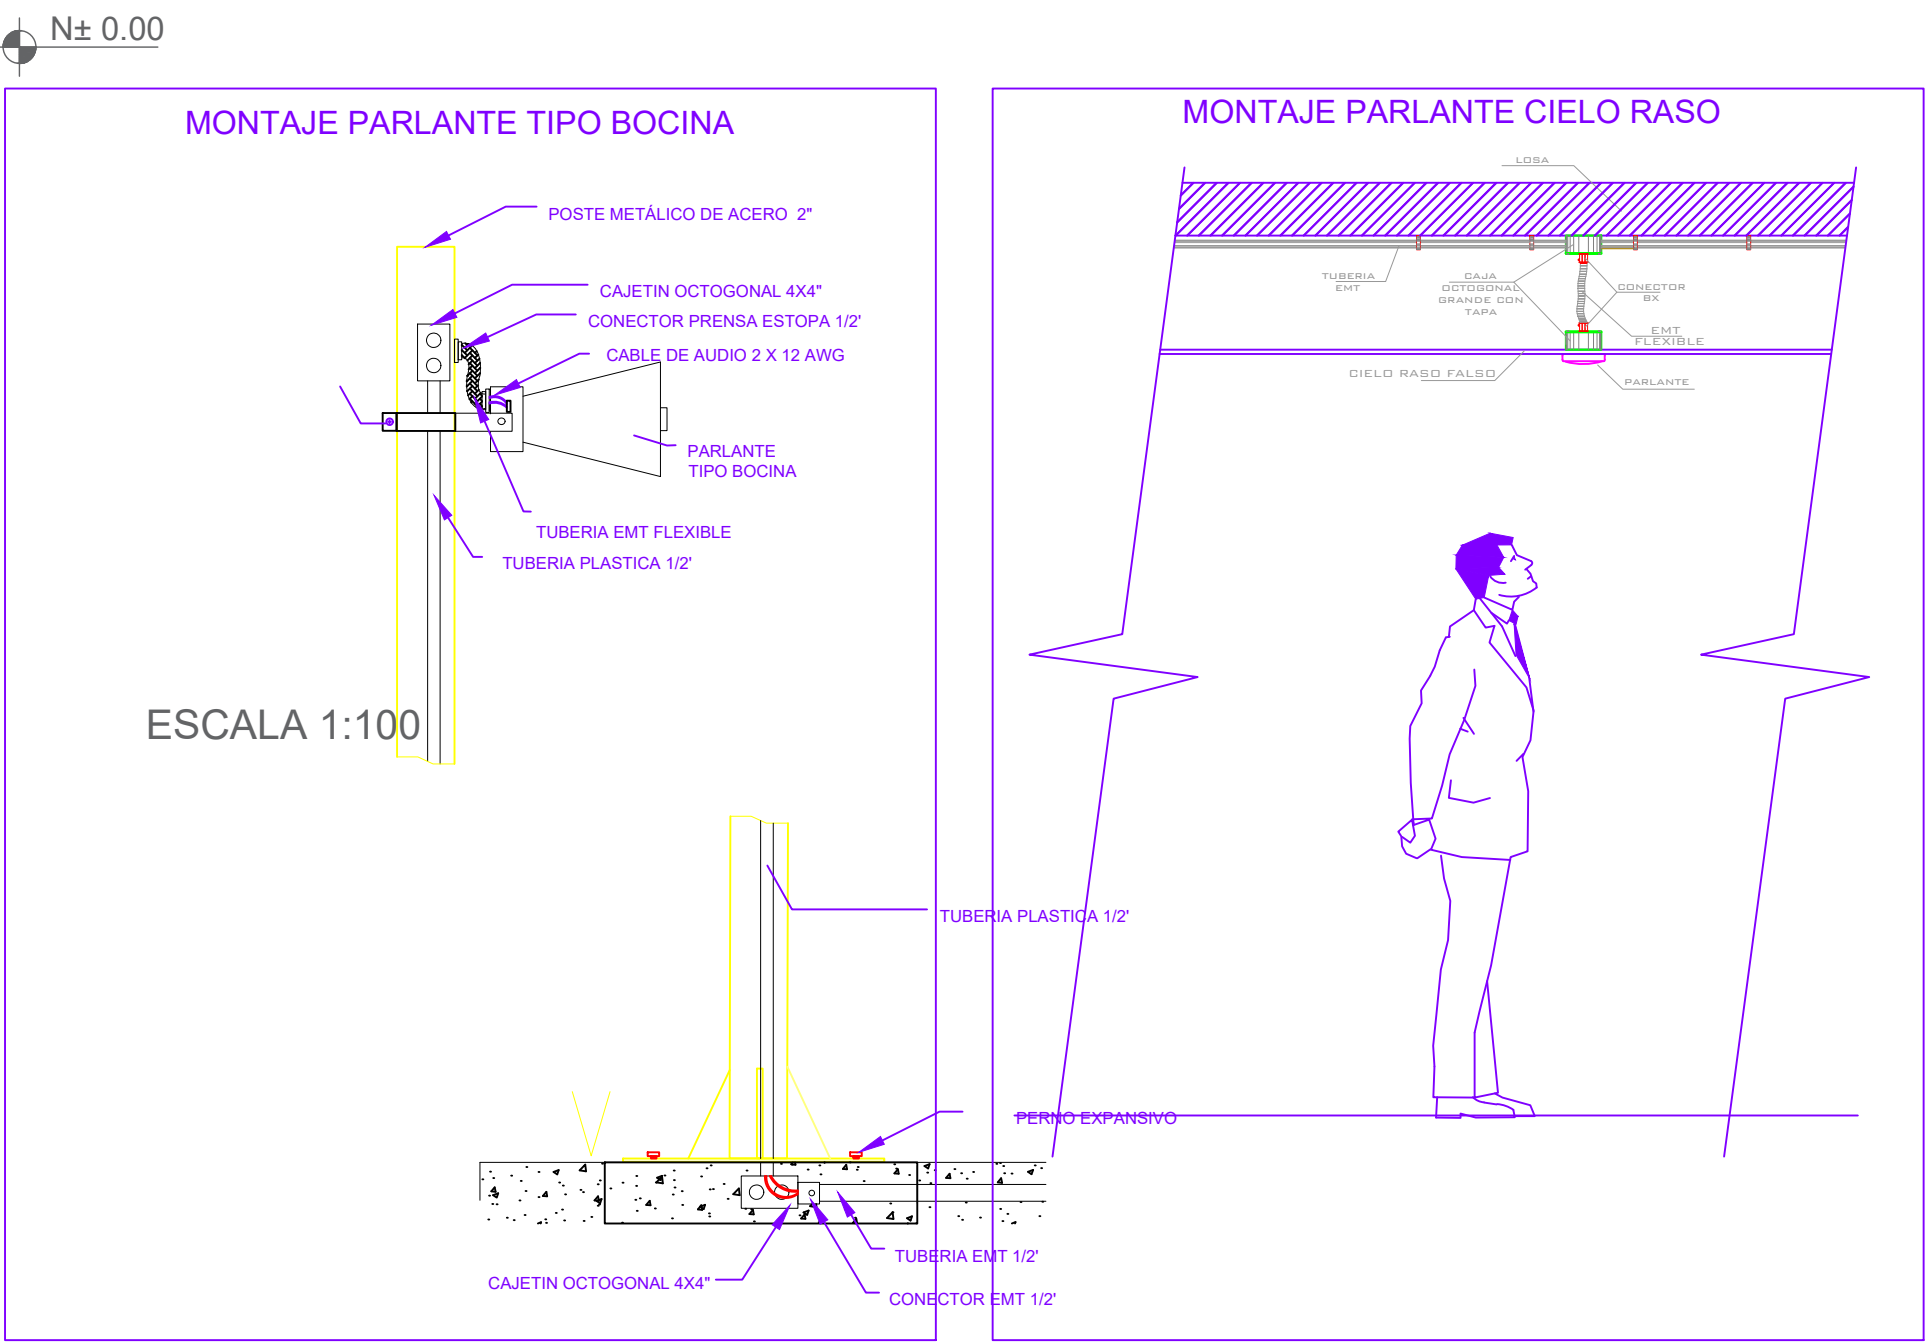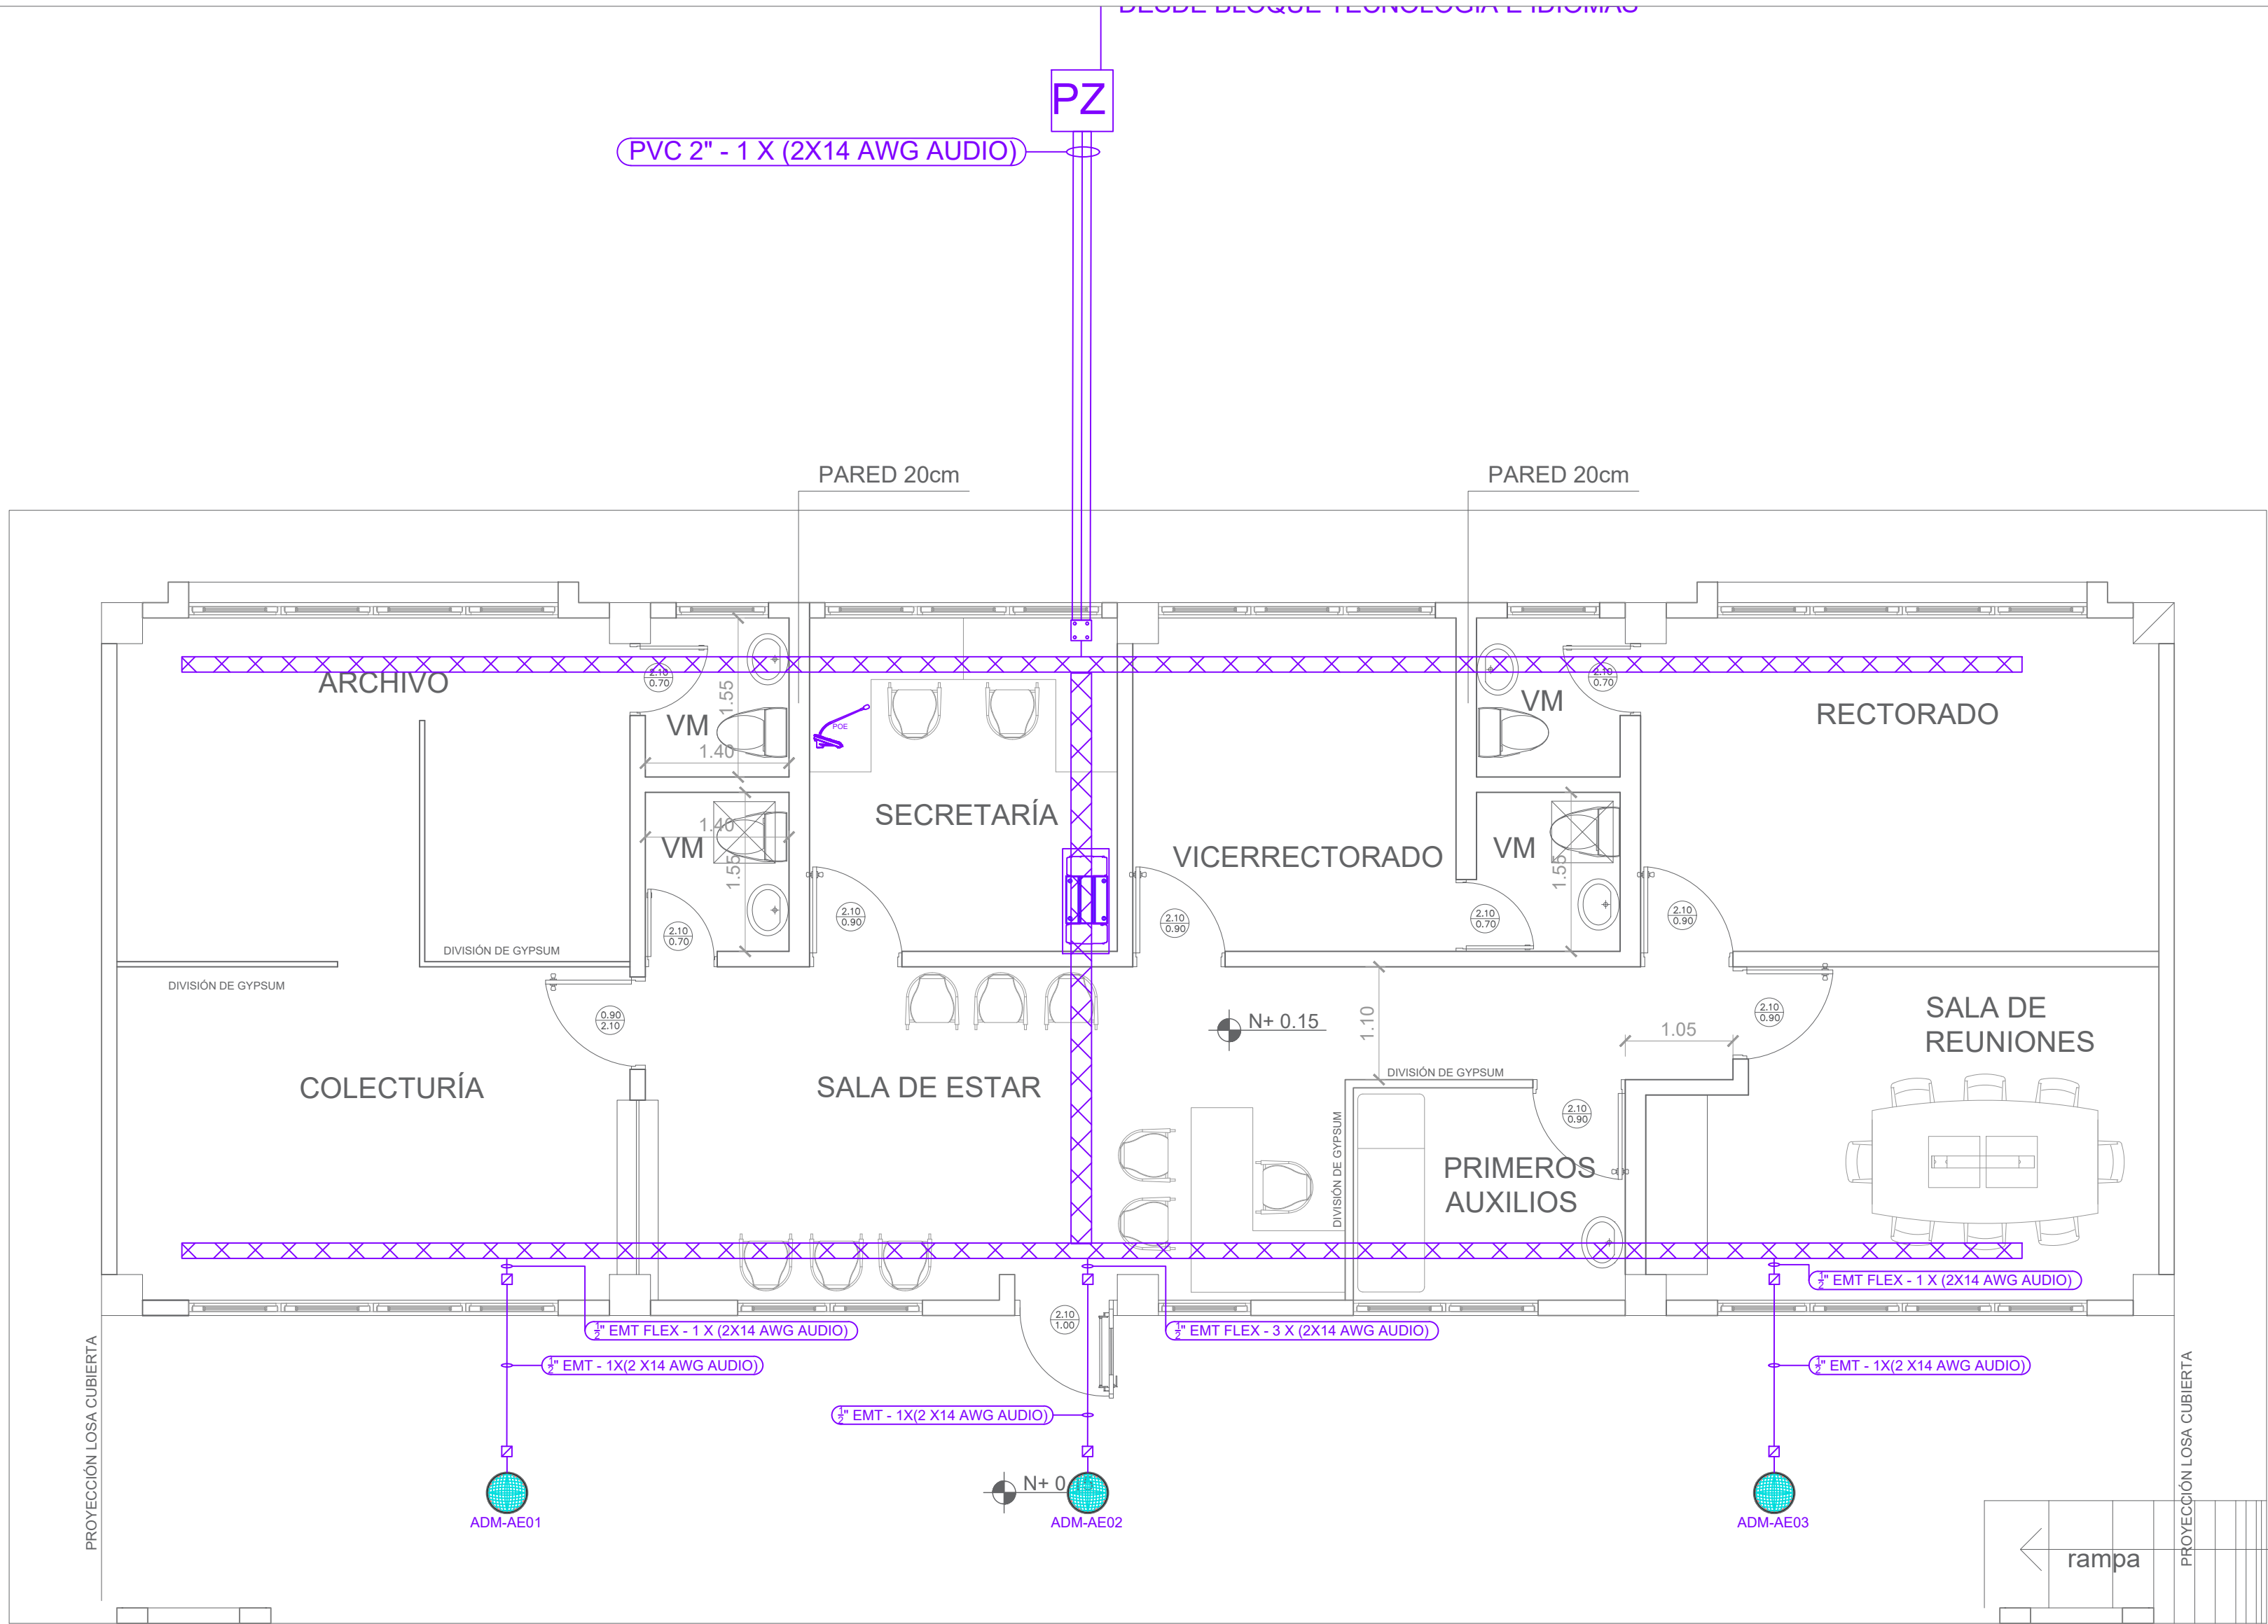

SIMBOLOGIA	
	PARLANTE PARA TECHO 8"/8Watos/100V/EMPOTRABLE (EXTERIOR)
	RACK DE COMUNICACIONES.
	AMPLIFICADOR 120 WATIOS
	AMPLIFICADOR 8 SALIDAS/100V/150W COMUNICACIÓN COBRANET
	PARLANTE TIPO BOCINA PARA EXTERIOR 30Watos/100V
	MICRÓFONO PARA MESA CONVENCIONAL
	POSTE METALICO PARA EXTERIORES 5m
	CAJA DE PASO
	CAJETIN OCTOGONAL 4"x4"
	Cable 2 X14 AWG AUDIO
	Tubería 1/2" EMT
	Tubería 3/4" EMT
	Tubería 1/2" EMT FLEX