


ING. FREDDY MOREIRA MOREIRA
DIRECTOR DISTRITAL DE TRANSPORTE Y OBRAS PÚBLICAS DE PICHINCHA

ARQ. JUAN PABLO VILLAFUERTE
DIRECTOR NACIONAL DE INFRAESTRUCTURA FÍSICA

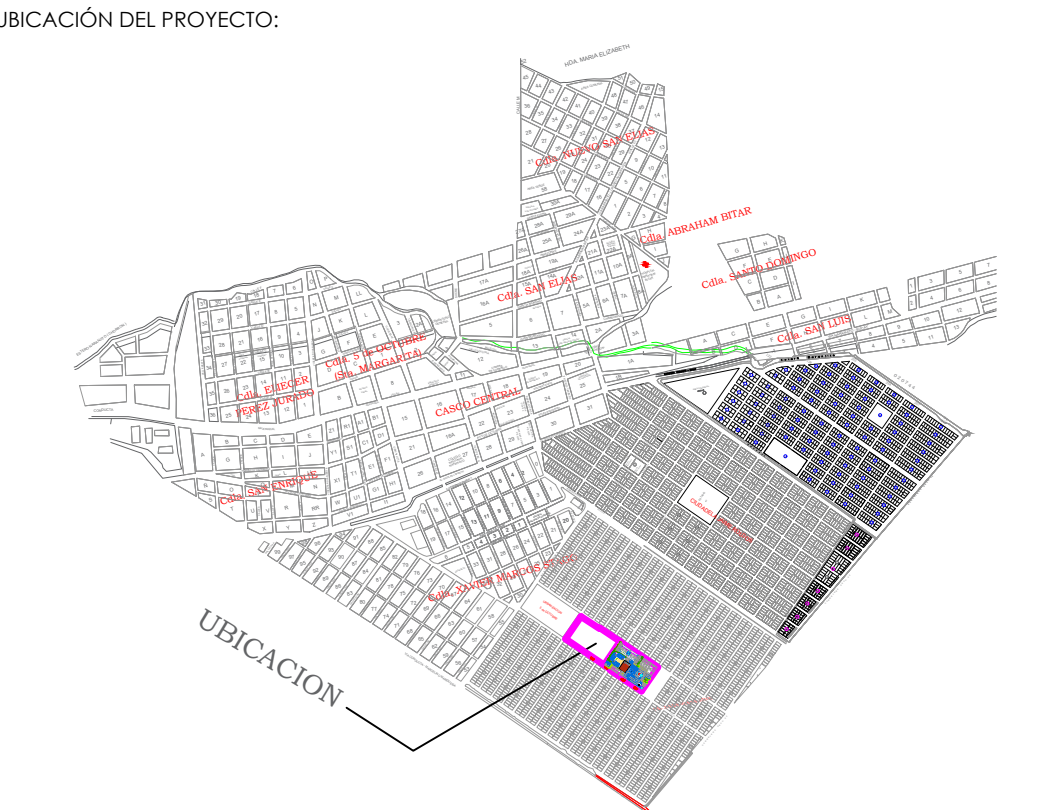

PROYECTO:

"UNIDAD EDUCATIVA ESTANDARIZADA DEL MILENIO " NARANJITO

UBICACIÓN:

GUAYAS PROVINCIA

NARANJITO CANTÓN

NARANJITO PARROQUIA

TIPOLOGÍA:

MAYOR

CONTIENE:

PORTAL DE INGRESO

ESCALA: 1:100

FECHA: NOVIEMBRE 2022

LÁMINA N.º ELE 51

REVISADO:

Trigo. ALEJANDRO SANCHEZ
ANALISTA TÉCNICO ELECTRÓNICO



SELLOS MUNICIPALES:



PORTAL DE INGRESO

PLANTA BAJA

ESCALA 1:50

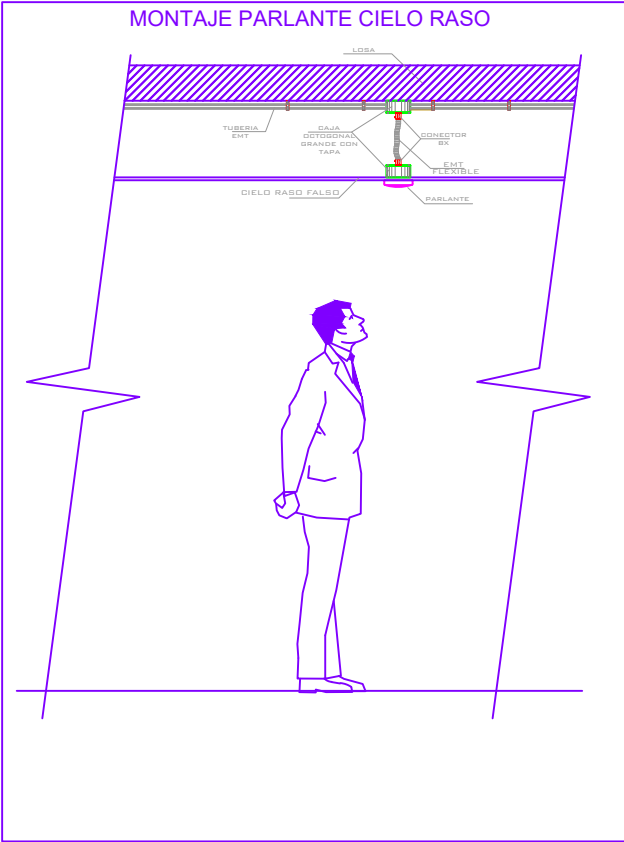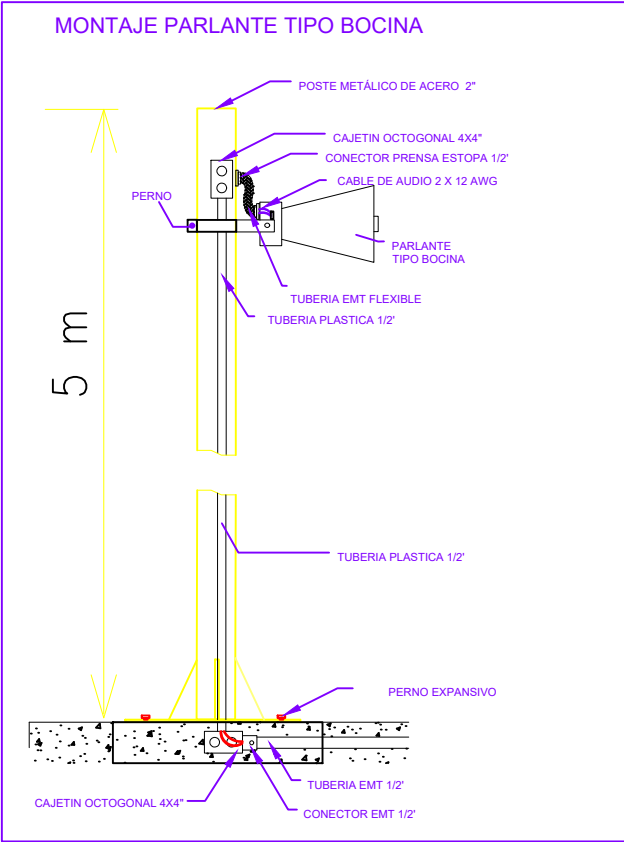

SIMBOLOGIA	
	PARLANTE PARA TECHO 8'8"Watt/100V/EMPOTRABLE (EXTERIOR)
	RACK DE COMUNICACIONES
	AMPLIFICADOR 120 WATIOS
	AMPLIFICADOR 8 SALIDAS/100V/150W COMUNICACIÓN COBRANET
	PARLANTE TIPO BOCINA PARA EXTERIOR 30Watt/100V
	MICRÓFONO PARA MESA CONVENCIONAL
	POSTE METÁLICO PARA EXTERIORES 5m
	CAJA DE PASO
	CAJETIN OCTOGONAL 4'X4'
	Cable 2 X14 AWG AUDIO
	Tuberia 1/2" EMT
	Tuberia 3/4" EMT
	Tuberia 1/2" EMT FLEX