

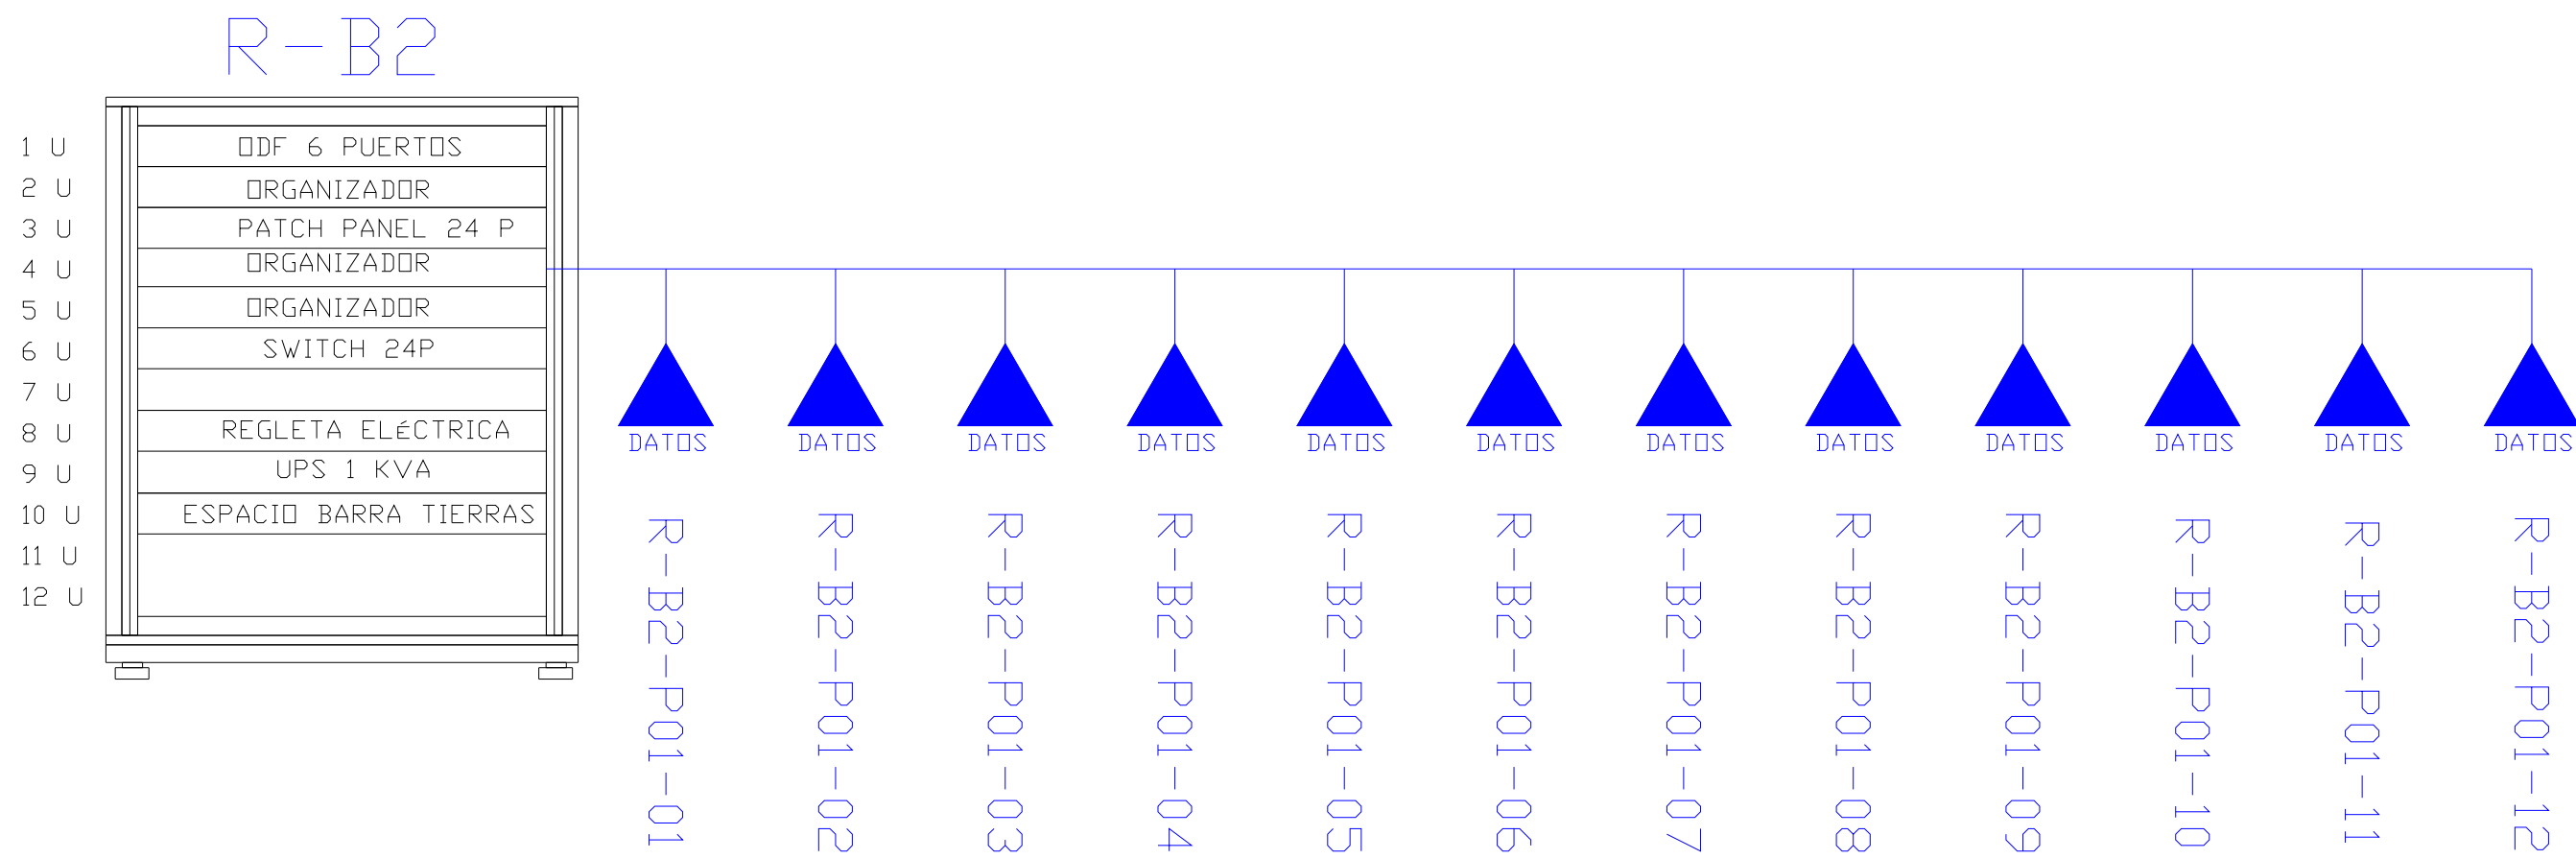
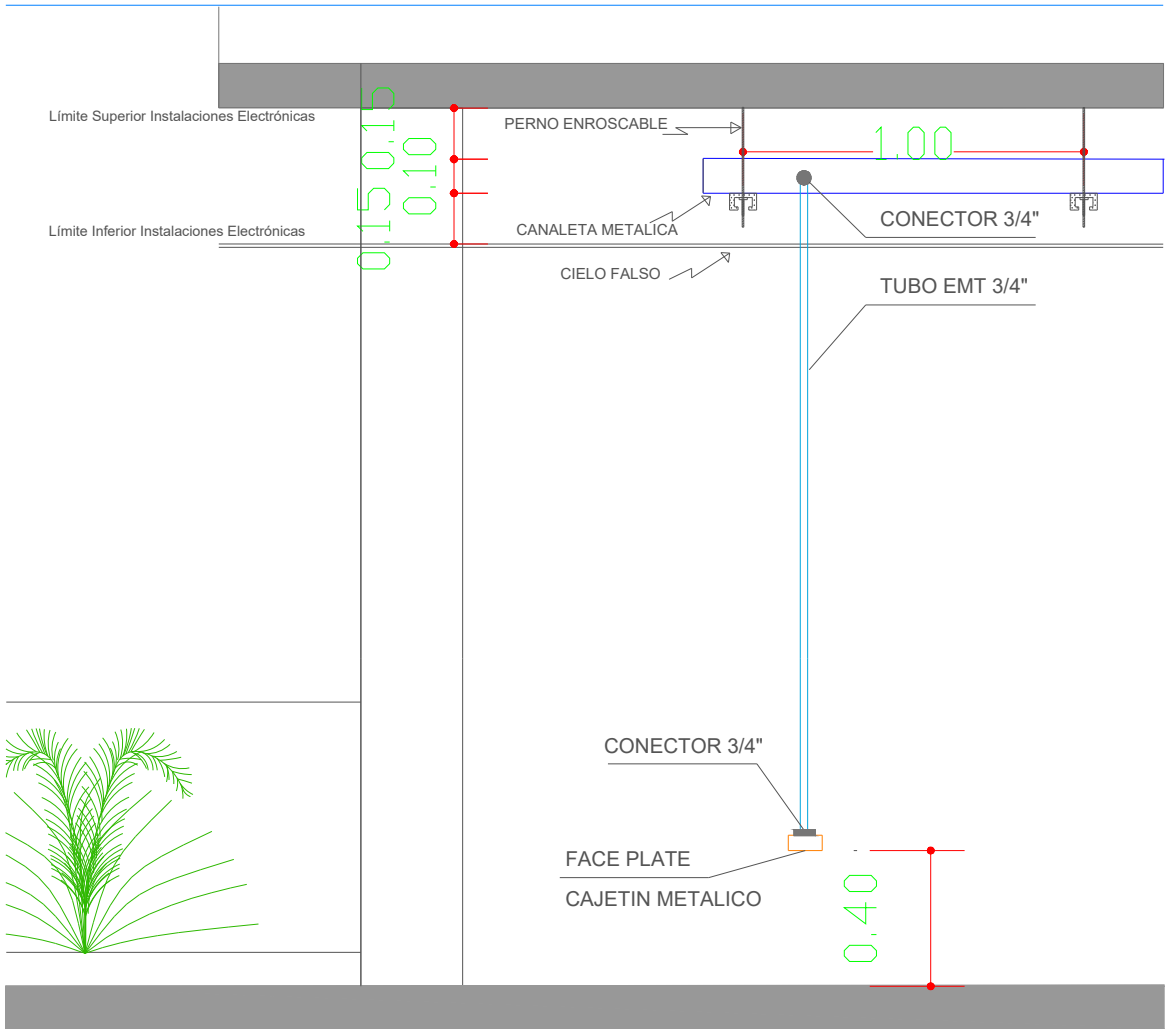


ESCALA 1:100

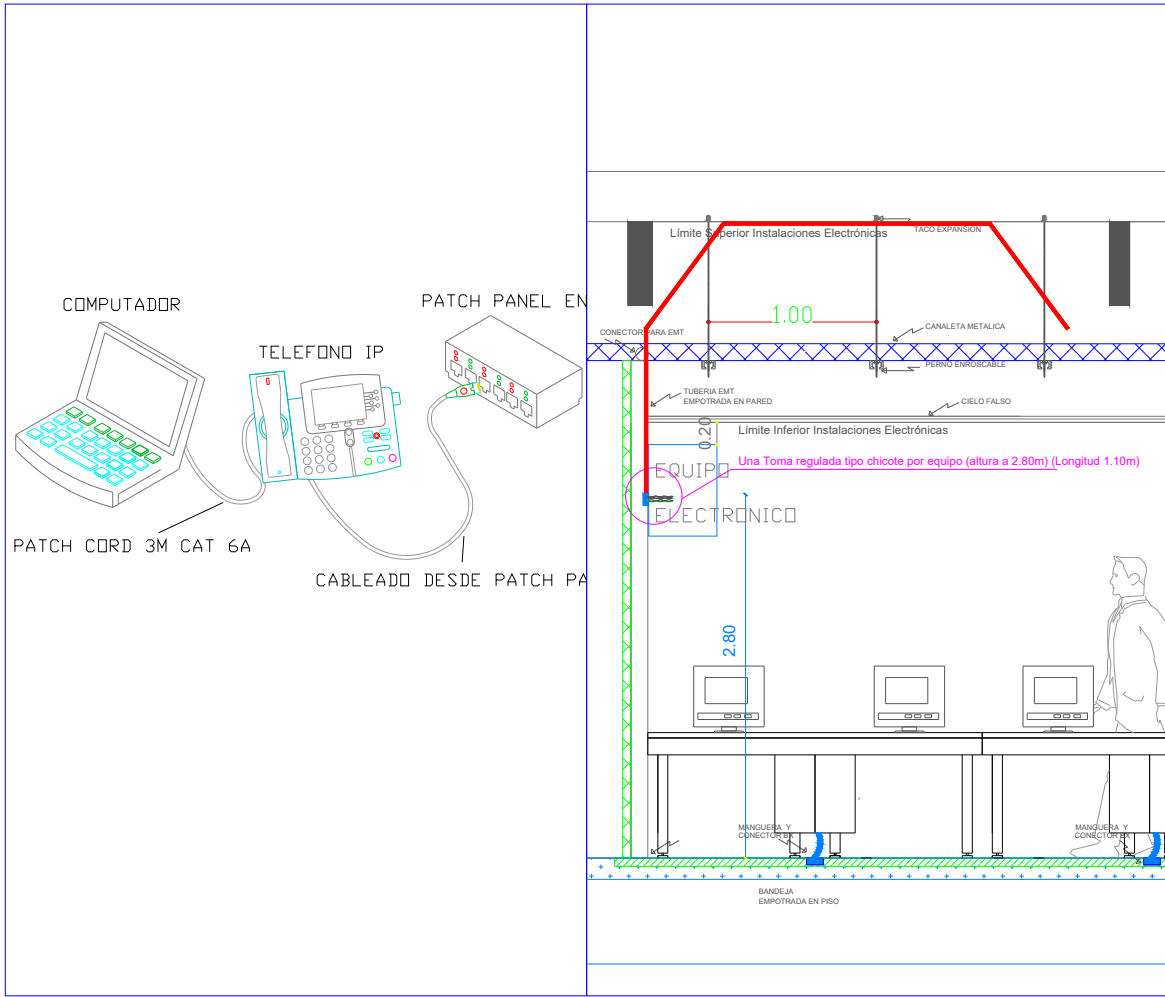

SIMBOLOGIA		
	DATOS	Salida simple datos pared existente
	DATOS	Salida simple datos pared Pendiente
	ACCESS	Salida simple access point pared pendiente
	DATOS	Salida simple datos piso Pendiente
	CCTV	Salida simple CCTV Pendiente
	CCTV	Salida simple CCTV pared
	MONITOR	Salida simple CCTV Monitor
	HDMI	Salida HDMI PENDIENTE
	HDMI	Salida HDMI EXISTENTE
		Bandeja metálica por piso
		Bandeja metálica por tumbado
		Rack Comunicaciones Pendiente
	PZ	Pozo de revisión

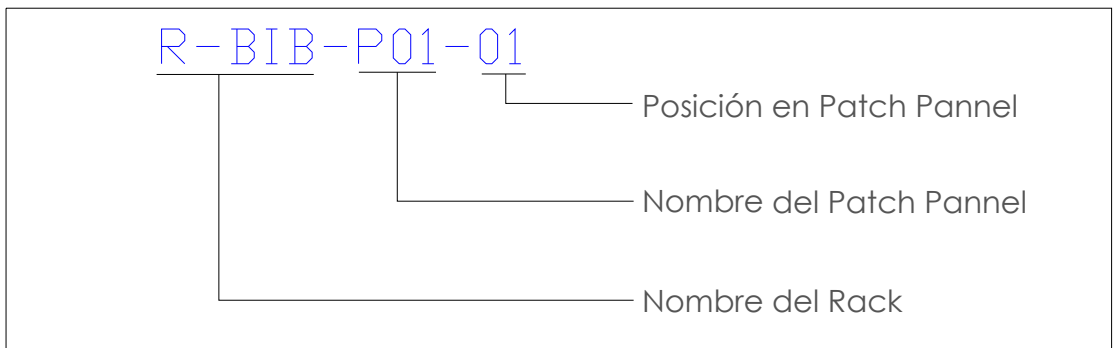


MINISTERIO DE  
TRANSPORTE Y  
OBRAS PÚBLICAS

MINISTERIO  
DE EDUCACIÓN

ING. FREDDY MOREIRA MOREIRA  
DIRECTOR DISTRITAL DE TRANSPORTE Y OBRAS PÚBLICAS DE PICHINCHA

ARQ. JUAN PABLO VILLAFUERTE  
DIRECTOR NACIONAL DE INFRAESTRUCTURA FÍSICA

UBICACIÓN DEL PROYECTO:

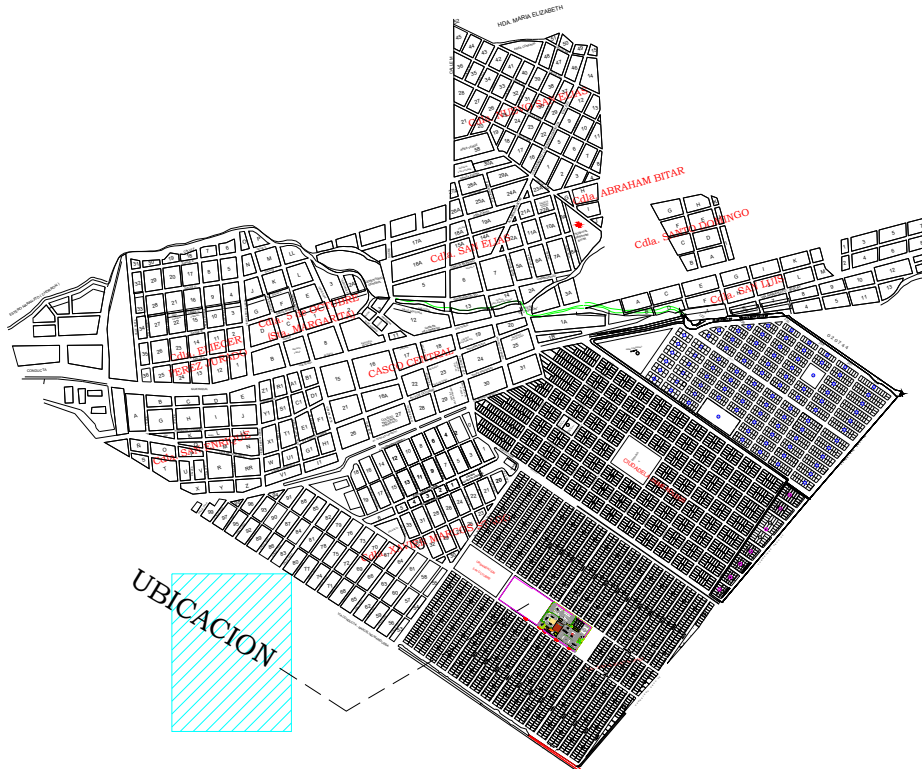

PROYECTO:

"UNIDAD EDUCATIVA ESTANDARIZADA DEL MILENIO "  
NARANJITO

UBICACIÓN:  
GUAYAS PROVINCIA  
NARANJITO CANTÓN  
NARANJITO PARROQUIA

TIPOLOGÍA:  
MAYOR

CONTIENE:  
BLOQUE 2 DE 12 AULAS  
PLANTA ALTA  
CABLEADO ESTRUCTURADO

ESCALA:  
1:100

FECHA:  
NOVIEMBRE 2022

LÁMINA N.°  
ELE-06

REVISADO:  
Trigo. ALEJANDRO SANCHEZ  
ANALISTA TÉCNICO ELECTRÓNICO

SELLOS MUNICIPALES: