



PZ


ESCALA 1:50

R-XXX-P01-XX

R-XXX-P01-XX


R-BIB-P01-01

- Posición en Patch Pannel
- Nombre del Patch Pannel
- Nombre del Rack

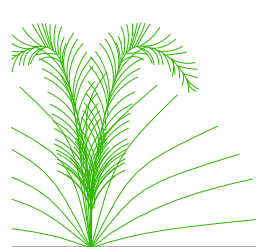

MINISTERIO
DE EDUCACIÓN

UBICACIÓN DEL PROYECTO:

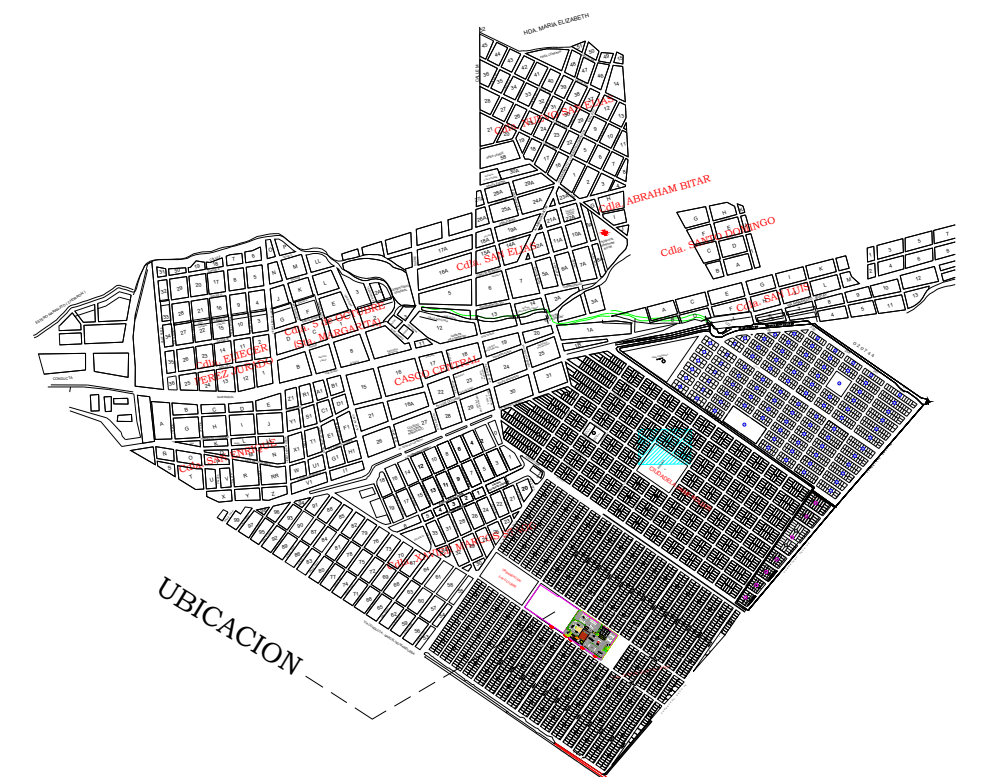

PROYECTO:

NARANJITO

UBICACIÓN:

GUAYAS
PROVINCIA

NARANJITO
CANTÓN

NARANJITO
PARROQUIA

TIPOLOGÍA:

MAYOR

CONTIENE:

BAR
PLANTA BAJA
CABLEADO ESTRUCTURADO

ESCALA:

1:100

FECHA:

NOVIEMBRE 2022

LÁMINA N.º

ELE-12

REVISADO:

Tnlgo. ALEJANDRO SANCHEZ
ANALISTA TÉCNICO ELECTRÓNICO

SELLOS MUNICIPALES: