

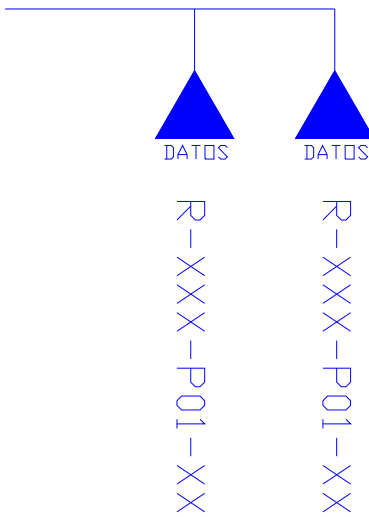
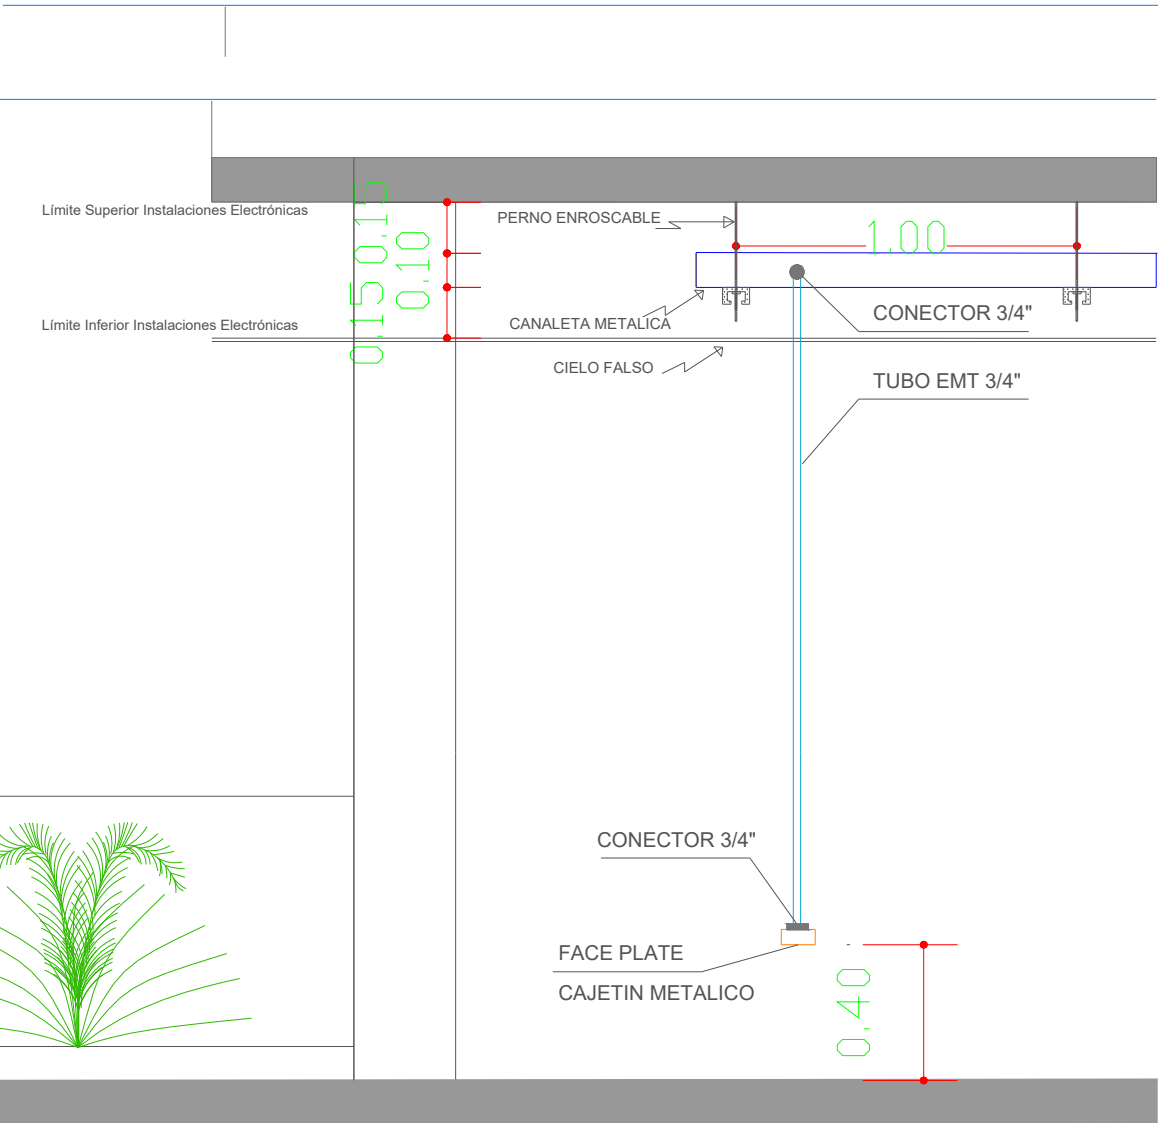


ESCALA 1:100

DESDE RACK MAS CERCANO

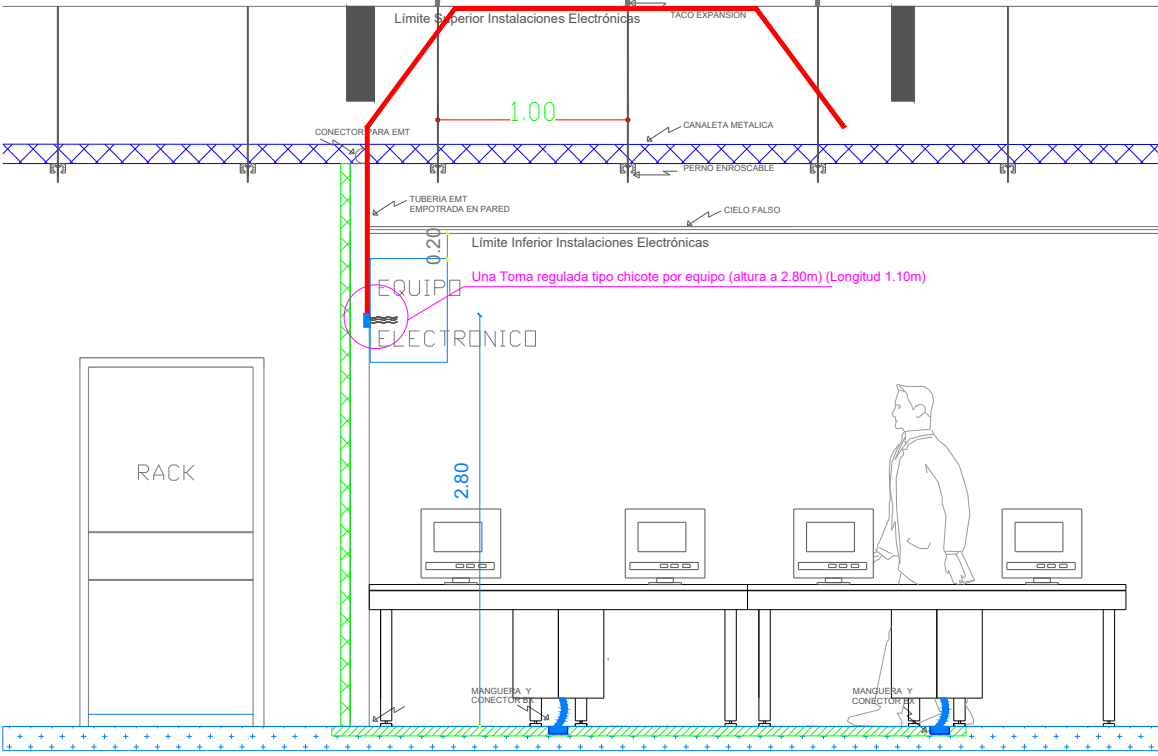

SIMBOLOGIA		
		Salida simple datos pared existente
		Salida simple datos pared Pendiente
		Salida simple access point pared pendiente
		Salida simple datos piso Pendiente
		Salida simple CCTV Pendiente
		Salida simple CCTV pared
		Salida simple CCTV Monitor
		Salida HDMI PENDIENTE
		Salida HDMI EXISTENTE
		Bandeja metálica por piso
		Bandeja metálica por tumbado
		Rack Comunicaciones Pendiente
		Pozo de revisión

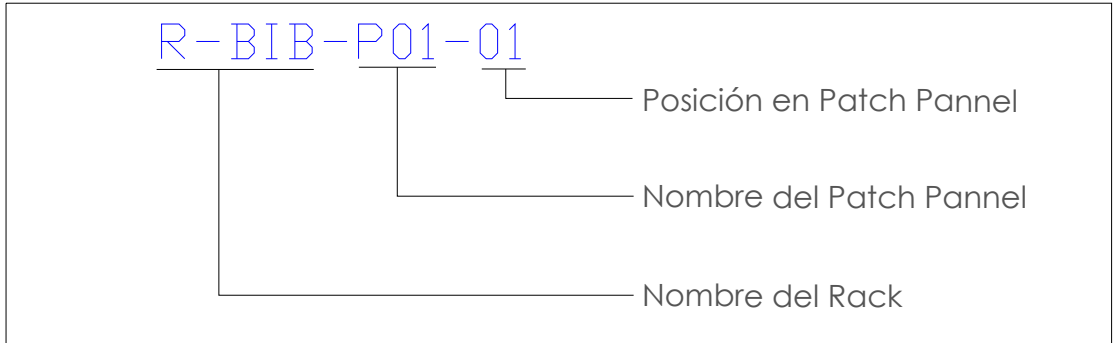


MINISTERIO DE  
TRANSPORTE Y  
OBRAS PÚBLICAS

MINISTERIO  
DE EDUCACIÓN

ING. FREDDY MOREIRA MOREIRA  
DIRECTOR DISTRITAL DE TRANSPORTE Y OBRAS PÚBLICAS DE PICHINCHA

ARQ. JUAN PABLO VILLAFUERTE  
DIRECTOR NACIONAL DE INFRAESTRUCTURA FÍSICA

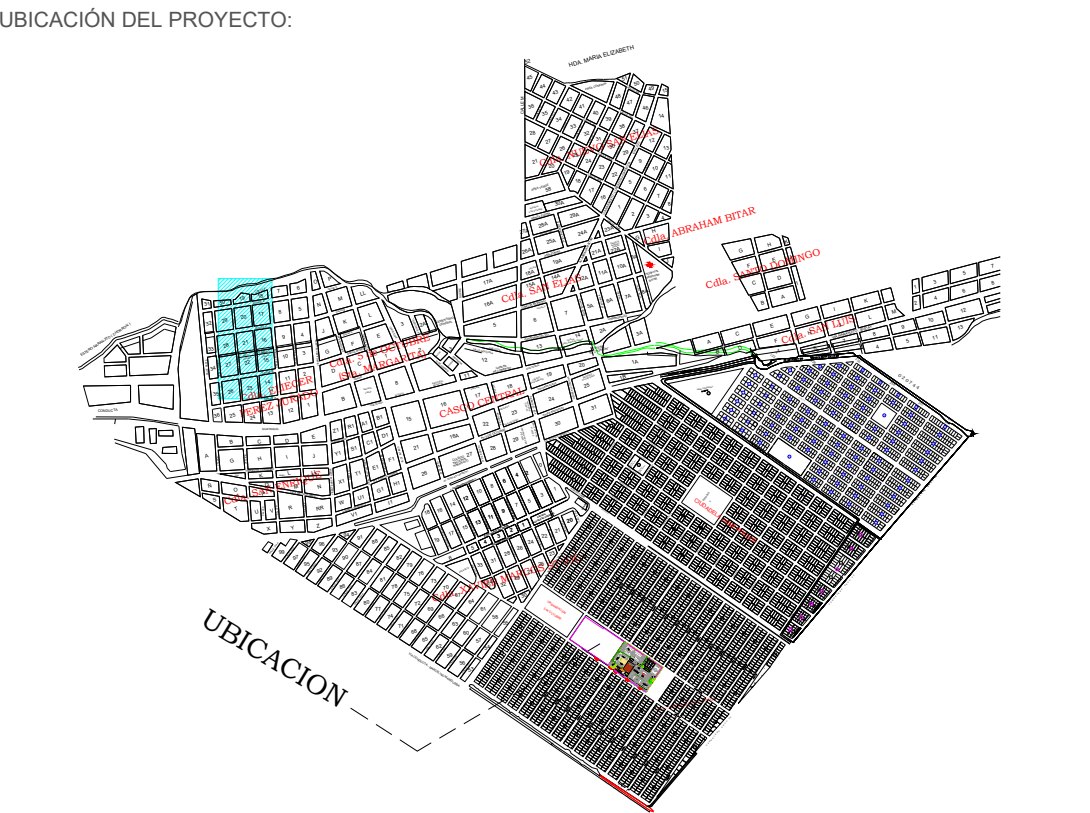

PROYECTO:  
"UNIDAD EDUCATIVA ESTANDARIZADA DEL MILENIO "  
NARANJITO

UBICACIÓN:  
GUAYAS PROVINCIA  
NARANJITO CANTÓN  
NARANJITO PARROQUIA

TIPOLOGÍA:  
MAYOR

CONTIENE:  
LABORATORIO DE FISICA - QUIMICA  
PLANTA BAJA  
CABLEADO ESTRUCTURADO

ESCALA:  
1:100

FECHA:  
NOVIEMBRE 2022

LÁMINA N.°  
ELE-14

REVISADO:  
Trigo. ALEJANDRO SANCHEZ  
ANALISTA TÉCNICO ELECTRÓNICO

SELLOS MUNICIPALES: