



ESCALA 1:50


DETALLE 1

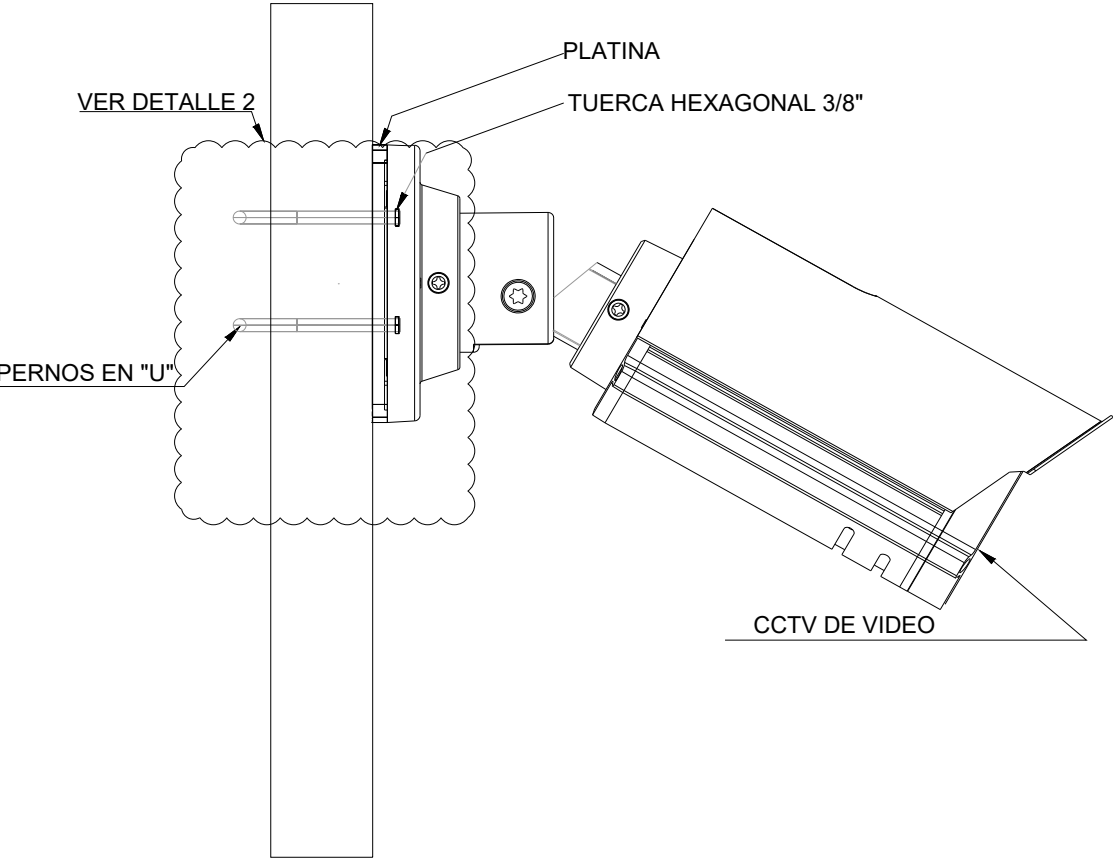

DETALLE 2

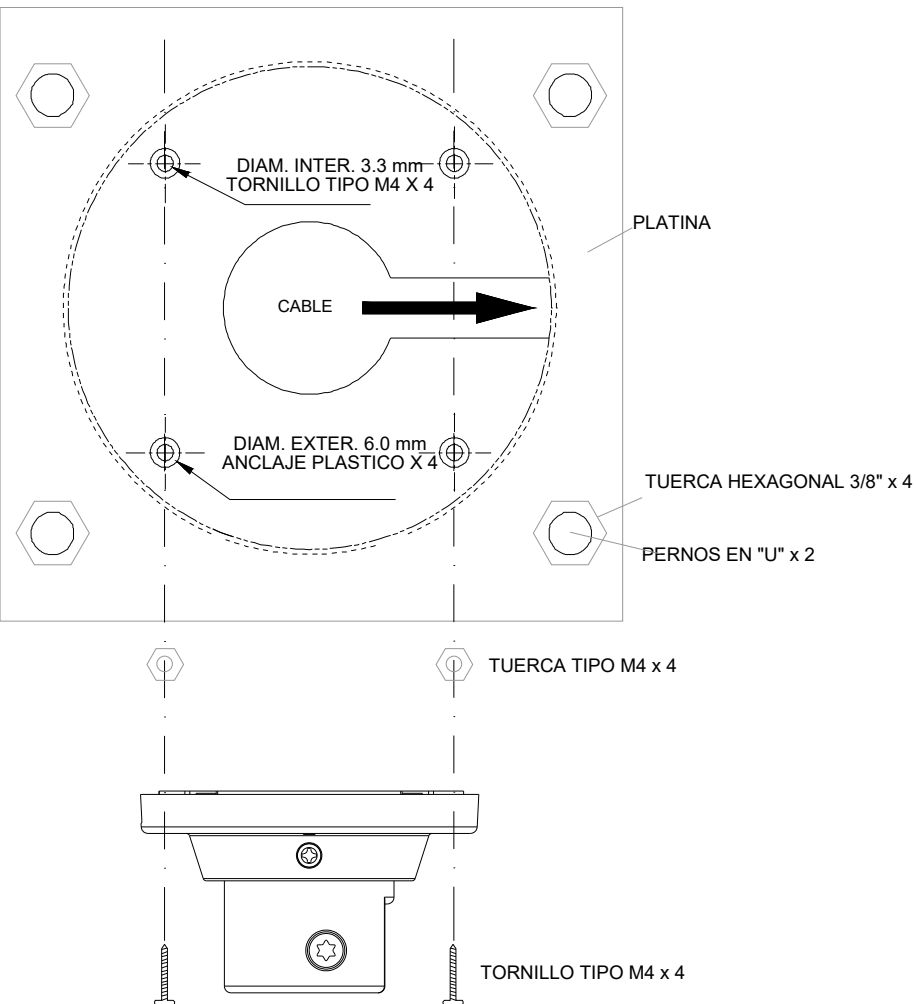

SIMBOLOGIA		
	DATOS	Salida simple datos pared
	DATOS	Salida simple datos piso
		Teléfono IP
	ACCESS	Salida simple access point pared
	CCTV	Salida simple CCTV pared
	MONITOR	Salida simple CCTV Monitor
	PZ	Pozo de revisión
		Salida HDMI
		Bandeja metálica por piso
		Bandeja metálica por tumbado
		Rack Comunicaciones
		Tubería PVC 4"
		Caja metálica de paso 15x15cm
		Cámara IP

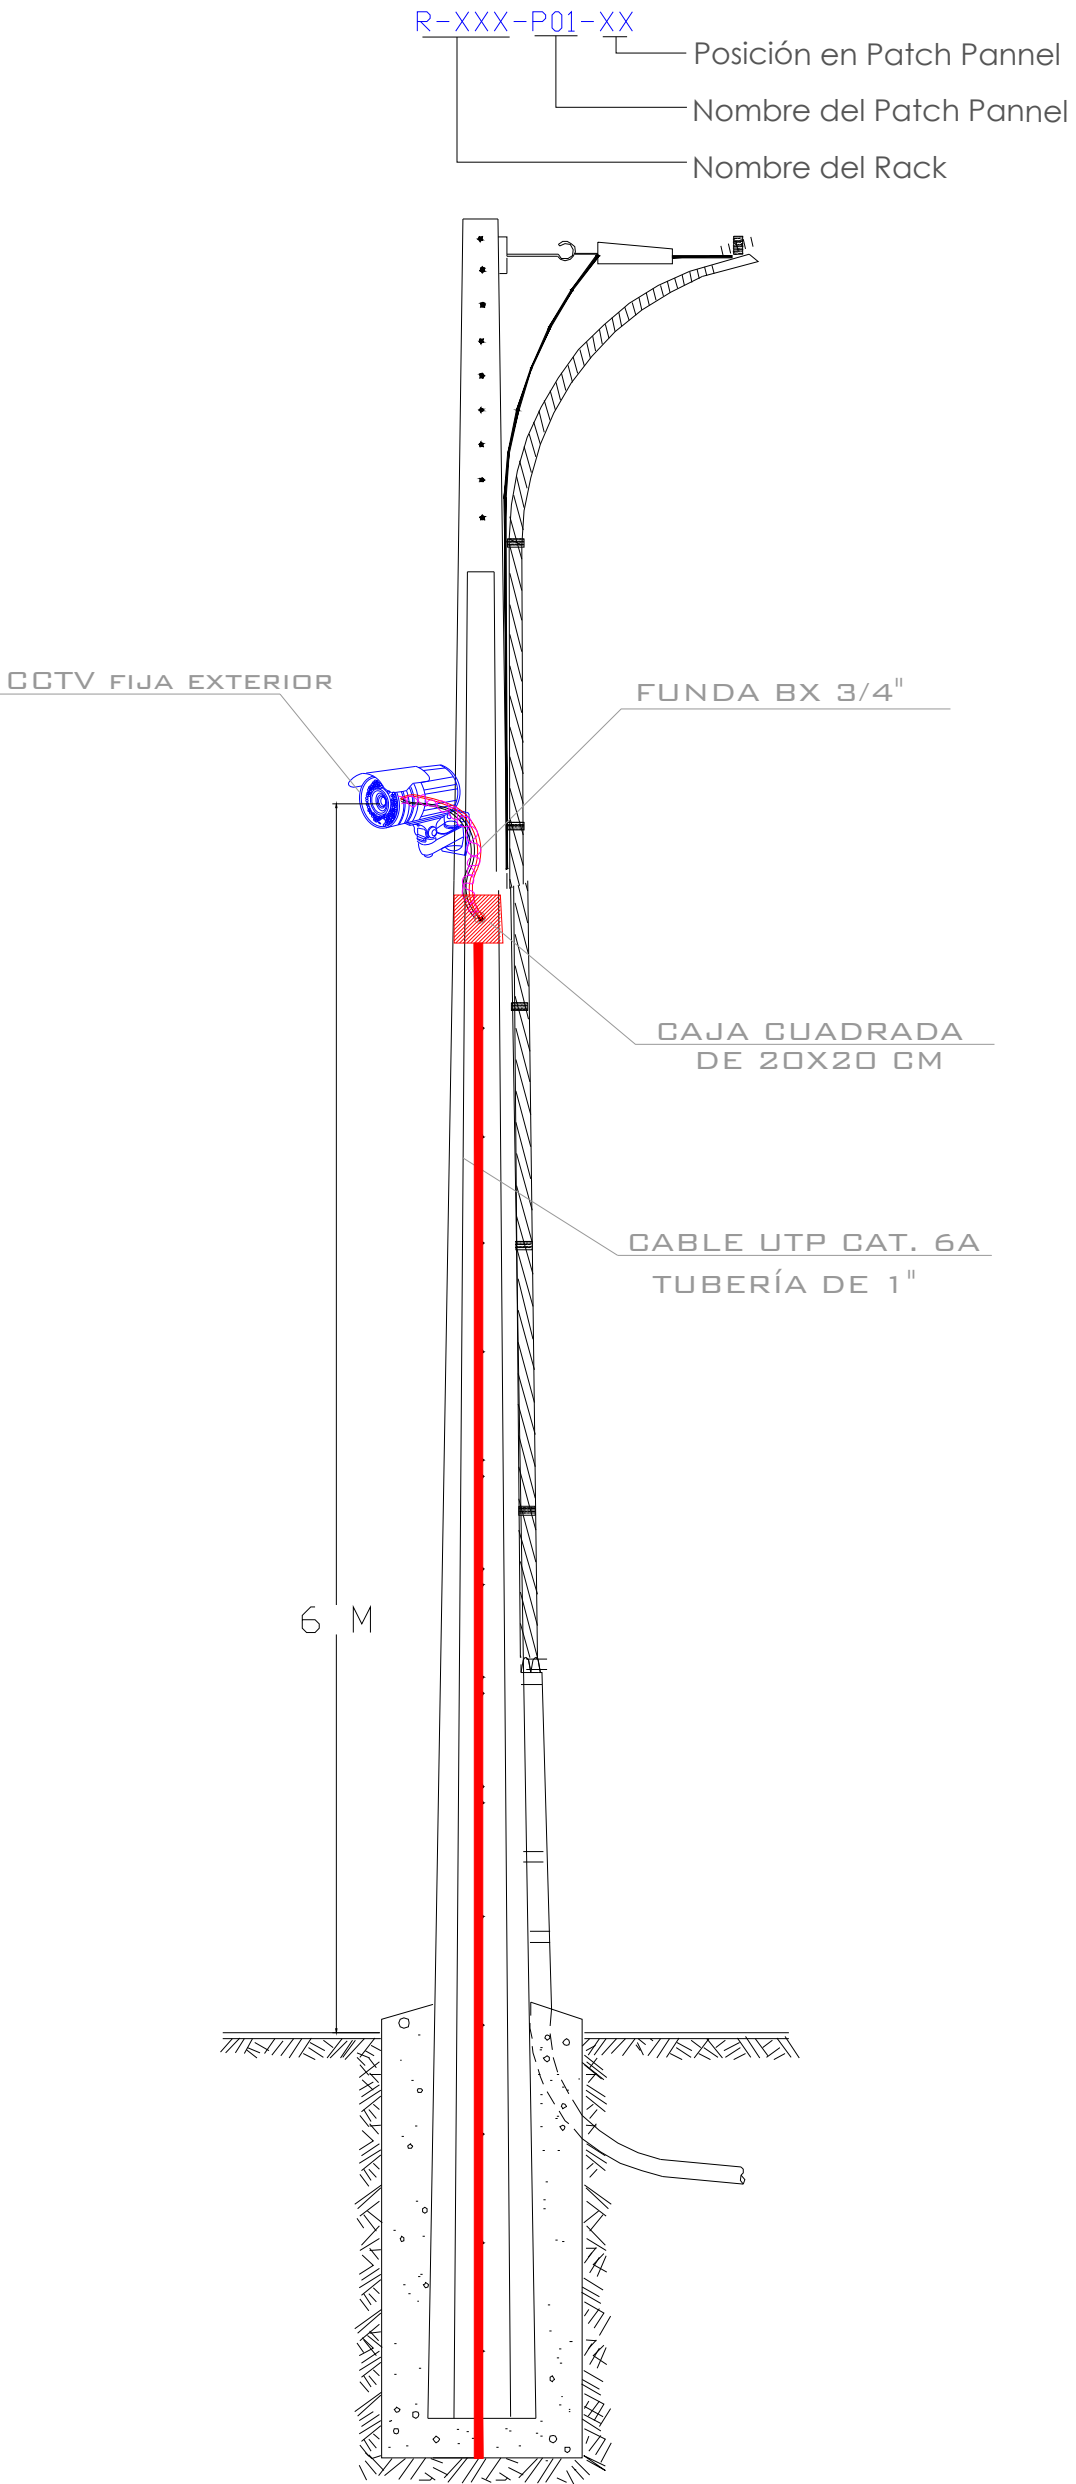


MINISTERIO DE  
TRANSPORTE Y  
OBRAS PÚBLICAS

MINISTERIO  
DE EDUCACIÓN

ING. FREDDY MOREIRA MOREIRA  
DIRECTOR DISTRITAL DE TRANSPORTE Y OBRAS PÚBLICAS DE PICHINCHA

ARQ. JUAN PABLO VILLAFUERTE  
DIRECTOR NACIONAL DE INFRAESTRUCTURA FÍSICA

UBICACIÓN DEL PROYECTO:

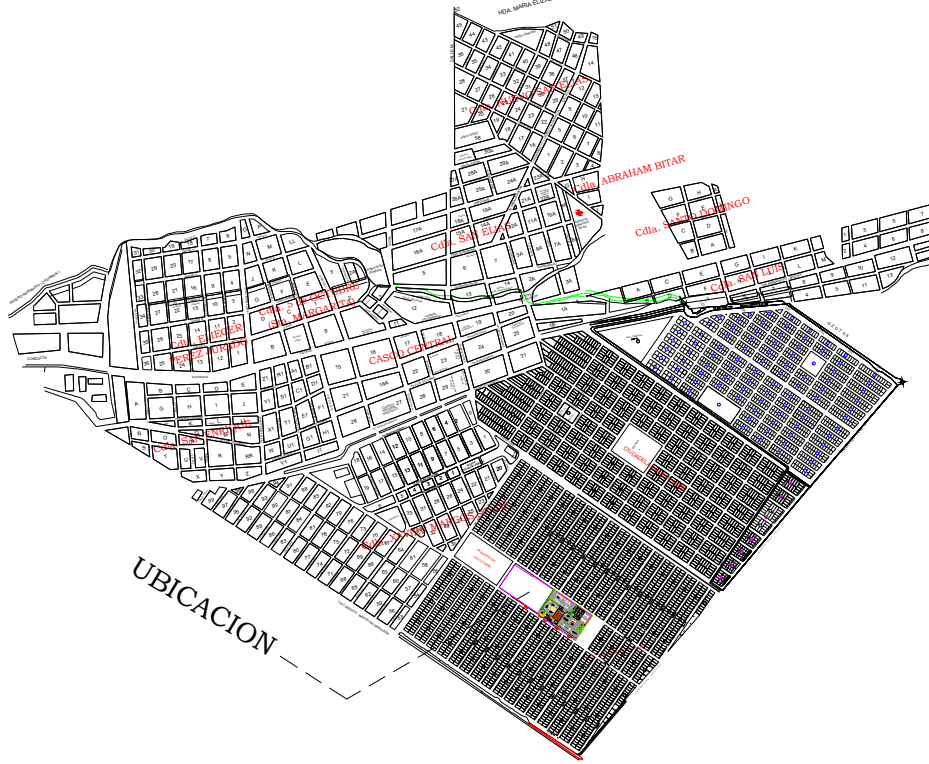

PROYECTO:

"UNIDAD EDUCATIVA ESTANDARIZADA DEL MILENIO "  
NARANJITO

UBICACIÓN:

GUAYAS  
PROVINCIA

NARANJITO  
CANTÓN

NARANJITO  
PARROQUIA

TIPOLOGÍA:

MAYOR

CONTIENE:

PORTAL DE INGRESO  
PLANTA BAJA  
SISTEMA DE CCTV

ESCALA:

1:100

FECHA:

NOVIEMBRE 2022

LÁMINA N.º

ELE-35

REVISADO:

Tnigo. ALEJANDRO SANCHEZ  
ANALISTA TÉCNICO ELECTRÓNICO

SELLOS MUNICIPALES: