
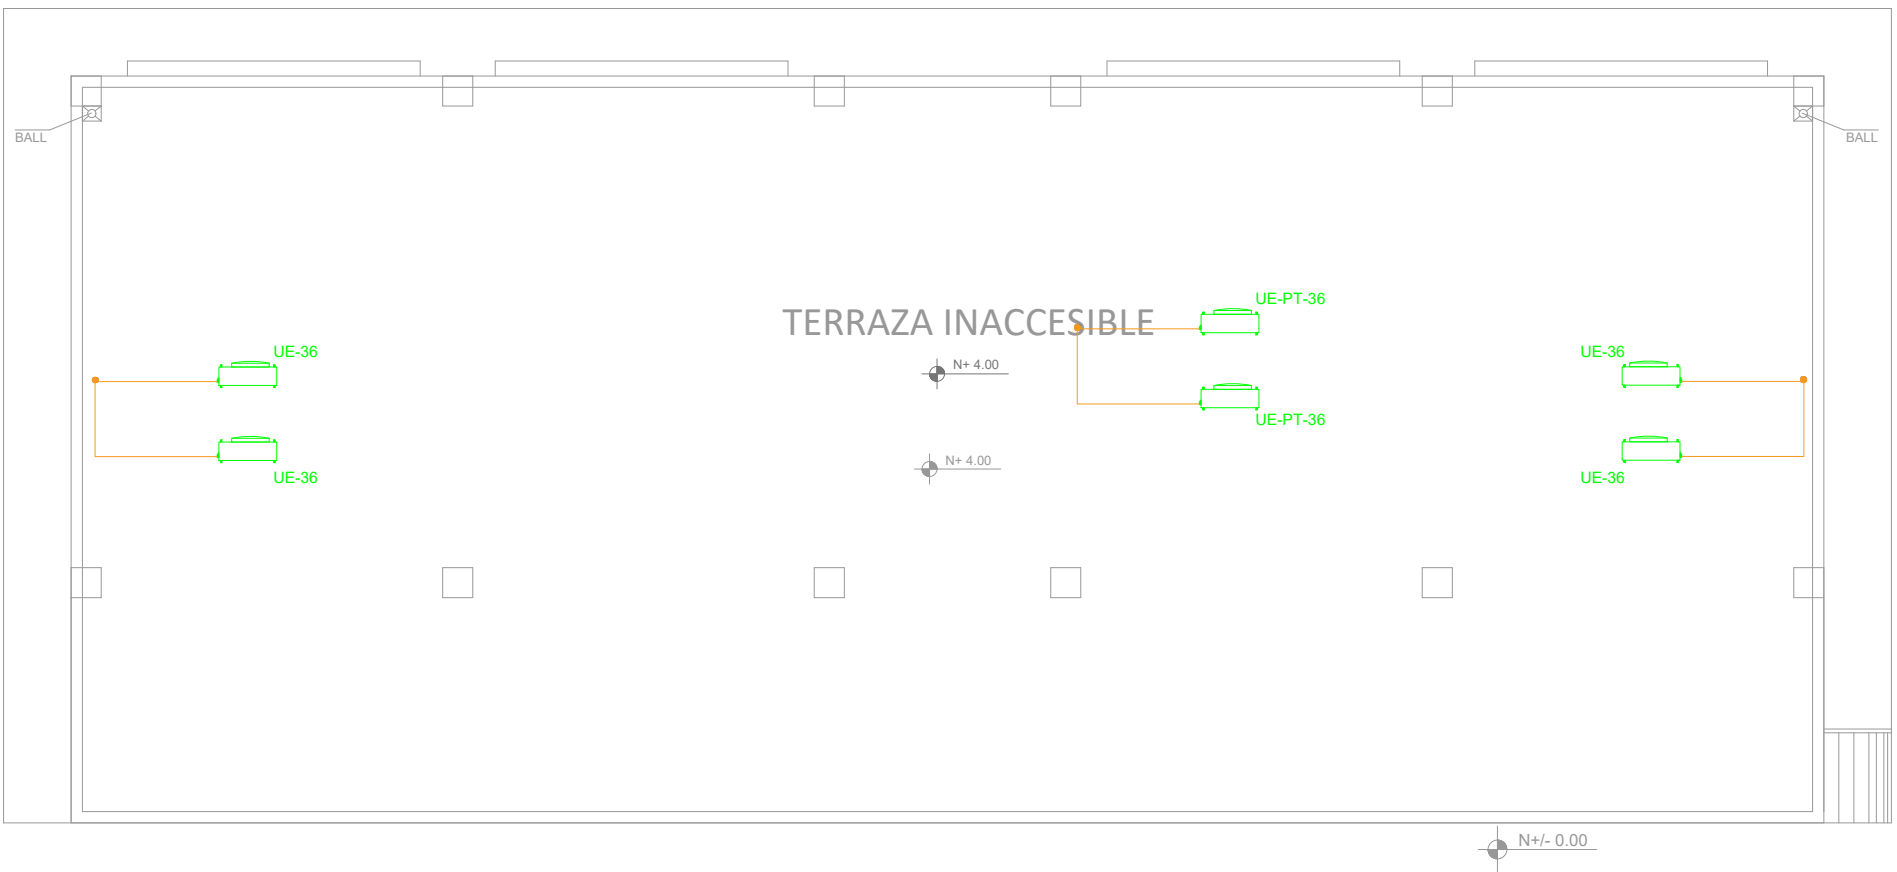



LABORATORIO DE TECNOLOGÍA E IDIOMAS

PLANTA BAJA - TERRAZA

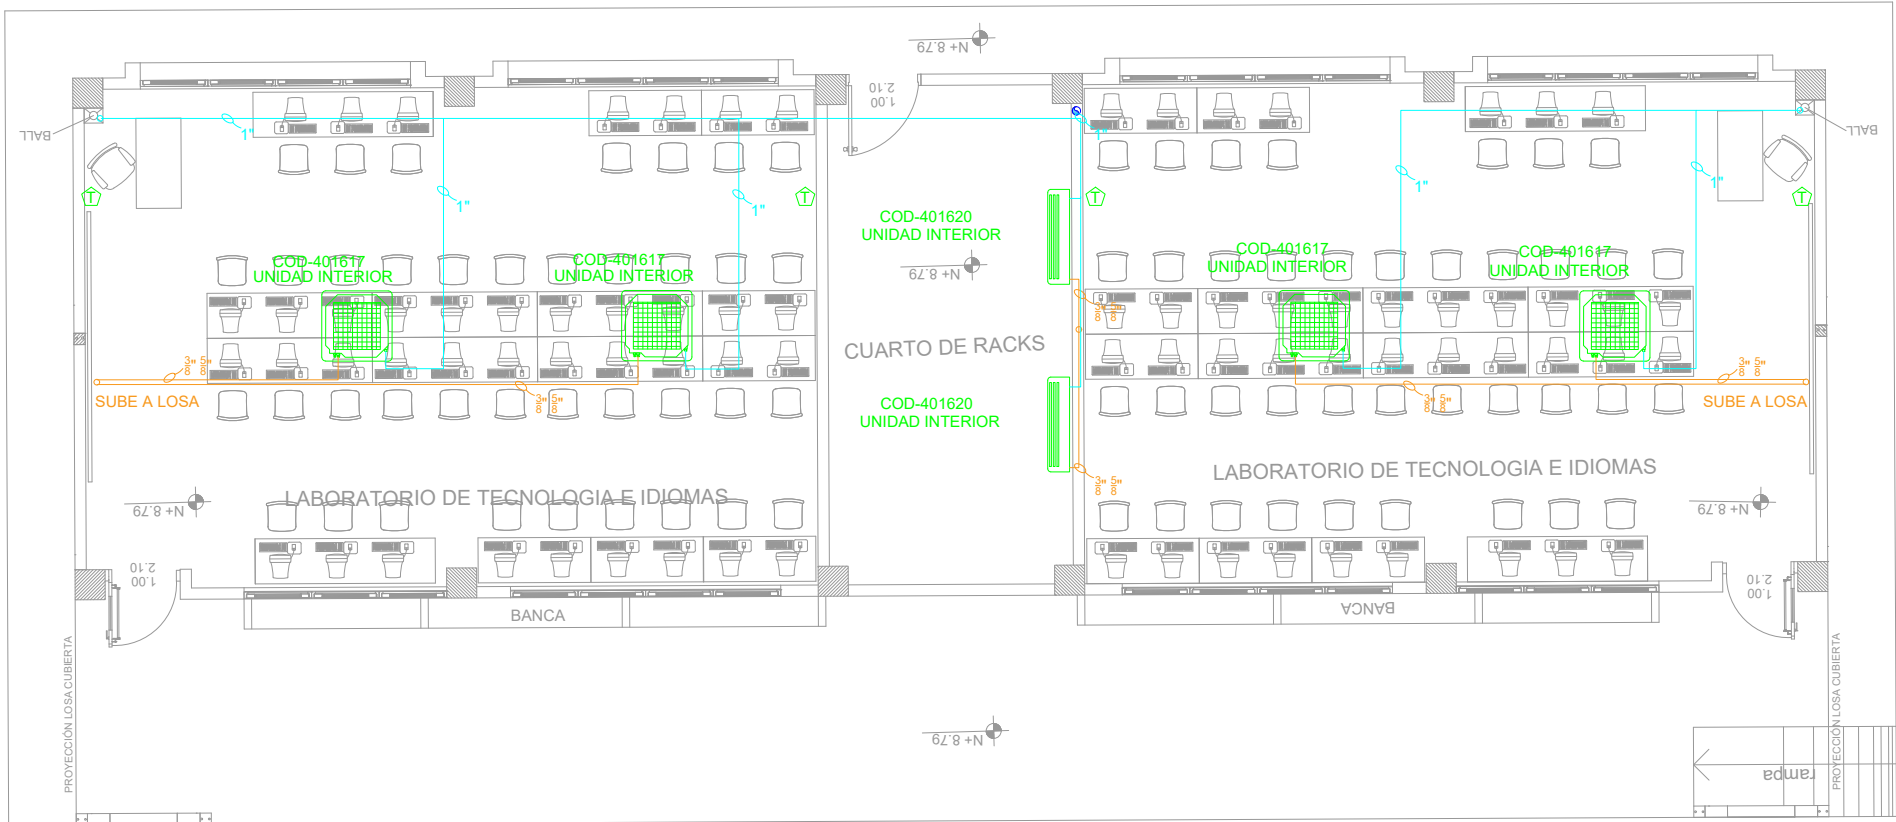

PLANTA DE CUBIERTA

ESCALA 1:100

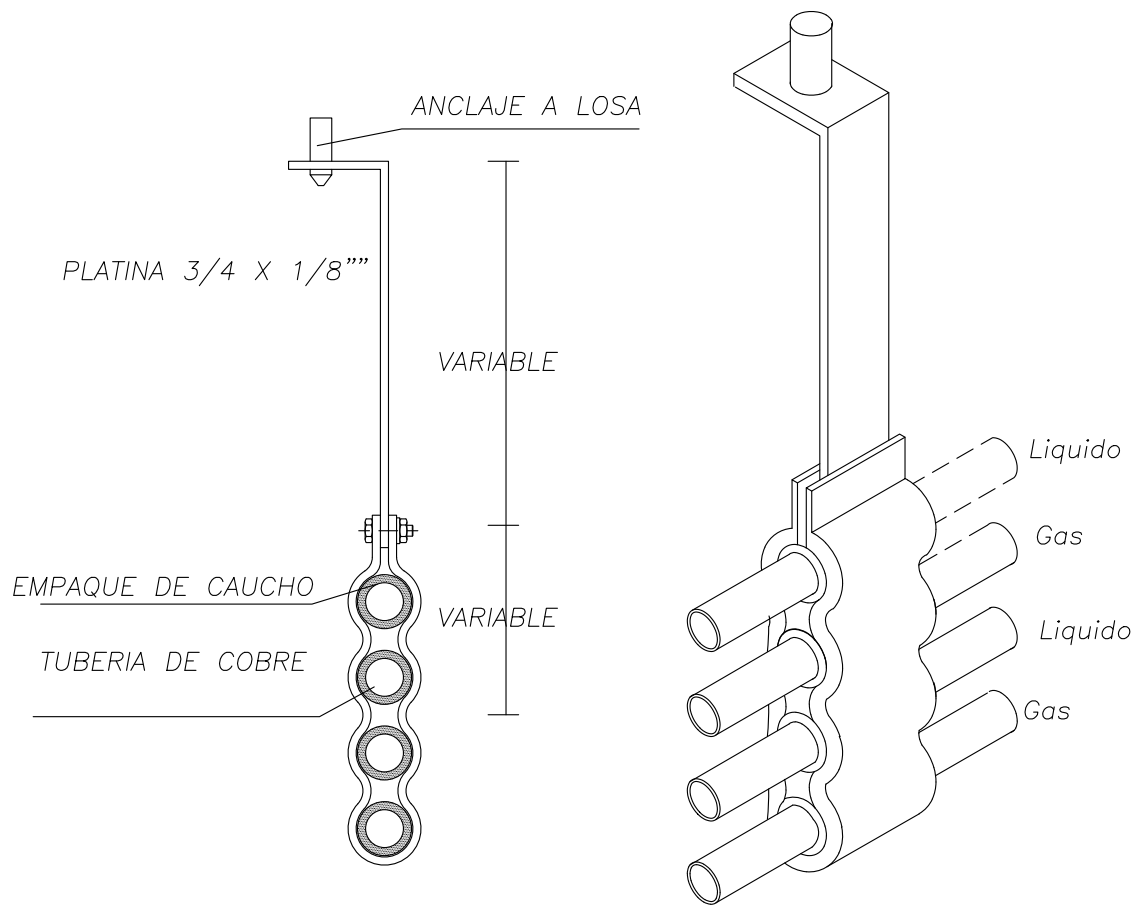

SIMBOLOGIA	
	Unidad evaporadora tipo cassette
	Unidad evaporadora tipo piso techo
	Tuberia de cobre
	Tuberia de PVC
	Unidad condensadora


MINISTERIO DE
TRANSPORTE Y
OBRAS PÚBLICAS

MINISTERIO
DE EDUCACIÓN

ING. FREDDY MOREIRA MOREIRA
DIRECTOR DISTRITAL DE TRANSPORTE Y OBRAS PÚBLICAS DEL GUAYAS

ARQ. JUAN PABLO VILLAFUERTE
DIRECTOR NACIONAL DE INFRAESTRUCTURA FÍSICA

UBICACIÓN DEL PROYECTO:

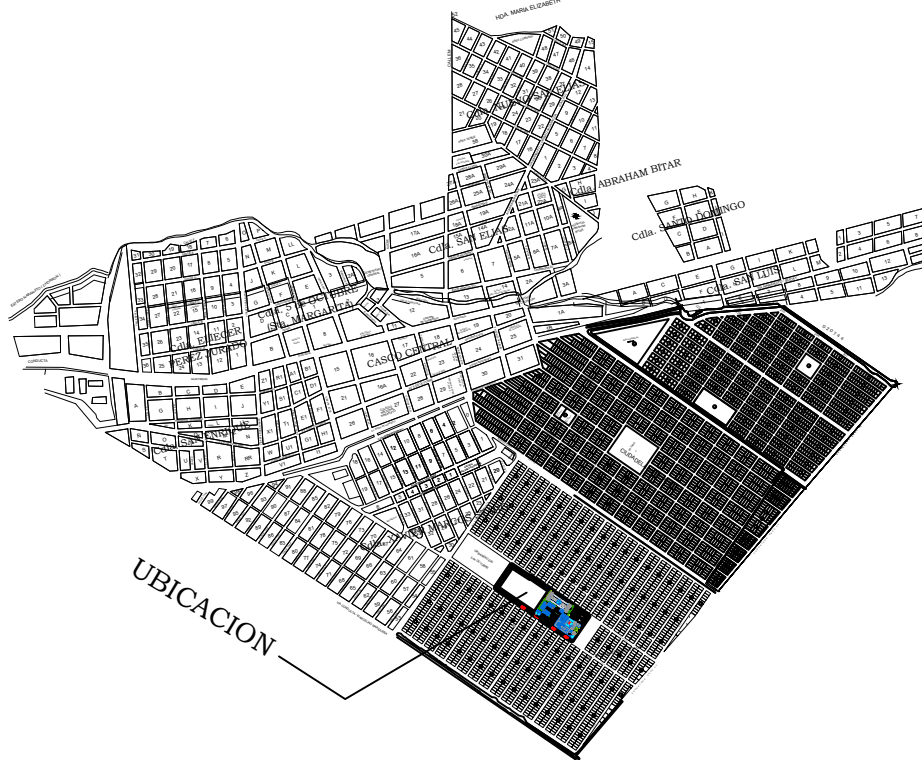

PROYECTO:

"UNIDAD EDUCATIVA ESTANDARIZADA DEL MILENIO " NARANJITO

UBICACIÓN:

GUAYAS
PROVINCIA

NARANJITO
CANTÓN

NARANJITO
PARROQUIA

TIPOLOGÍA:

MAYOR

CONTIENE:

LABORATORIO DE TECNOLOGÍA E IDIOMAS
SISTEMA DE AIRE ACONDICIONADO

ESCALA:

INDICADAS

FECHA:

DICIEMBRE 2022

LÁMINA N.º

MC-03

ELABORADO POR:

ING. TELMO RODRÍGUEZ

SELLOS MUNICIPALES: