



LABORATORIO DE FÍSICA Y QUÍMICA  
PLANTA BAJA - TERRAZA

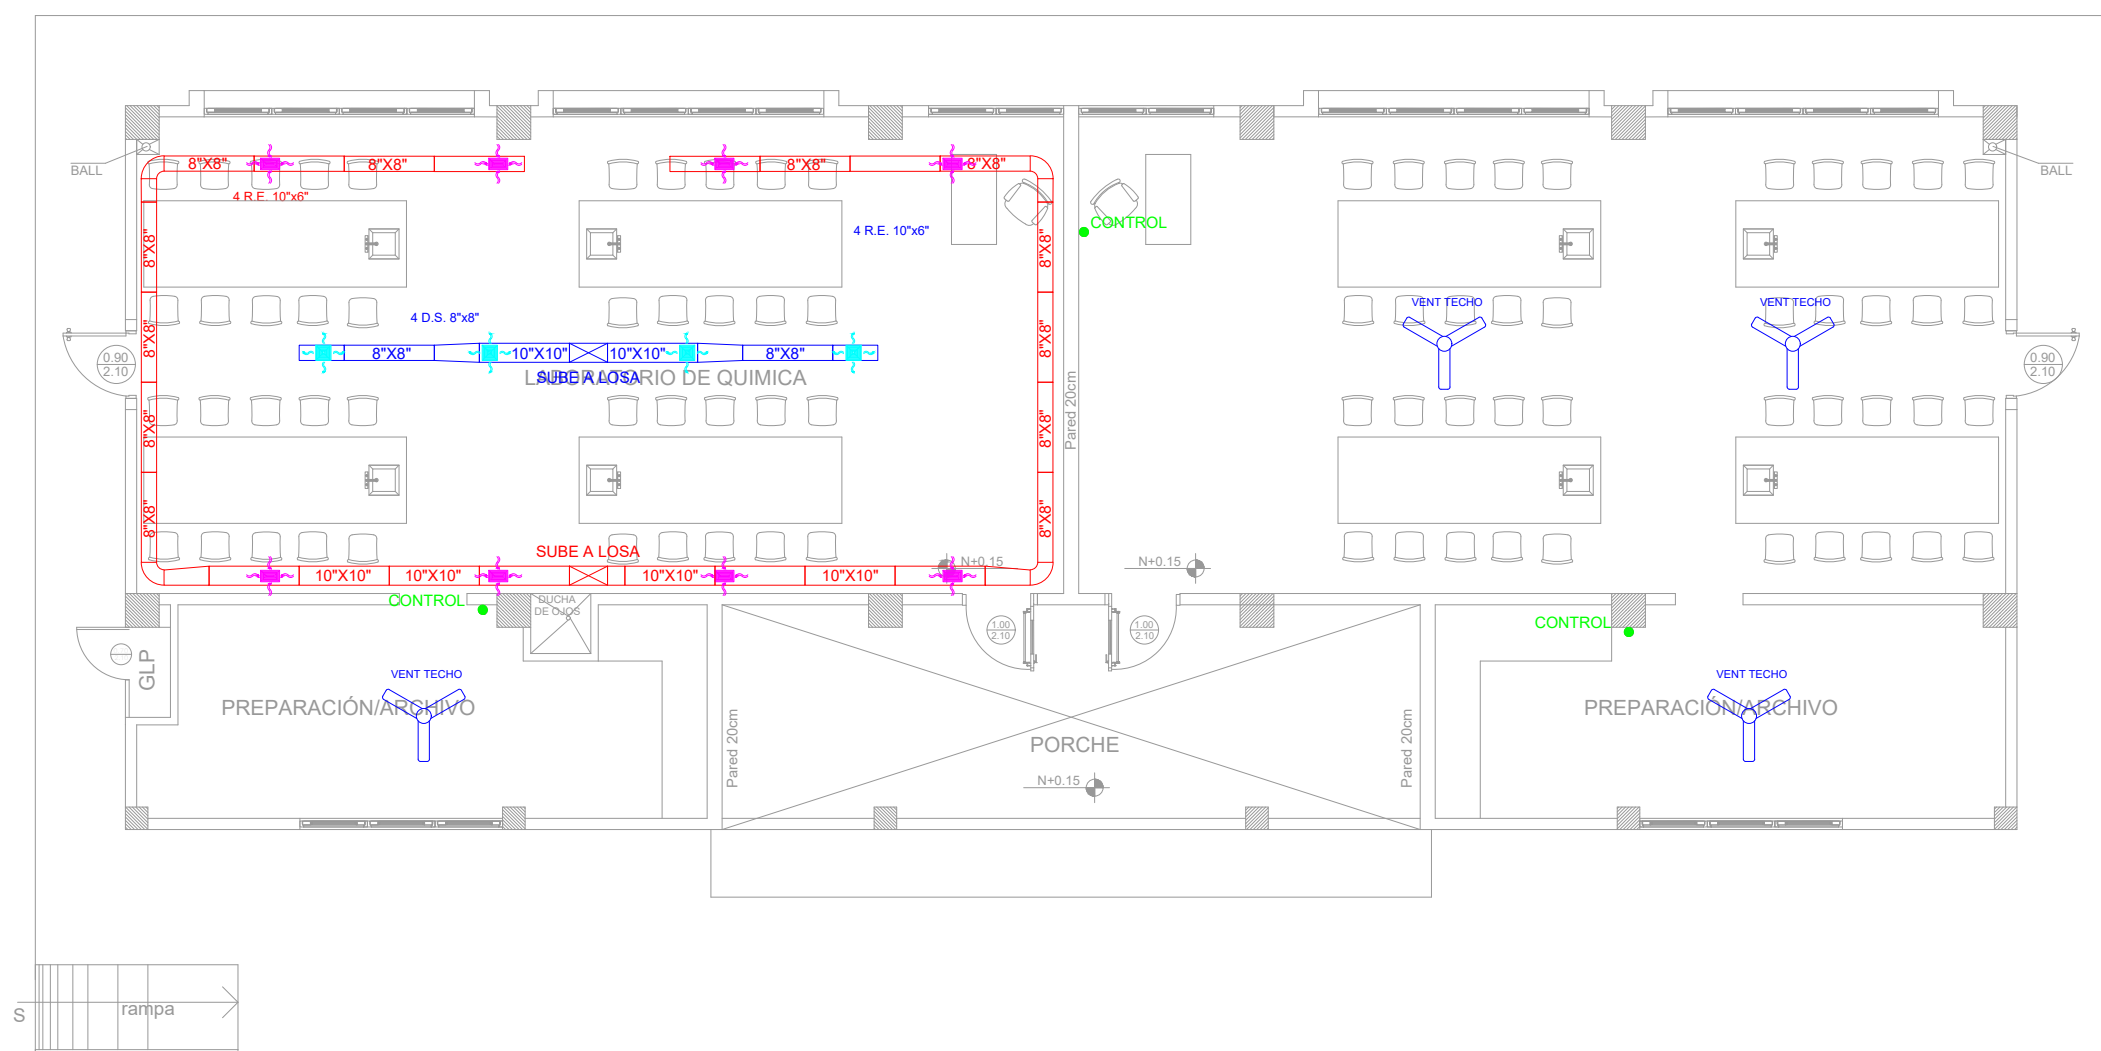


PLANTA BAJA  
1:100 ESCALA

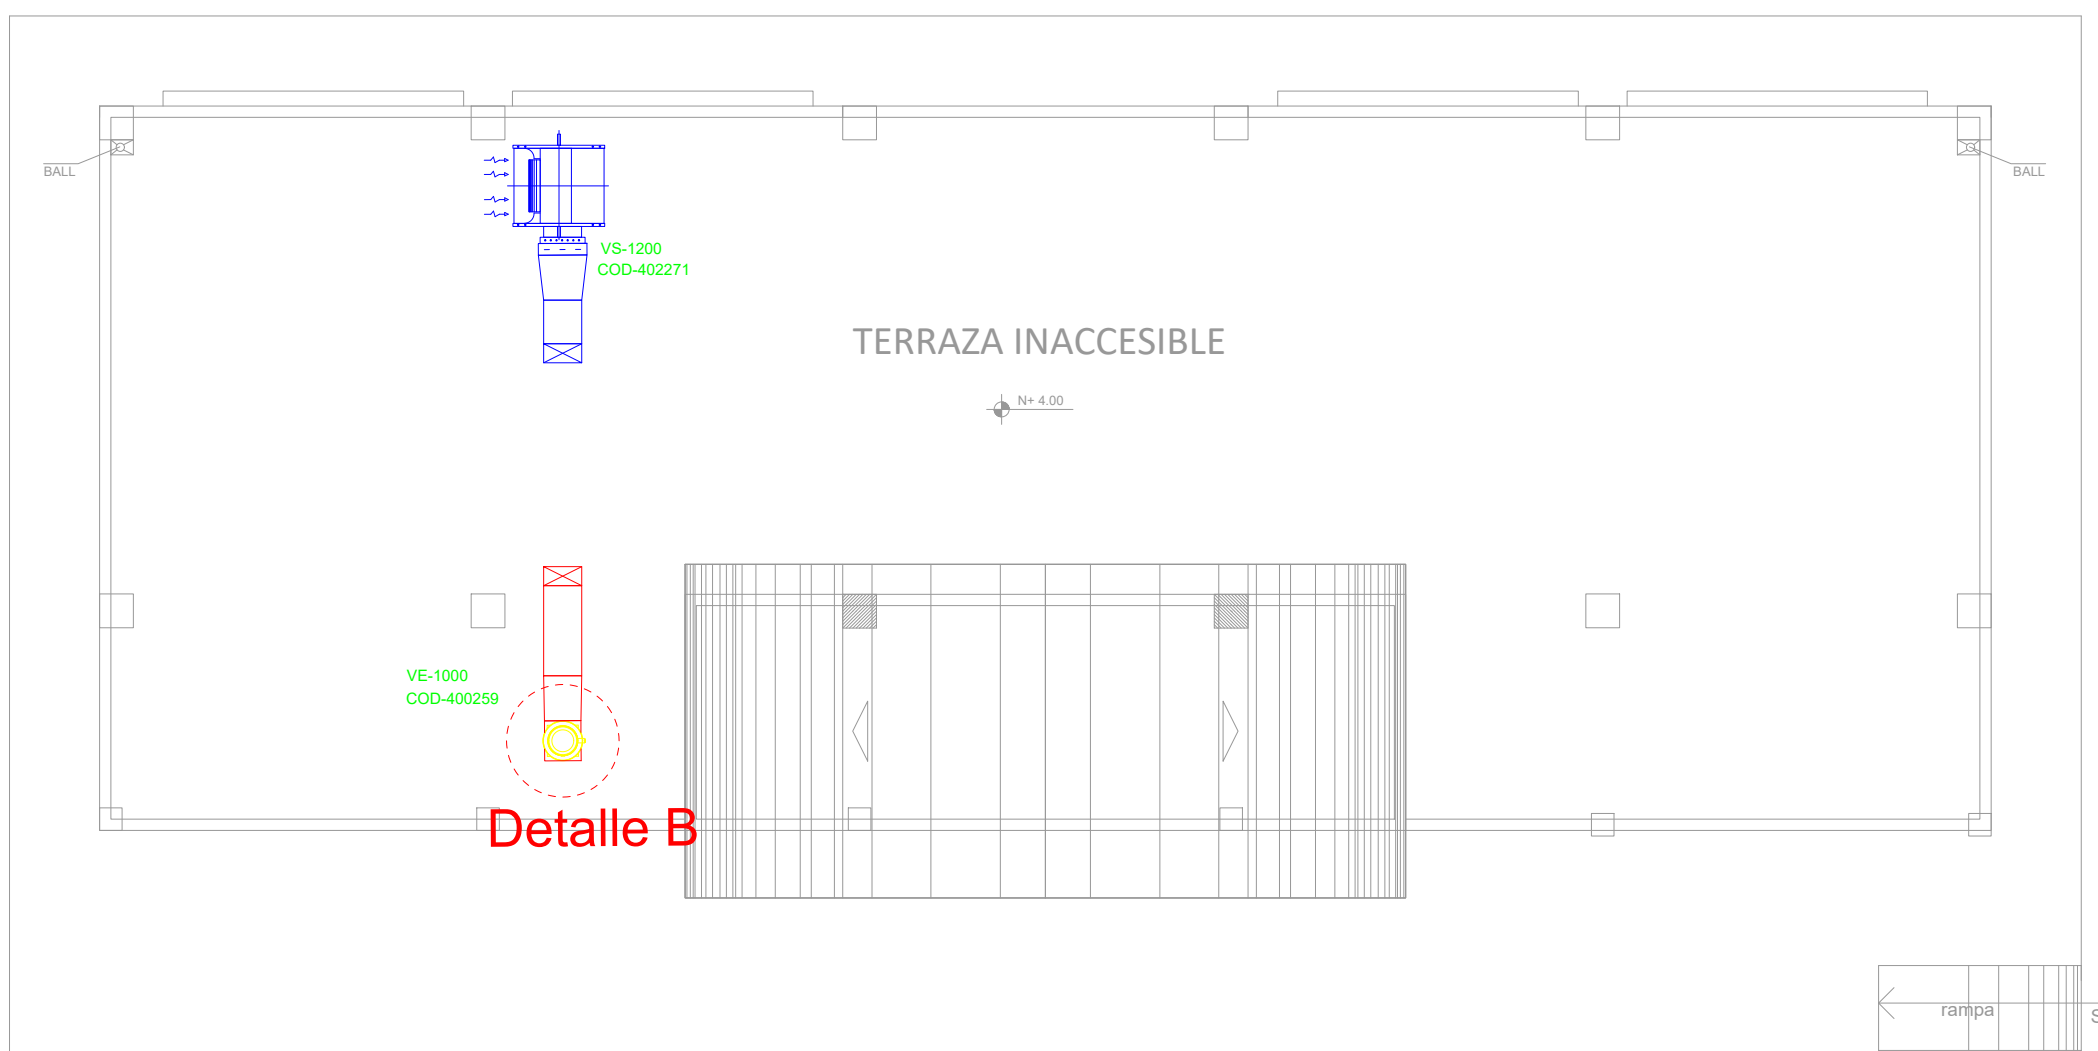

PLANTA DE CUBIERTA  
ESCALA 1:100

Detalle B

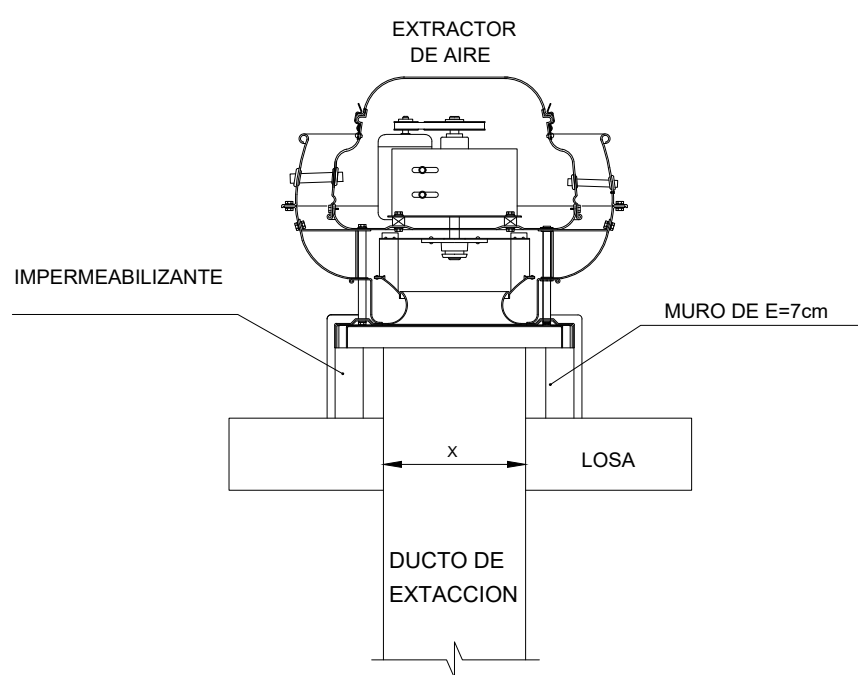

SIMBOLOGIA

	Ventilador tipo hongo
	Ventilador de suministro
	Ducto de extracción
	Ducto de suministro
	Ventilador de techo


MINISTERIO DE  
TRANSPORTE Y  
OBRAS PÚBLICAS

MINISTERIO  
DE EDUCACIÓN

ING. FREDDY MOREIRA MOREIRA  
DIRECTOR DISTRITAL DE TRANSPORTE Y OBRAS PÚBLICAS DEL GUAYAS

ARQ. JUAN PABLO VILLAFUERTE  
DIRECTOR NACIONAL DE INFRAESTRUCTURA FÍSICA

UBICACIÓN DEL PROYECTO:

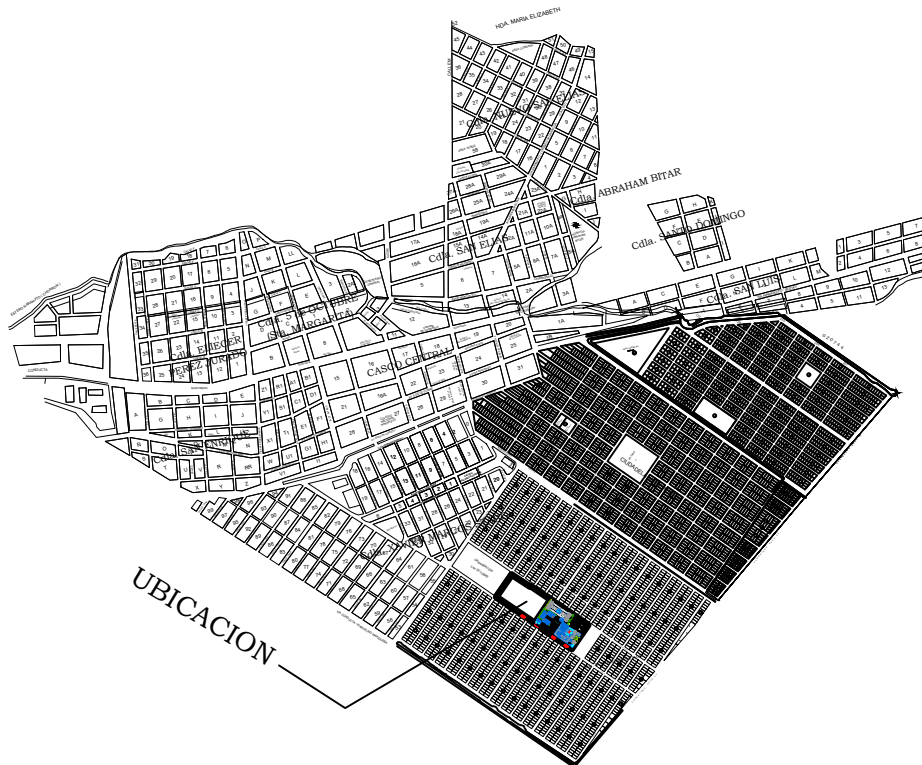

PROYECTO:

"UNIDAD EDUCATIVA ESTANDARIZADA DEL MILENIO "  
NARANJITO

UBICACIÓN:

GUAYAS  
PROVINCIA

NARANJITO  
CANTÓN

NARANJITO  
PARROQUIA

TIPOLOGÍA:

MAYOR

CONTIENE:

LABORATORIO DE FÍSICA Y QUÍMICA  
VENTILACIÓN MECÁNICA

ESCALA:

INDICADAS

FECHA:

DICIEMBRE 2022

LÁMINA N.º

MC-04

ELABORADO POR:

ING. TELMO RODRÍGUEZ

SELLOS MUNICIPALES: